


y = 81569.04
x = 76262.58

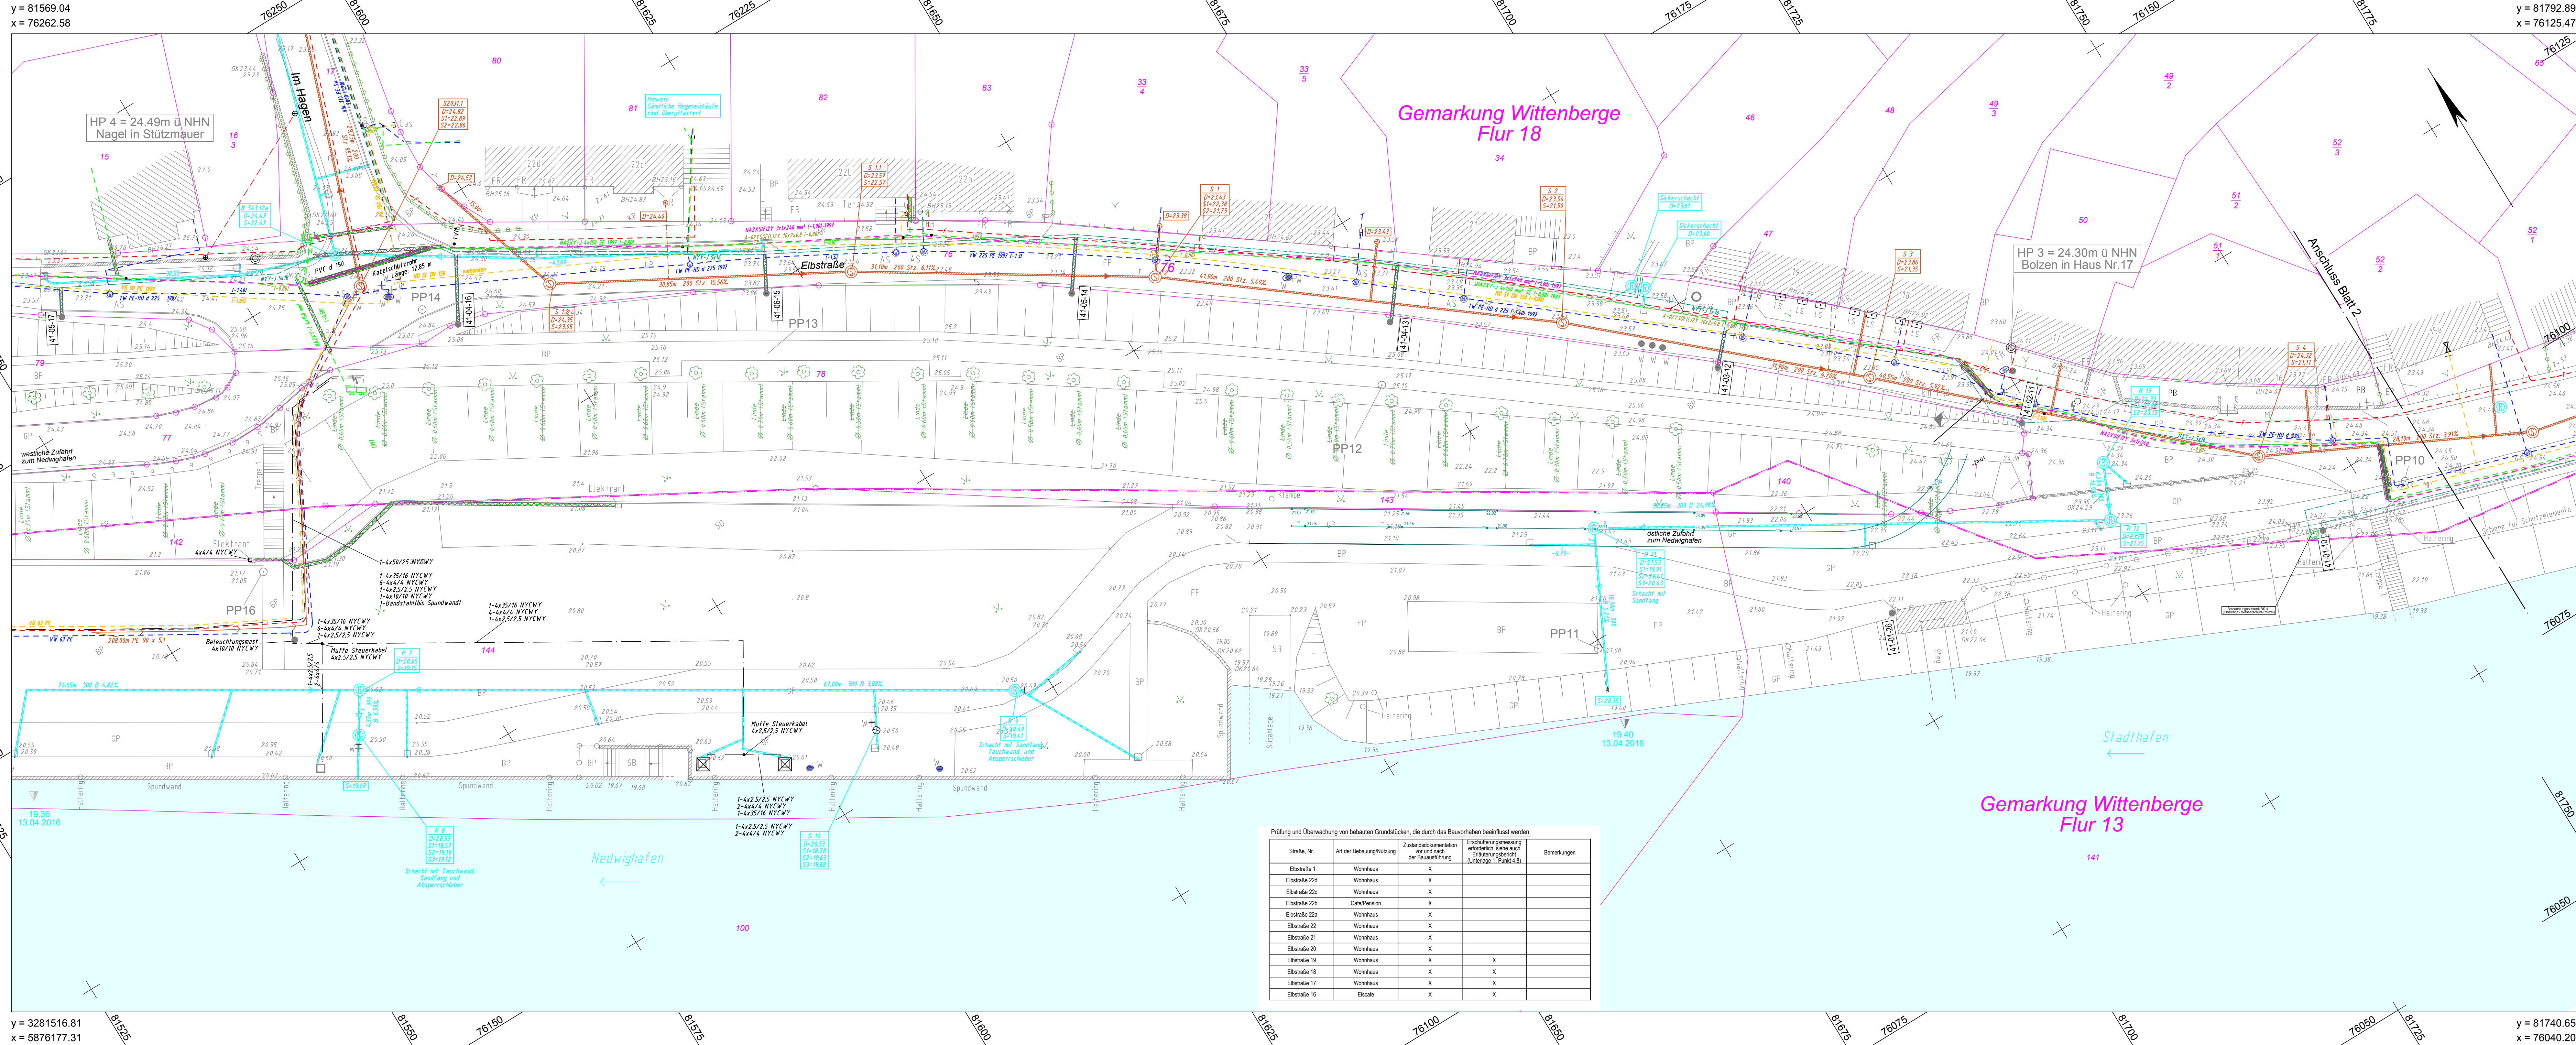

y = 3281516.81
x = 5876177.31

y = 81792.89
x = 76125.47

y = 81740.65
x = 76040.20

LEGENDE - Grundplan Vermessung (inkl. vorh. Ver- und Entsorgungsleitungen)					
⬢ PP4	Polygonpunkt	Einlauf / Gully	HF	Hofraumfläche	Mauer Verbindungslinie
⊙ HP	Höhenfestpunkt (HP)	Stahrohrmat m. Lampe	S	Sandfläche	Zaun
⊕	vorh. Grenzstein	Absperschieber (Gas)	BB	Asphaltfläche, Bitumen	Brüstungshöhe
⊙ LS	Laubbaum	Merkmale, -zeichen (E)	SB	Betonfläche	Brüstungshöhe Kellerfl.
⬢ DKm	Lichtschacht	FR	Dachrinnenlauf RW	Plattenbetondecke	Oberranke Fußböden
⬢ DKm	Denkmal, Mahmal	Strahlenbegrenzungsstr.	FP	Feldsteinpflasterfläche	Geländehöhe Oberranke
⬢ DKm	Schacht eckige Abdeck.	Elektro Schaltkasten	GP	Großpflasterfläche	Grenzpunkt m. Abmarku.
⬢ DKm	Schacht runde Abdeck.	Kilometrierung Symbole	KP	Kleinpflasterfläche	Flurgrenze
⬢ DKm	Kontrollschacht	Rohe Symbol	SD	Schotterfläche	Flurstücksgrenze
⬢ DKm	Absperschieber Wasser	Wasserspiegel	BP	Betonsteinpflaster	Flurstücksnummer
⬢ DKm	Ventilbohrschraube	Bord oben	BP	Befestigungsanfertigung	Baudenkmal
⬢ DKm	Unterflurhydrant	Bord unten	BP	Mauer freistehend	
⬢ DKm	Grundwasseressentie	Einzelstein, Sport, Restfl.	BP	Hecke freistehend	
⬢ DKm	Straßenablauf	Mosaikpflasterfläche	BP	Geländer, Leitplanke	

Ver- u. Entsorgungsleitungen Altbestand (Leitungen ev. nicht mehr vorhanden)			
W	Trinkwasserleitung (Nennw., Werkst.)	W	Trinkwasserleitung (Nennw., Werkst.)
W	Trinkwasserleitung (Nennw., Werkst.)	W	Trinkwasserleitung (Nennw., Werkst.)
W	Trinkwasserleitung (Nennw., Werkst.)	W	Trinkwasserleitung (Nennw., Werkst.)
W	Trinkwasserleitung (Nennw., Werkst.)	W	Trinkwasserleitung (Nennw., Werkst.)

Bemerkung Kataster			
Der grafische Eintrag der Katasterdaten erfolgte durch Übernahme der Daten aus dem amtlichen Liegenschaftskataster (ALK) mit Stand vom April 2016. Eine offizielle Überprüfung der Grenzen wurde nicht durchgeführt.			
(VB Münster und Graf GbR April 2016)			

Bemerkung vorh. Ver- u. Entsorgungsleitungen			
Die vorh. Ver- u. Entsorgungsleitungen basieren auf folgenden Angaben: - Gas, Strom, Trinkwasser (Bestandspläne der Stadtwerke Wittenberge) - SW-Kanalisation (Bestandspläne der Abwasserbeseitigung Wittenberge) - Fernwärme (Bestandspläne der Stadtwerke Wittenberge) - Regenwasser (Bestandspläne der Stadtwerke Wittenberge) Für die Vollständigkeit der Lage der Leitungen kann nicht garantiert werden. Die genaue Lage und Tiefe der einzelnen Kabel und Leitungen ist bei den jeweiligen Ver- und Entsorgungsunternehmen zu erfragen und ggf. durch Bohrungen im Gelände festzustellen.			

Blatt 1			
Nr.	Art der Änderung	Dat.	bearb.
1			
2			
3			

Blatt 2			
Nr.	Art der Änderung	Dat.	bearb.
4			
5			
6			

Projektbearbeitung			
INGENIEURBÜRO RAUCHENBERGER GmbH Potsdamer Str. 34, 10225 Wittenberge, Tel. 03877620111 Fax 03877620110, E-Mail: info@b-rauchenberger.de			
Grundplan hergestellt: INGENIEUR-VERMESSUNGSBÜRO MÜNSTER UND GRAF GbR Gartenstraße 10, 05115 Potsdam, Tel. 03354000-0, Fax 03354000-45, E-Mail: info@mg-g.de			

Planfertigung			
Proj.-Nr.: 149-TB-20	bearbeitet	22.11.2017	Be
Plan-Nr.: 11/1	gezeichnet	29.11.2017	Tim
Höhenanschluss: DHHN 92	gemessen	April 2016	Frank, K.
Koordinatensystem: ETRS89	geprüft	April 2016	Wand, D.
Proj.-Nr.: 0232/16	geprüft		

LFU Brandenburg
Referat W 21
Hochwasserschutz, Investiver Wasserbau

Anlage: 11
Blatt-Nr.: 1
Reg.-Nr.:

Hochwasserschutz Wittenberge Umgestaltung Elbstraße Deich-km 16,87 - 17,38			
bearbeitet	Name	Datum	Unterschrift
geprüft			
Bestandslageplan Maßstab: 1 : 250			

Entwurfs- und Genehmigungsplanung			
Aufgestellt: LFU Brandenburg Referat W 21 Hochwasserschutz, Investiver Wasserbau Seeburger Chaussee 2 14476 Potsdam, OT Groß Glienicke			