


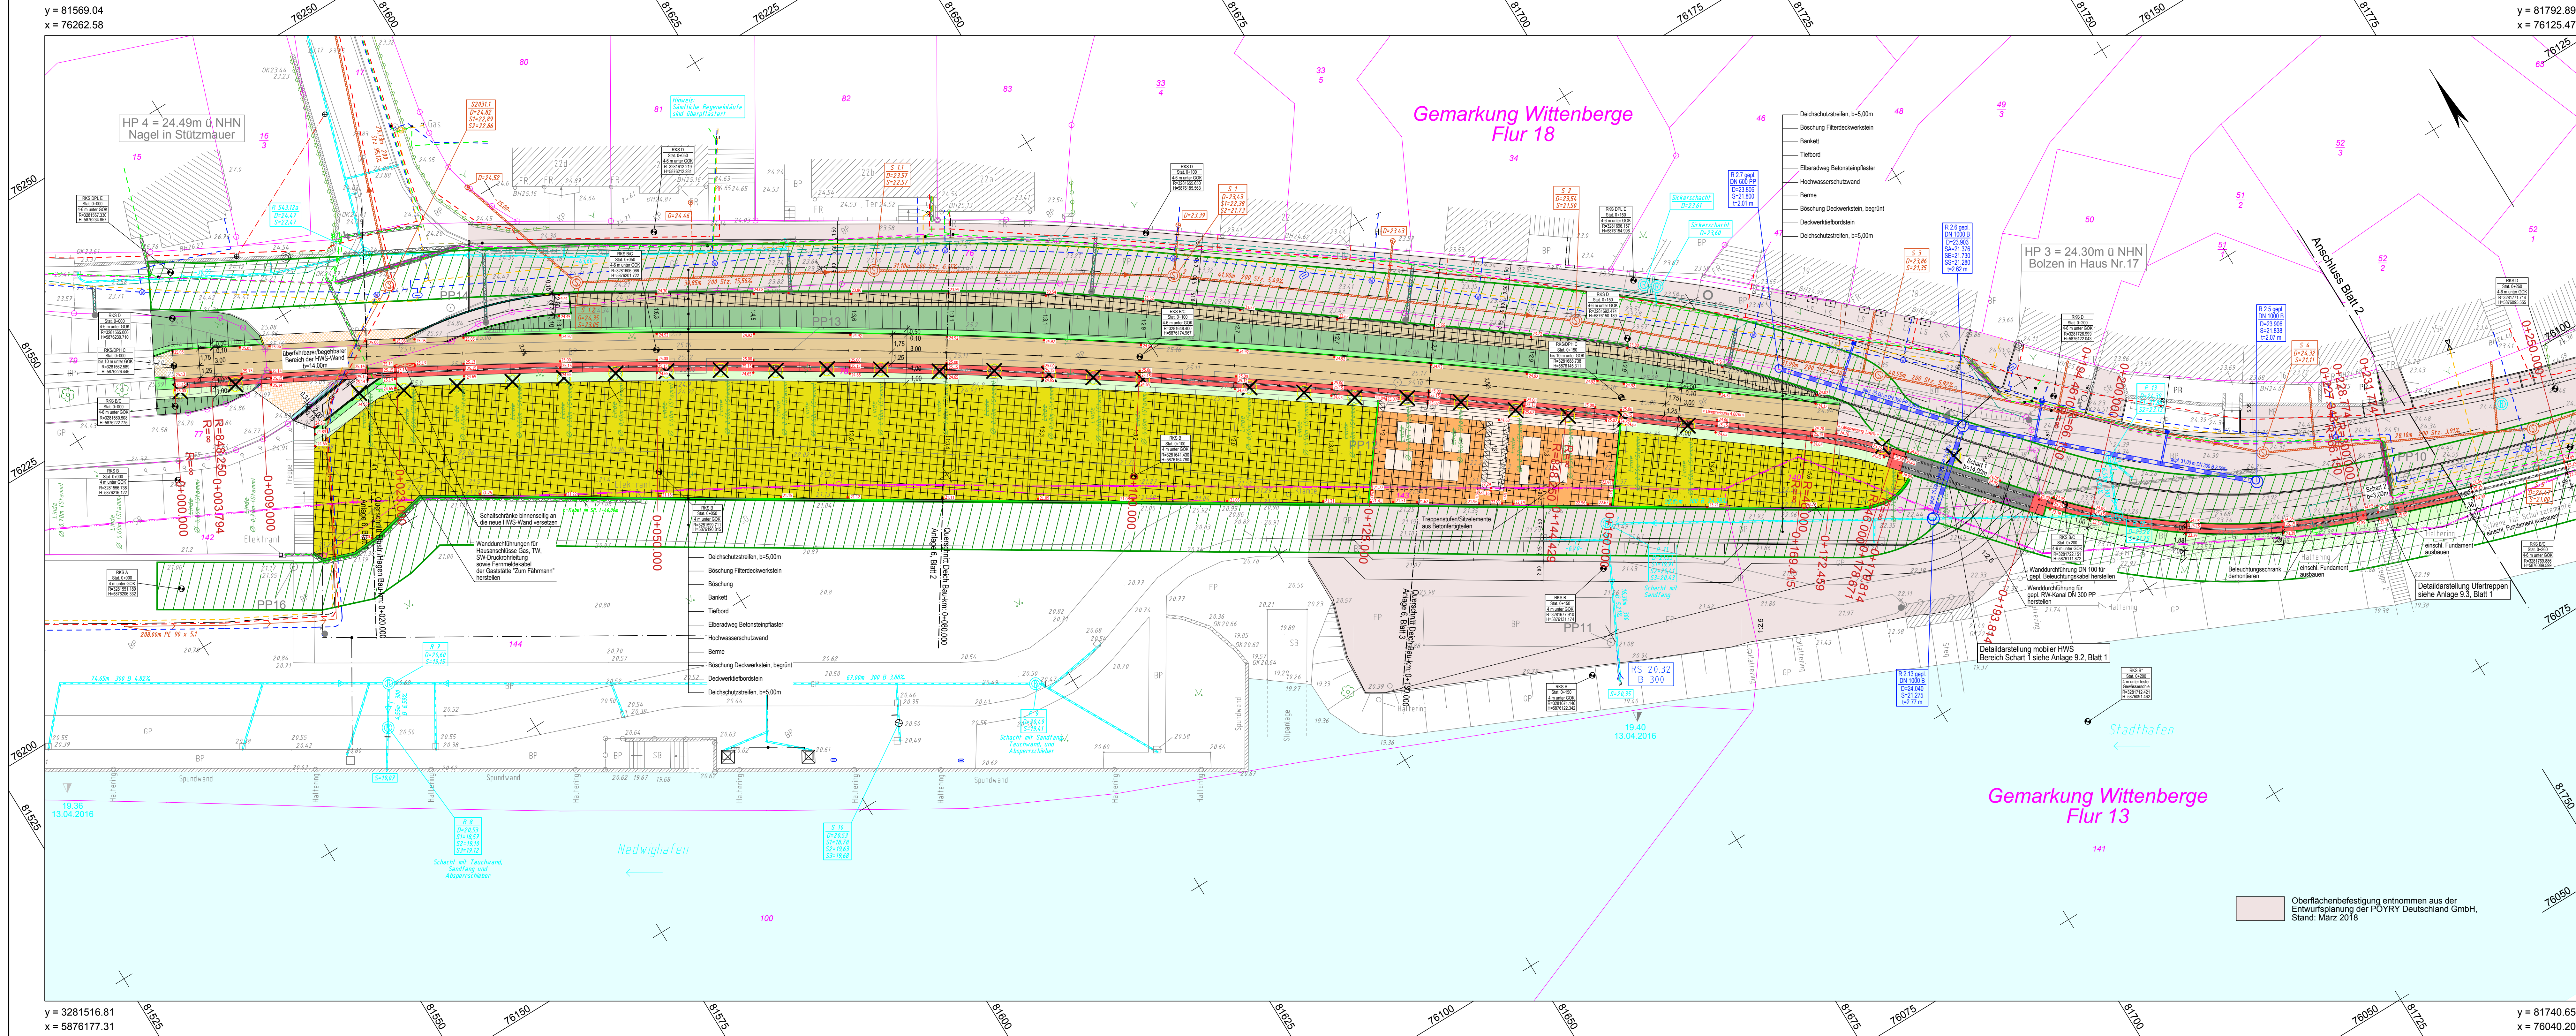

LEGENDE - Planung

Hochwasserschutzwand	Hochbord, Absenker, abgesenkter Rundbord
mobiler Hochwasserschutz	Tiefbord / Einfassungsteil (Rasenbord)
Betonsteinpflaster Elberadweg	2-reih. Rinne Granitpflaster
Betonsteinpflaster Gehweg Elbstraße	gepl. Höhe
Filterdeckwerkstein/Okodeckwerkstein/Deckwerkstein	Kammernschrägen / Rammsondierungen
Treppenaufen / Sitzelemente aus Betonfertigteilen	Bohrungen vom Wasser ausführen
Schotterrasen (Bankett)	zu fallender Baum
Rasensaat, Oberbodenendeck, Berme/Böschung	Baudeckung
Anpassung Großpflaster, Betonplatten, Böschung	Deichschutzbereich

LEGENDE - Grundplan Vermessung (inkl. vorh. Ver- und Entsorgungsleitungen)

PP4 Polygonpunkt	Einlauf / Gully	HF Hofraumlfläche	----- Mauer Verbindungslinie
HP Höhenfestpunkt (HP)	Stahlgroßmaß m. Lampe	S Sandfläche	----- Zaun
vorr. Grenzstein	Gas	BB Asphaltfläche, Bitumen	----- Brüstungshöhe
Laubbaum	Mist	SB Betonfläche	----- Brüstungshöhe Kellern
LS Lichtsacht	FR Dachrinnenanlauf RW	PB Plattenbetonfläche	----- Oberkante Fußboden
Dkm Denkmal, Mahmal	Elektro Schaltskasten	FP Feldsteinpflasterfläche	----- Geländehöhe
Schacht eckige Abdeck	Plattenbetonfläche	GP Großpflasterfläche	----- Oberfläche
Schacht runde Abdeck	Kilometrierung Symbole	KP Kleinpflasterfläche	----- Grenzpunkt m. Abmarkung
Kontrollschacht	Rotter Symbol	SD Schotterfläche	----- Flurstücksgrenze
W Absperrschieber Wasser	Wasserspiegel	BP Betonsteinpflaster	----- Flurstücknummer
AS Ventilabzweigschelle	Bord oben	----- Befestigungsartenentwurf	
W Unterflurhydrant	Bord unten	----- Mauer freistehend	
Grundwassermessstelle	Einzelstein, Sport/Restfl	----- Hecke freistehend	
Straßenablauf	Mosaikpflasterfläche	----- Geländer, Leitplanke	
Trinkwasserleitung (Nennw., Werkst.)	Kommunikationskabel VSA	----- Schutzrohr (Anzahl, Nennw., Werkst.)	
Gasleitung (Außendurchm., Werkst.)	Signalkabel (ggf. Anzahl Kabel)	----- Regenwasserkanal-anschlussleitung	
Farmelkabel (ggf. Anzahl Kabel)	Kabelkanal m. Verleerkasten	----- Schmutzwasserkanal-anschlussleitung	
Stromkabel 1kV (ggf. Anzahl Kabel)	oberirdische Stromleitung 1kV	----- oberirdische Stromleitung 20kV	
Stromkabel 20kV (ggf. Anzahl Kabel)	oberirdische Stromleitung 20kV	----- Regenwasserkanal-anschlussleitung	
Trinkwasserleitung (Nennw., Werkst.)	Stromkabel 20kV (ggf. Anzahl Kabel)		
Stromkabel 1kV (ggf. Anzahl Kabel)			

Bemerkung Kataster

Der grafische Eintrag der Katasterelemente erfolgte durch Übernahme der Daten aus dem Amtlichen Liegenschaftsinformationssystem (ALIS) mit Stand vom April 2016. Eine örtliche Überprüfung der Grenzen wurde nicht durchgeführt.

(VB Münster und Graf GbR April 2016)

Bemerkung vorh. Ver- u. Entsorgungsleitungen

Die vorh. Ver- u. Entsorgungsleitungen basieren auf folgenden Angaben:
- Gas: Strom, Trinkwasser (Bestandspläne der Stadtwerke Wittenberge)
- SW: Kanalisation (Bestandspläne der Abwasserentsorgung Wittenberge)
- 7-Com (Internet, Telefon, TV, etc.) (Bestandspläne der Stadtwerke Wittenberge)
- KVM: Kabel der WSV (Bestandspläne WSV)
Für die Vollständigkeit der Lage der Leitungen kann nicht garantiert werden. Die genaue Lage und Tiefe der einzelnen Kabel und Leitungen ist bei der jeweiligen Ver- und Entsorgungsbearbeitung zu erfragen und ggf. durch Bohrungen im Einzelfall festzustellen.

Nr.	Art der Änderung	Dat.	bearb.	gez.	Nr.	Art der Änderung	Dat.	bearb.	gez.
1	Deichschutzbereich	23.08.18	Be	Tim	4				
2					5				
3					6				

Planformat: 1275 / 440
Datum: 22.11.2017
Zeichen: Be

Projektbearbeitung
INGENIEURBÜRO RAUCHENBERGER GmbH
Pörry-Str. 34, 10322 Wittenberge, Tel. 0387782011-11
Fax: 0387782011-10, E-Mail: info@ib-rauchenberger.de

Grundplan hergestellt:
INGENIEUR-VERMESSUNGSBÜRO MÜNSTER und GRAF GbR
Gabelsberger Straße 36, 05118 Herzberg-Erdmann
Tel. 033354000-0, Fax 033354000-45, E-Mail: info@img-gb.de

Proj.-Nr.: 149-TB-20
Plan-Nr.: 5/1
Höhenanschluss: DHHN 92
Koordinatensystem: ETRS89
Proj.-Nr.: 0232/16

bearbeitet 22.11.2017 Be
gezeichnet 29.11.2017 Tim
geprüft 24.08.2018 Be
gemessen April 2016 Franke, K.
gezeichnet April 2016 Wand, D.

Lageplan
Maßstab: 1 : 250

Lfu Brandenburg
Referat W 21
Hochwasserschutz, Investiver Wasserbau

Anlage: 5
Blatt-Nr.: 1
Reg.-Nr.:

Name	Datum	Unterschrift

Hochwasserschutz Wittenberge
Umgestaltung Elbstraße
Deich-km 16,87 - 17,38

Entwurfs- und Genehmigungsplanung
Aufgestellt: Lfu Brandenburg
Hochwasserschutz, Investiver Wasserbau
Seeburger Chaussee 2
14476 Potsdam, OT Groß Glienicke