


Genehmigungsvermerk Eisenbahn-Bundesamt


Übersichtsskizze

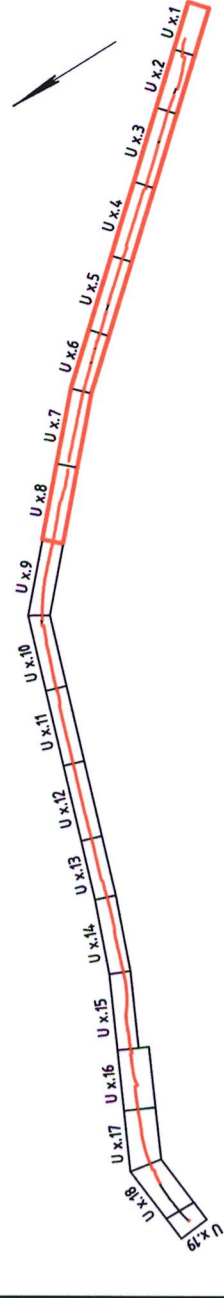

Index	0	09.03.2017	Planungsstand
Index	Ausgangsverfahren, Antragsfassung, Änderungen bzw. Ergänzungen		

Genehmigungsplanung: Unterlage für eine Entscheidung nach § 18 AEG

Vorhabenträger: DB Energie GmbH Regionalbereich Ost IET-OS S-Bahnstromversorgung Mengelgrändamm 24, H.13 10247 Berlin		Planzeichen Nr.: GP-D-KahN-UP-02 Projekt-Nr.: D-B000300A	
Datum: 09.05.2017 Unterschrift: <i>K. Schay</i> Verhaber:		Datum: 01/2017 Name: Lehmann Konze: Klingenberg gepr.: 01/2017 Klingenberg	
Vertreter des Vorhabenträgers: DB Netz AG Regionalbereich Ost IET-OS Projekte S-Bahn Berlin Caroline-Michaëlis-Straße 5-11 10115 Berlin		Planverfasser: DB Engineering & Consulting GmbH Regionalbereich Ost IET-OS Caroline-Michaëlis-Straße 5-11 10115 Berlin	
Datum: 09.05.2017 Unterschrift: <i>K. Schay</i> Verhaber:		Höhenystem: DHHN92 Koordinatensystem: DB_REF Ursprungsplan: Blattgröße: 297 x 970 Maßstab: 1:10.000	

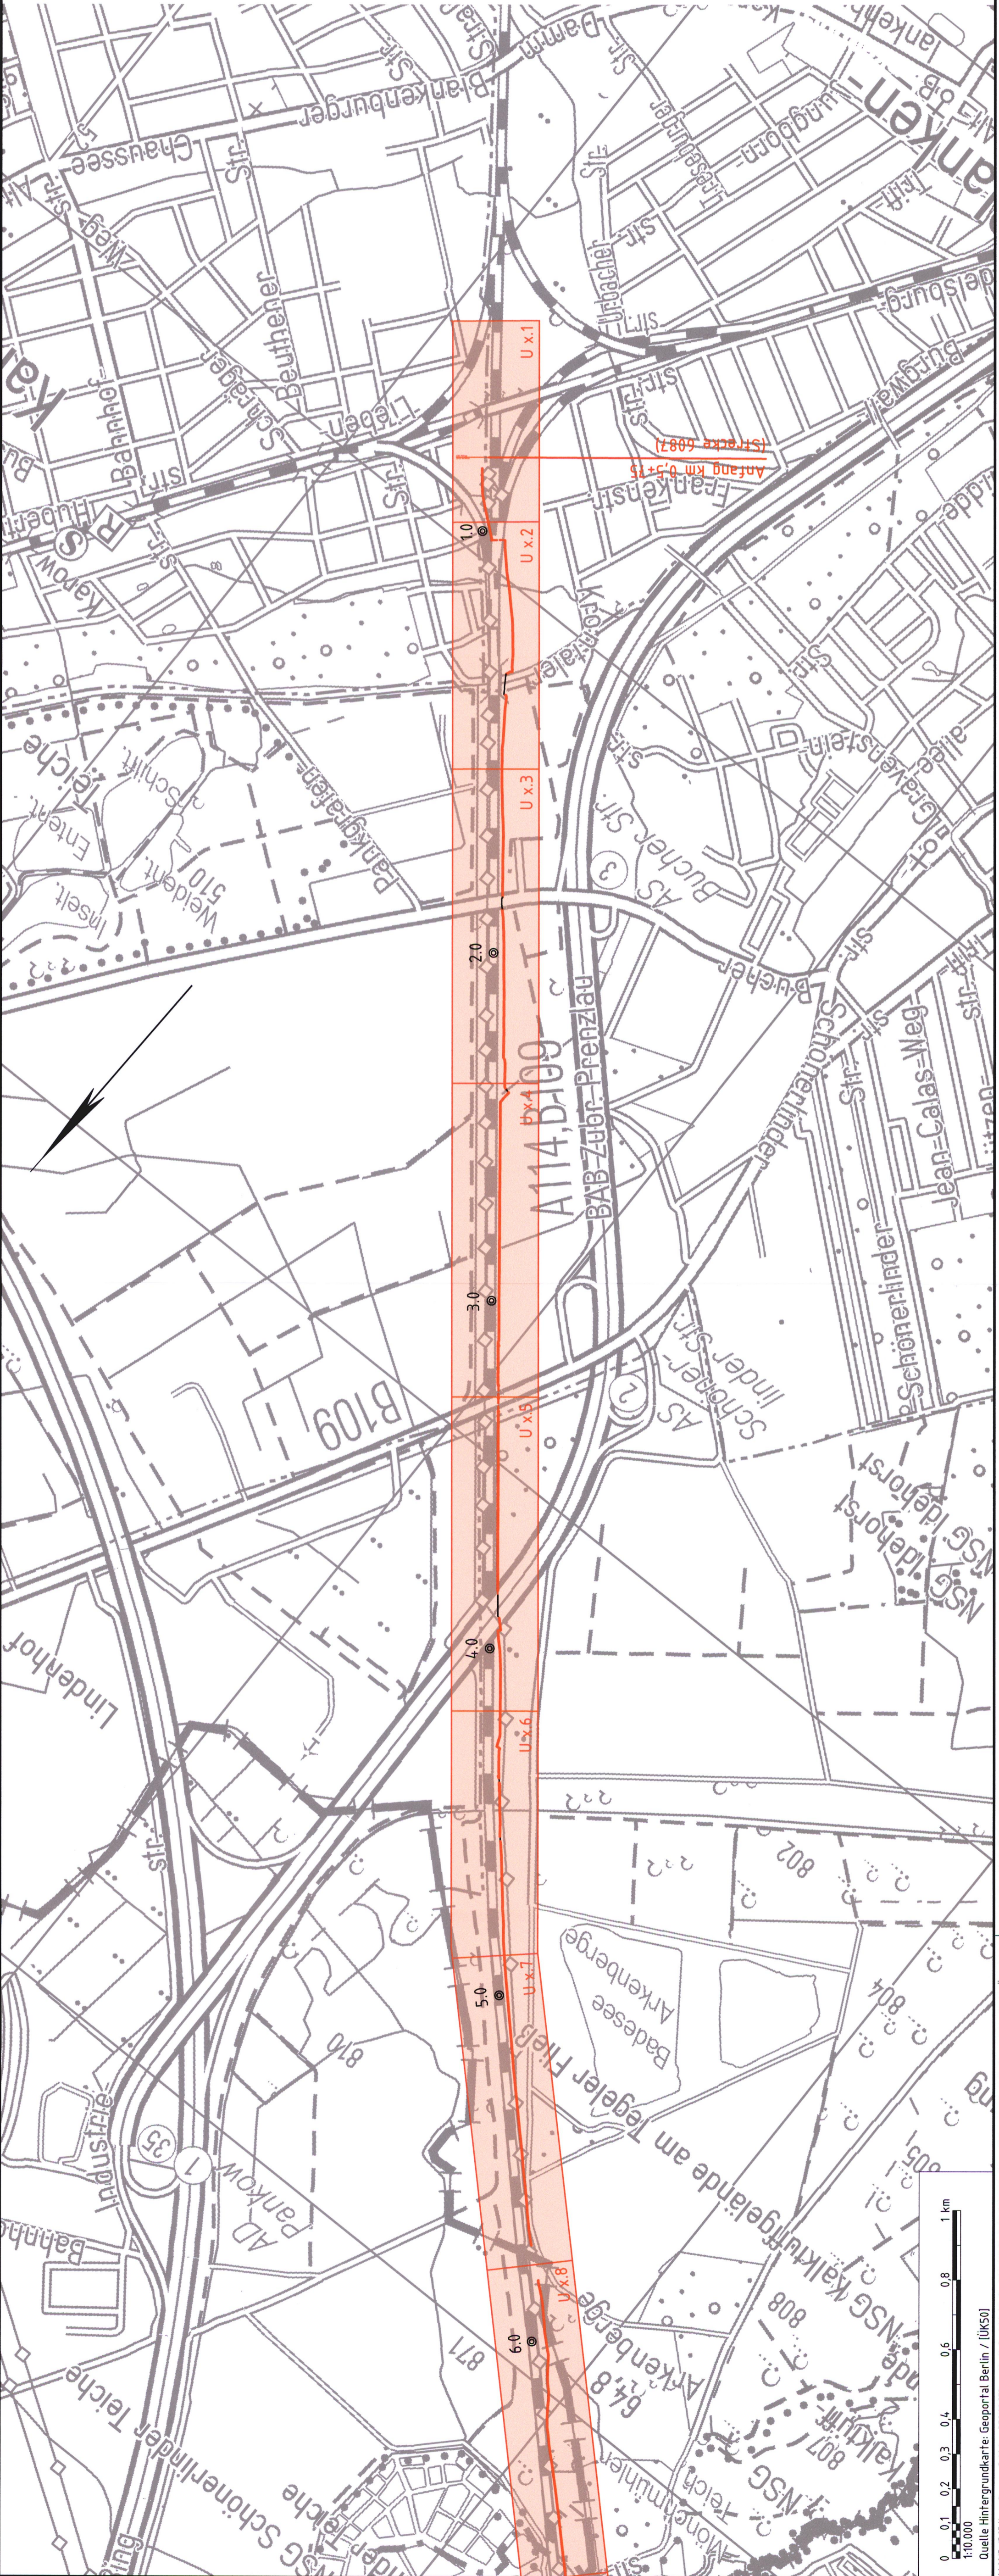

Quelle Hintergrundkarte: Geoportat Berlin / (ÜK50)

Grunderneuerung 30 kV-Kabel Karow - Hohen Neuendorf

Übersichtslageplan

Strecke 6087, km 6,6+85 - km 0,2+24