


Genehmigungsvermerk Eisenbahn-Bundesamt

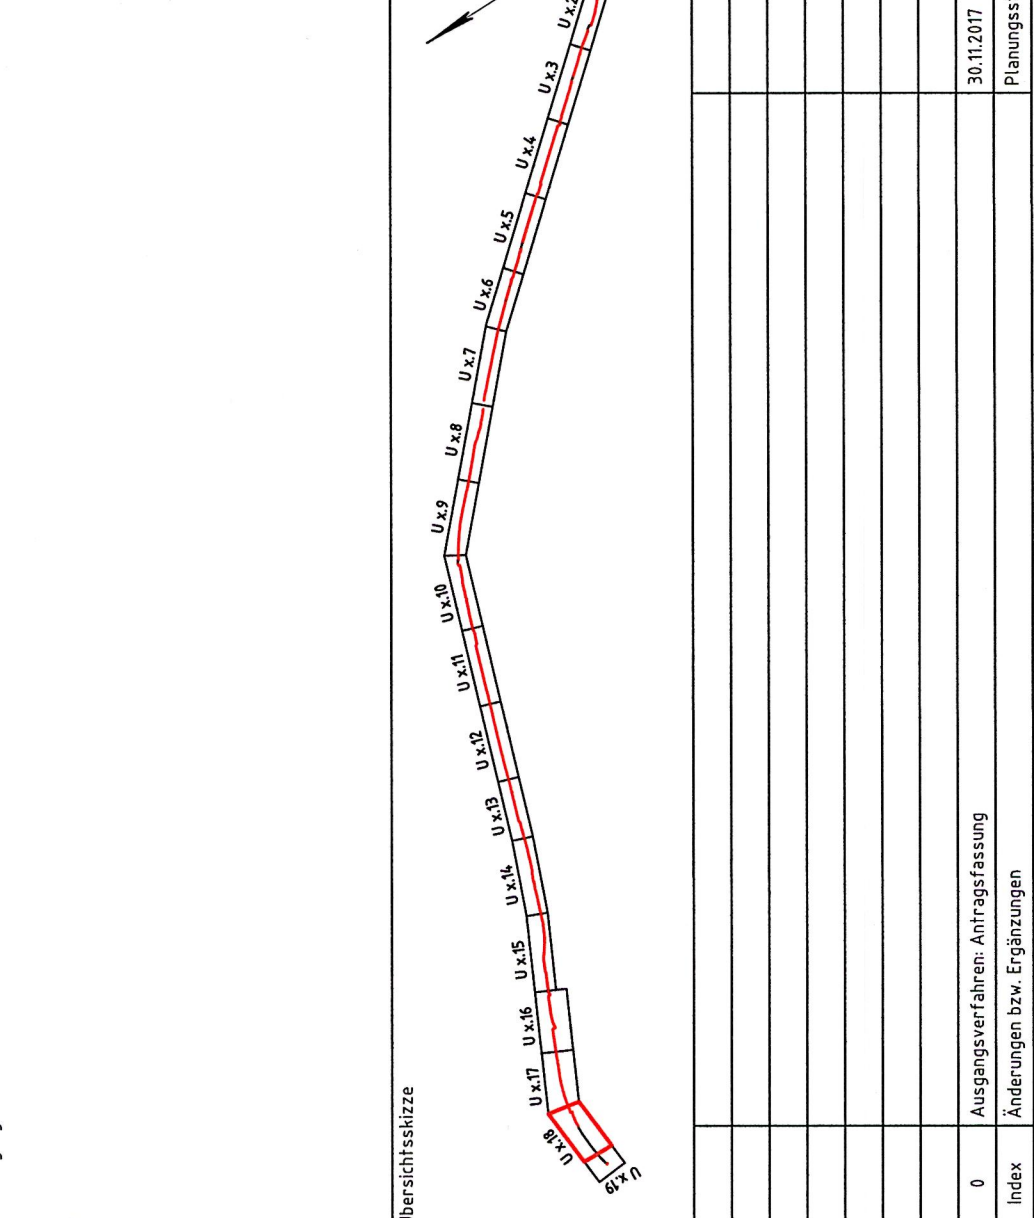

**Genehmigungsplanung: Unterlage für eine Entscheidung nach § 18 AEG**

Vorhabenträger: DB Energie GmbH Regionalbereich Ost LEF-OS LEF-OS - Hochwasserfassung Markgrafendamm 24, 10247 Berlin	DB	Planzzeichen-Nr.: GP-JP-Kabel-LP-18 Projekt-Nr.: D-B000300A Name Datum gez. 01/2017 Kunze bearb. 01/2017 Lehmann gepr. 01/2017 Klingenberg
Vertreter des Vorhabenträgers: DB Netz AG DB Engineering & Consulting GmbH Regionalbereich Ost LTP-OP-B Projekte S-Bahn Berlin Caroline-Michaels-Strasse 5-11 10115 Berlin	DB	Hilfssystem: DB Koordinatensystem: DB_REF Ursprungsplan: IV1 6087 AX Blattgröße: 297 x 1160 Maßstab: 1:1000
Datum: 30.11.2017 Unterschrift: <i>i.k. Schaal</i>	DB	Vertreter des Vorhabenträgers: DB Netz AG DB Engineering & Consulting GmbH Regionalbereich Ost LTP-OP-B Projekte S-Bahn Berlin Caroline-Michaels-Strasse 5-11 10115 Berlin gez. I.A. Richter Unterschrift: <i>i.k. Schaal</i>

Vorhaben:  
Grunderneuerung 30 kV-Kabel Karow – Hohen Neuendorf

Planer: Planinhalt: Strecke 6087, km 14,1+17 – km 14,7+75	Lageplan
---	----------

**Legende:**

- Bestand
- Bestandsanlagen 30 kV-Kabel
- Rückbau 30 kV-Kabel
- Neubau
- äußere Grenze der vorhabenträgereigenen Grundstücke
- Planfeststellungsgrenze
- laufende Nummer des Bauwerksverzeichnis
- Erdleitung
- Kabelkanal
- Kabelschutzrohre
- Kabelschacht
- Kabelmuffenstandort

**Leitungen Dritter:**

- ELTK
- FW
- GAS
- RW
- SW
- TW
- Elektro
- Fernmelde
- Fernwärme
- Gas
- Regenwasser
- Schmutzwasser
- Trinkwasser

