


1 Vodafone D2 GmbH	keine Leitungen im Projektbereich
3 BVB - Berliner Wasserbetriebe	<ul style="list-style-type: none"> Trinkwasser Transportleitung Lüftungswert SSG Versorgungsleitung Schieber Hydrant Anschluss mit Zwischenventil außer Betrieb GGG, GG duktiler Gussrohr, Grauguss Abschluss Abwasser Regenwasserkanal Milchwasser Abwasserkanal Kontrollschacht HK-Kasten Strassenablauf
4 COLT Telecom GmbH	keine Leitungen im Projektbereich
5 Deutsche Bahn AG (Regionale Instandhaltung)	keine Leitungen im Projektbereich
6 Deutsche Bahn AG (Deutsche Bahn Netz)	keine Leitungen im Projektbereich
7 Deutsche Telekom AG	keine Leitungen im Projektbereich
8 Berliner Feuerwehr	keine Löschwasserbrunnen keine Zisternen
9 FP Fieber Plan GmbH	Leitung Gas
10 NBB Netzbetrieb	Leitung außer Betrieb

11 IT Dienstleistungszentrum Berlin	keine Leitungen im Projektbereich
12 Kabel Deutschland	Kabeltrasse
13 50 Hertz Transmission GmbH	keine Leitungen im Projektbereich
14 LEVEL 3 Communications GmbH	keine Leitungen im Projektbereich
15 Allander Stadlicht GmbH (Öffentliche Beleuchtung)	keine Leitungen im Projektbereich
16 Allander Stadlicht GmbH (LSA Kabelführungssysteme)	Steuerkabelkanäle sowie LSA im Projektbereich
17 Der Polizeipräsident in Berlin	keine Leitungen im Projektbereich
18 DEGEWO (SAKA)	keine Leitungen im Projektbereich
19 SenStadt KMB	Maßnahmen zur Kampfmitteluntersuchung sind ggf. notwendig
20 Tele Columbus GmbH	Kabeltrasse
21 Vattenfall Europe AG & Co.KG L-TBM	Kabeltrasse
22 Vattenfall Europe AG & Co.KG Netzservice	Strassenleuchte Anschluss Anschluss Lichtsignalanlage Trasse Wärme
23 Vattenfall Europe AG & Co.KG W-BPS	keine Leitungen im Projektbereich
24 Vattenfall Europe Transmission GmbH	keine Leitungen im Projektbereich
25 Versatel Ost GmbH	Kabeltrasse
26 PrimaCom (Ticketsystem)	keine Leitungen im Projektbereich

Legende	
	Abriss
	Neubau
	Stahlbeton (Bestand)
	Schutz-Mauerwerk (Bestand)
	Baustelleneinrichtung
	Erneuerung Plattenbelag Vorhalten
	Aufzug Varianten
	Präferierte Aufzugs Variante
	Verkehrsinsel / Gehwegverweiterung
	Fahrbahnmarkierung
	Schleppkurve Fahrzeug

Symbol	
	Ampel
	Verkehrszeichen
	Lichtmast
	Telefonzelle
	Straßeneinlauf / Gully
	Schacht rund
	Einriegelglocke
	Signal
	Spiegel
	Kabelschacht
	Schaltkasten
	Gasschieber
	Wasserschieber
	Einspeisung
	Hinweisschild
	Magn. Fahrsperre
	Drosselgehäuse
	Hinweistafel
	Werbewitrine, Wall, wandhängend
	Werbewitrine, Wall, wandhängend
	Perlschnur
	Notruf- u. Informationszelle
	Feuerlöscher
	Kamera
	Lautsprecher
	Aufmerksamkeitsfeld
	Klemmkasten
	Streckentelefon
	Notsignal
	Fahrkartenautomat
	Entwerfer
	Beginn der Geschwindigkeitsbegrenzung

Abkürzungsverzeichnis	
AF	Aufmerksamkeitsfeld
ARB	Arbeitsstromsteckdose
AS	Abspannung
AW	Abwasser-Trasse
B	Boden
BANK	Bank
D	Decke
DD	Deckendurchbruch
DS	Deckenschlitz
E	Fahrscheinwerter
F	Fundament
FA	Fahrscheinautomat
FB	Robfußboden
FD	Fundamentdurchbruch
FFB	Fertigfußboden
FS	Fundamentschlitz
GFP	Gleisfestpunkt
HFP	Höhenfestpunkt
HS	Hinweisschild
INFO	Informationstafel
JS	Ankerschiene / Jordalschiene
Kat	Kantenstein
L	Lautsprecher
LU	Einriegelglocke
Mo	Mosaikpflaster
NS	Notsignalschalter
PK	Abfallbehälter (Papierkorb)
PI	Plattenbelag (30x30)
PS	Perlschnur
RH	Rohrhitze / Leerrohr
S	Schiene
SCH	Schacht
TK	Taktile Rillenplatte
TW	Trinkwasser-Trasse
UHR	Uhr, z.B. am Zugzielanzeiger
VK	Verteilerkasten
VM	Vermessung
VVR	Kleinreklametafel und Reklametafeln hinter Glas
W	Wand
WD	Wanddurchbruch
WS	Wandschlitz
ZZA	Zugzielanzeiger

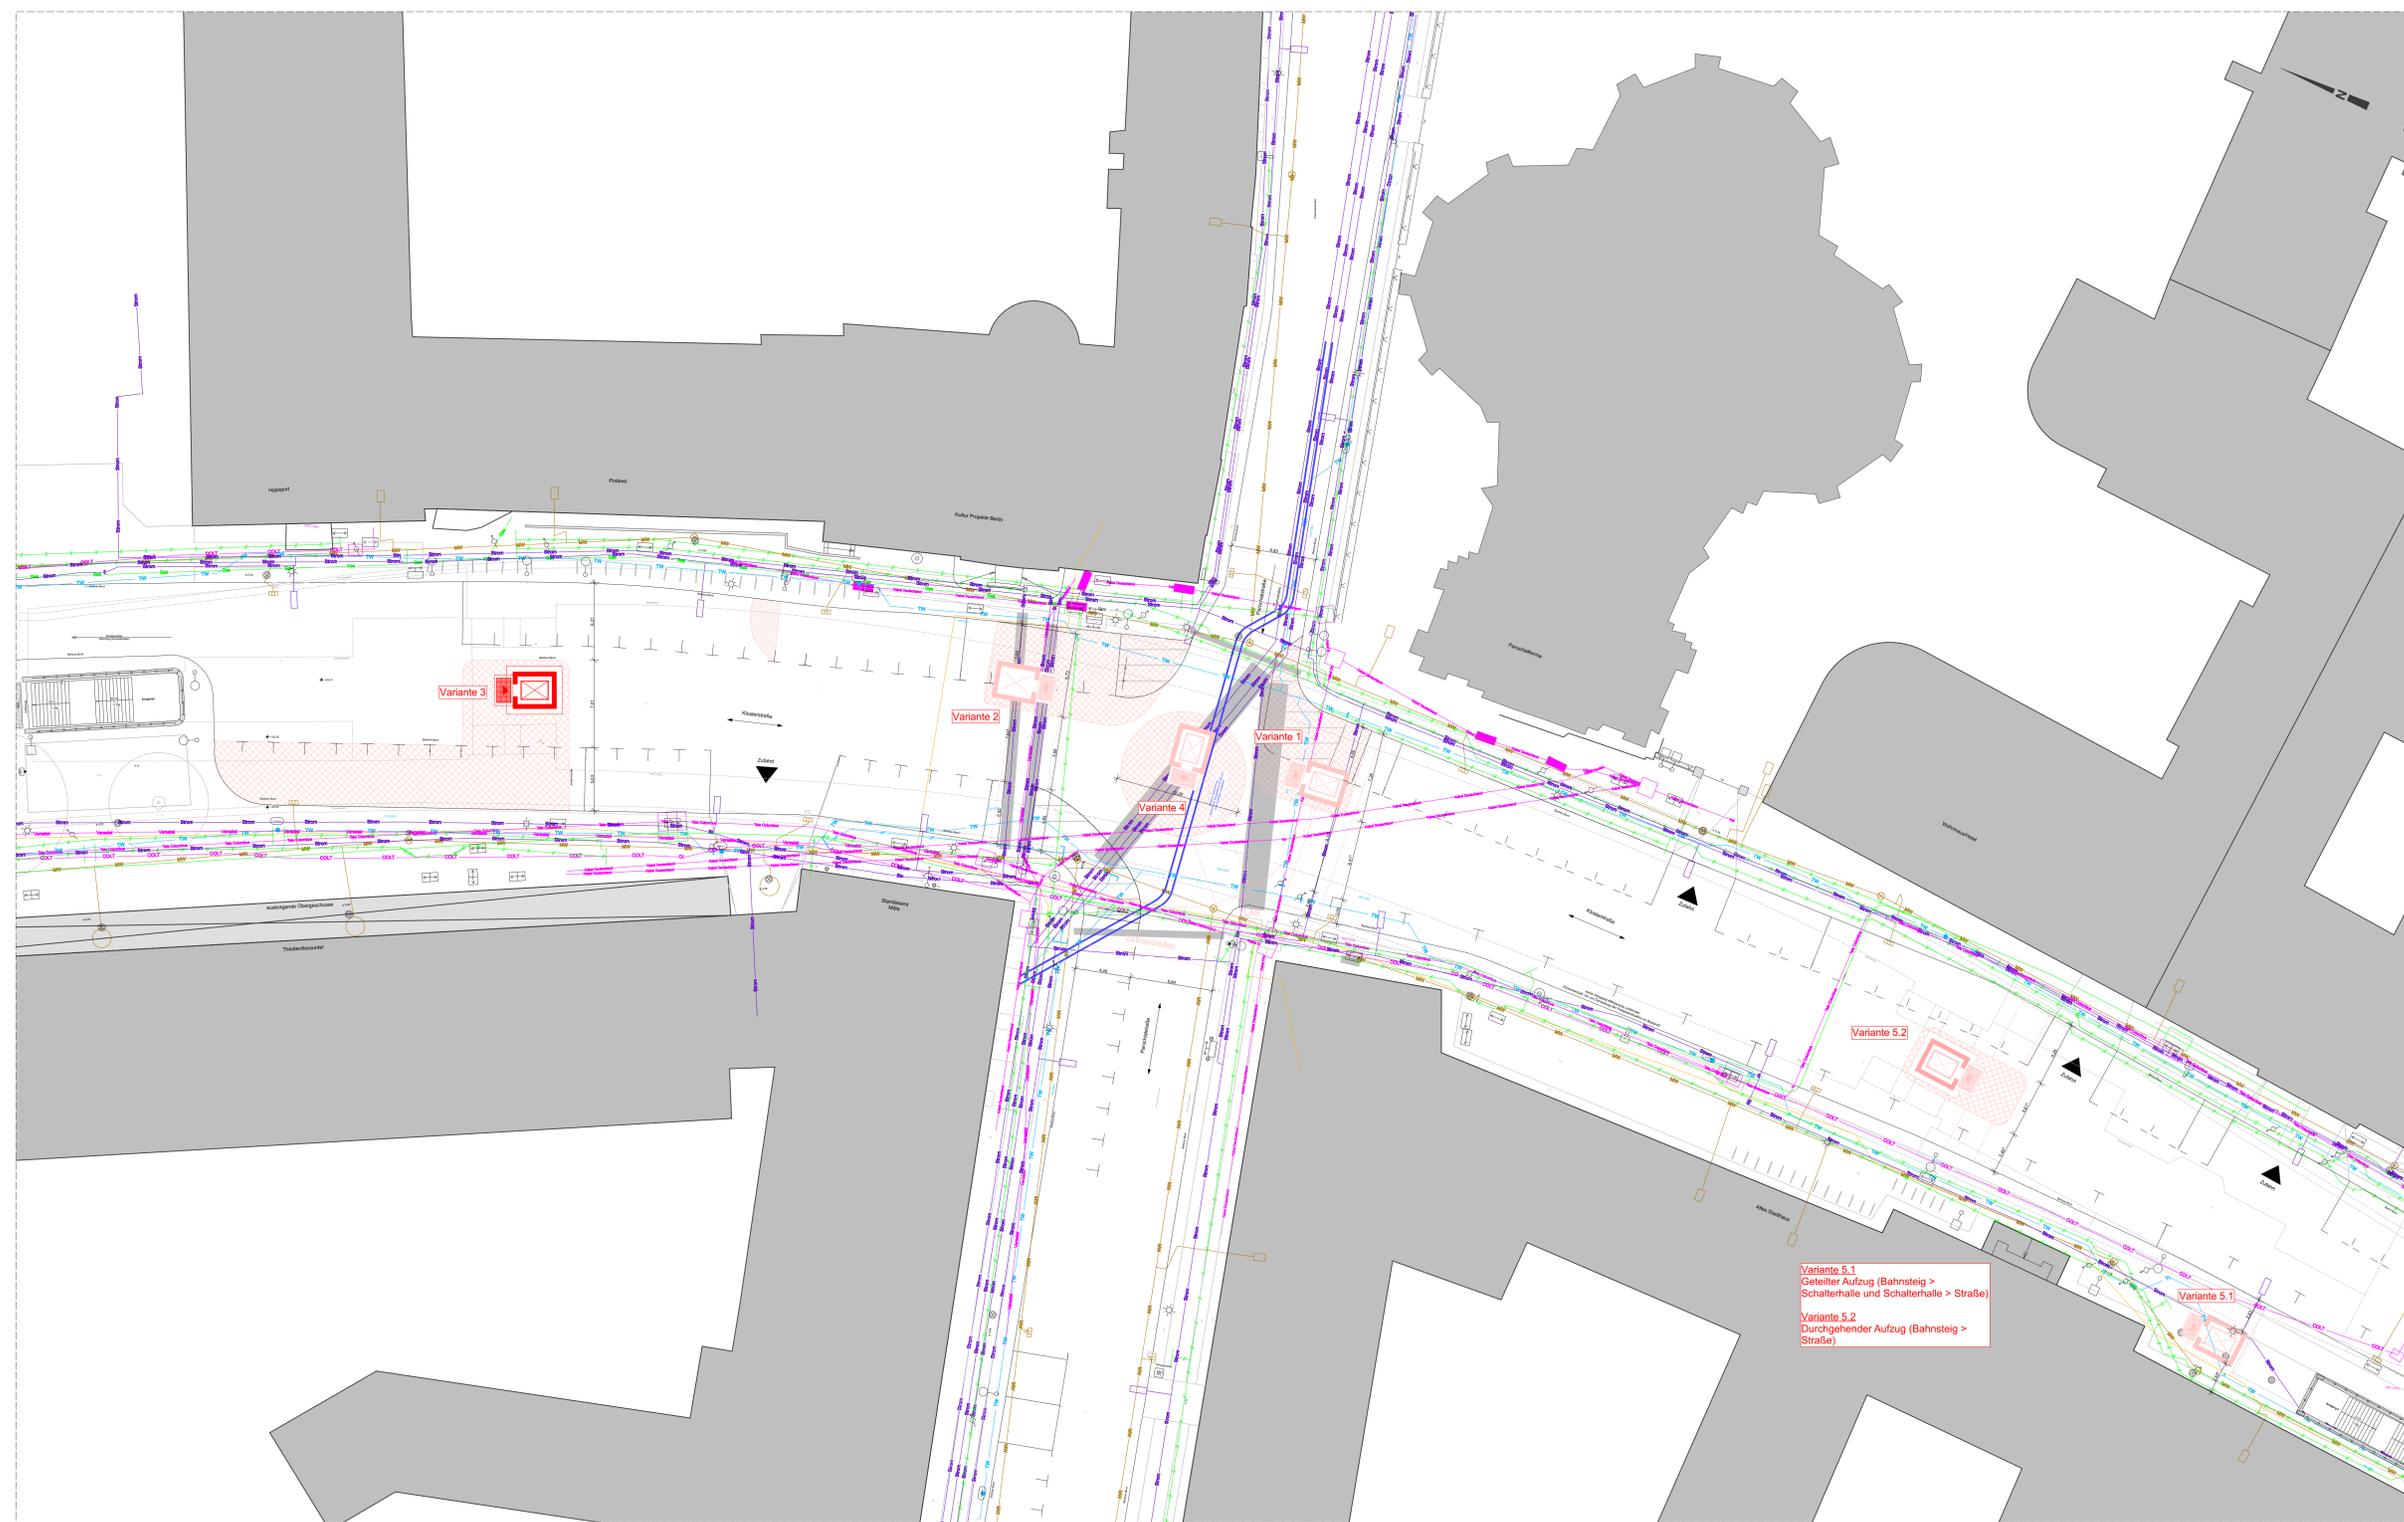

Lageplan Vorzugsvariante Aufzug, M 1:200

Index	Änderung	Datum	Name	Freigabe
Betriebsleiter	Techn. Aufsichtsbehörde	Zg-Nr.	Ko_PG05	
		Prüfingenieur		
Datum	Unterschrift	Datum	Unterschrift	Datum
Freigabevermerke - BVG Projektleitung	Zur Ausführung freigegeben	Freigabevermerke - Planer	Übereinstimmung mit der Ausführungsplanung geprüft	Übereinstimmung mit der Ausführungsplanung geprüft
Datum	Projektlg.	Datum	Projektlg.	Datum
Bauherr		BERLINER VERKEHRSBETRIEBE (BVG)		
Anstalt des öffentlichen Rechts Bereich Infrastruktur Bautechnische Anlagen		Für die Richtigkeit der Planungsunterlagen verantwortlich: Planverfasser		
Die Übereinstimmung der Zeichnung mit der Ausführung wird bestätigt Für den Auftraggeber (siehe Bautechnische Anlagen)		Für den Auftragnehmer (siehe Bautechnische Anlagen)		
Milbach + Milbach GmbH Hindenburgdamm 124 12203 Berlin		M.Milbach 01.02.2018 Rickmann		
Datum M.Milbach 01.02.2018 Rickmann		Datum Rickmann 01.02.2018 M.Milbach		
Lagekizze M. 1:2000				
Zg-Nr.: Ko_PG05 Datennr.: Ko_PG05_180201 Maßstab: 1:200 Blattgröße: DIN A0		Planungsphase: Entwurfsplanung OP		
Projekt-Nr.: A27347 Bauwerk-Nr.: 116-04		Projekt: barrierefreier Ausbau U-Bhf. Klosterstraße (Ko) Bauteil: Leitungsplan Aufzugsvarianten		
Bauwerk-Nr.: A 323 - A 324		Techn. Platz: Bahnhof Klosterstraße (Ko) Linie U 2 Strecke		
Maßstab: 1000m				