


 
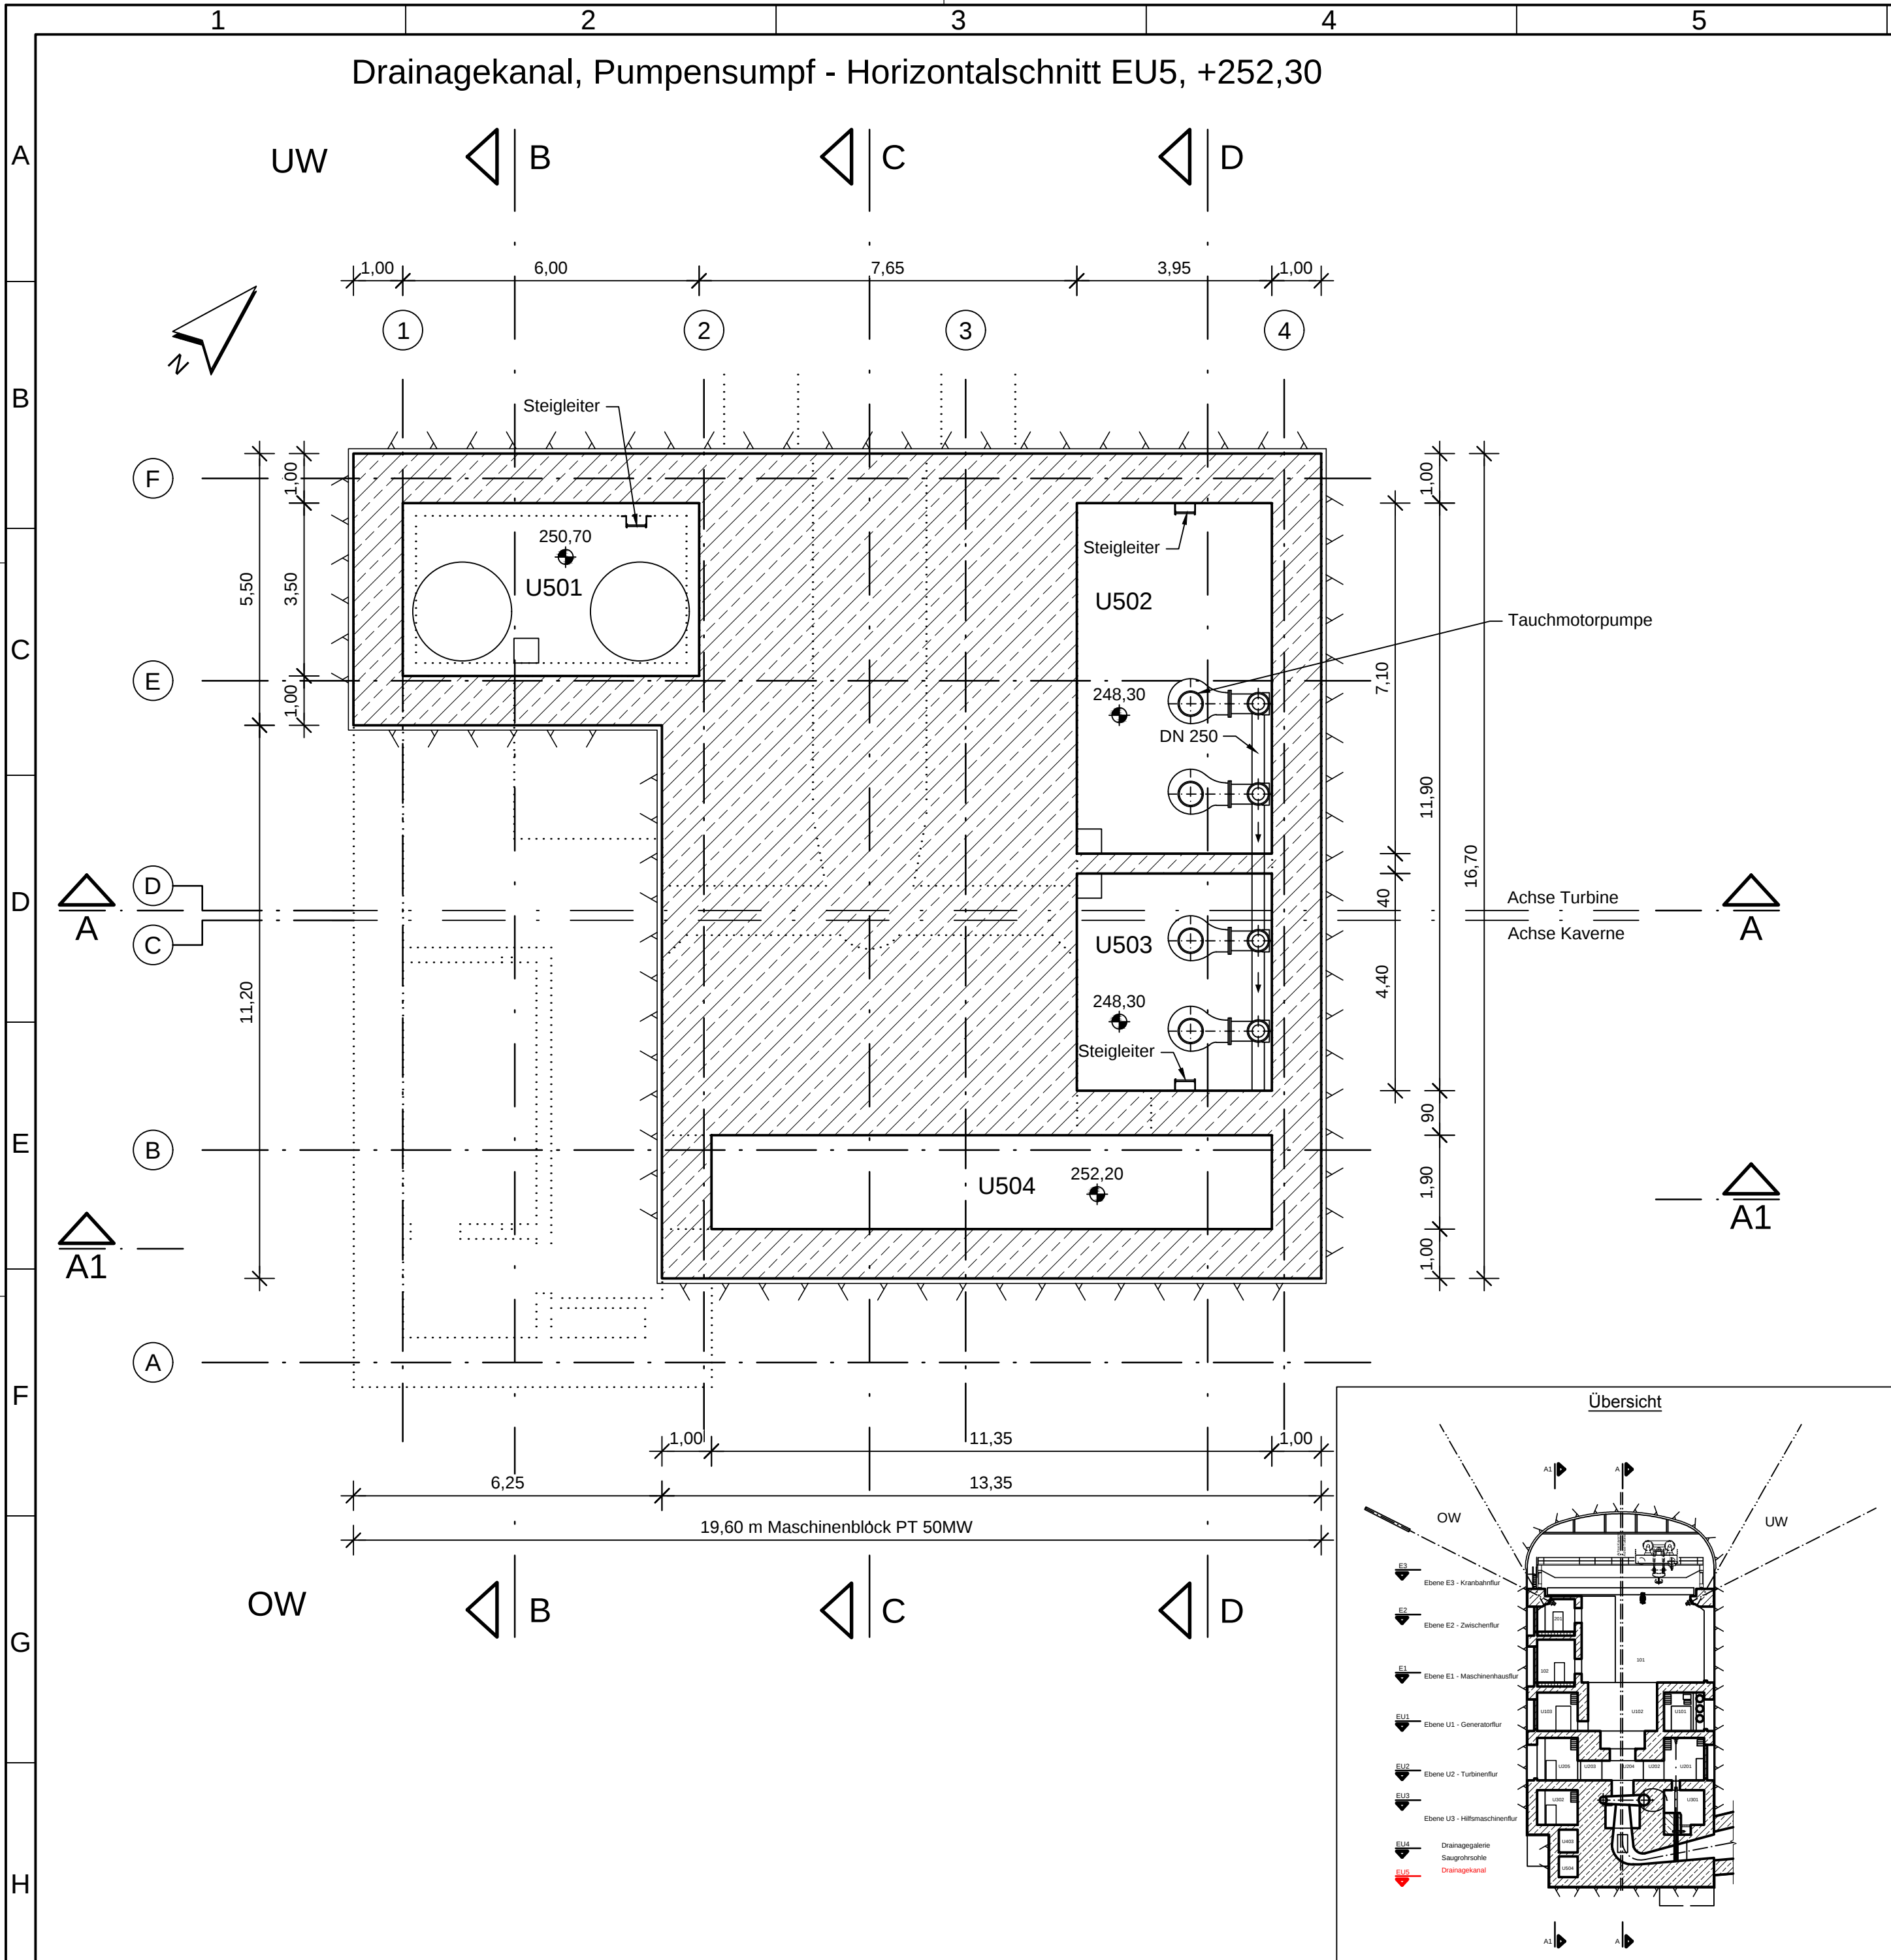


 
 
Hinweise:

- Alle Längenangaben in Meter [m] wenn nicht anders angegeben.
- Alle Höhenangaben sind in Meter über Normalnull [m NN] und beziehen sich auf DHHN12, HST 130.
- Koordinaten beziehen sich auf das Gauss-Krüger-System in DHDN.

Raum Nr.:

Drainagekanal, Pumpensumpf	
U501	Koaleszenzabscheider
U502	Pumpensumpf 1
U503	Pumpensumpf 2
U504	Drainagekanal

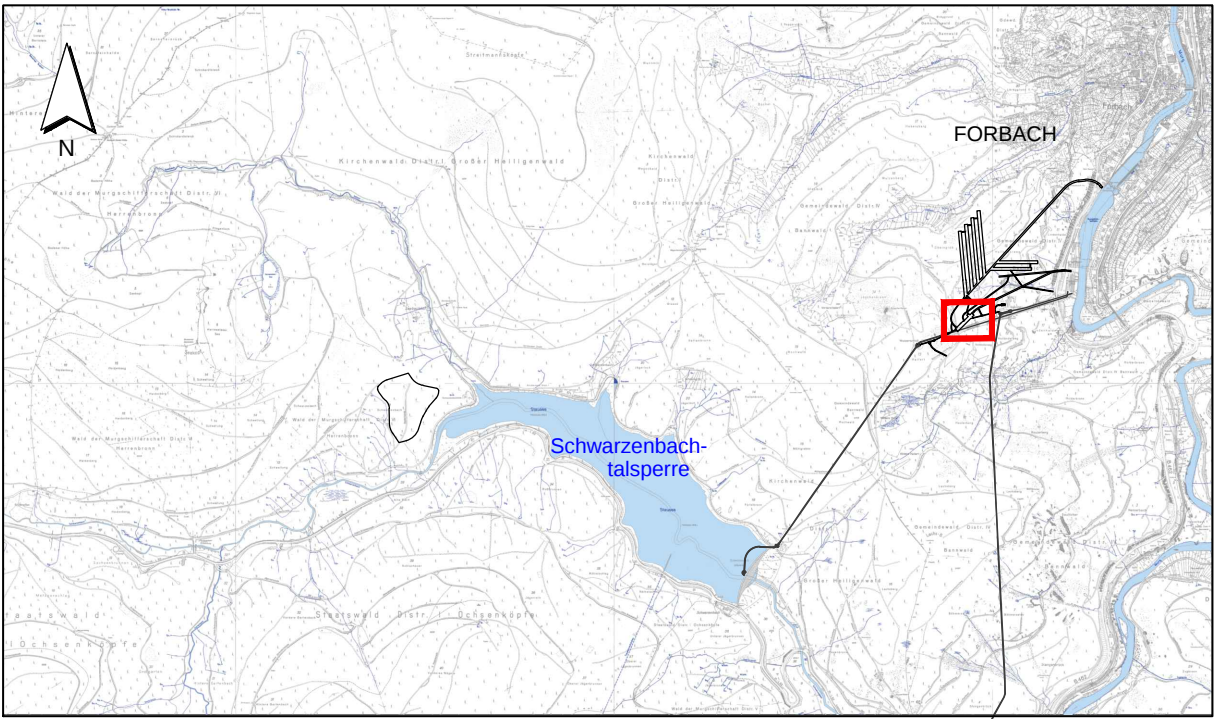

Für den Bauherren:		30.11.2018 Datum	 Unterschrift	 Energie Baden-Württemberg AG	
Für den Planverfasser:		30.11.2018 Datum	 Unterschrift	Ingenieurarbeitsgemeinschaft PSW Forbach	
Bauherr / Auftraggeber:		EnBW - Zeichnung-Nr. W.S32.10.0G0.CLG0111.A			
 EnBW Energie Baden-Württemberg AG Schelmenwasenstr. 15 70567 Stuttgart Tel. + 49 (0)711/289-0 Fax + 49 (0)711/289-82180 Postfach 80 03 28 70503 Stuttgart		Projekt: PSW FORBACH - NEUE UNTERSTUFE PLANFESTSTELLUNG			
Planverfasser:		Benennung: Grundriss und Schnitte Kraftwerkskaverne Drainagekanal, Pumpensumpf Horizontalschnitt EU5, +252,30		Maßstab: 1:100	
  Ingenieurarbeitsgemeinschaft PSW Forbach Eisenheimerstraße 11 80687 München				Format: A2	
Datum	Name			Zeichnungs-Nr./Auftrags-Nr.	Blätter:
Gez. 26.06.2015	Brömel			SAP-Bestell-Nr. 4560979766	Blatt:
Gepr. 16.11.2018	Sommerwerk			Dokumenten-Nr. Anlage B.V.2.12	
Geänd.					
Diese Zeichnung und sämtliche Beilagen sind dem Empfänger nur zum vorgesehenen Zweck anvertraut. Gemäß DIN ISO 16016 werden EnBW alle Rechte vorbehalten, einschließlich des Eigentums an diesen Unterlagen.					