


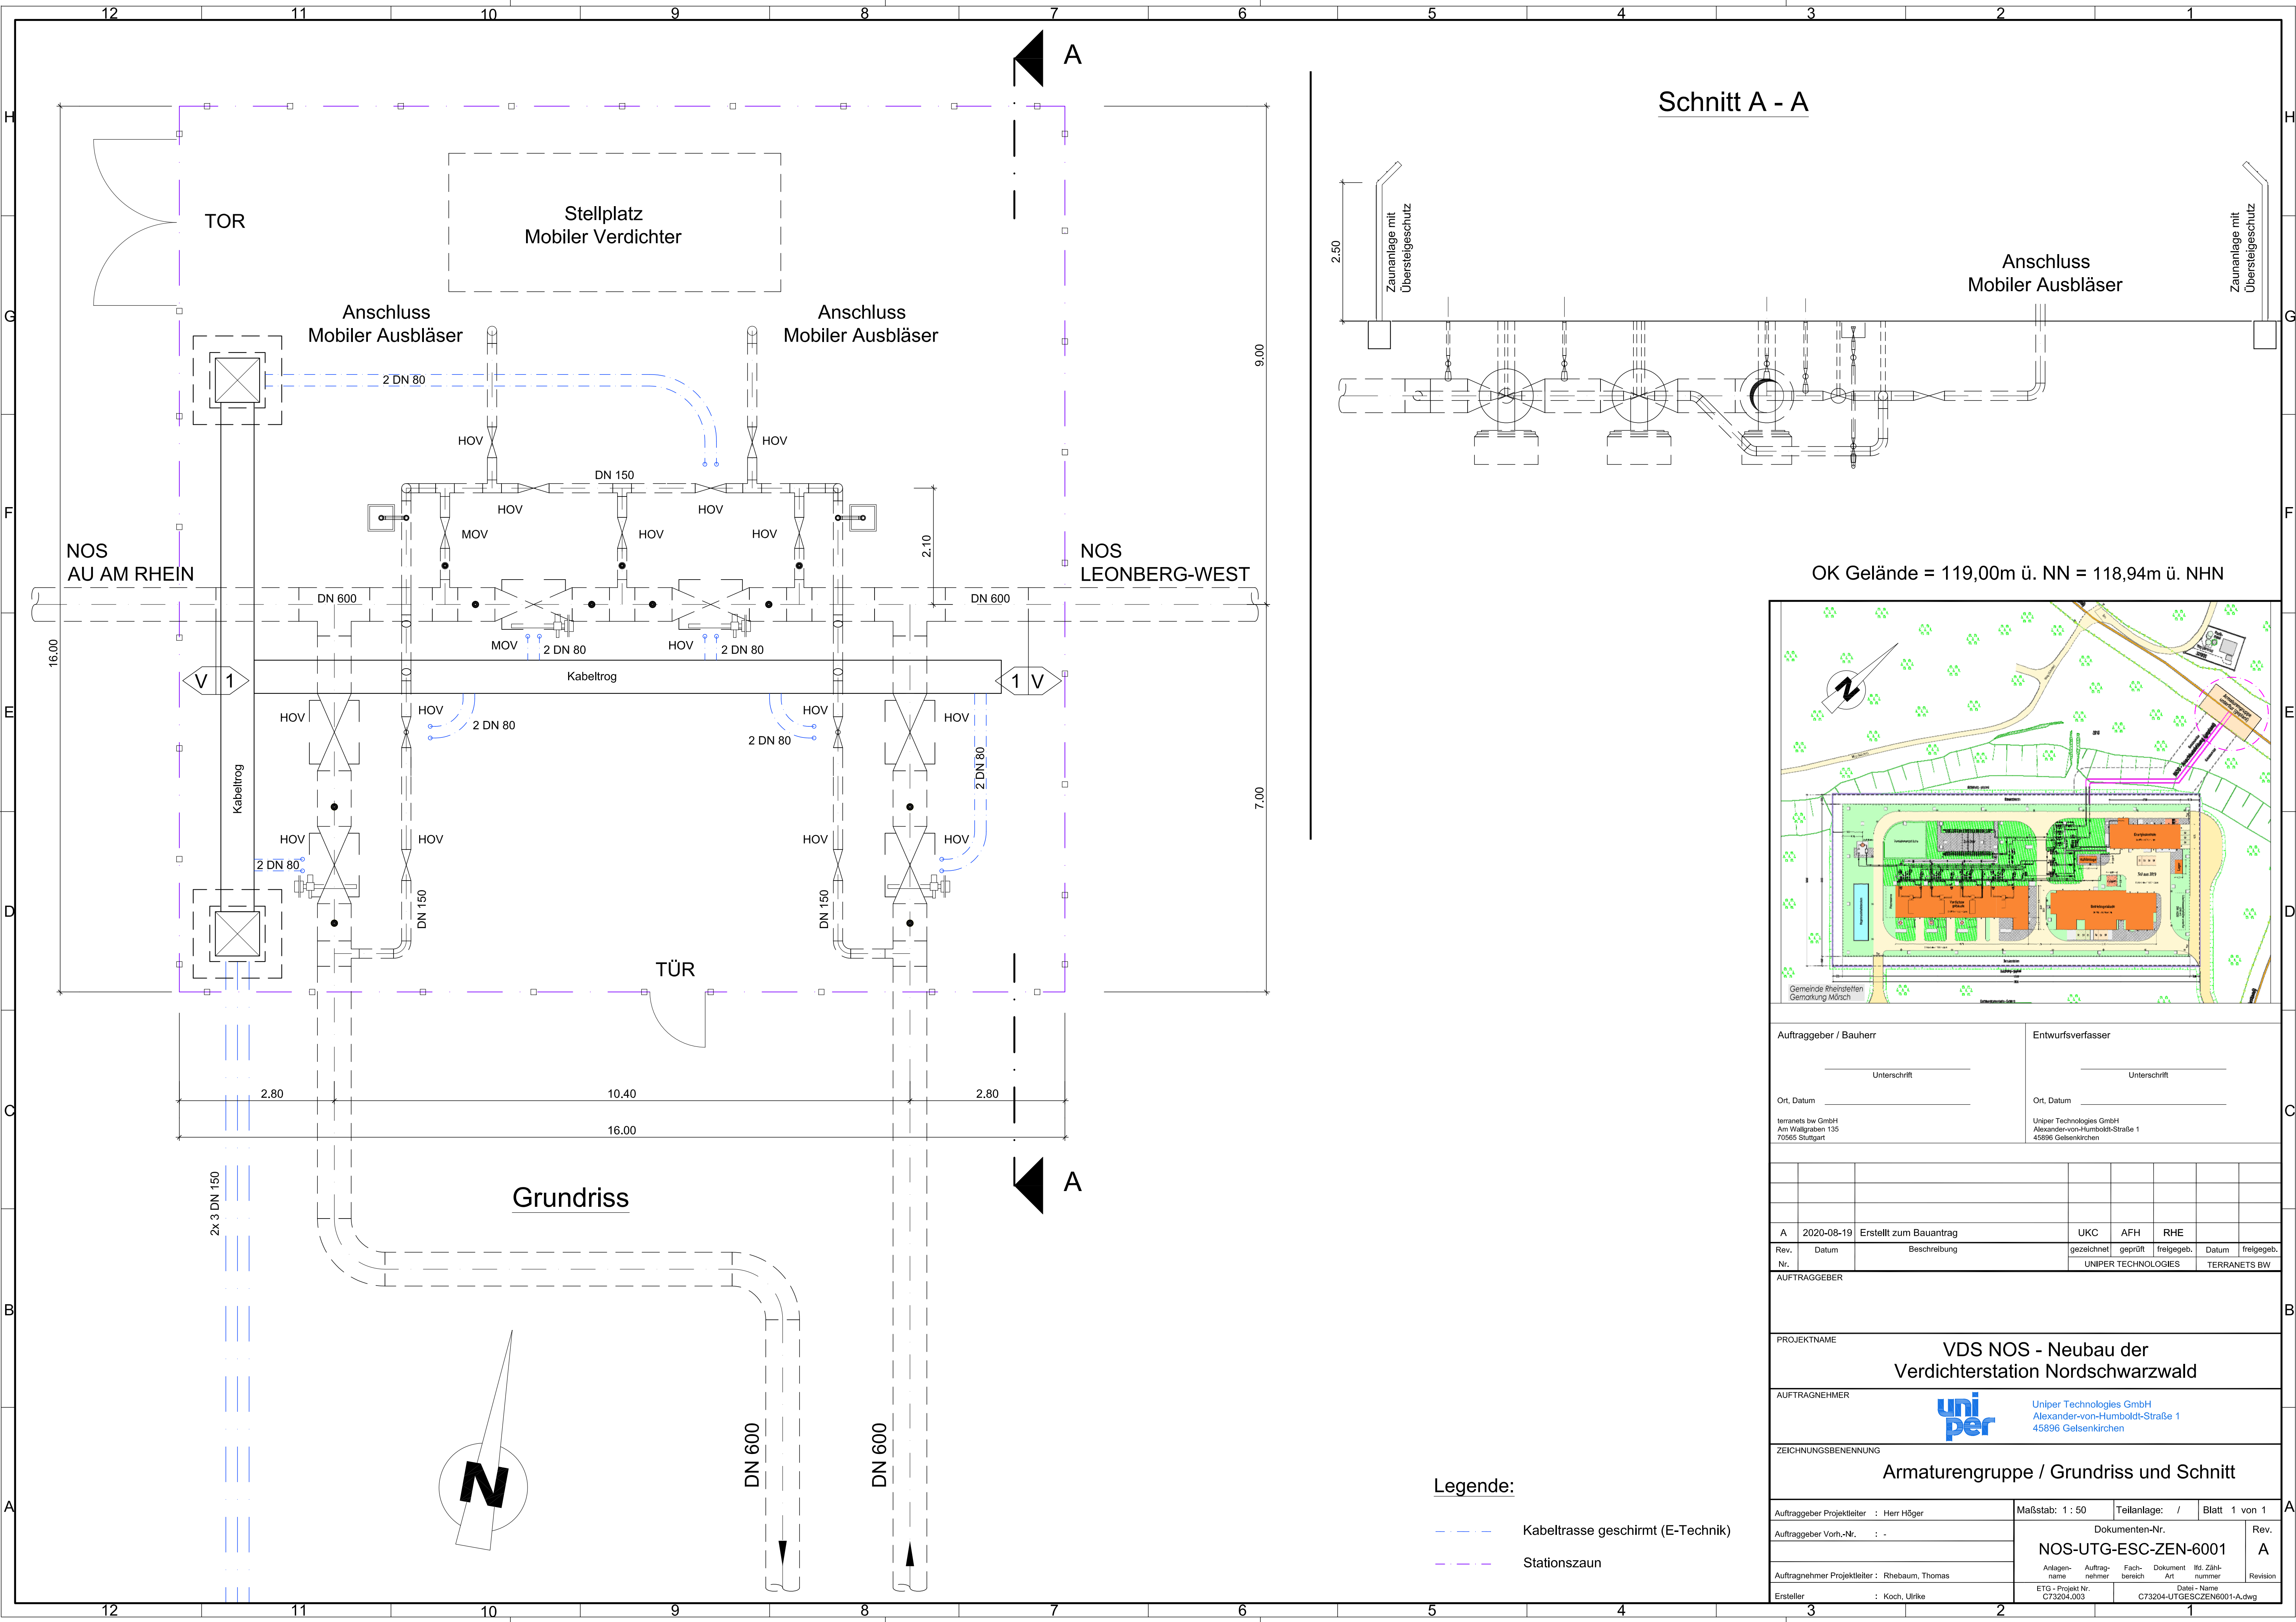

OK Gelände = 119,00m ü. NN = 118,94m ü. NHN

Auftraggeber / Bauherr		Entwurfsverfasser	
Unterschrift		Unterschrift	
Ort, Datum		Ort, Datum	
terraneis bw GmbH Am Wallgraben 135 70565 Stuttgart		Uniper Technologies GmbH Alexander-von-Humboldt-Straße 1 45896 Gelsenkirchen	
A	2020-08-19	Erstellt zum Bauantrag	UKC AFH RHE
Rev. Nr.	Datum	Beschreibung	gezeichnet geprüft freigegeb. Datum freigegeb.
			UNIPER TECHNOLOGIES TERRANEIS BW
AUFTRAGGEBER			
PROJEKTNAME			
VDS NOS - Neubau der Verdichterstation Nordschwarzwald			
AUFTRAGNEHMER			
uniper Uniper Technologies GmbH Alexander-von-Humboldt-Straße 1 45896 Gelsenkirchen			
ZEICHNUNGSBENENNUNG			
Armaturengruppe / Grundriss und Schnitt			
Auftraggeber Projektleiter : Herr Höger		Maßstab: 1 : 50	Teilanlage: / Blatt 1 von 1
Auftraggeber Vorh.-Nr. : -		Dokumenten-Nr.	
		NOS-UTG-ESC-ZEN-6001	
Auftragnehmer Projektleiter : Rhebaum, Thomas		Anlagenname	Auftragnehmer
Ersteller : Koch, Ulrike		Fachbereich	Dokument
		Art	Ist-Zählnummer
		Datell - Name	Revision
		ETG - Projekt Nr. C73204.003	C73204-UTGESZCZEN6001-A.dwg