

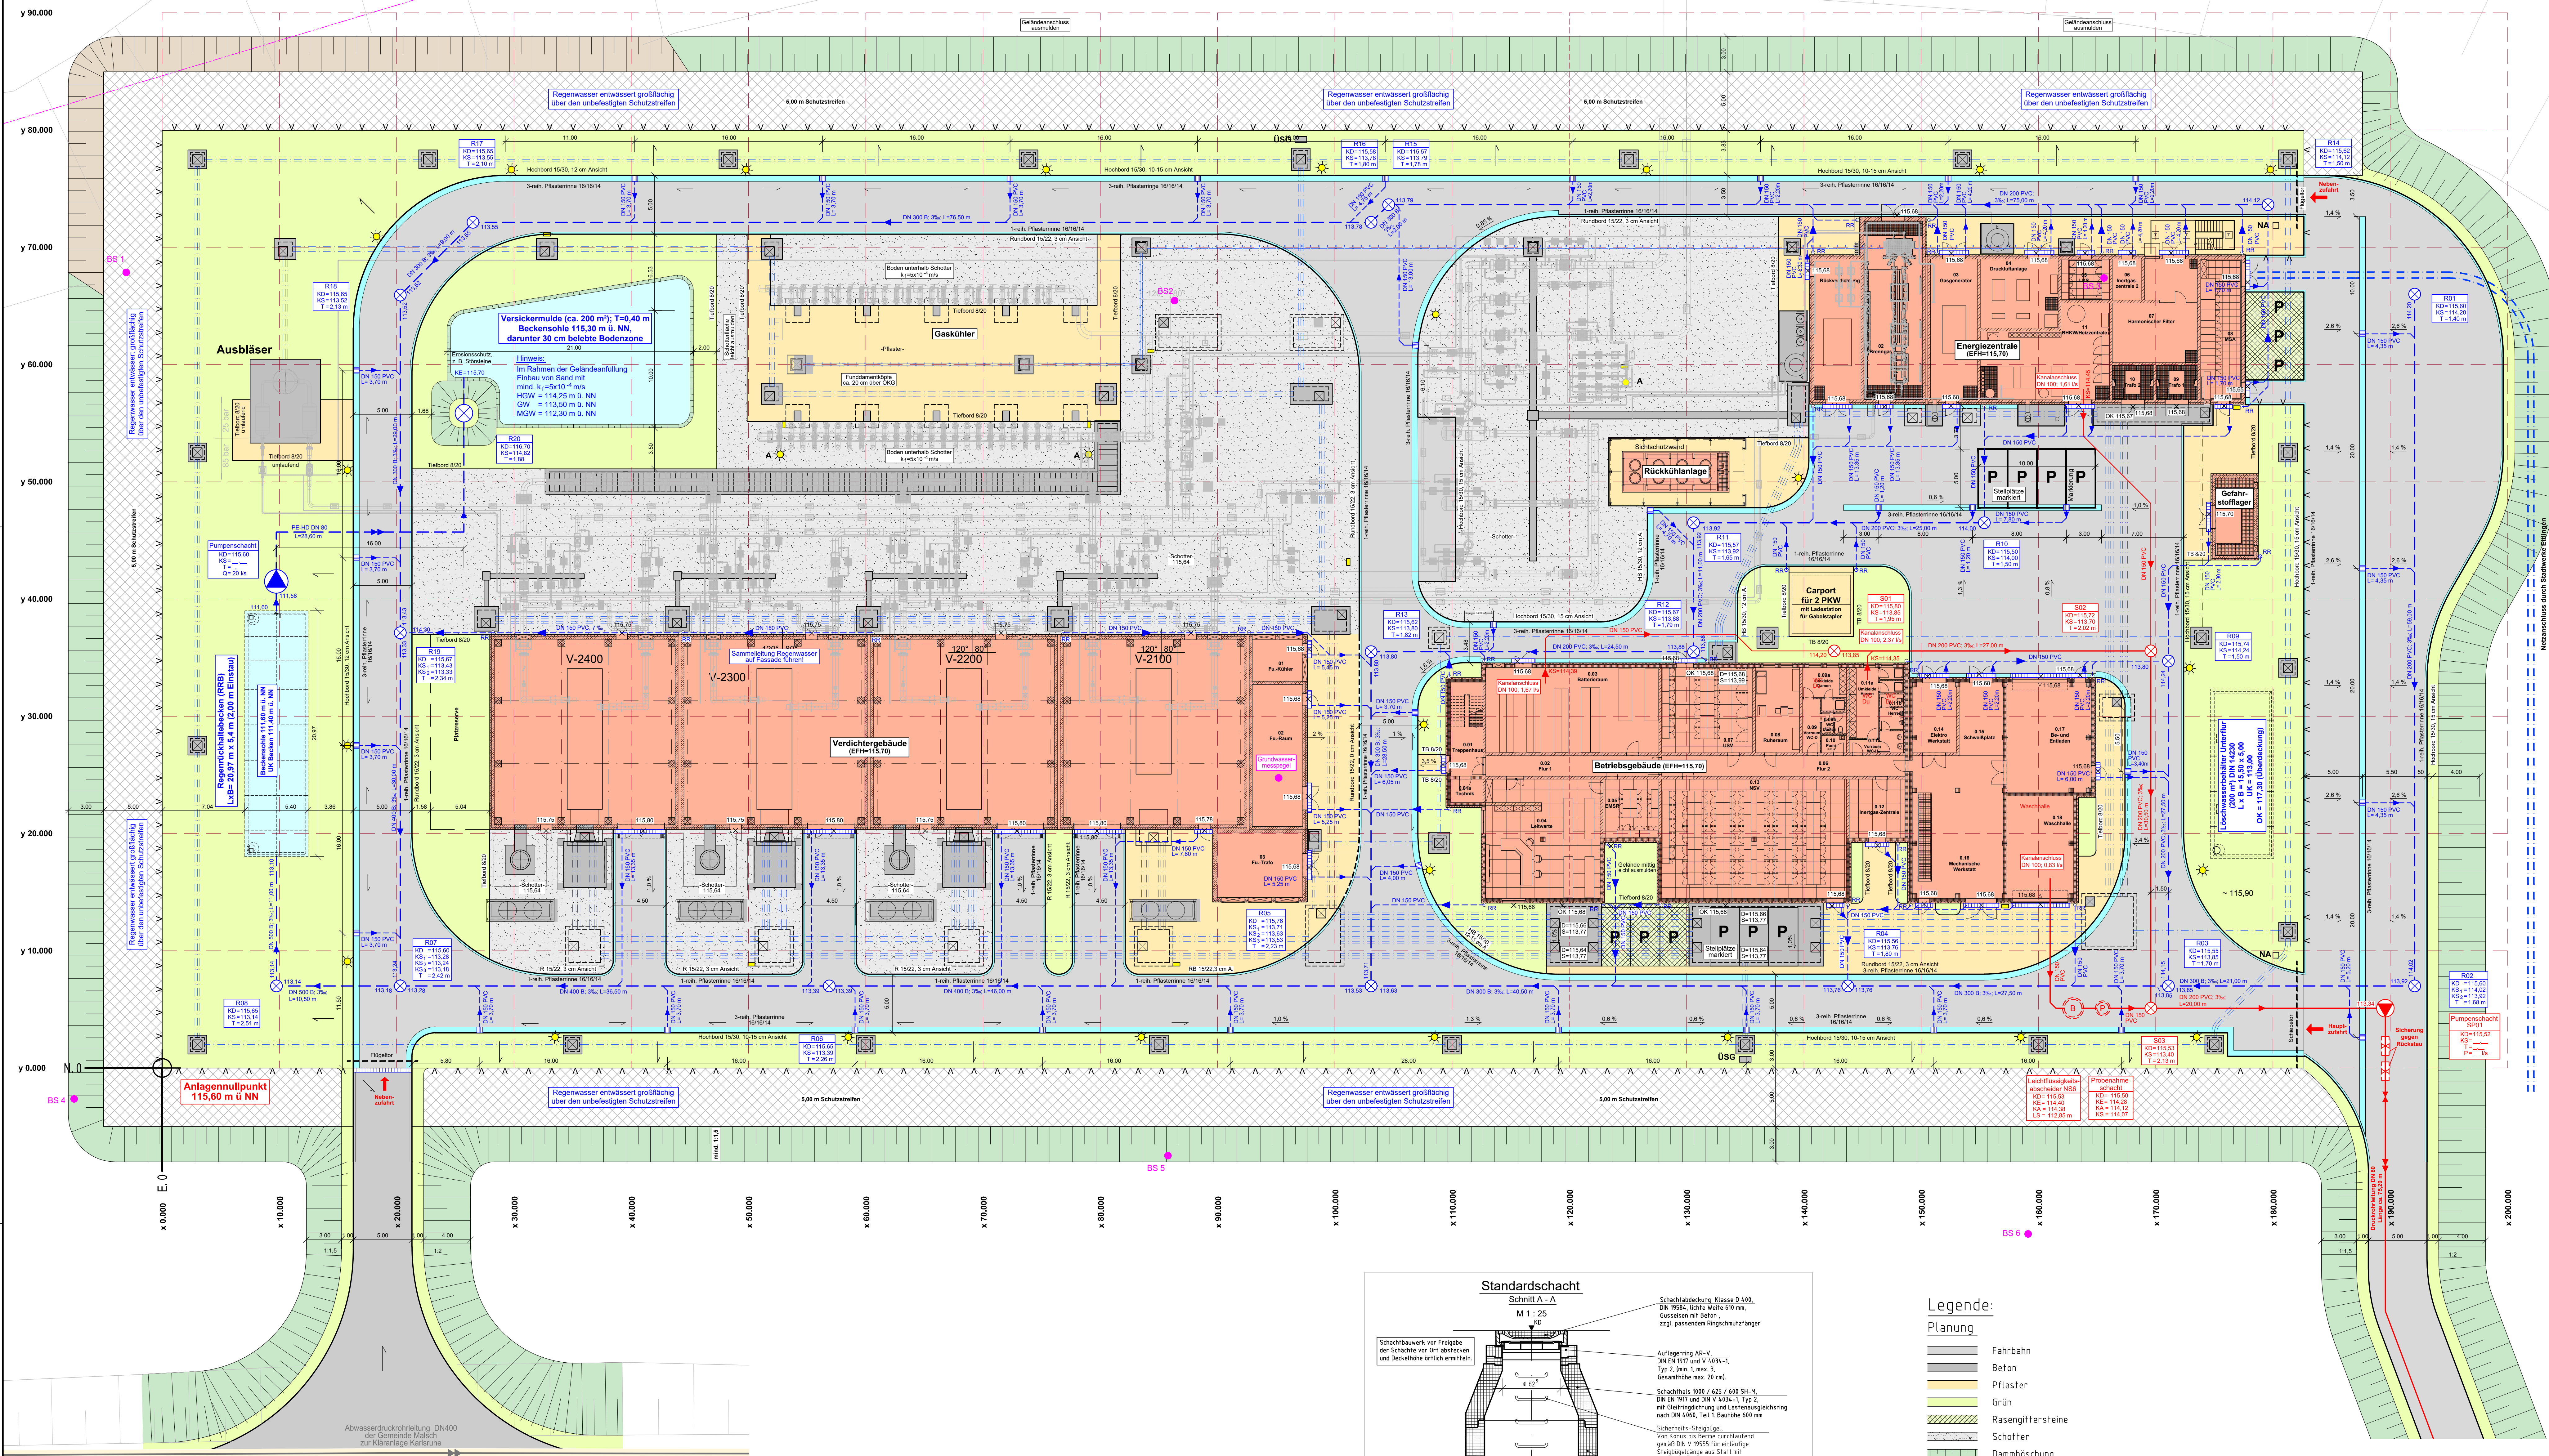


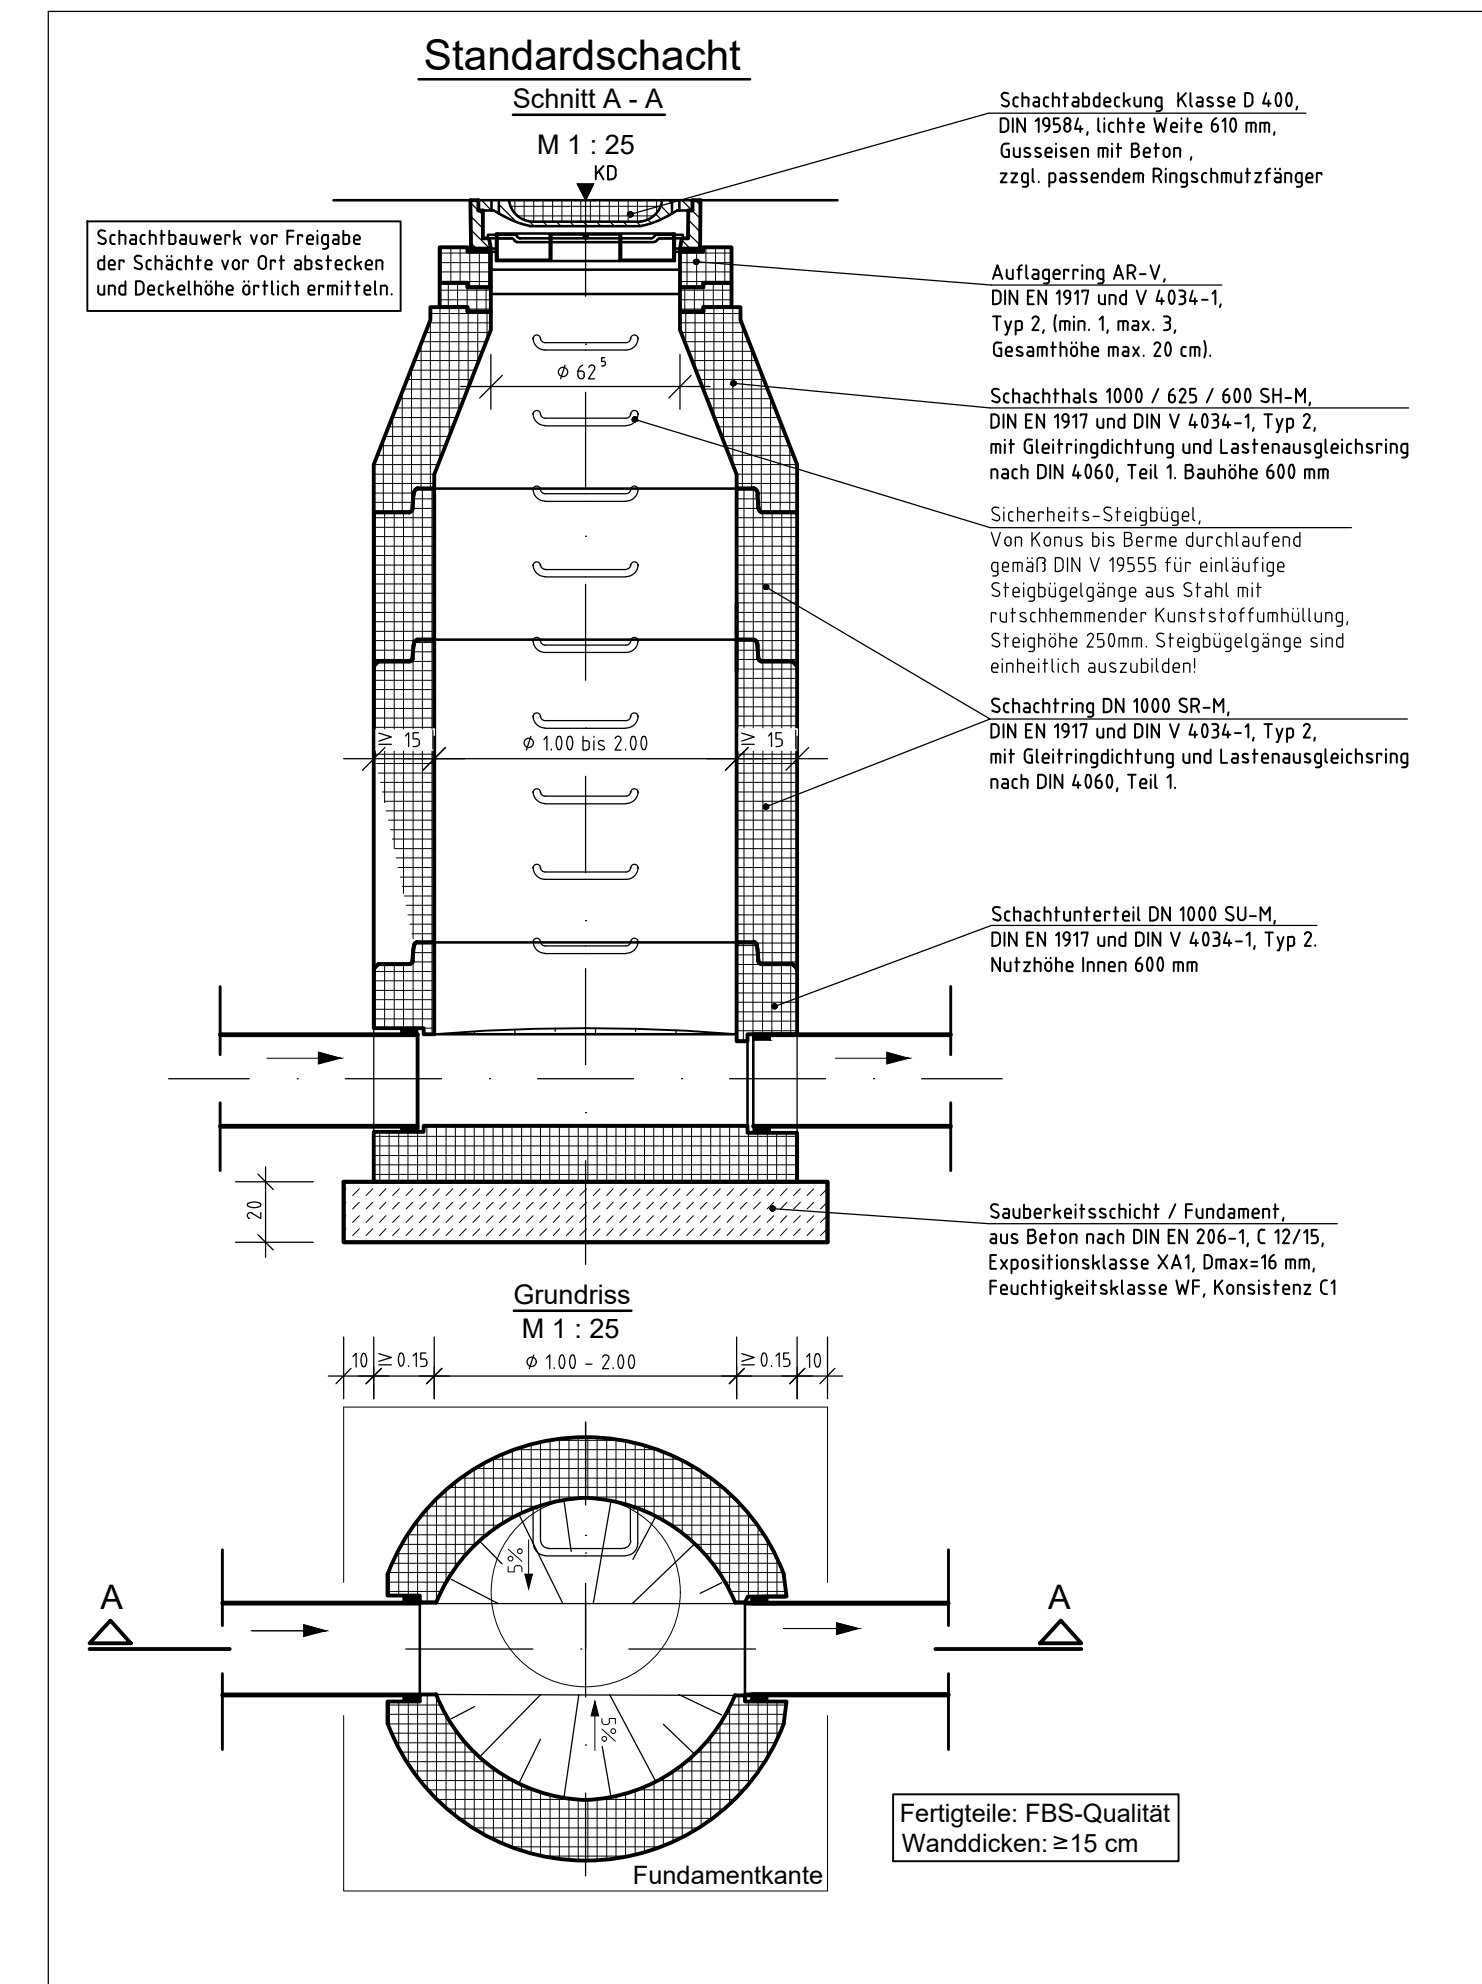

Anlage zum Entwässerungsantrag bei der Gemeinde Malsch

OK Gelände = 115,60m ü. NN

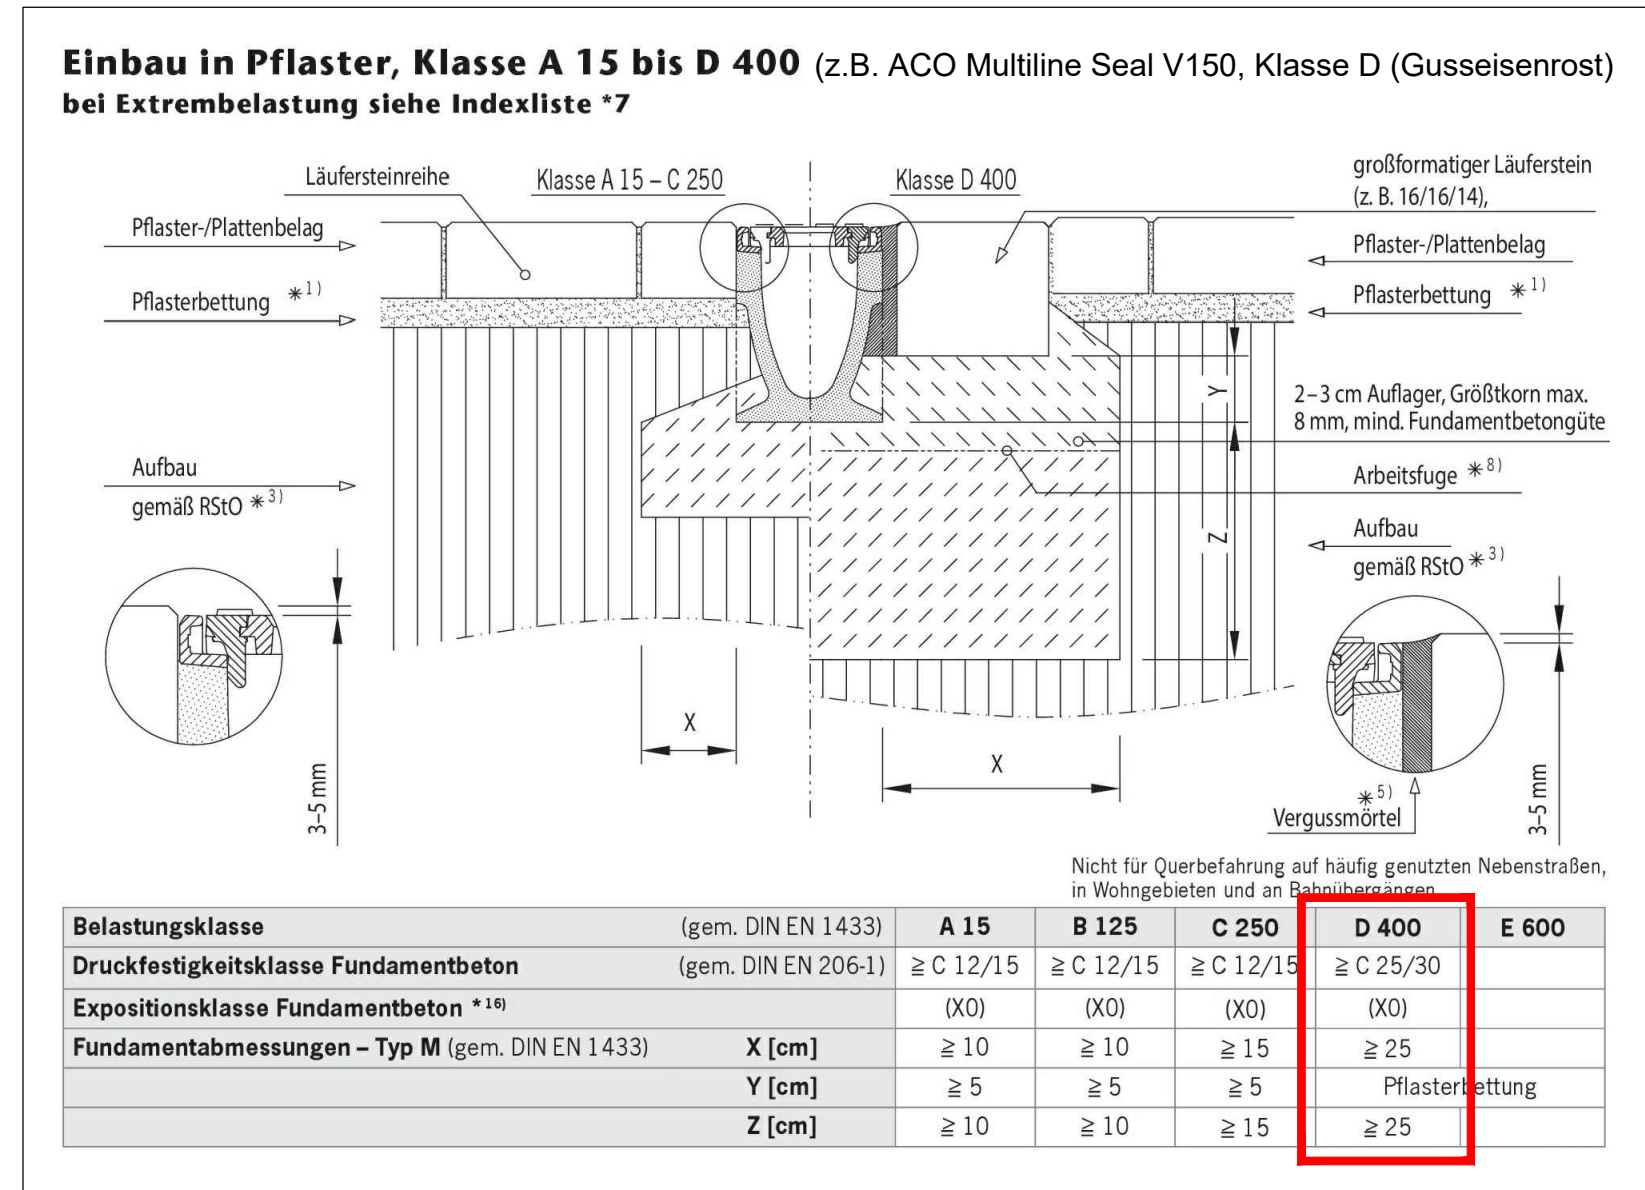

- Legende:**
- Planung**
- Fahrbahn
 - Beton
 - Pflaster
 - Grün
 - Rasengittersteine
 - Schotter
 - Dammböschung
 - Einschnittböschung
 - Zaun
 - Bordabsenkung
 - Entwässerungsrinne mit Straßenaufbau, Angabe des Materials und der der Länge in m
 - ACO-Rinne
- Sonstiges**
- Sondierungspunkte
- Entwässerungsbestand**
- Abwasserdruckrohrleitung DN 400 der Gemeinde Malsch zur Kläranlage Karlsruhe
- Entwässerungsplanung**
- Schmutzwasserschacht mit Angabe der Deckel-/Sohlhöhe und der Tiefe
 - Schmutzwasserkanal mit Angabe der Nennweite (DN) in mm des Materials, Sohlgefälles und Länge der Haltung in m
 - Regenwasserschacht mit Angabe der Deckel-/Sohlhöhe und der Tiefe
 - Regenwasserkanal mit Angabe der Nennweite (DN) in mm des Materials, Sohlgefälles und Länge der Haltung in m

PROJEKTNAME		VDS NOS - Neubau der Verdichterstation Nordschwarzwald	
AUFTRAGNEHMER		Uniper Technologies GmbH Alexander-von-Humboldt-Straße 1 45896 Gelsenkirchen	
ZEICHNUNGSBENENNUNG		Lageplan Entwässerung	
Auftraggeber Projektleiter		Maßstab: 1 : 200	
Auftraggeber Vorh.-Nr.		Tellerlagen: /	
Auftraggeber Projektleiter		Blatt 1 von 3	
Ersteller		NOS-UTG-ESC-PSO-0003	
ETG-Projekt-Nr.		Rev. a	
C73304.002		Datei-Nr.	
C73304.002		C73304.002	