


| LEGENDE | |
|----------|-----------------|
| × 421.50 | geplante Höhe |
| × 421.50 | bestehende Höhe |

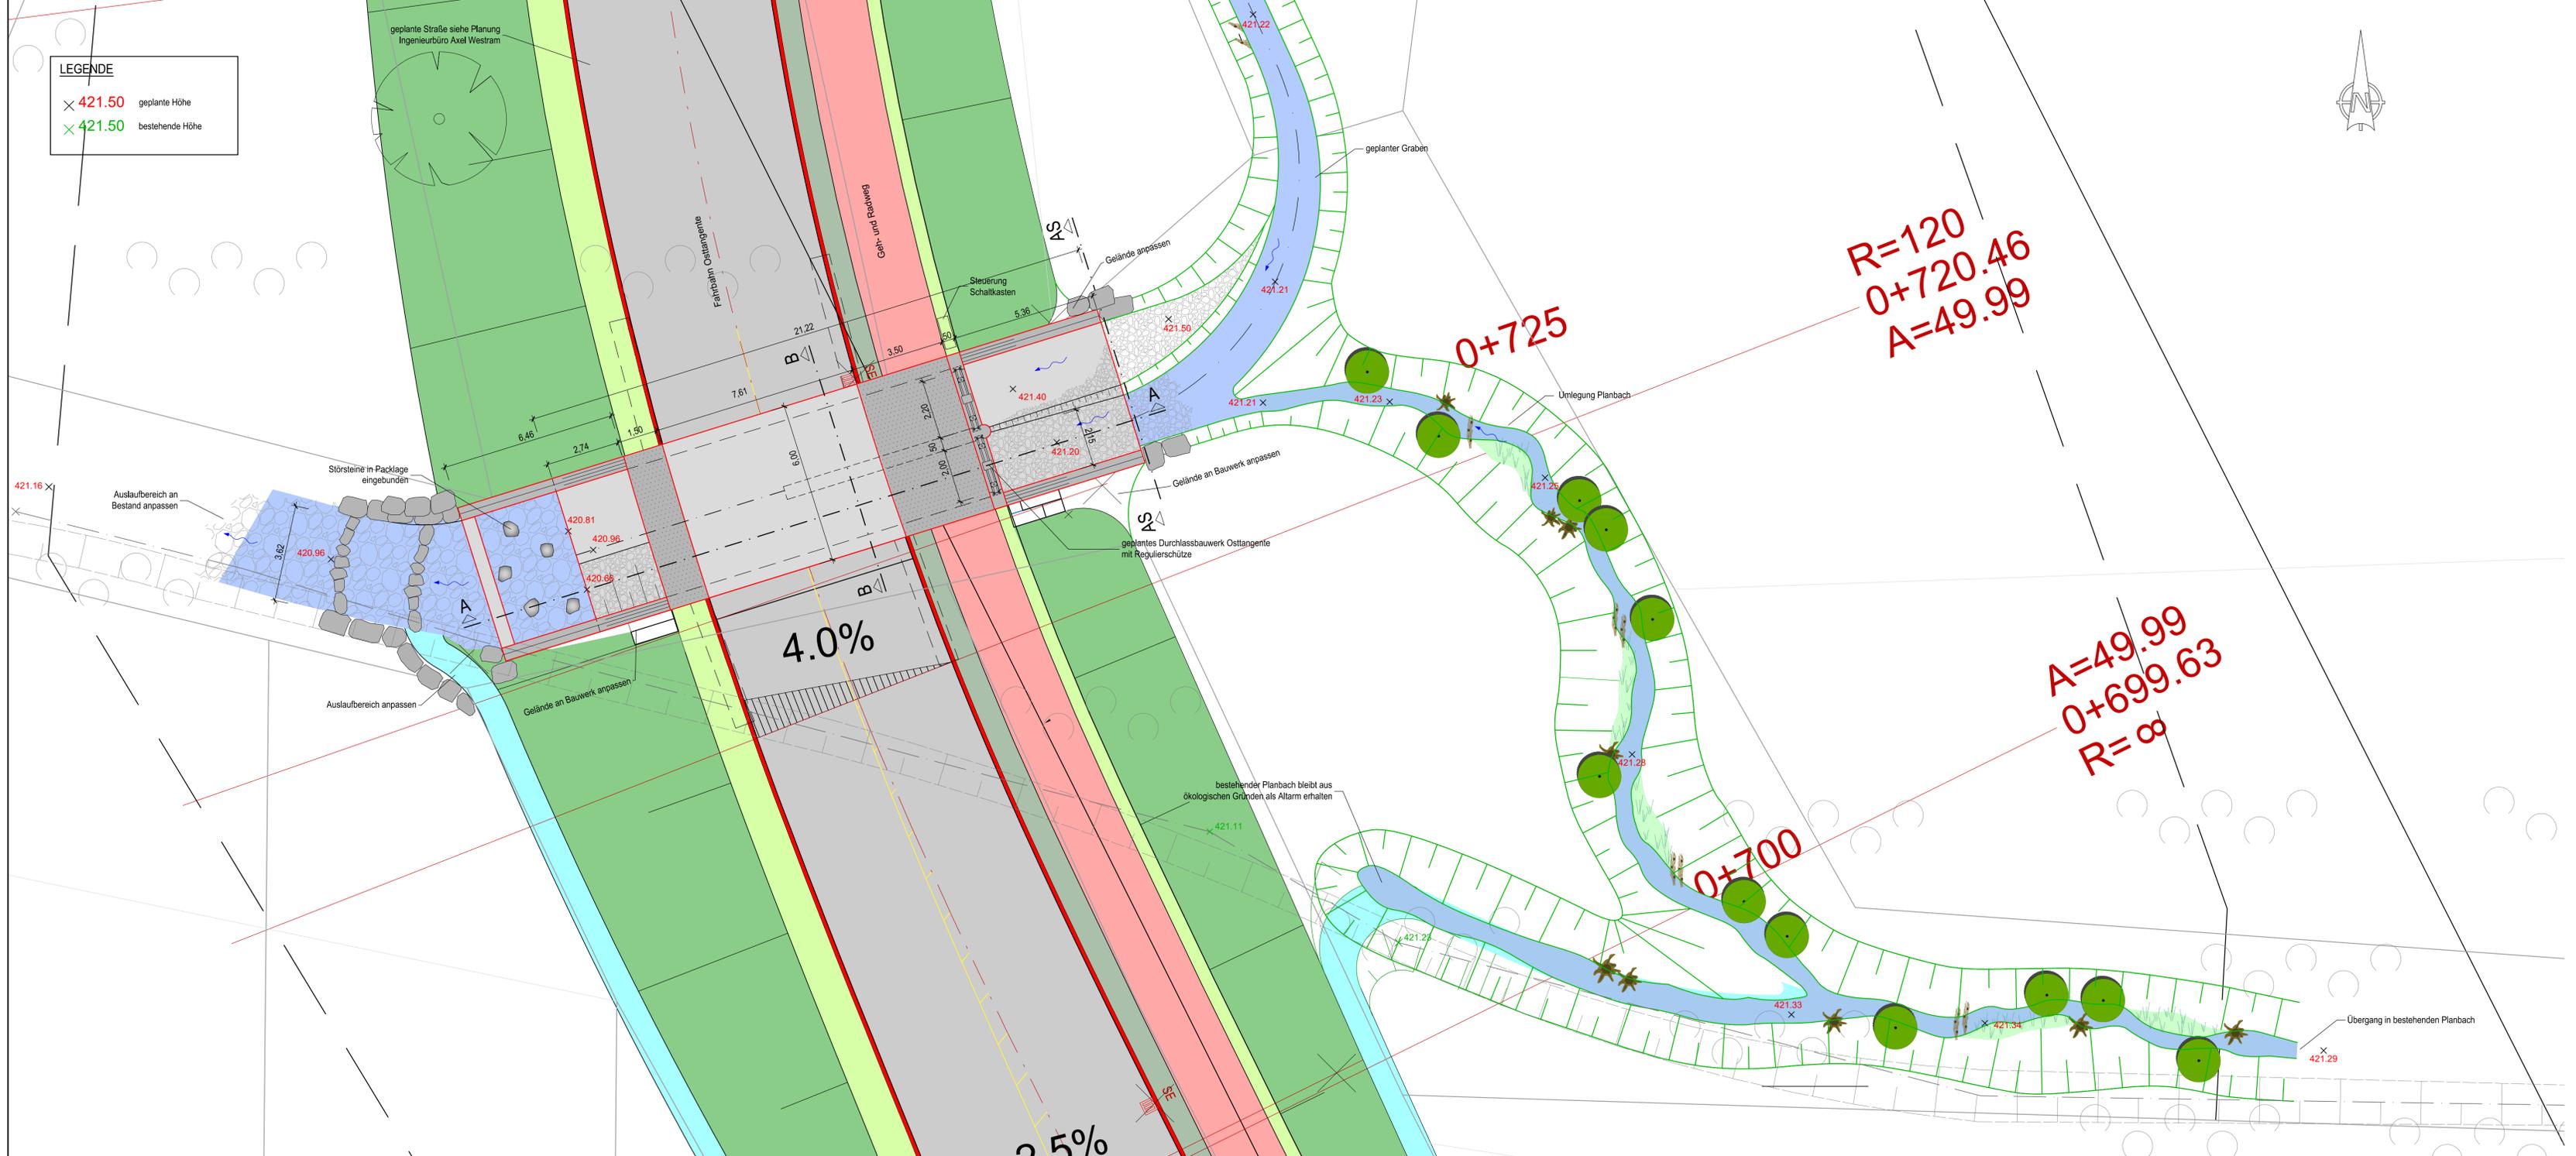

| Index | Name | Datum | Änderung |
|-------|------|------------|------------------------------------|
| a | dis | 25.01.2023 | Aktualisierung Kataster Stand 2021 |

UNGER ingenieure
Ingenieurgesellschaft mbH
Ingenieur seit 1948
Darmstadt ■ Freiburg ■ Homburg (Efze) ■ Koblenz ■ Mainz ■ Offenburg

UNGER ingenieure
Ingenieurgesellschaft mbH
Colombistraße 17
79098 Freiburg
fr@unger-ingenieure.de
www.unger-ingenieure.de
Telefon 0761 68009-0

Geitz und Partner GbR
Freie Landschaftsarchitekten und Hydrologen
70567 Stuttgart
Sigmaringer Str. 49
tel. 0711/217491-0, fax. 0711/217491-49, mail: info@geitz-partner.de

| | |
|---------------|-------------------------|
| Auftraggeber: | Gemeinde Magstadt |
| Projekt: | Hochwasserschutzkonzept |

| | | | | | | | |
|------------------|---|-------------|------------|--------------|---------|-----------------|--------------------|
| Planbezeichnung: | HRB Planbach Anlage 1 Lageplan Durchlassbauwerk | | | | | | |
| Name: | Stelzer | Datum: | 14.12.2016 | Projekt Nr.: | 2-970 | Planstatus: | Genehmigung |
| Bearbeitet: | Stelzer | Gezeichnet: | JoSied | Maßstab: | 1 : 100 | Zeichnungs Nr.: | 2066_gn_P_03_03_LP |
| Geprüft: | Stelzer | Stand: | 21.07.2017 | | | | |

Auftraggeber: _____ Planverfasser: _____

UNGER ingenieure
Ingenieurgesellschaft mbH
Colombistraße 17
79098 Freiburg
Tel.: 07 61 68009-0 - Fax -30

Freiburg, den 21.07.2017