


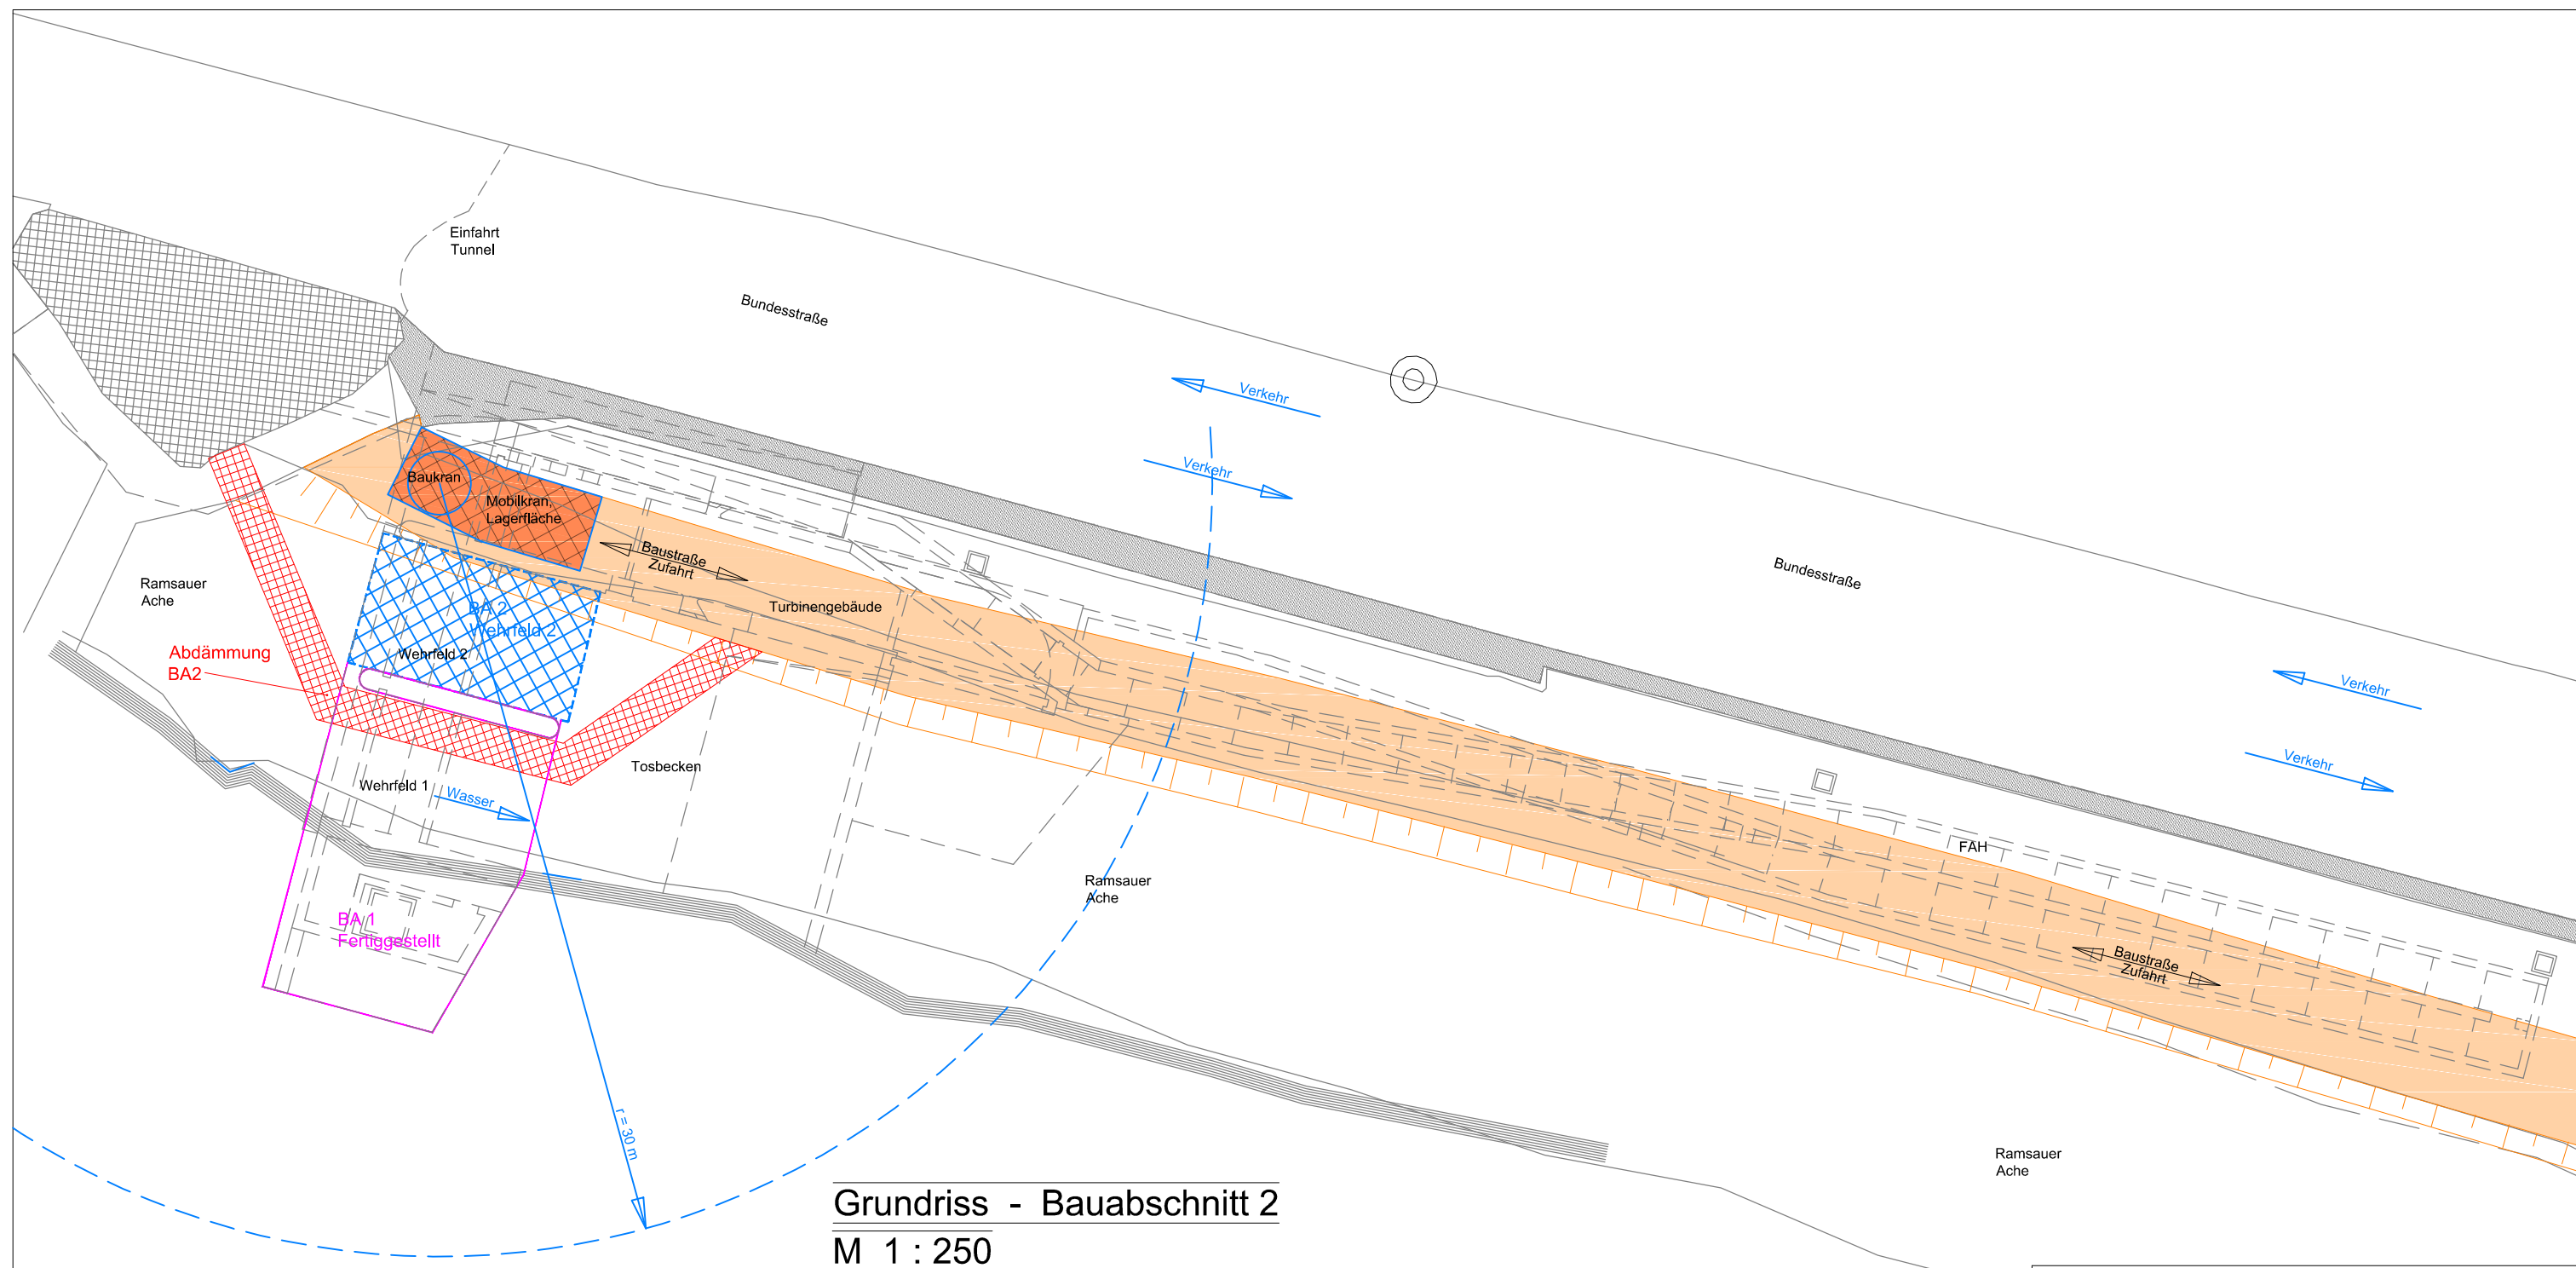

Bauabschnitt 2:

Bau des rechten (Blickrichtung flussaufwärts) Wehrfeldes (Nr. 2),
ohne Wehrtechnik.
Wasserableitung erfolgt über Wehrfeld Nr. 1.
Umsetzung der Baumaßnahmen ohne Behinderung
Bundesstraße B305.

PROJEKT: Neubau einer Wasserkraftanlage
am Felsentor an der Ramsauer Ache

BAUHERR: WKW Felsentunnel GmbH & Co.KG
Bergener Straße 10
D- 94256 Drachselsried

BAUABLAUF
GRUNDRISS - BA 2

INGENIEURBÜRO
DIPLO.-ING. FH BDB MICHAEL EDERER
HOCHBAU - INDUSTRIEBAU - STATIK
WASSERBAU - WASSERKRAFTANLAGEN
Am Hang 8
D- 92699 Bechtersrieth
Tel.: 0961 / 41 88 07 - Fax 0961 / 41 88 14
Web: www.IBEderer.de
eMail: IBEderer@t-online.de



Maßstab:
1 : 250
Datum:
15.11.2022
Plannummer:
BA-2