


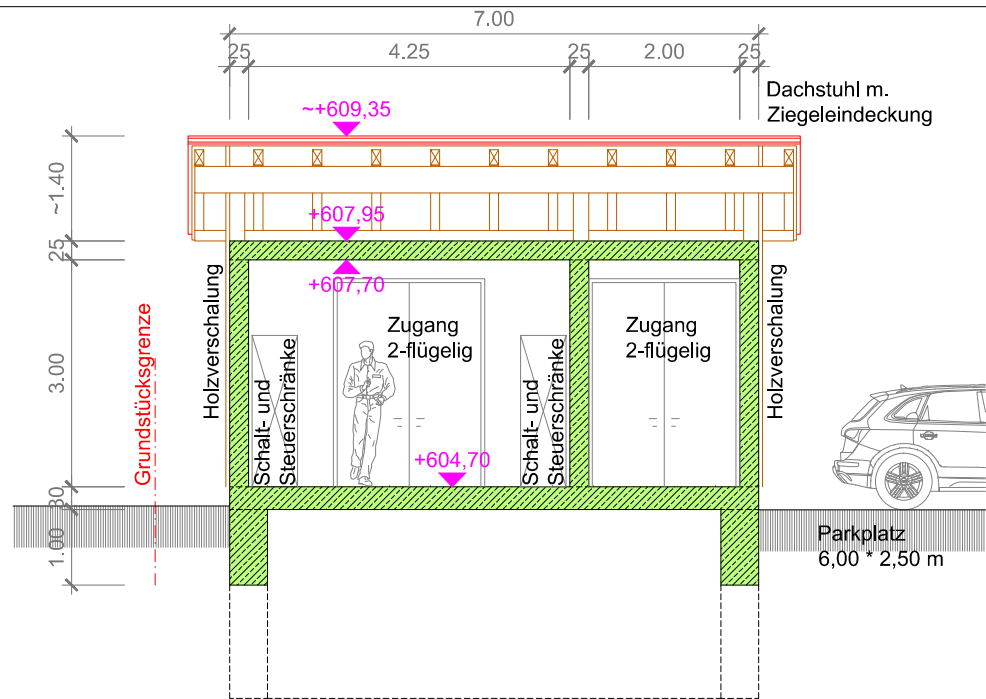


Längsschnitt 1-1 Betriebsgebäude


Alle Höhenangaben
bezogen auf das
Höhensystem
DE_DHHN2016_NH
= m üNN

+604,70
Asphalt
+603,78
Auffüllung, Kies, sandig lokal
schwach schluffig, mitteldicht bis
dicht, schwach feucht, graubraun


+601,22
Fels

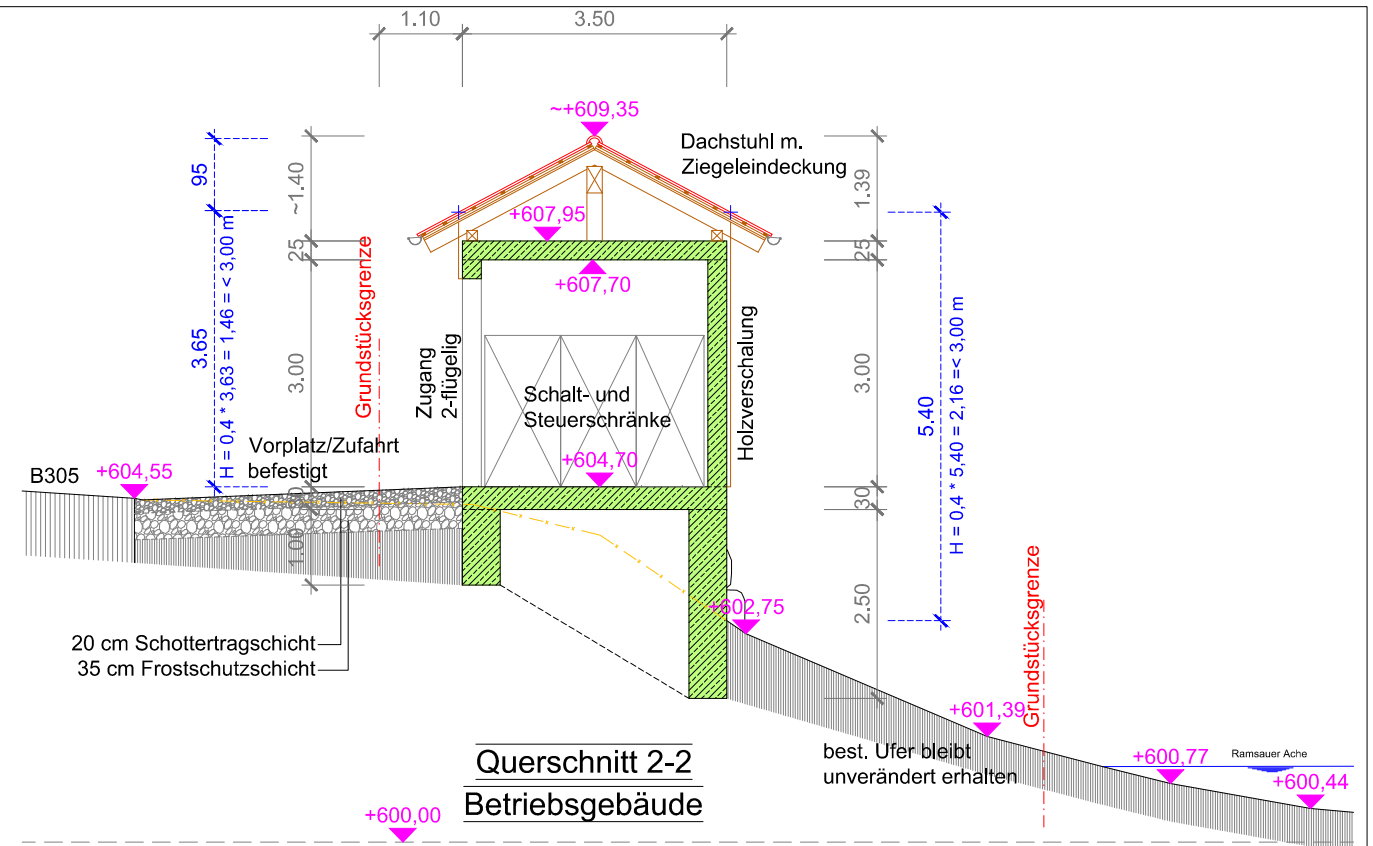

Querschnitt 2-2
Betriebsgebäude

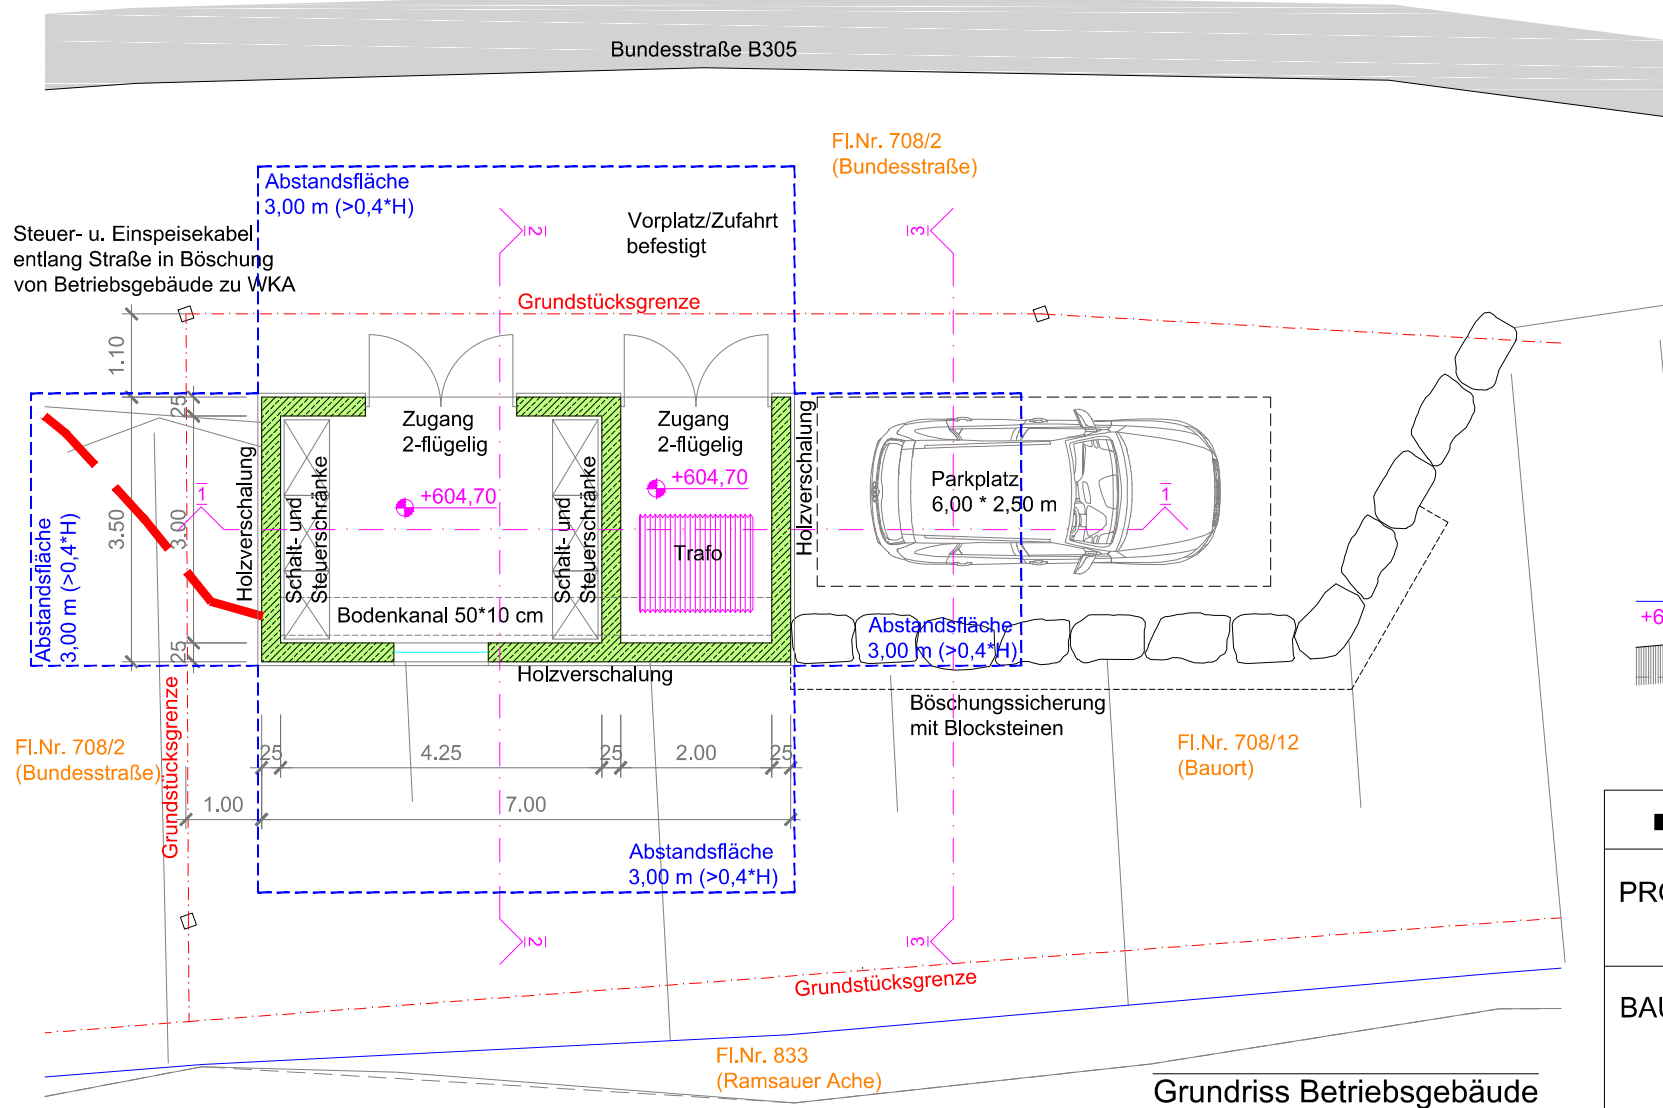

Grundriss Betriebsgebäude

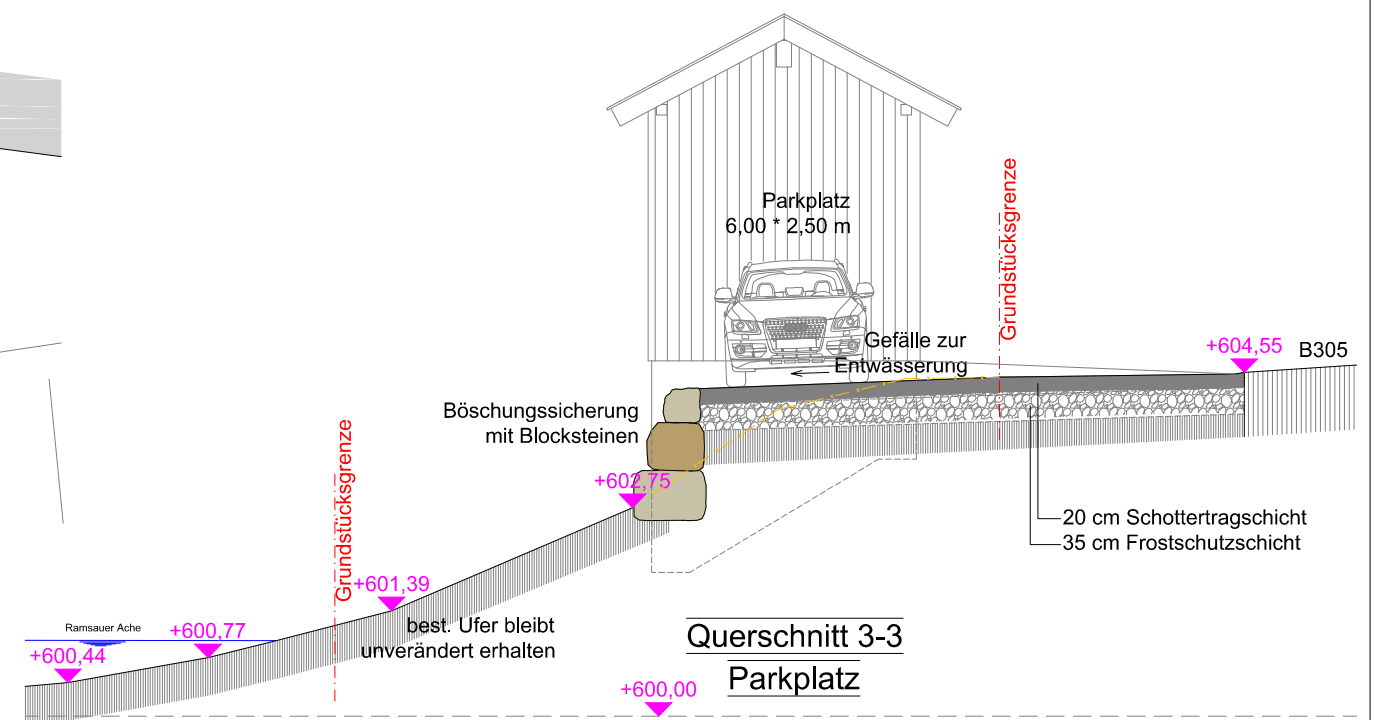

Querschnitt 3-3
Parkplatz

Eingabeplan

PROJEKT: Neubau einer Wasserkraftanlage
Felsentunnel an der ramsauer Ache

BAUHERR: WKW Felsentunnel GmbH & Co.KG
Bergener Straße 10
D- 94256 Drachselsried

Betriebsgebäude
Grundriss - Schnitte - Abstandsflächen

INGENIEURBÜRO
DIPL.-ING. FH BDB MICHAEL EDERER
HOCHBAU - INDUSTRIEBAU - STATIK
WASSERBAU - WASSERKRAFTANLAGEN
Hauptstraße 7
D- 92699 Bechtelsried
Tel.: 0961/41 88 07 - Fax 0961/41 88 14
Web: www.IBEderer.de
eMail: IBEderer@t-online.de

Maßstab:
1 : 100
Datum:
15.03.21
Plannummer:
E-5.1