

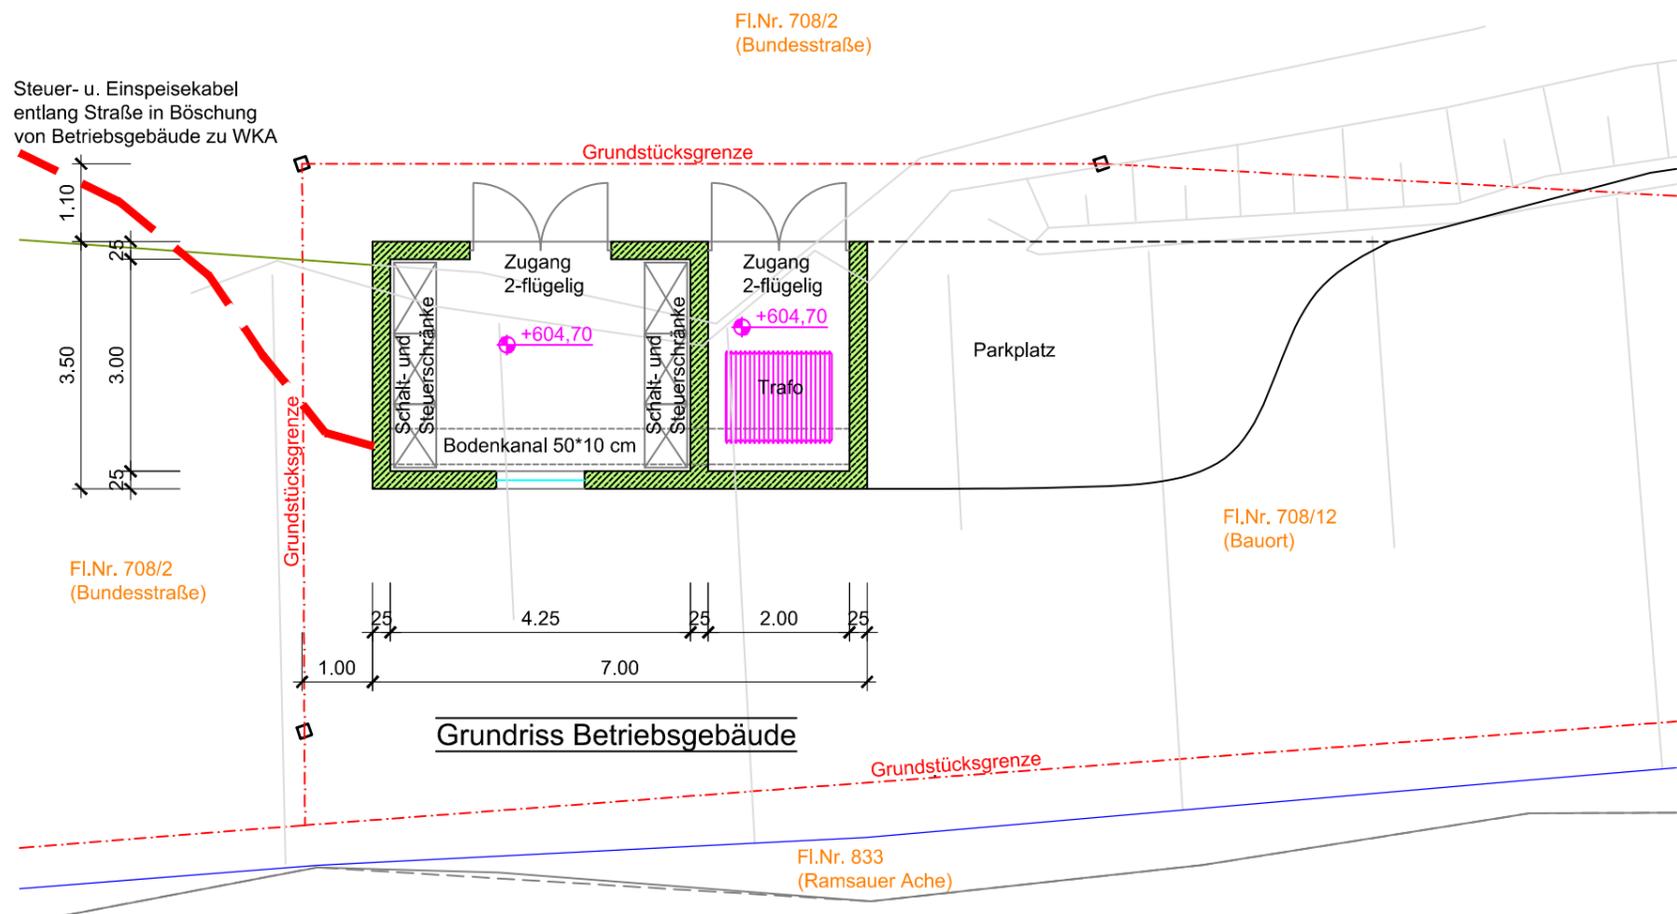


überholt

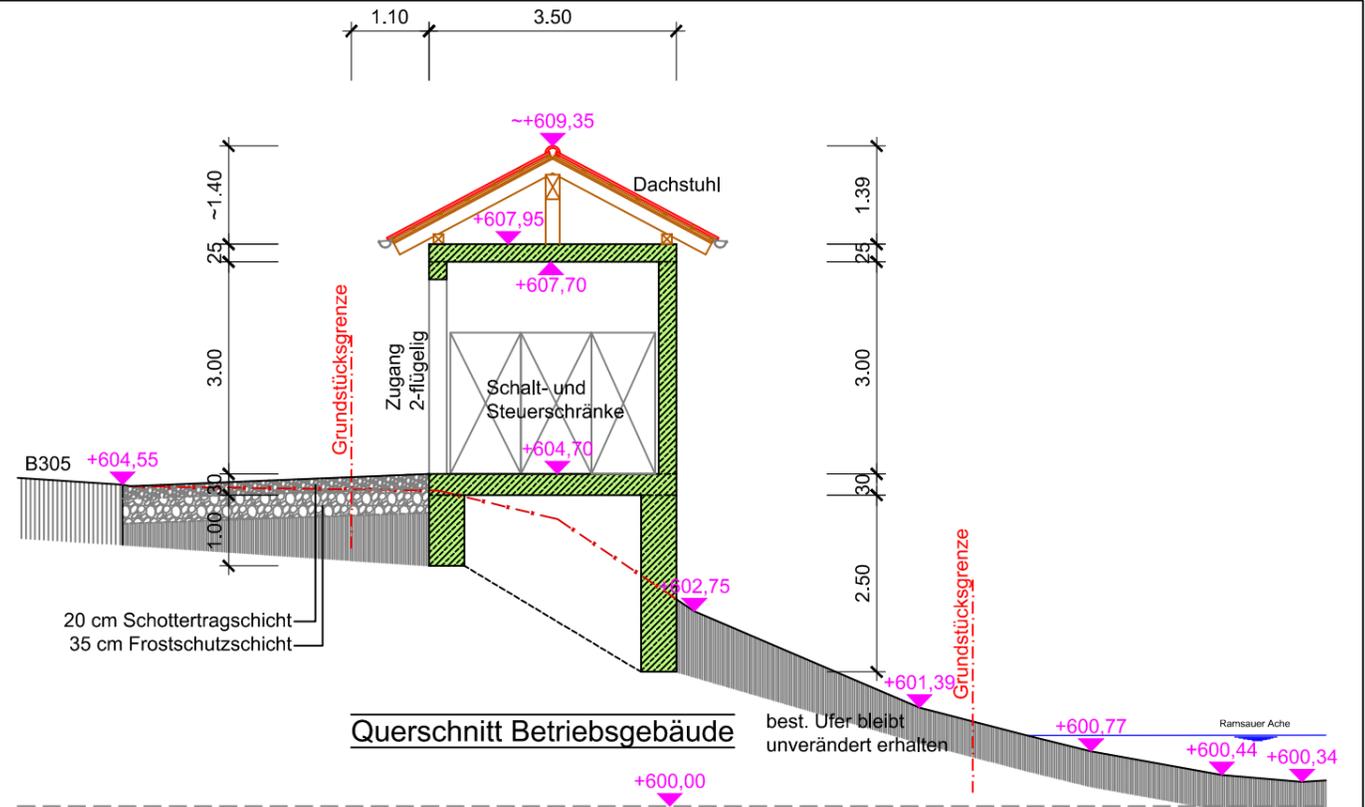

Alle Höhenangaben bezogen auf das Höhensystem DE_DHHN2016_NH = m üNNH

Eingabeplan	
PROJEKT:	Neubau einer Wasserkraftanlage Felsentunnel an der ramsauer Ache
BAUHERR:	WKW Felsentunnel GmbH & Co.KG Bergener Straße 10 D- 94256 Drachselsried Unterschrift: _____
Betriebsgebäude Grundriss - Schnitte	
INGENIEURBÜRO DIPL.-ING. FH BDB MICHAEL EDERER HOCHBAU - INDUSTRIEBAU - STATIK WASSERBAU - WASSERKRAFTANLAGEN Hauptstraße 7 D- 92699 Bechtelsried Tel.: 0961 / 41 88 07 - Fax 0961 / 41 88 14 Web: www.IBEderer.de eMail: IBEderer@t-online.de	Maßstab: 1 : 100 Datum: 16.07.18 Plannummer: E-5

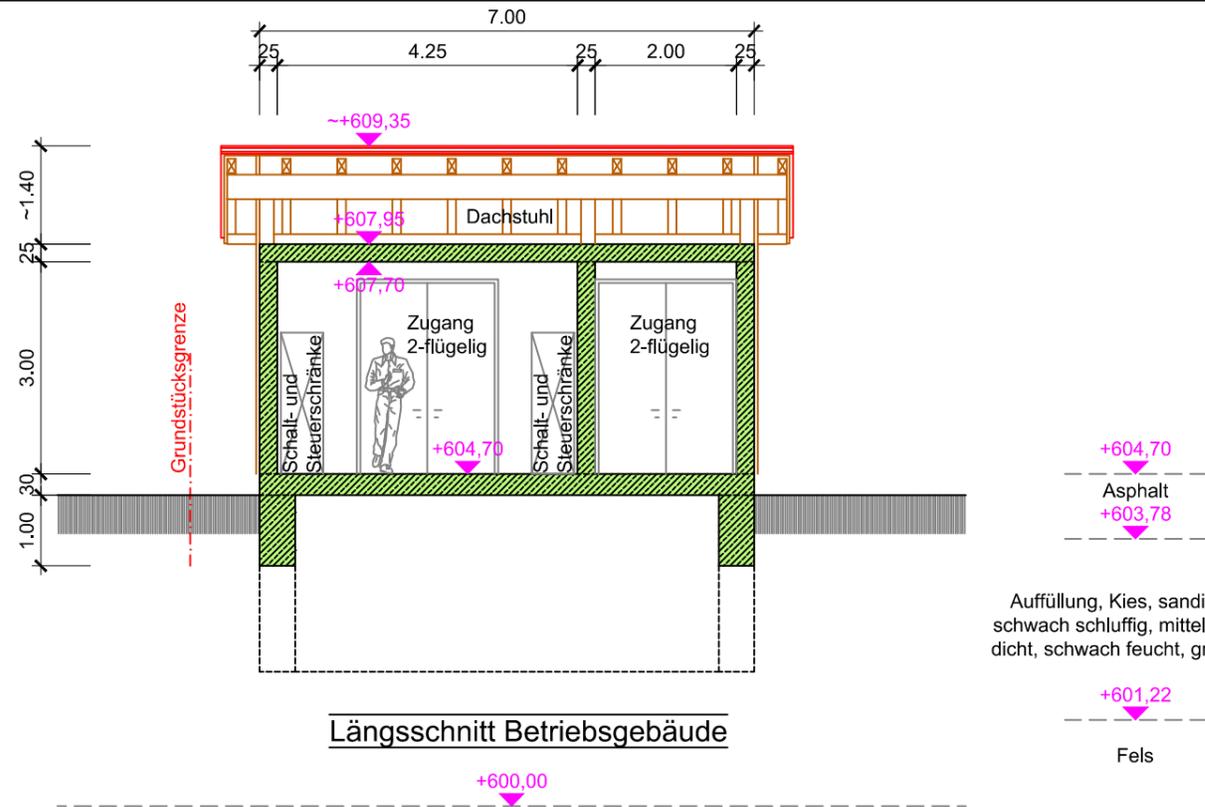

Das Urbaudokument dieser Zeichnung verleiht kein, Wiederholung an Dritte, verbunden. Weiterführende Besetzung per Post oder am Bauort vorzunehmen. Folien nach nach.