
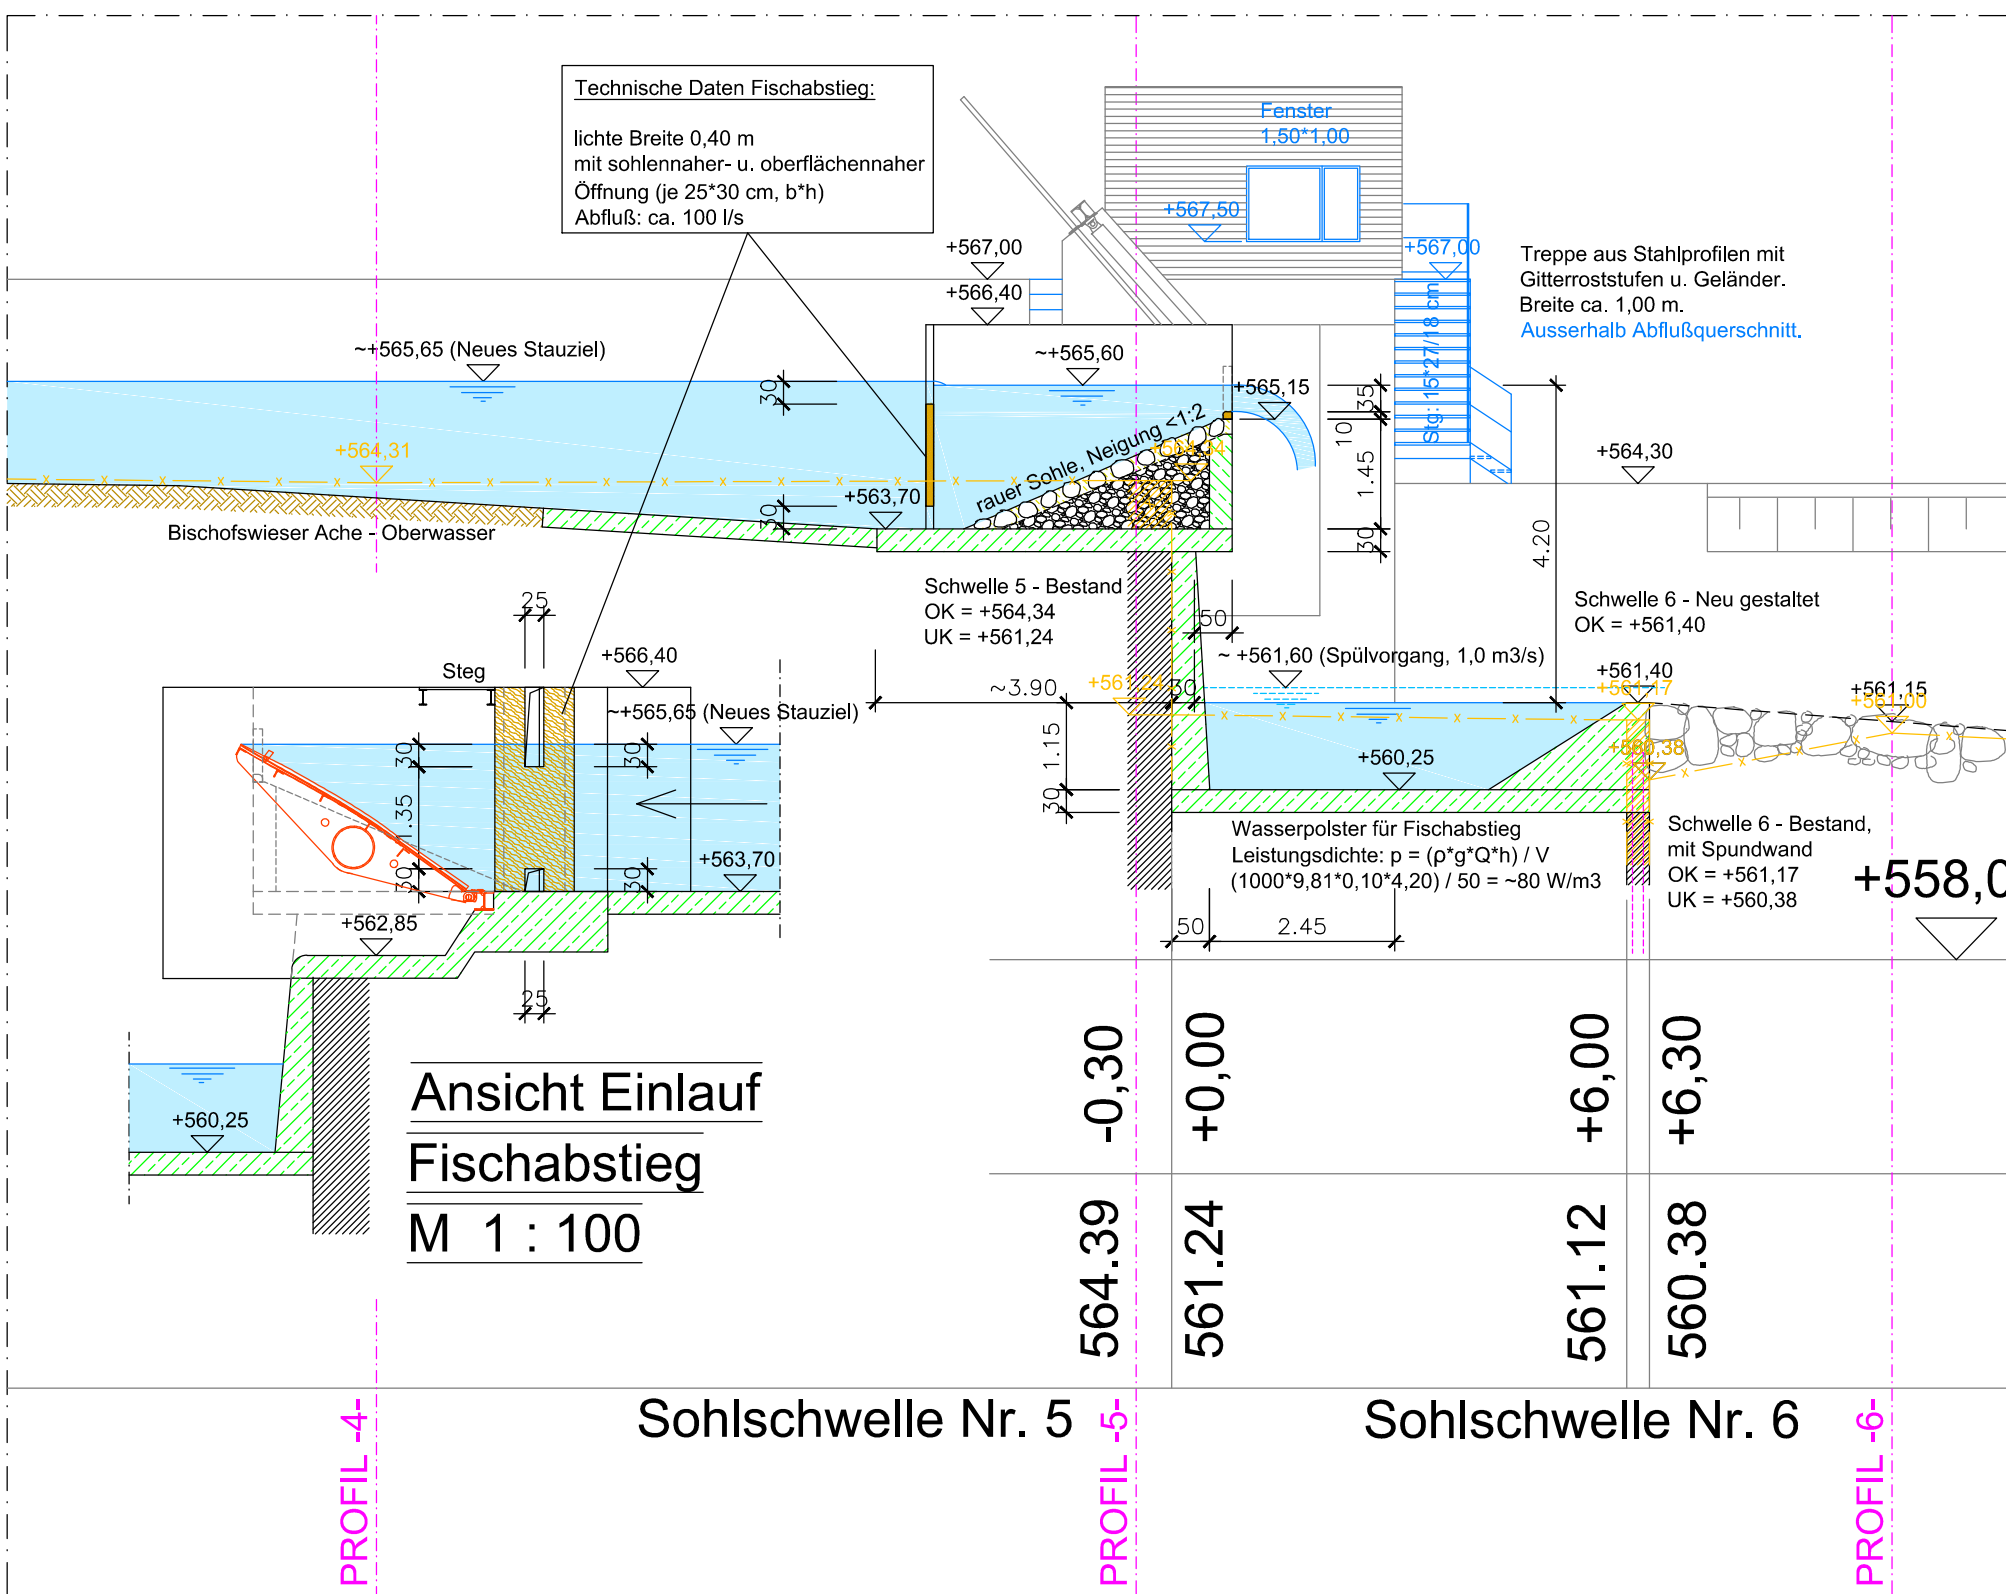


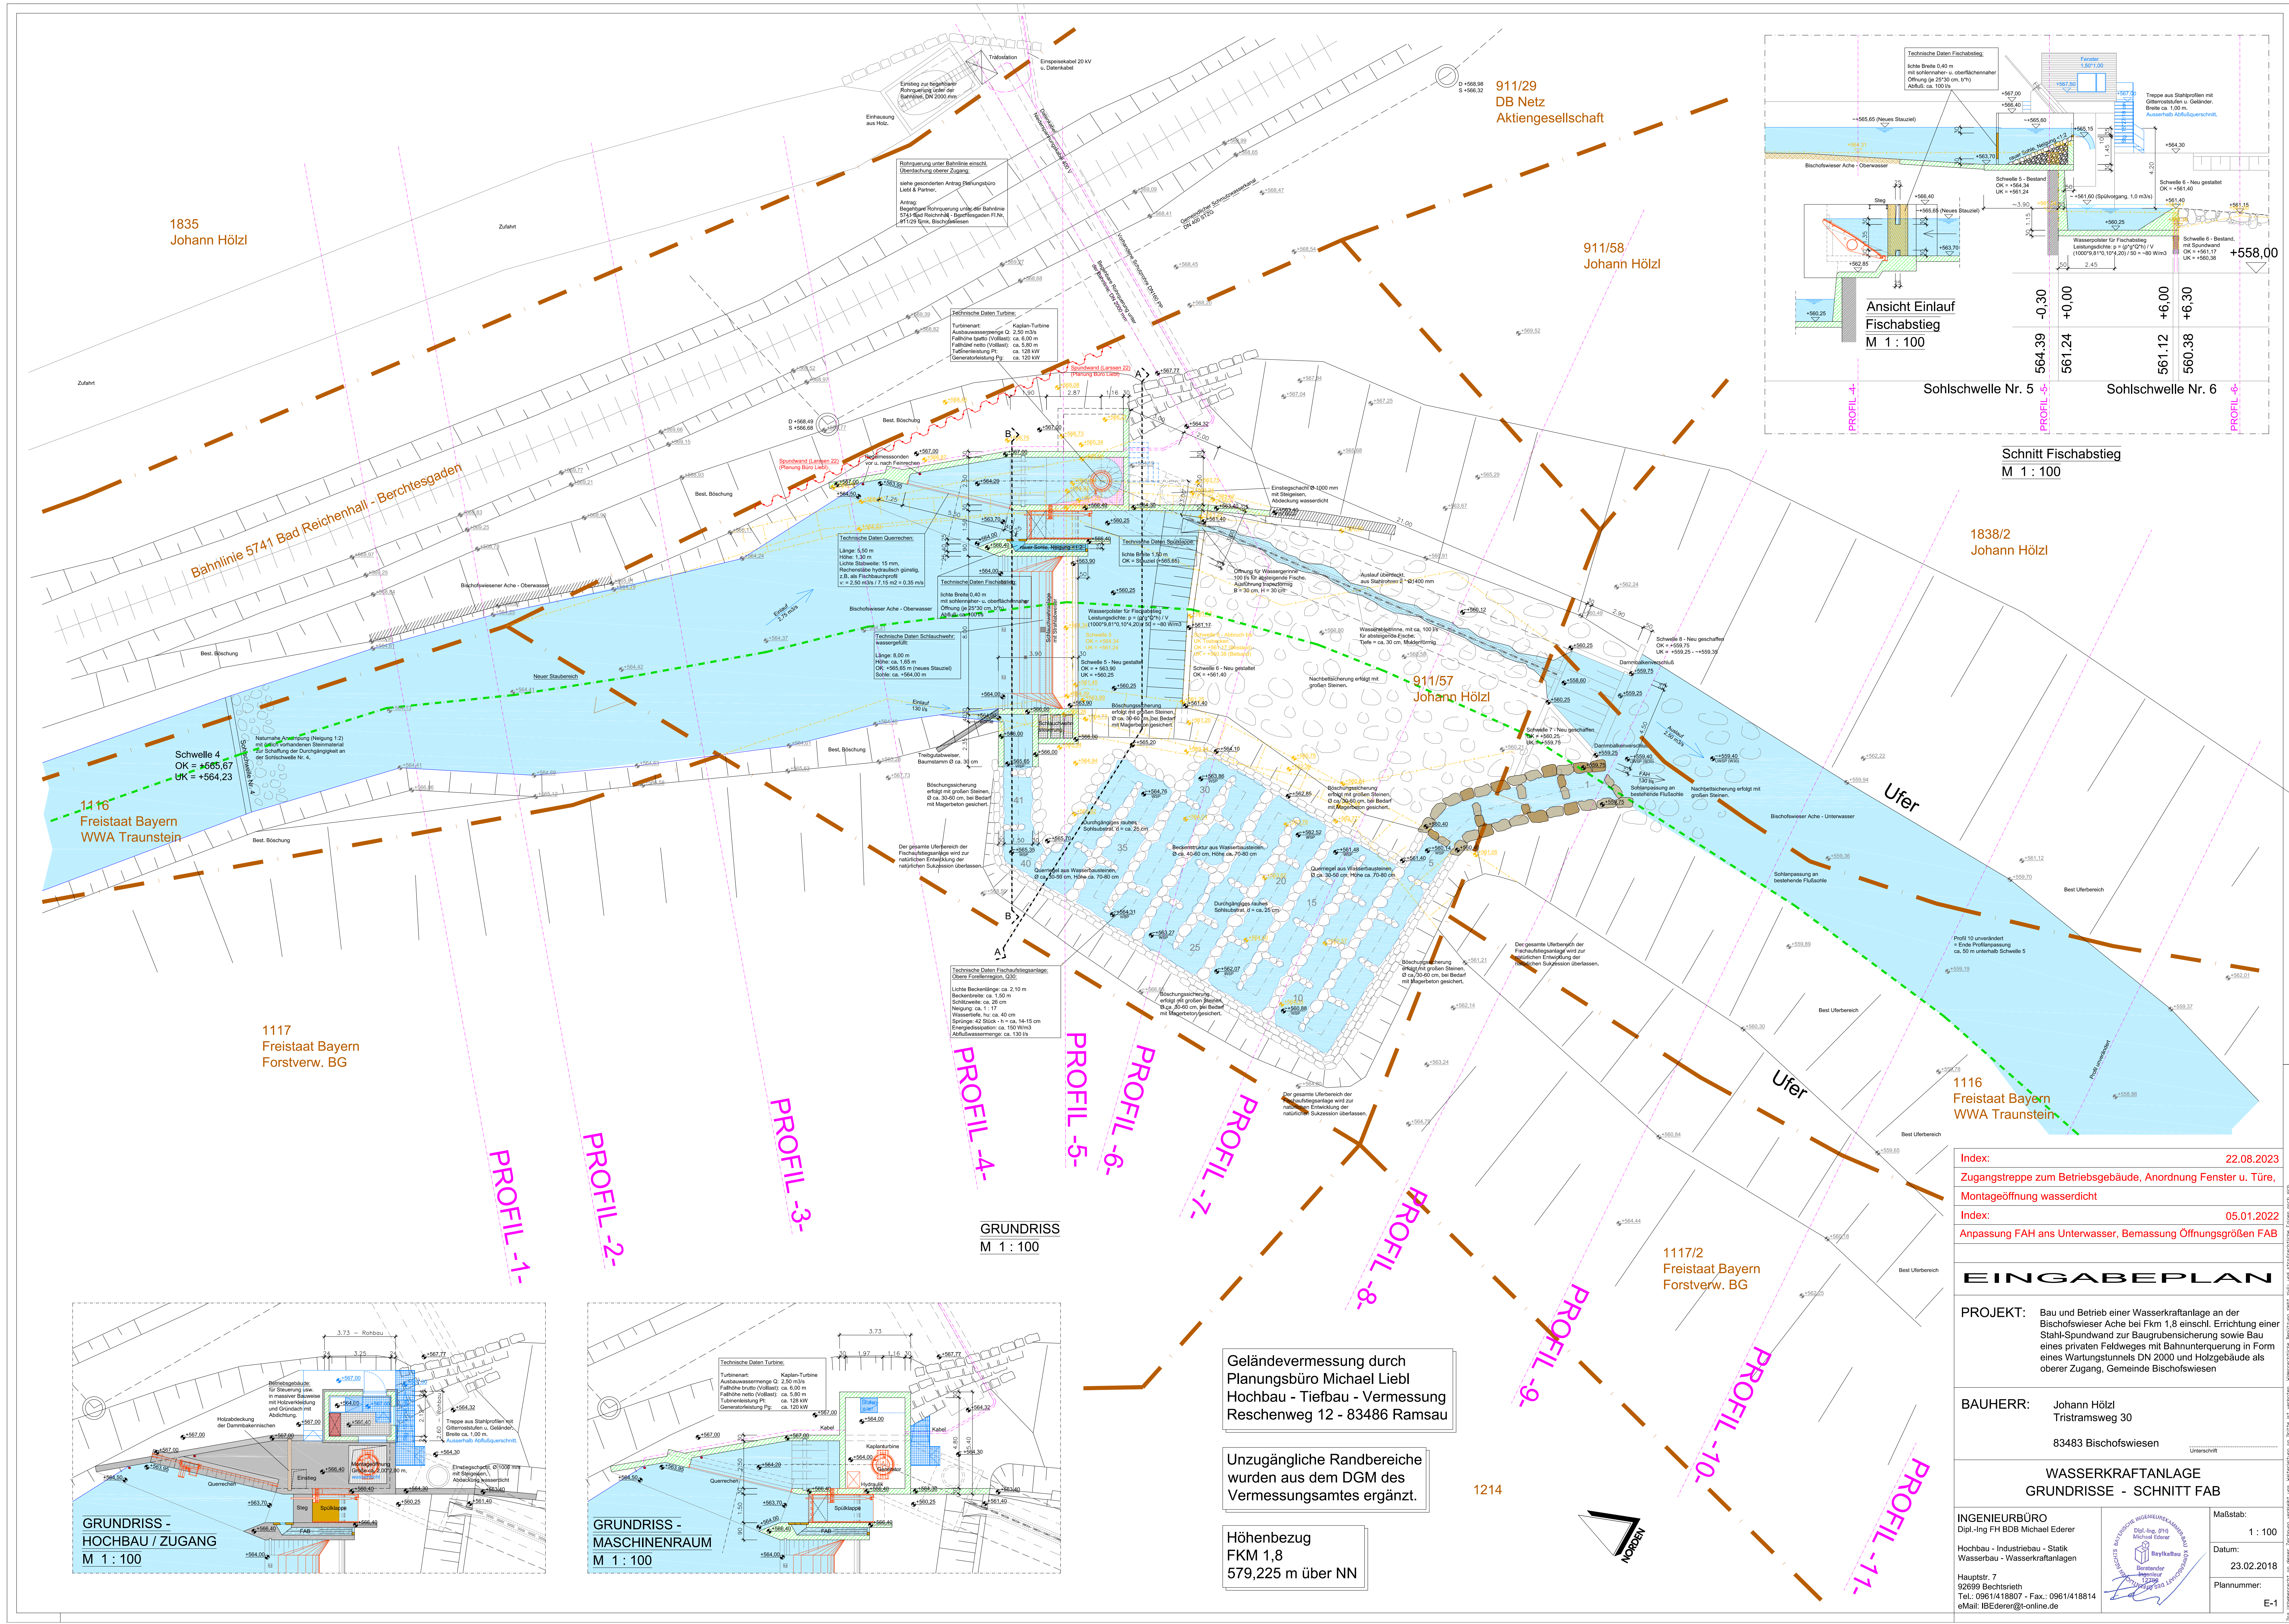

Schnitt Fischabstieg
M 1:100

1838/2
Johann Hölzl

1116
Freistaat Bayern
WWA Traunstein

Index: 22.08.2023
Zugangstreppe zum Betriebsgebäude, Anordnung Fenster u. Türe,
Montageöffnung wasserdicht
Index: 05.01.2022
Anpassung FAH ans Unterwasser, Bemessung Öffnungsgrößen FAB

EINGABEPLAN



PROJEKT: Bau und Betrieb einer Wasserkraftanlage an der
Bischofswieser Ache bei Fkm 1,8 einschl. Errichtung einer
Stahl-Spundwand zur Baugrubensicherung sowie Bau
eines privaten Feldweges mit Bahnunterquerung in Form
eines Wartungstunnels DN 2000 und Holzgebäude als
oberer Zugang, Gemeinde Bischofswiesen

BAUHERR: Johann Hölzl
Tristransweg 30
83483 Bischofswiesen

WASSERKRAFTANLAGE GRUNDRISSSE - SCHNITT FAB

INGENIEURBÜRO
Dipl.-Ing. FH BDB Michael Ederer
Hochbau - Industriebau - Statik
Wasserbau - Wasserkraftanlagen
Hauptstr. 7
92699 Bechtelsried
Tel.: 0961/418807 - Fax.: 0961/418814
eMail: IBEderer@t-online.de

Maßstab:
1:100
Datum:
23.02.2018
Plannummer:
E-1

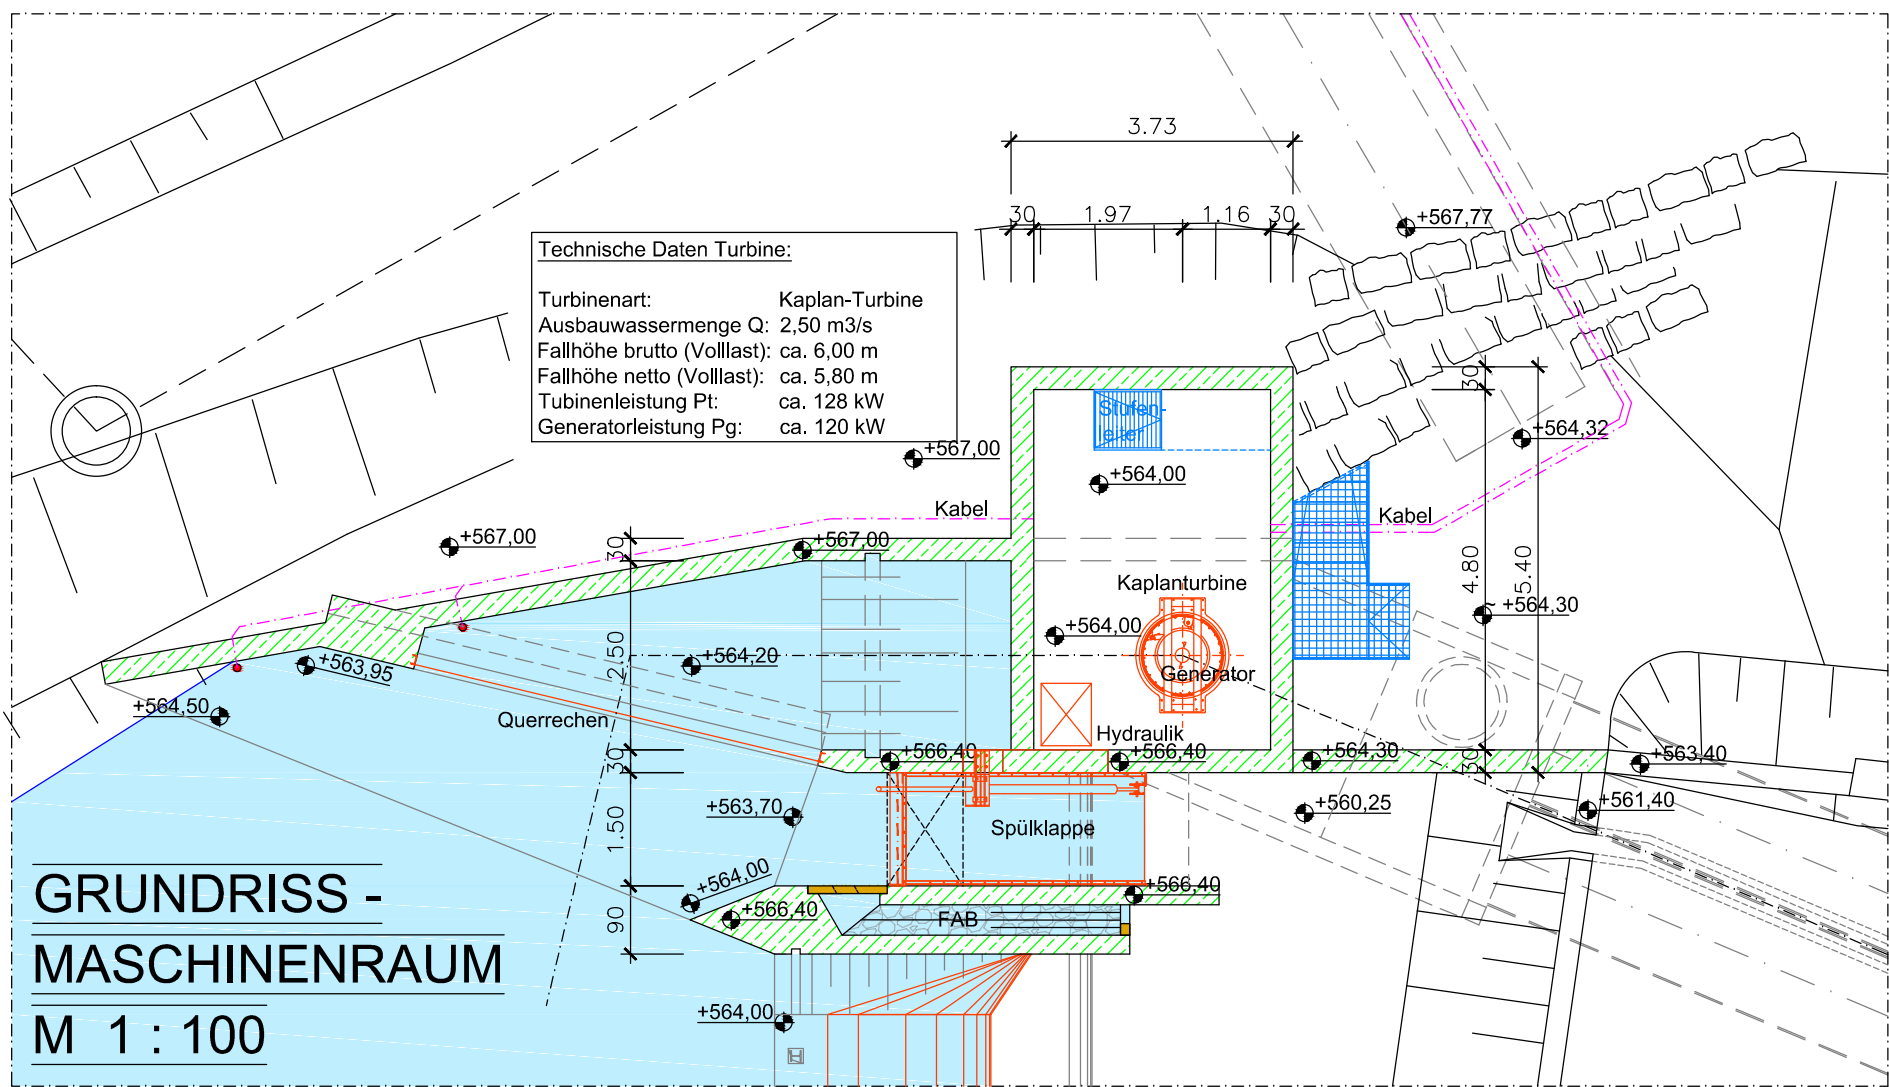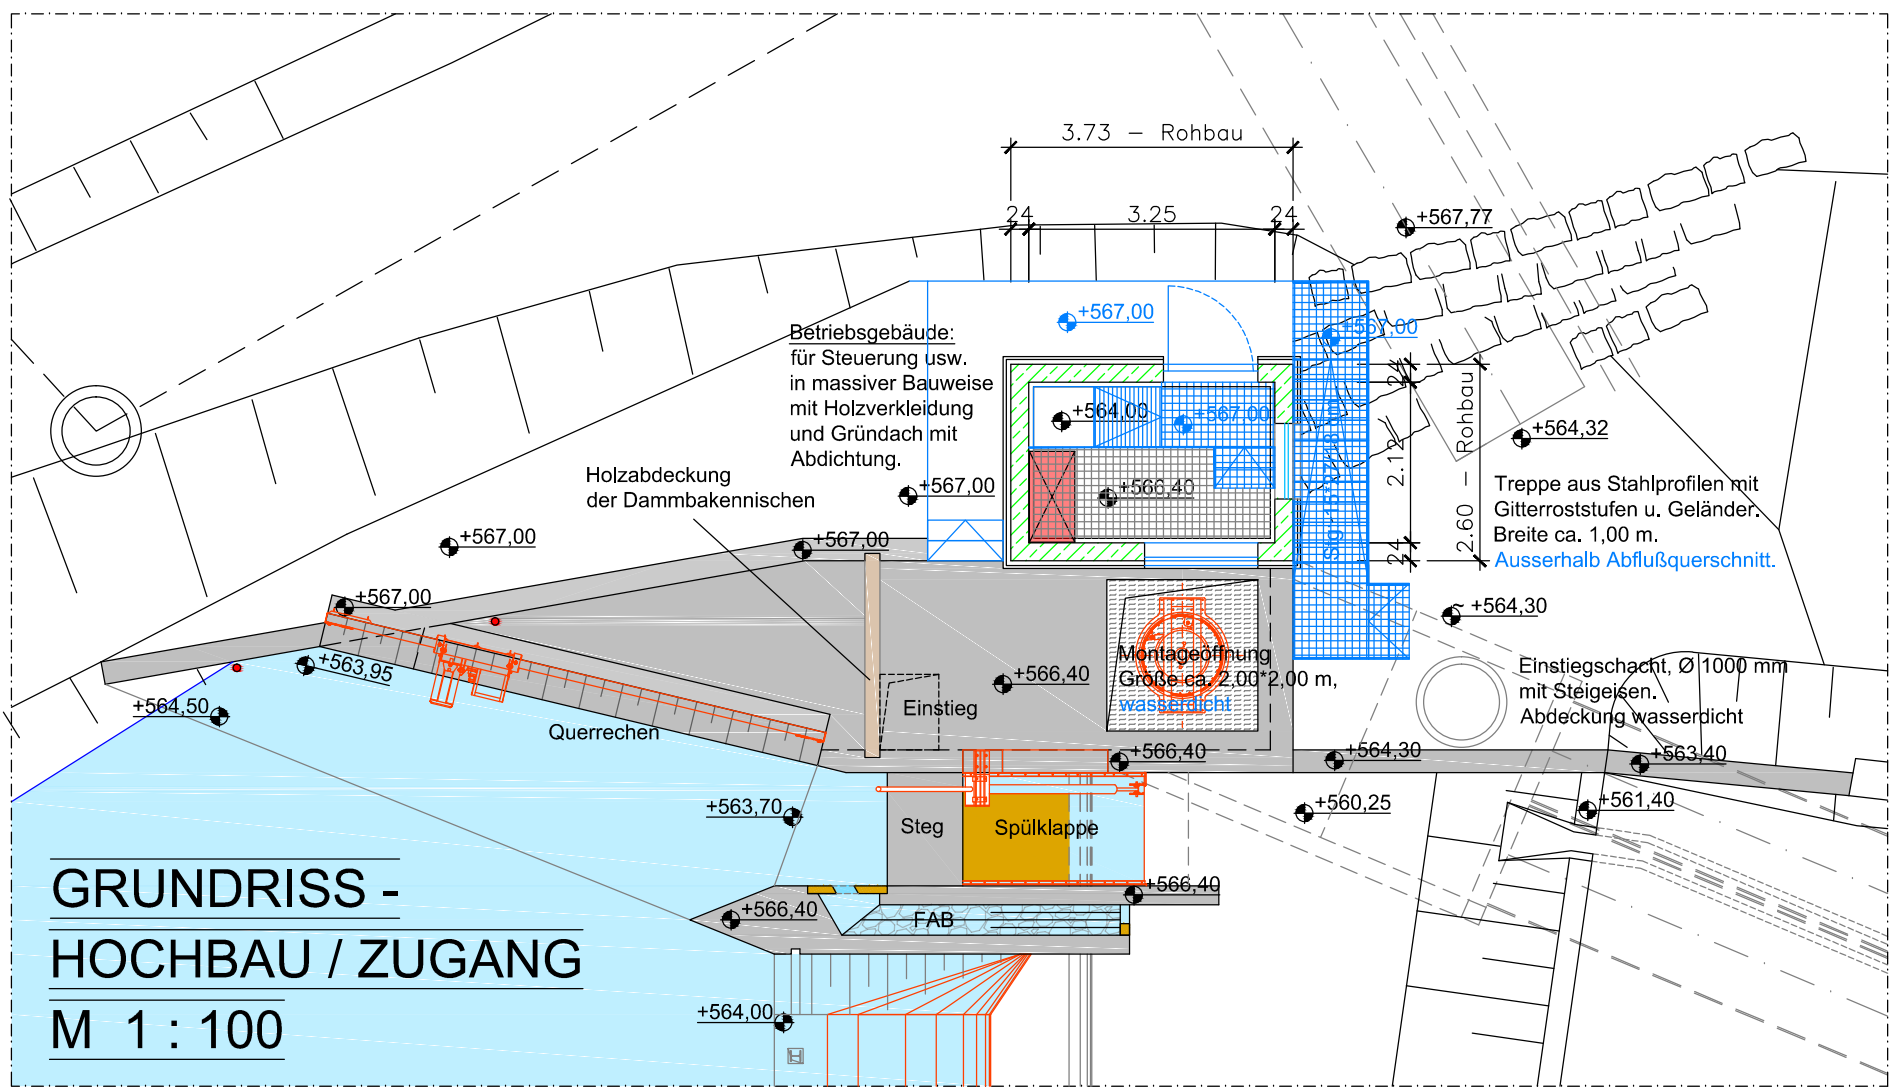

Geländevermessung durch
Planungsbüro Michael Liebl
Hochbau - Tiefbau - Vermessung
Reschenweg 12 - 83486 Ramsau

Unzugängliche Randbereiche
wurden aus dem DGM des
Vermessungsamtes ergänzt.

Höhenbezug
FKM 1,8
579,225 m über NN

