
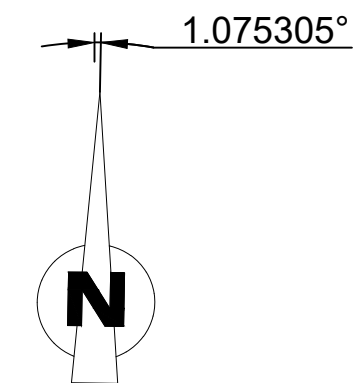


	Antrag auf Errichtung und Betrieb gemäß § 16 Abs. 1 BImSchG	Uniper Kraft- werke GmbH
KW Irsching – Neubau Block 6 (bnBm-Gasturbinenanlage) Bauordnungsrechtliche Unterlagen		Kapitel 10

10.2 Lageplan

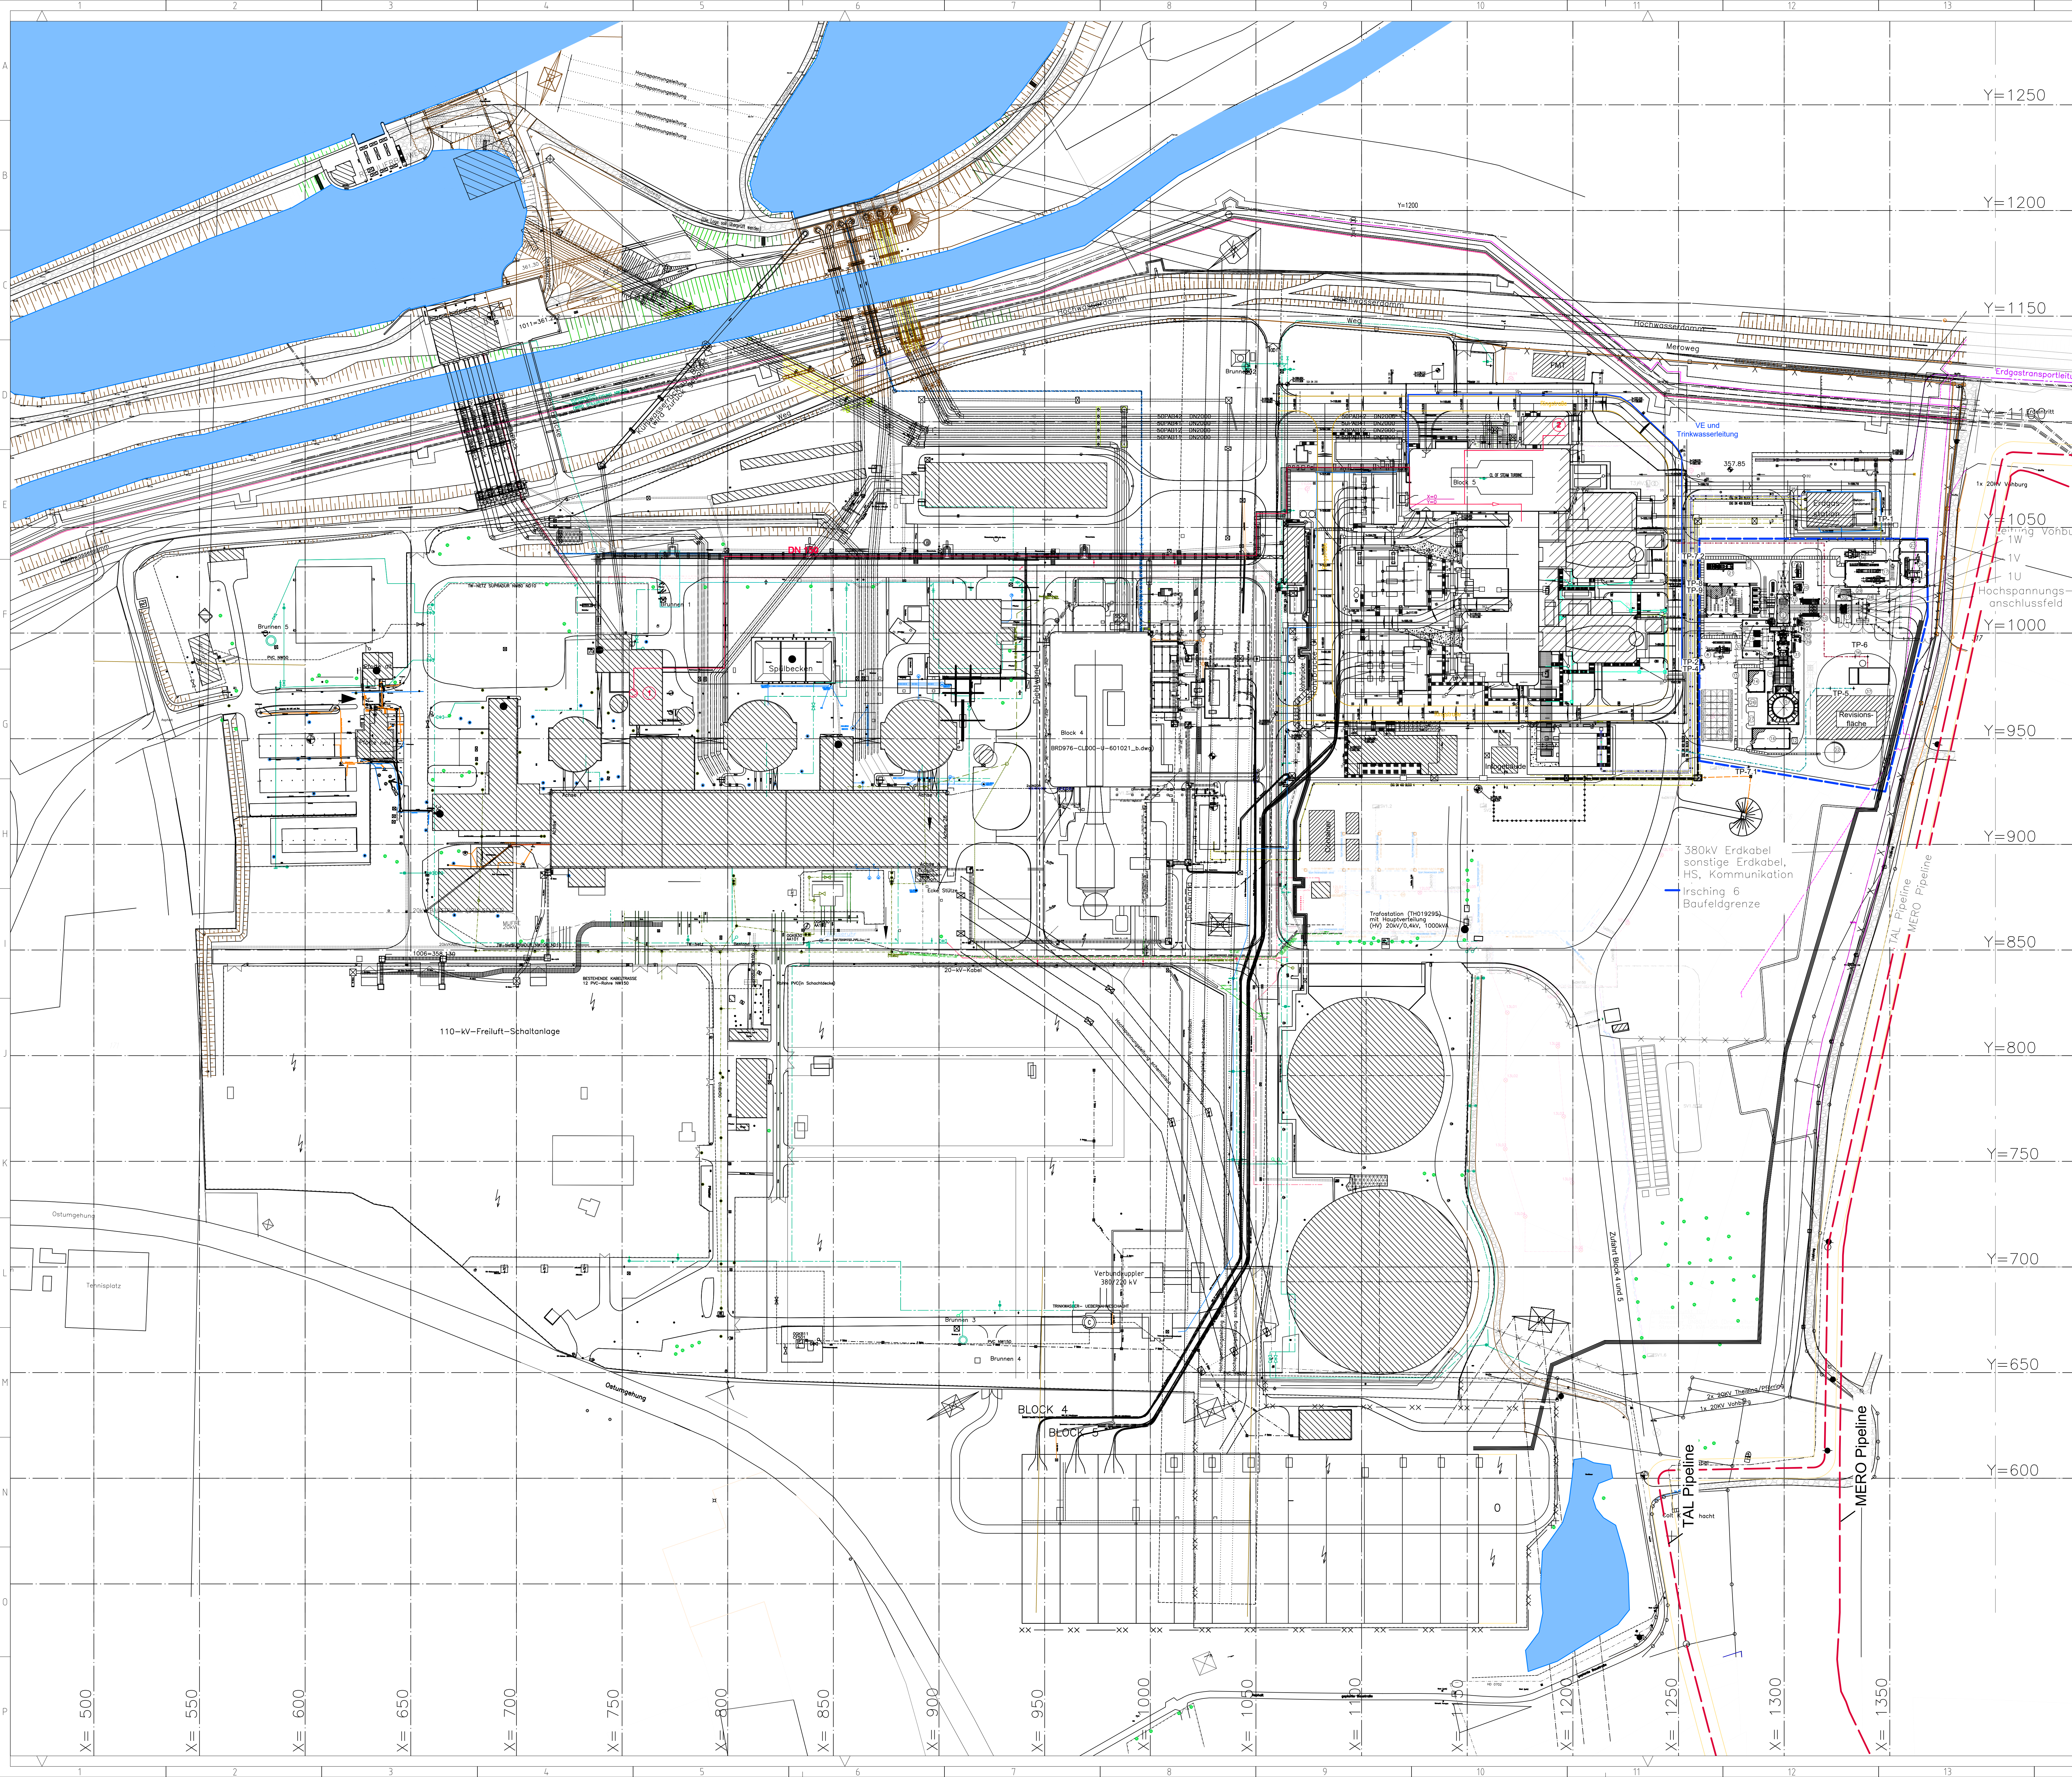

Legende	
Position	Beschreibung
1	Gasturbine (GT)
2	Generator der GT
3	Luftansaugung für die GT
4	Abgasdiffusor der GT
5	Schornstein
6	Container für E-Technik und Leittechnik
7	Einspritzwasseranlage für GT-Luftansaugung
8	Gasfiltration
9	Generatorableitung
10	Generatorschalter
11	Eigenbedarfstransformer
12	EMI-Messcontainer
13	Rückkühler der GT
14	Zwischenkühlwasserpumpenhaus
15	Abstützung für Rohrleitung
16	Gebäude Druckluftanlage und VE-Wasserpumpen
17	Gasreduzierstation
18	Abgasdiffusor der GT
19	Abluftgebläse der GT-Schallhaube
20	GT Generator Gebläse
21	Container Notstromaggregat
22	VE-Wassertank
23	Gebäude für Gaszählung und elektrische Ausrüstung
24	Gebäude für Gasvorwärmung
25	Ölabscheider
26	Sammelbecken/Neutralisation Schornsteinentwässerung
27	Container für Neutralisation mit Chemikalie
28	Maschinentransformer
29	Maschinentransformer Sternpunktbleiter
30	Maschinentransformer Sternpunktrenner
31	Schallhaube GT
32	Schallhaube Generator
33	Schallhaube Nebenanlagen
34	Gasvorfiltration
35	Ausgleichsbehälter
36	Sedimentationsanlage, Regenrückhaltebecken
37	Abwasserbecken und Abwasserhebenanlage
38	GT-Reinigung Wasserbecken
39	Sammelbecken Fogging Abwasser
40	Reinigung des Gasturbinen-Kompressors
41	Lufttrockner

Schnittstellen	
TP-01	Erdgas
TP-02	VE - Wasser
TP-03	- entfallen -
TP-04	Trinkwasser
TP-05	Schmutzwasser
TP-06	Regenwasser
TP-07.1	Feuerlöschwasser
TP-07.2	Feuerlöschwasser
TP-08	Verbindung zur zentralen Leitwarte
TP-09	6kV-Anschluss

01	Liwowski	19.02.2020	Überarbeitet für Genehmigung	Liwowski	19.02.2020		
02	Liwowski	27.01.2020	neue AEN Rev eingefügt, allg. Bearbeitung	Liwowski	27.01.2020		
03	Liwowski	28.01.2020	neue Revision EAN eingefügt, allg. Bearbeitung	Liwowski	28.01.2020		
04	Liwowski	22.11.2019	aktualisierte Ansaldo Planung, allg. Überarbeitung	Liwowski	22.11.2019		
Rev.	Name	Date	Description of revision	Checked	Date	Approved	Date

Project No.: C65158 Dok.-ID:

Site / Designation
**Irsching
Neubau Block 6**

Client:

Designer:
uni per

Contractor:

Part of Plant:
Gesamtanlage

Description:
**Irsching 6
Lageplan mit Erdkabel**

Client document ID:
--- 00 U00 --- MLD00 UTGAP 002

Designer document ID:
GIS 00 U00 UTGAP TZL 002

Contractor document ID:

Phase: Identifikation

Document Type: Lageplan

Purpose: zur Freigabe IDCI

Confidentiality:

Scale: 1:1000

Format: A0

Sheet:

Origin: Rep. for: Rep. by:

Copyright reserved: Preparation as well as adaptation of this document, application and communication of the document content are prohibited, except as stated otherwise in document. Contractor consents to a cooperation. A 0.1 x A 0.1 - Drawing Modification only in CAD-systems