



GRUNDRISS EBENE -0.30 m
MAßSTAB 1:100

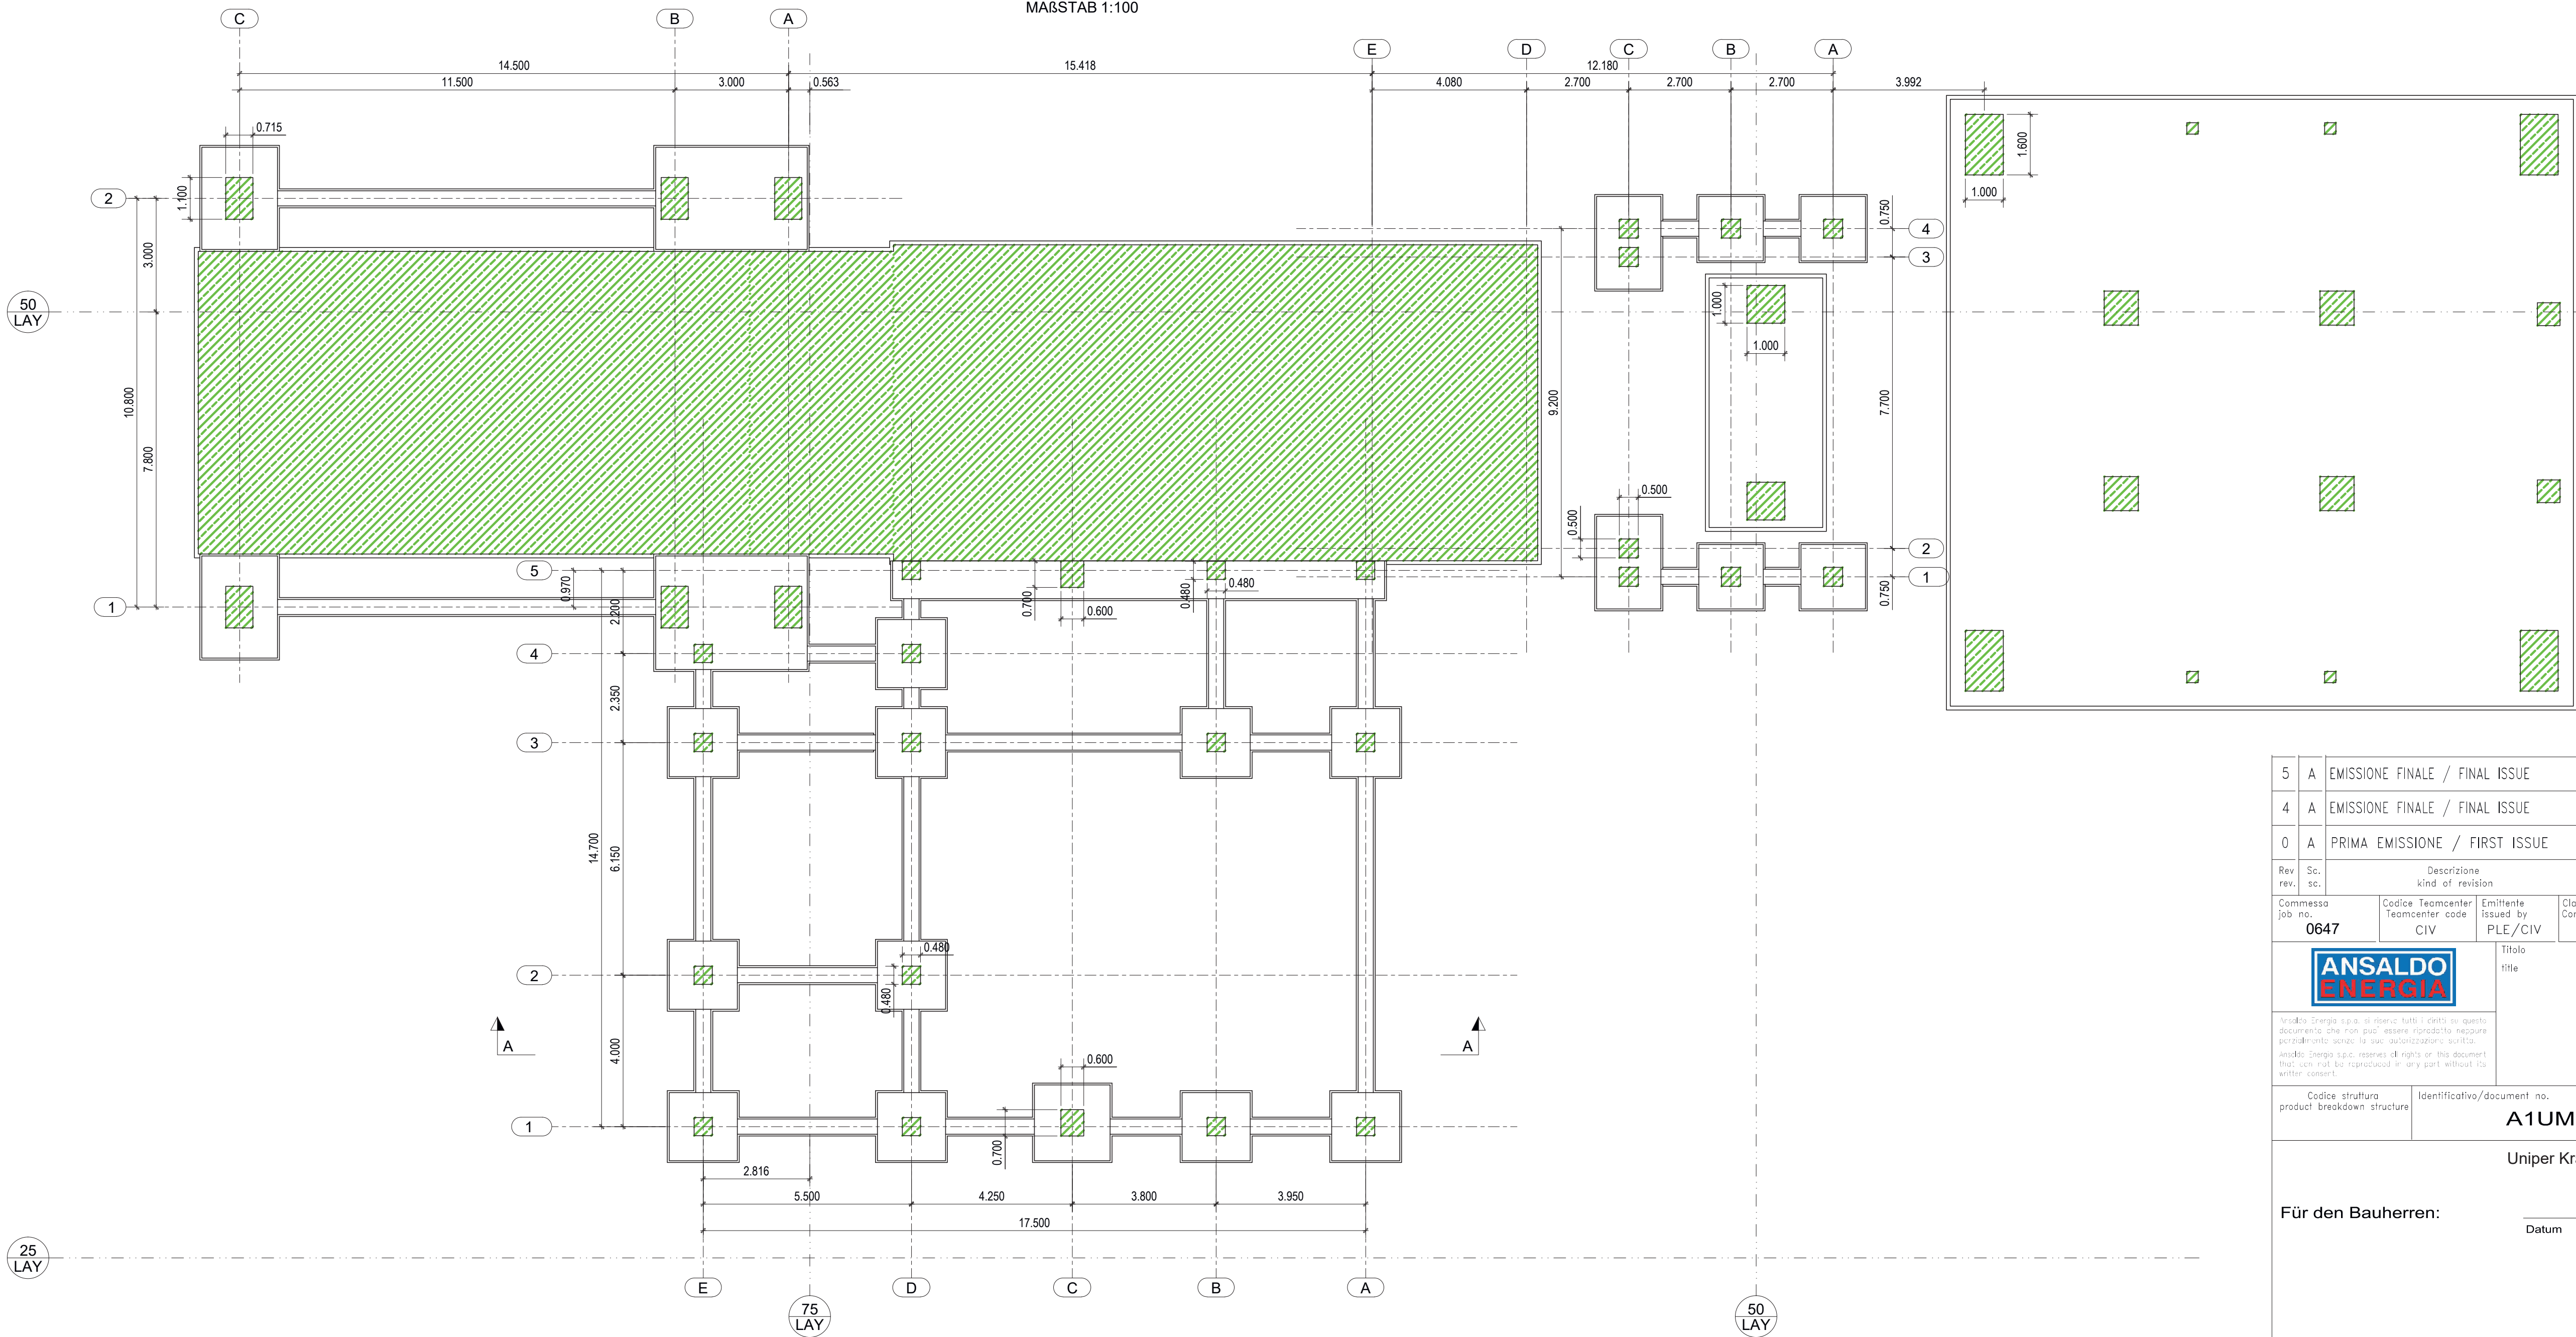

SCHNITT A - A
MAßSTAB 1:100

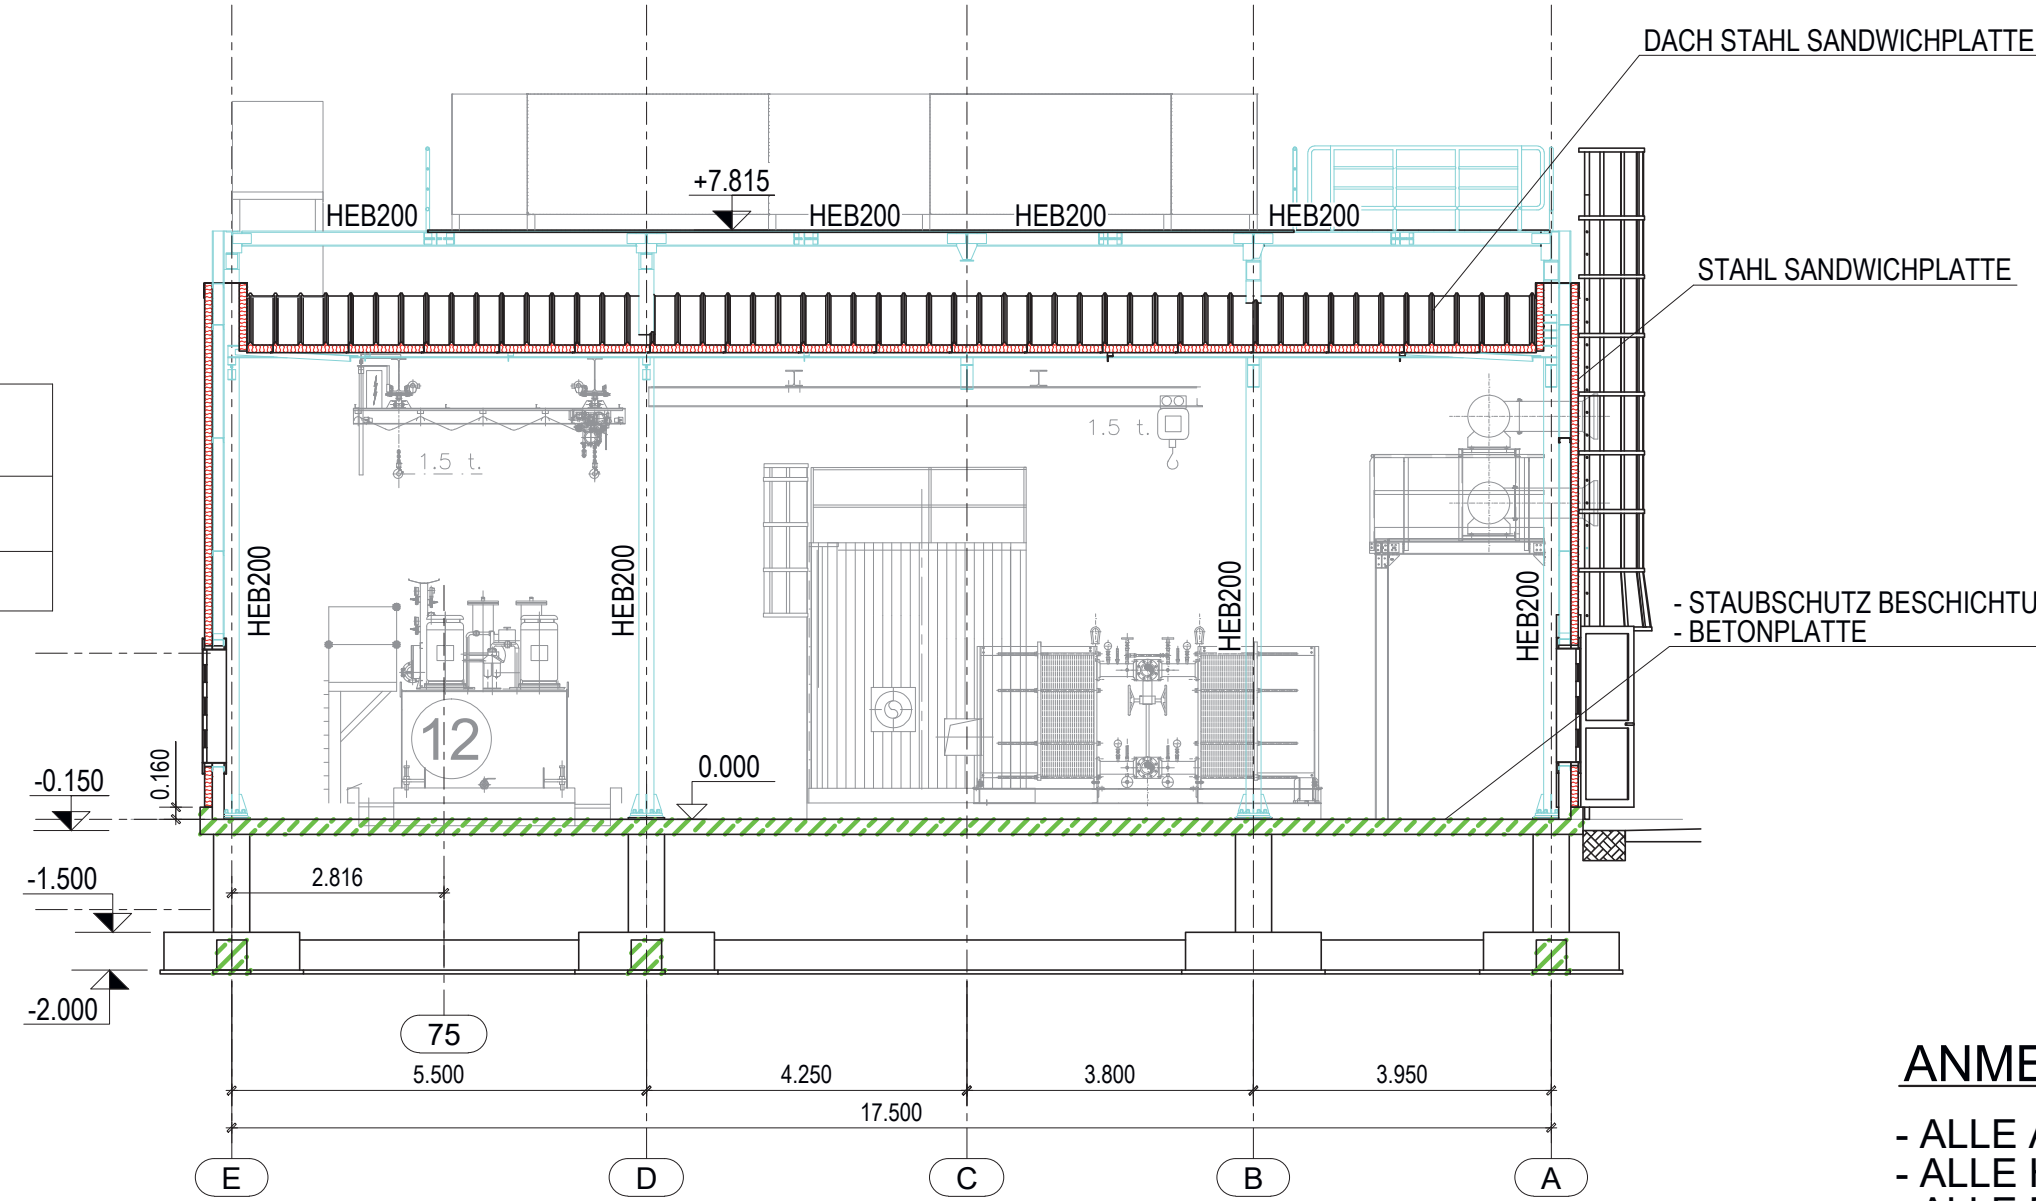

LEGENDE

POS	BESCHREIBUNG
12	ROTOR ANHEBESYSTEM

LEGENDE:

	Stahlbeton
	Gitterrost
	Stahl Sandwichplatte
	Mauerwerk
	Stahl

RR	Regenrohr, Fallrohr (down pipe)
DA	Dachablauf (roof drain)
	OK FFB Höhenkote Fertigfußboden (height of Finished Floor)
	OK RFB Höhenkote Rohfußboden (height of Raw Floor)
	Gefälle (slope)

ANMERKUNGEN

- ALLE ABMESSUNGEN SIND IN m
- ALLE HÖHENLAGEN SIND IN m
- ALLE EBENEN SIND AUF NIVEAU 0.00 (=+ 358,15 m ü. NN) BEZOGEN

5	A	EMISSIONE FINALE / FINAL ISSUE	BOTTINO	RICCI	-	BERTUSI	PASTI	18-02-20
4	A	EMISSIONE FINALE / FINAL ISSUE	PLE/CIV	PLE/CIV	-	PEM/PRE	PLE/CIV	29-01-20
0	A	PRIMA EMISSIONE / FIRST ISSUE	BOTTINO	RICCI	-	BERTUSI	PASTI	20-06-19
Rev.	Sc.	Descrizione kind of revision	Preparato prepared	Controllato checked	Verificato verified	Verificato verified	Approvato approved	Data date
Commissa job no.	Codice code	Teamcenter code	Emittente issued by	Classe riserv. Confid. class	Tipo doc. doc. type	Scala scale	Derivato da derived from	Rev. rev.
0647	CIV	PLE/CIV	2	ARD	1:100			5

	Titolo title
IRSCHING 6 GT SYSTEM PLAN EL. -0.300 m; SECTION A-A	

Codice struttura product breakdown structure	Identificativo/document no.	Rev./rev.	Foglio sheet	Segue fol. sheet	Di of
A1UMBC100	01122	45	001	-	001

Uniper Kraftwerke GmbH	
Für den Bauherren:	Unterschrift
Datum	

Für den Entwurfsverfasser:	
Datum	Unterschrift

5	BOTTINO	18-02-20	RICCI	18-02-20	BERTUSI	18-02-20
4	BOTTINO	29-01-20	RICCI	29-01-20	BERTUSI	29-01-20
3	BOTTINO	13-01-20	RICCI	13-01-20	BERTUSI	13-01-20
0	BOTTINO	20-06-19	RICCI	20-06-19	OTTONELLO	20-06-19
Rev.	Name	Datum	Bezeichnung / Änderung	Geprüft	Datum	Freigabe

Freigabe Auftraggeber	Name:	Ort, Datum:
--------------------------	-------	-------------

Projektname	
Standort Irising 6 - bnBm Gasturbine 1 x 300 MW	

Auftraggeber	Uniper Kraftwerke GmbH Holzstr. 6 40221 Düsseldorf
Planer:	Uniper Technologies GmbH Alexander-von-Humboldtstr. 1 45896 Gelsenkirchen
Auftragnehmer/Plansteller:	ANSALDO ENERGIA Via Nicola Lorenzi 8 16152 Genova - Italy

Anlagenteil	Dokumententitel	Status
GT-ANLAGE GRUNDRISS EBENE -0.30 m; SCHNITT A-A	Projekt -Nr.	0647
Auftraggeber - Dokumentenkezeichnungen	Rev./Vers.	Gezeichnet: BOTTINO
Planner - Dokumenten ID	Rev./Vers.	Datum: 18-02-20
Ersteller - Dokumenten ID	Rev./Vers.	Disziplin: Blatt:
A1UMBC100	5	Maßstab: 1:100 Format: A1
Unspr.	Ers. für:	Ers. durch:

Copyright reserved	Weitergabe sowie Vervielfältigung dieses Dokuments, Verwertung und Mitteilung seines Inhalts sind verboten, sowie nicht ausdrücklich gestattet. Zuwiderhandlungen verpflichten zu Schadenersatz.	A u t o C A D - Zeichnung
--------------------	--	---------------------------