



DACHDRAUFSICHT
MAßSTAB 1:100

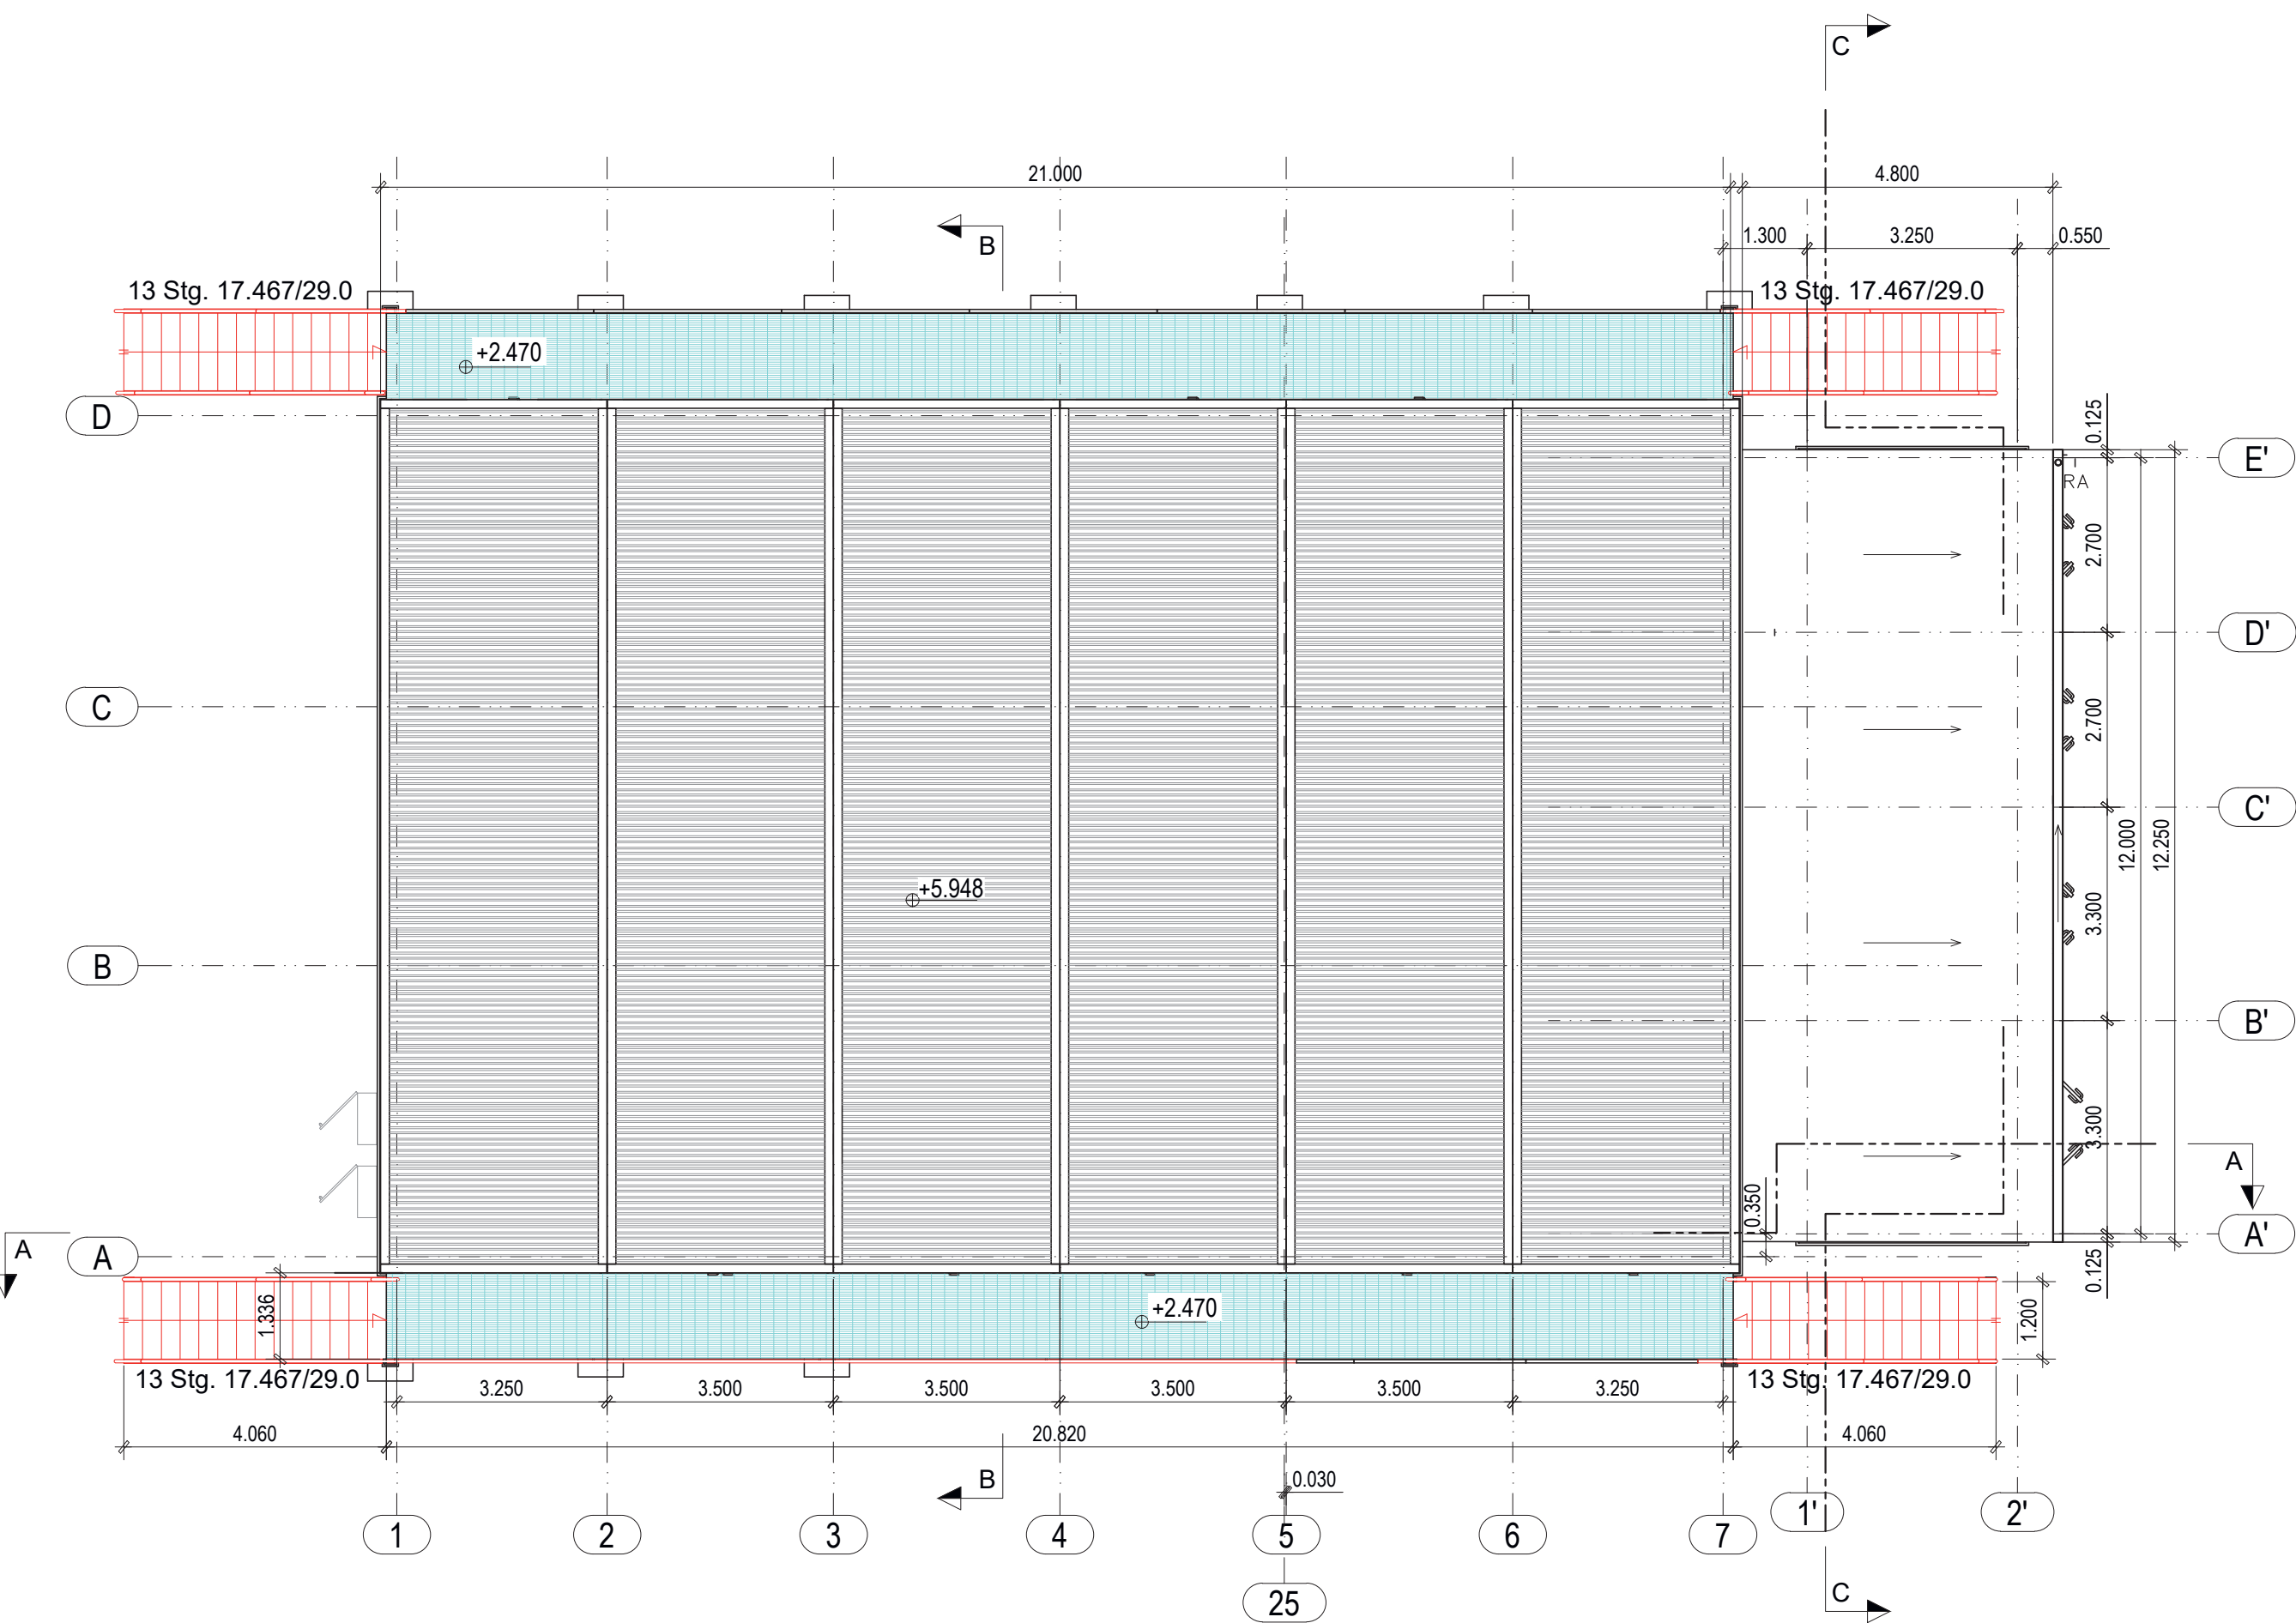


SCHNITT A - A
MAßSTAB 1:100



SCHNITT C - C
MAßSTAB 1:100

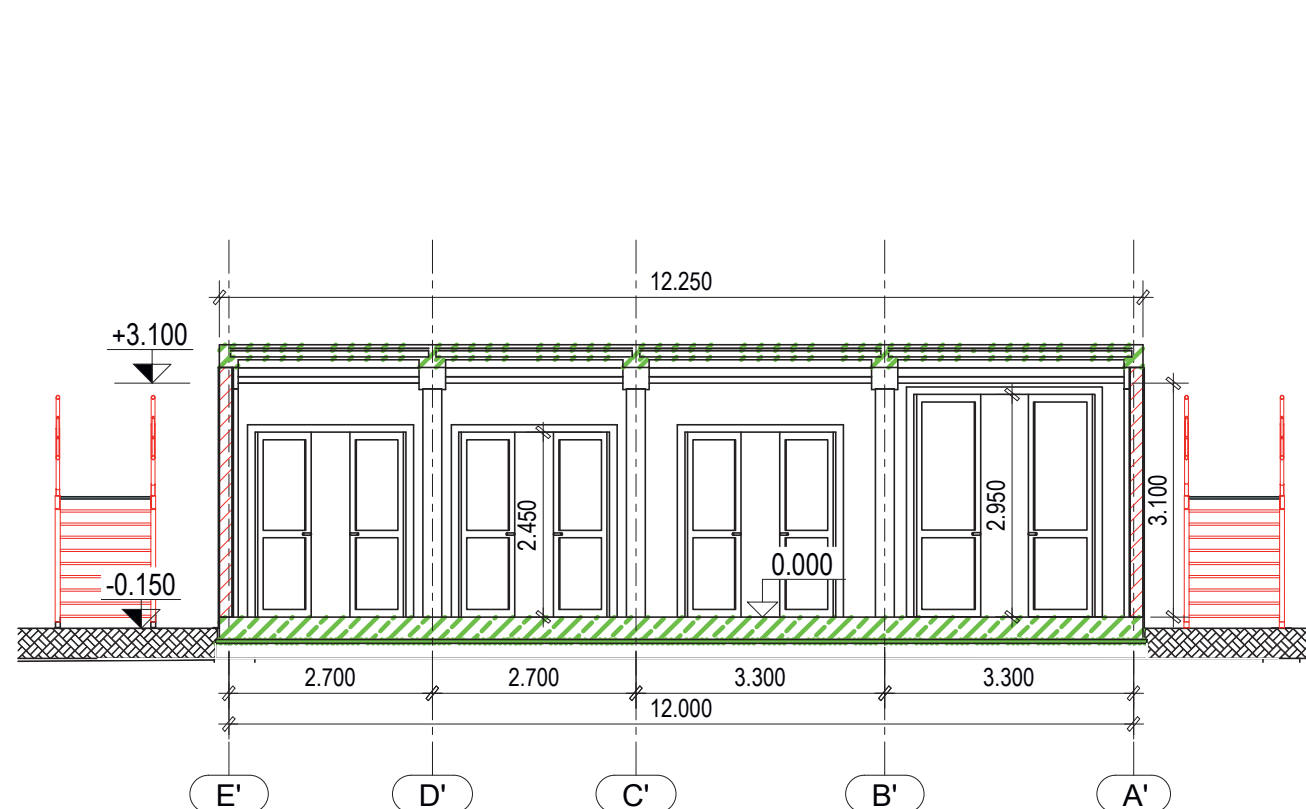


SCHNITT B - B
MAßSTAB 1:100

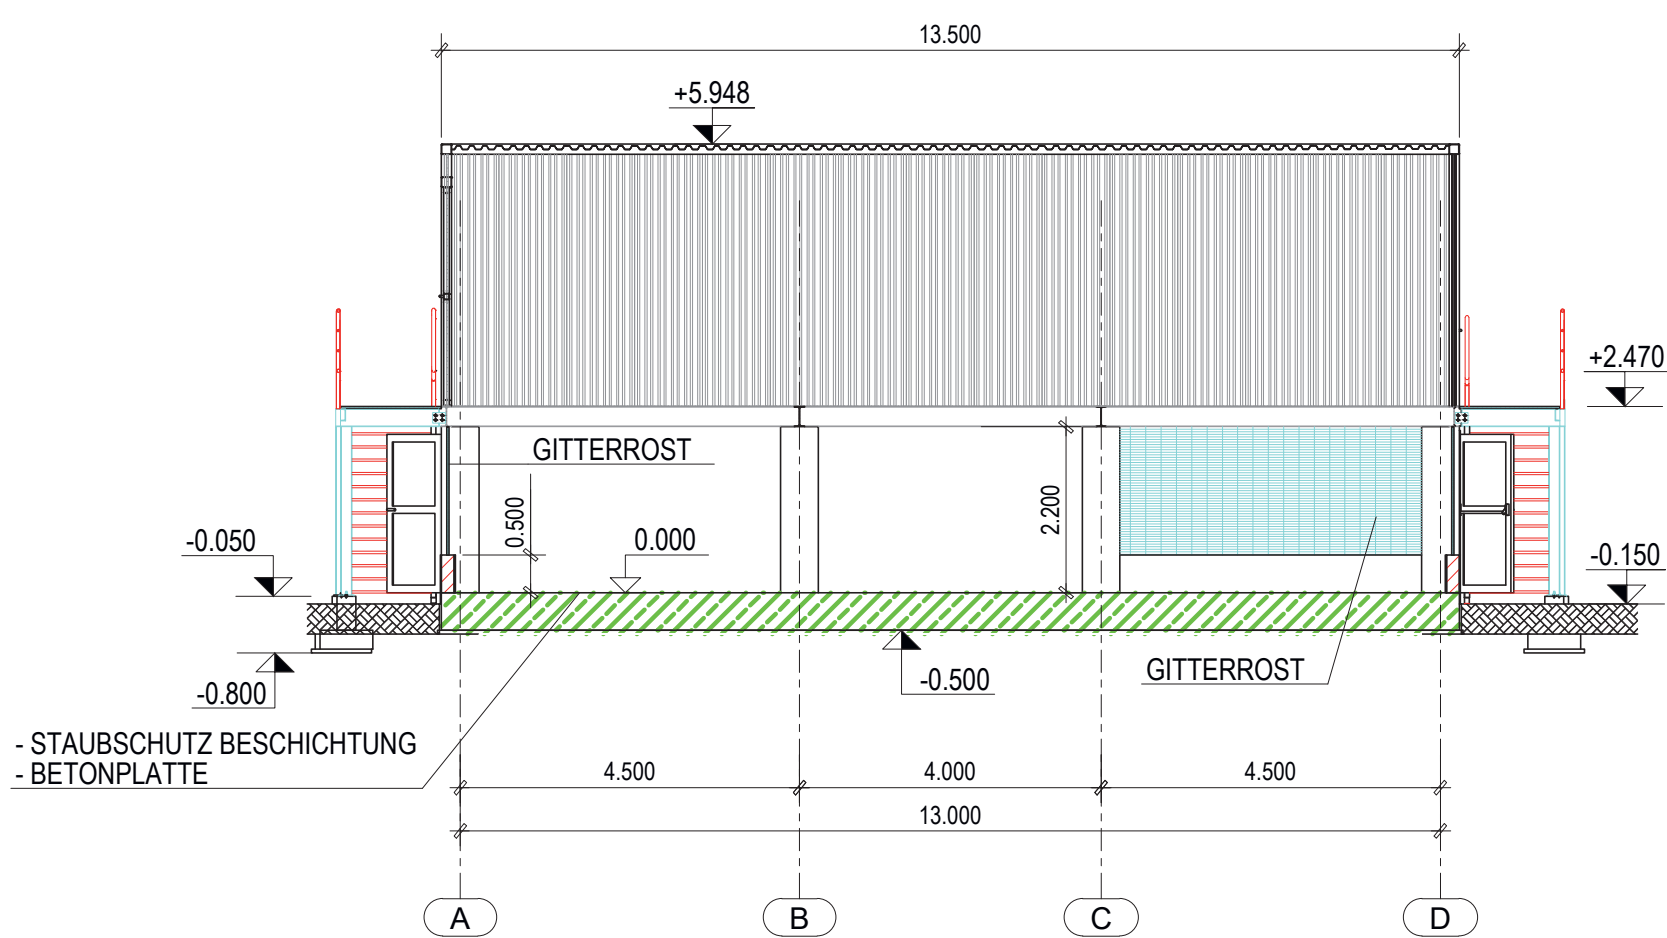

LEGENDE:

- Stahlbeton
- Gitterrost
- Stahl Sandwichplatte
- Mauerwerk
- Stahl

- RR Regenrohr, Fallrohr (down pipe)
- DA Dachablauf (roof drain)
- OK FFB Höhenkote Fertigfußboden (height of Finished Floor)
- OK RFB Höhenkote Rohfußboden (height of Raw Floor)
- Gefälle (slope)

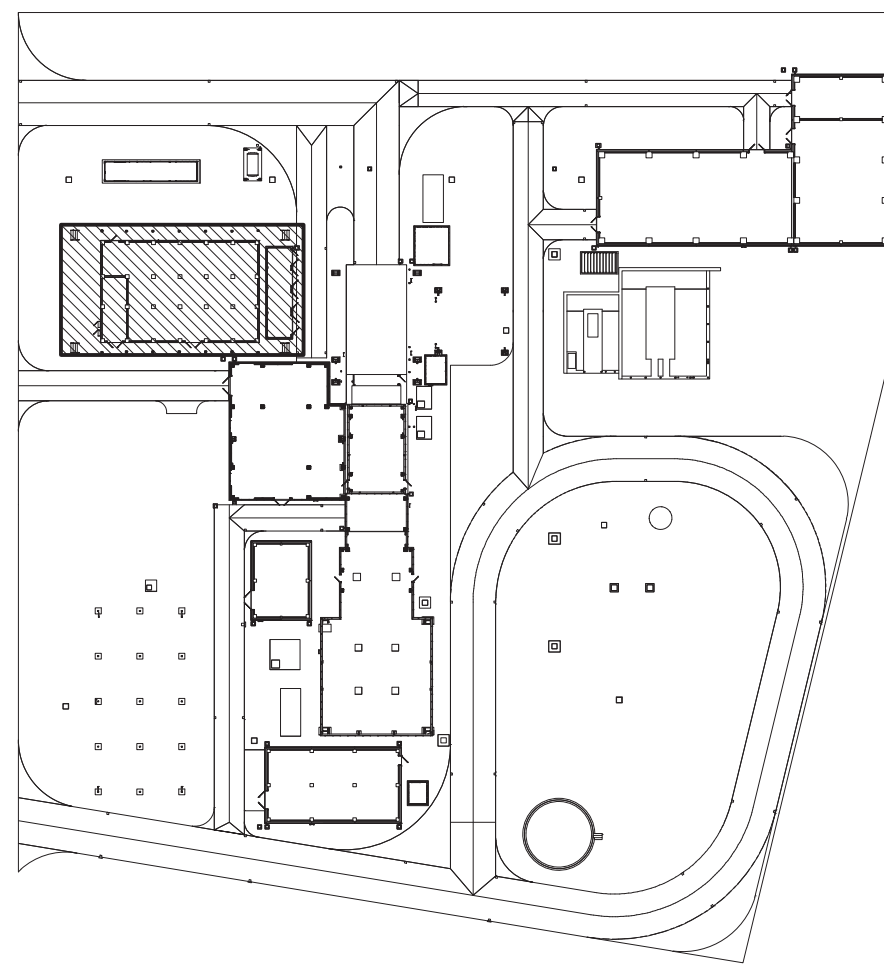

ANMERKUNGEN

- ALLE ABMESSUNGEN SIND IN m
- ALLE HÖHENLAGEN SIND IN m
- ALLE EBENEN SIND AUF NIVEAU 0.00 (=+ 358,15 m ü. NN) BEZOGEN

6	A	EMISSIONE FINALE / FINAL ISSUE	BOTTINO	RICCI	-	BERTUSI	PASTI	18-02-20
5	A	EMISSIONE FINALE / FINAL ISSUE	PLE/CIV	PLE/CIV	-	PEM/PRE	PLE/CIV	30-01-20
4	A	EMISSIONE FINALE / FINAL ISSUE	BOTTINO	RICCI	-	BERTUSI	PASTI	13-01-20
0	A	PRIMA EMISSIONE / FIRST ISSUE	PLE/CIV	PLE/CIV	-	PEM/PRE	PLE/CIV	07-05-19
Rev.	Sc.	Descrizione	Preparato	Controllato	Verificato	Verificato	Approvato	Data
rev.	sc.	kind of revision	prepared	checked	verified	verified	approved	date
Commissa	Codice	Emittente	Classe	Tipologia	Scala	Derivato da	Rev.	
job no.	Teamcenter	issued by	riserv.	doc. type	scale	derived from	rev.	
0647	CIV	PLE/CIV	2	ARD	1:100		6	



IRSCHING 6
GT ELECTRICAL ENCLOSURE
ROOF PLAN and SECTION A-A; B-B; C-C;

Codice struttura	Identificativo/document no.	Rev./rev.	Foglio	Segue	Di
product breakdown structure	A0UBBC101	01/2/3	001	-	001
		4/5/6			

Uniper Kraftwerke GmbH	
Für den Bauherren:	Datum <i>i.V. h. to</i> Unterschrift
Für den Entwurfsverfasser:	Datum  Unterschrift

6	BOTTINO	18-02-20	RICCI	18-02-20	BERTUSI	18-02-20
5	BOTTINO	30-01-20	RICCI	30-01-20	BERTUSI	30-01-20
4	BOTTINO	13-01-20	RICCI	13-01-20	BERTUSI	13-01-20
3	BOTTINO	13-09-19	RICCI	13-09-19	BERTUSI	13-09-19
0	BOTTINO	07-05-19	RICCI	07-05-19	BERTUSI	07-05-19
Rev.	Name	Datum	Bezeichnung / Änderung	Geprüft	Datum	Freigabe

Freigabe Auftraggeber Name: Ort, Datum:

Projektname

Standort Irsching 6 - bnBm
Gasturbine 1 x 300 MW

Auftraggeber	Uniper Kraftwerke GmbH Holzstr. 6 40221 Düsseldorf
Planer:	Uniper Technologies GmbH Alexander-von-Humboldtstr. 1 45896 Gelsenkirchen
Auftragnehmer / Planersteller:	ANSALDO ENERGIA Via Nicola Lorenzi 8 16152 Genova - Italy

Anlagenteil	Dokumentenart
Dokumententitel	Status
CONTAINER FÜR E-TECHNIK UND LEITTECHNIK DACH DRAUFSICHT UND SCHNITTE A-A; B-B; C-C;	
Auftraggeber - Dokumentenkennzeichen	Rev./Vers
Planer - Dokumenten ID	Rev./Vers
Ersteller - Dokumenten ID	Rev./Vers
Urspr.	Ers. durch
A0UBBC101	6
6	6
1:100	1:100
A1	A1
Blatt:	

Copyright reserved
Weitergabe sowie Vervielfältigung dieses Dokuments, Verwertung und Mitteilung seines Inhalts sind verboten, soweit nicht ausdrücklich gestattet. Zuwiderhandlungen verpflichten zu Schadensersatz.
Änderungen nur im CAD-System