




GRUNDRISS EBENE -0.250
MAßSTAB 1:100

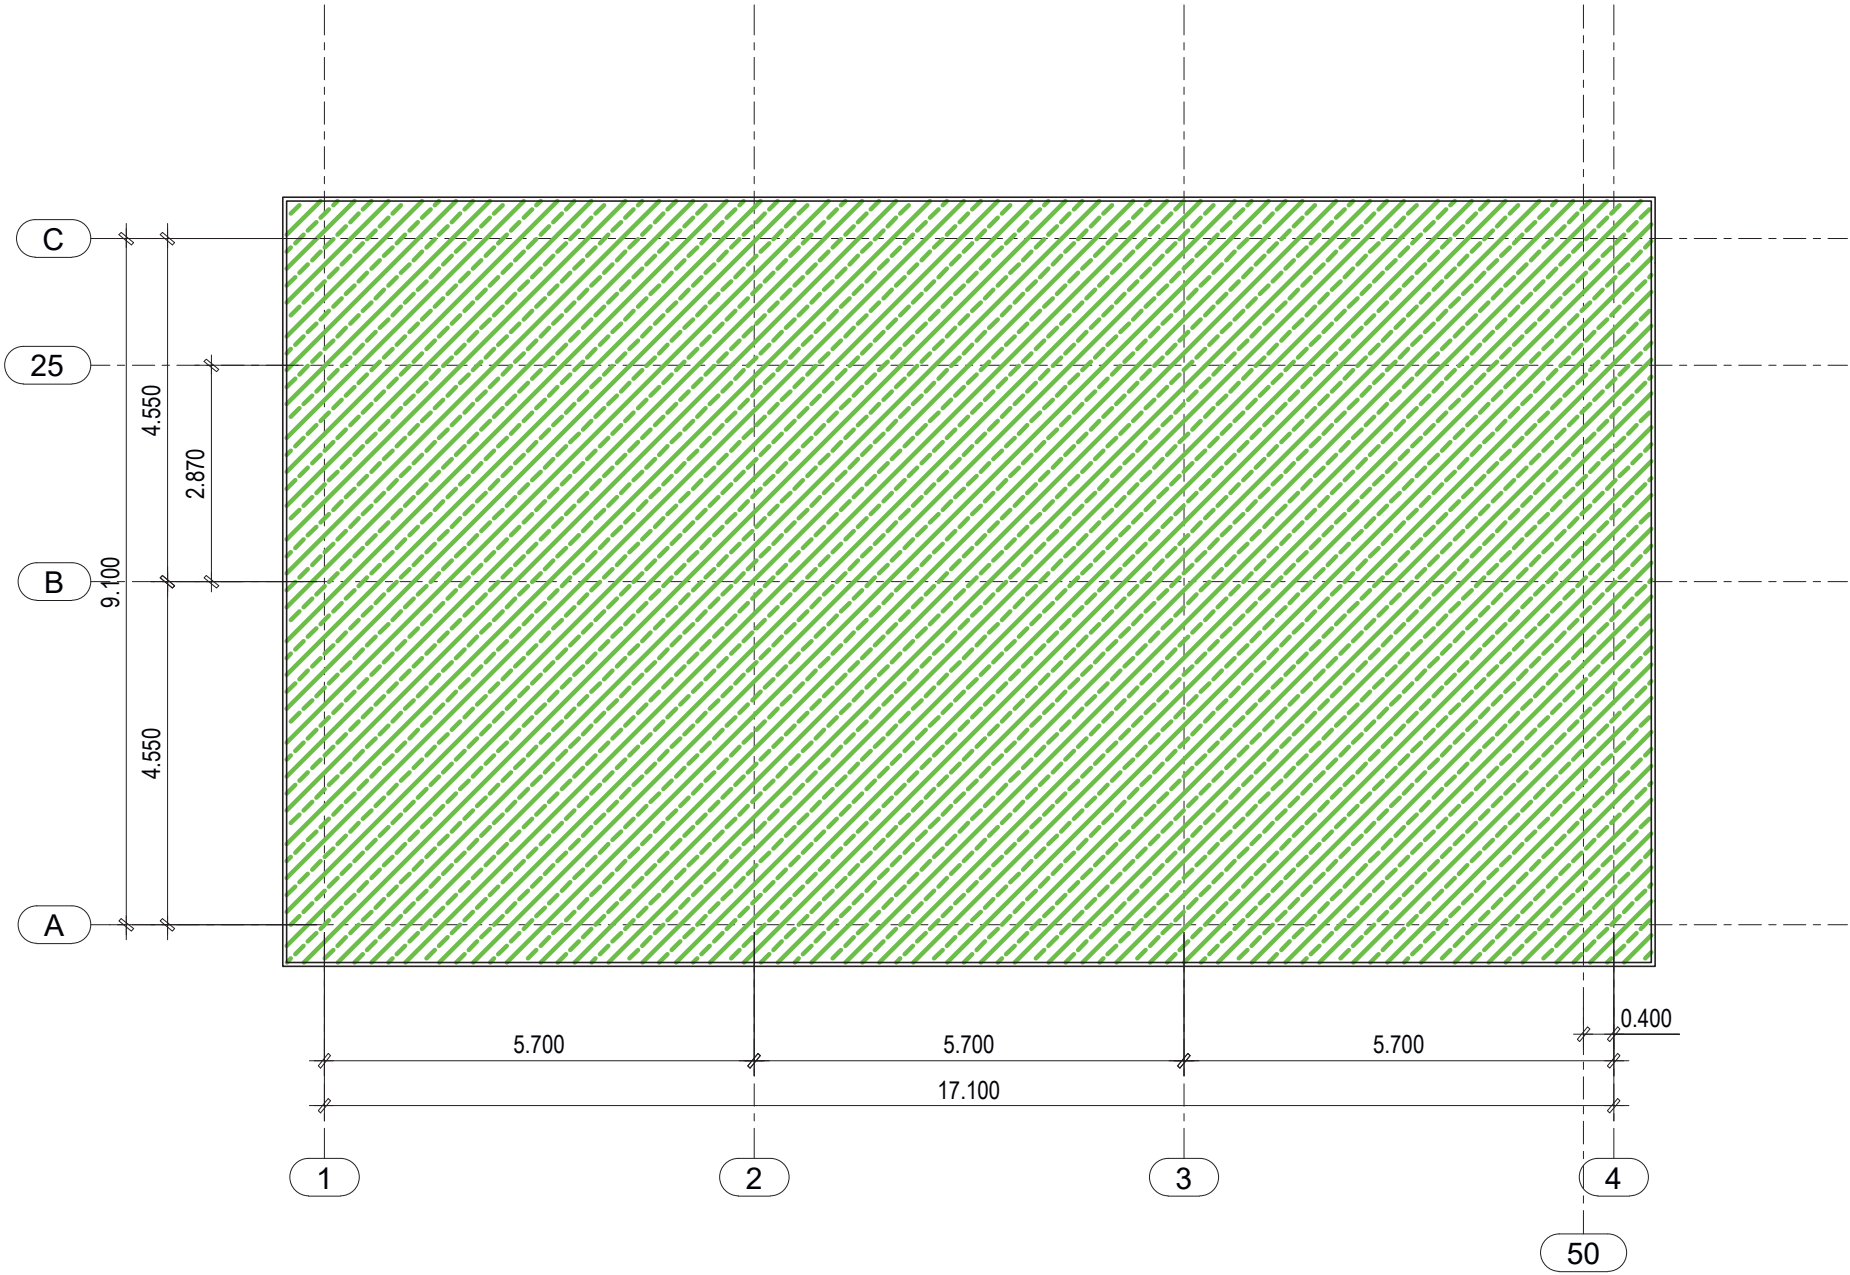


GRUNDRISS EBENE +/- 0.00
MAßSTAB 1:100

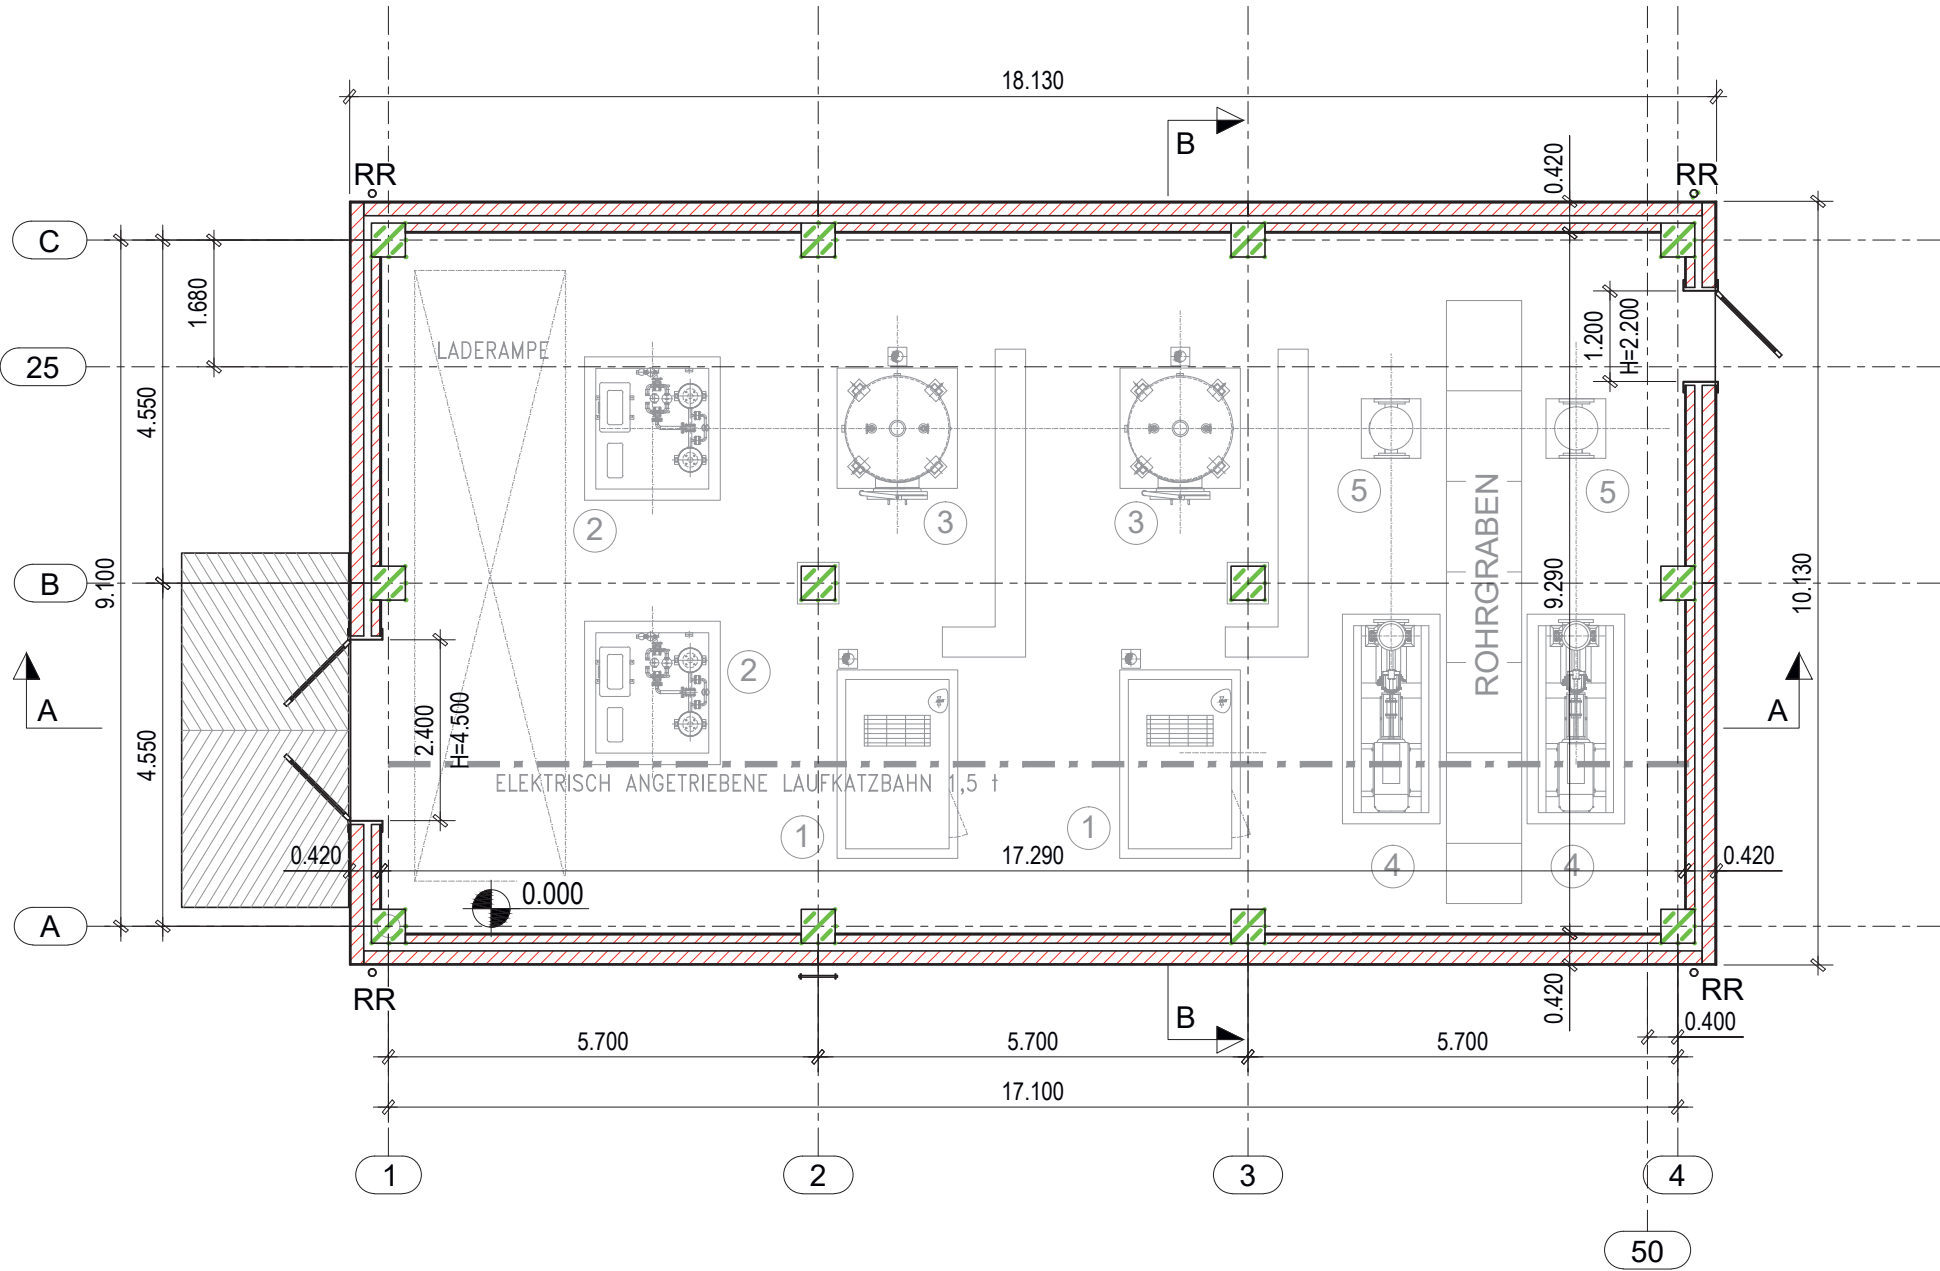


DACHAUFSICHT
MAßSTAB 1:100

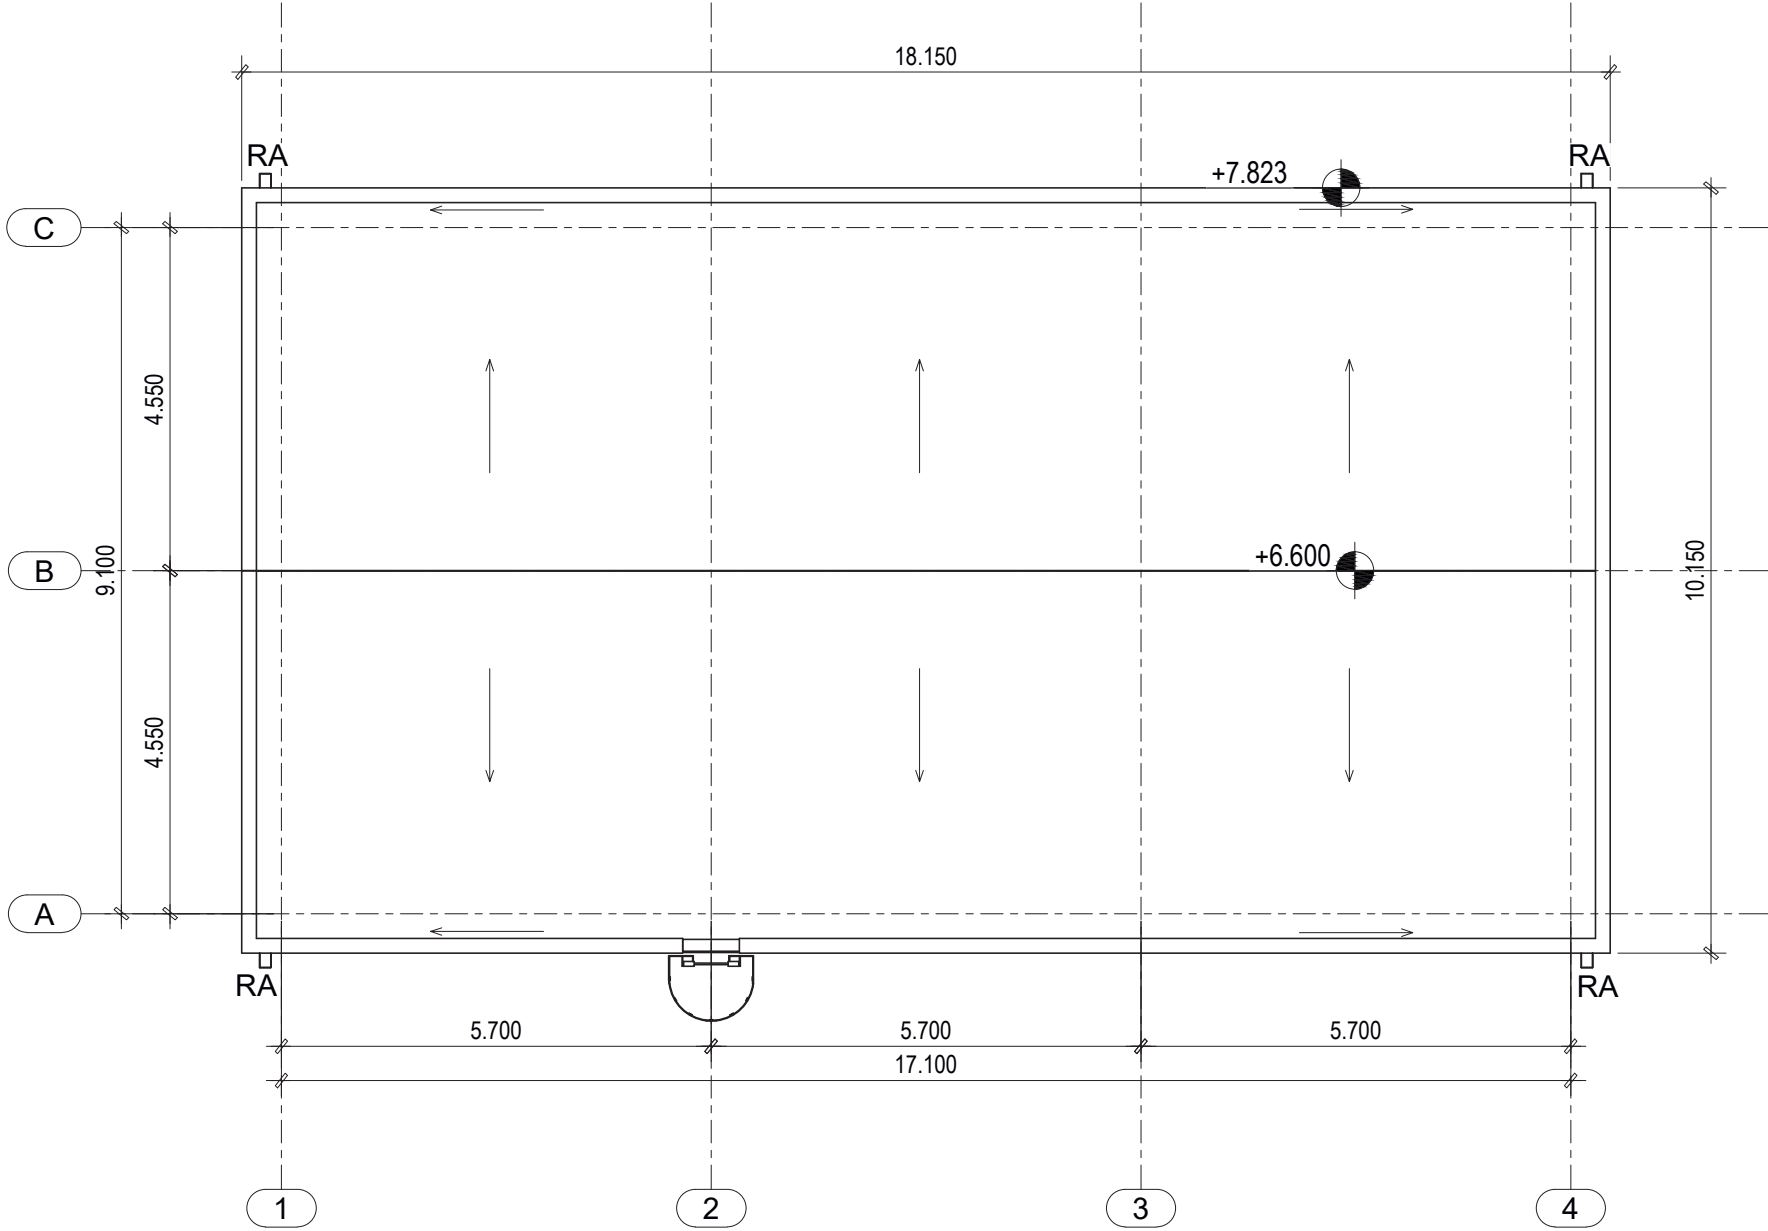


SNITT A - A
MAßSTAB 1:100

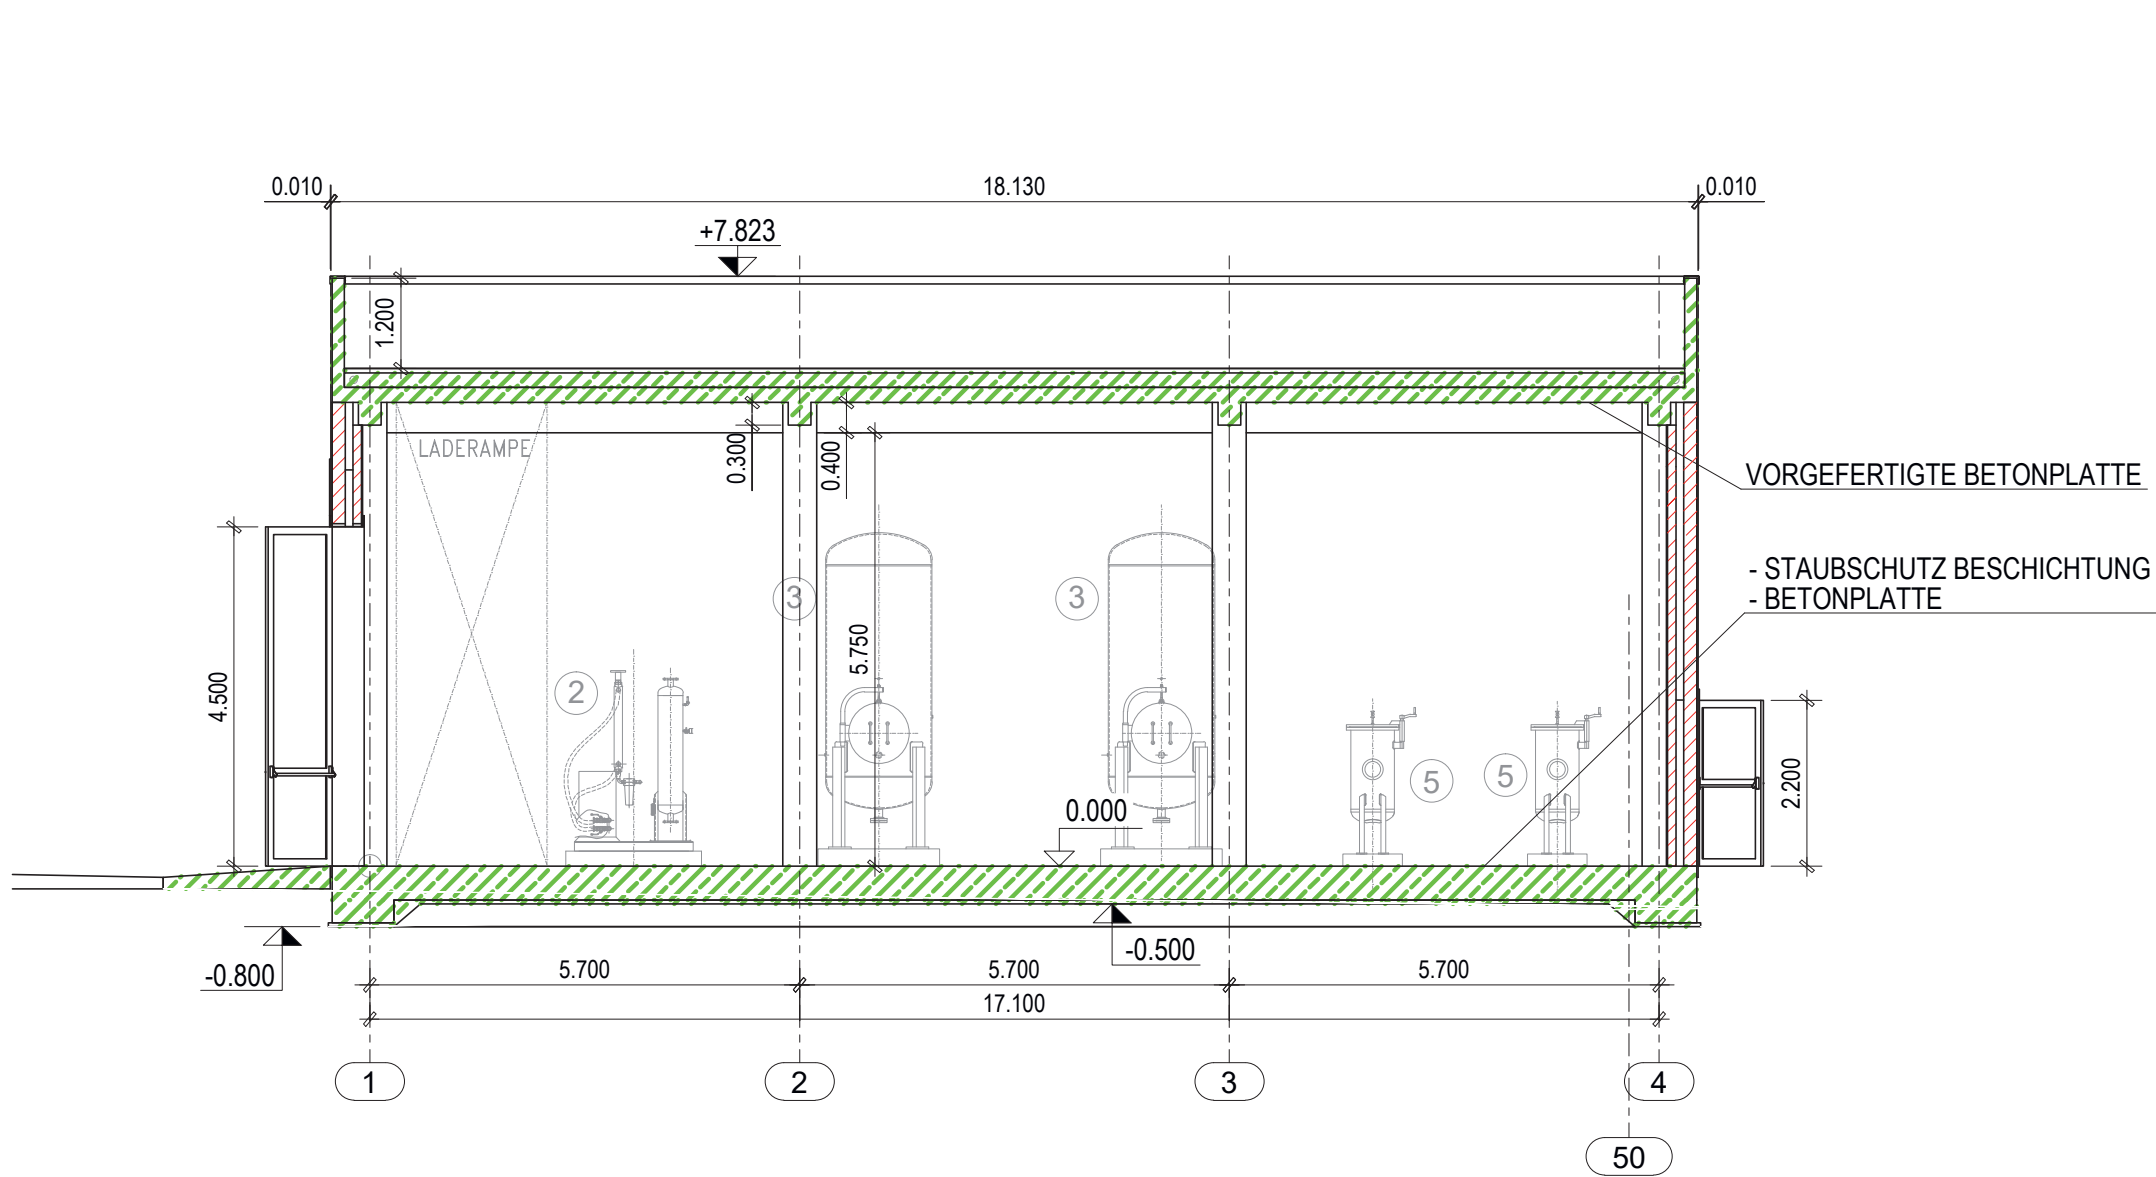

SNITT B - B
MAßSTAB 1:100

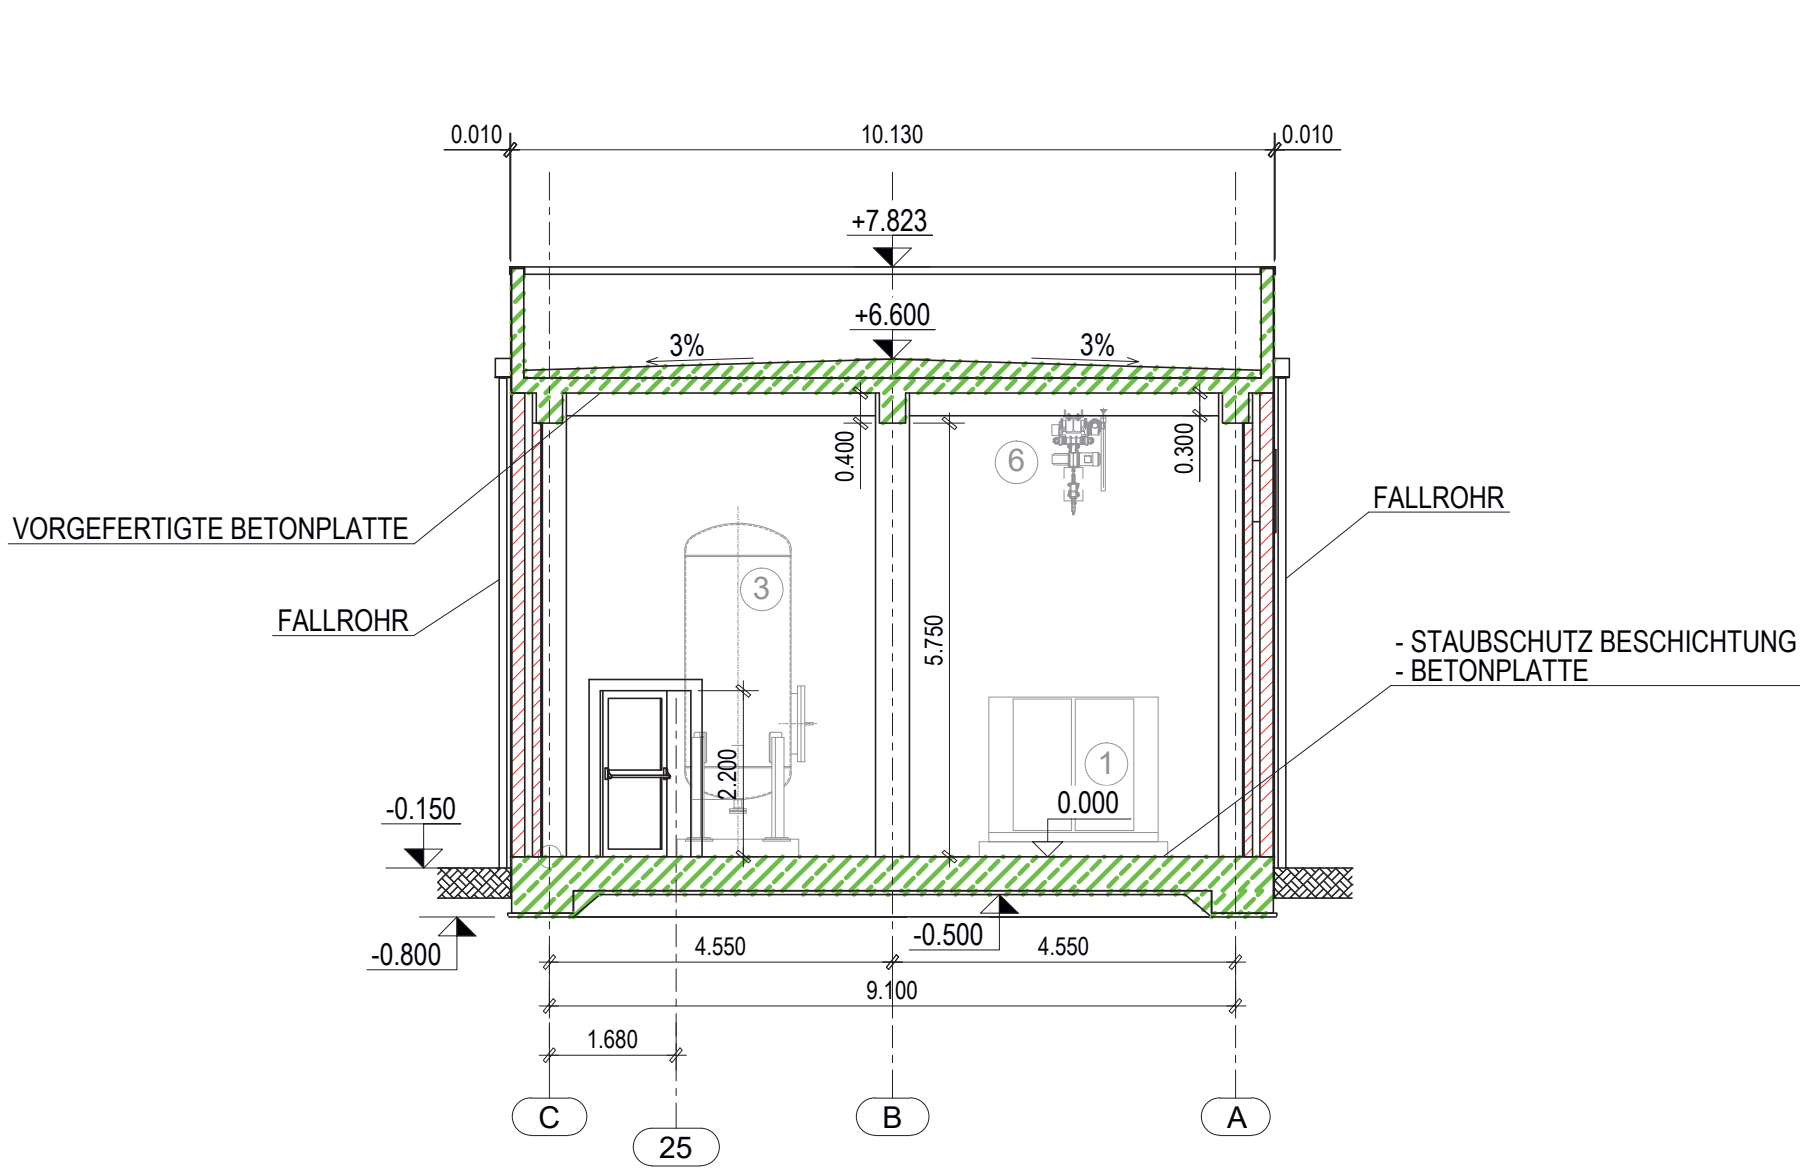

DACHDETAIL

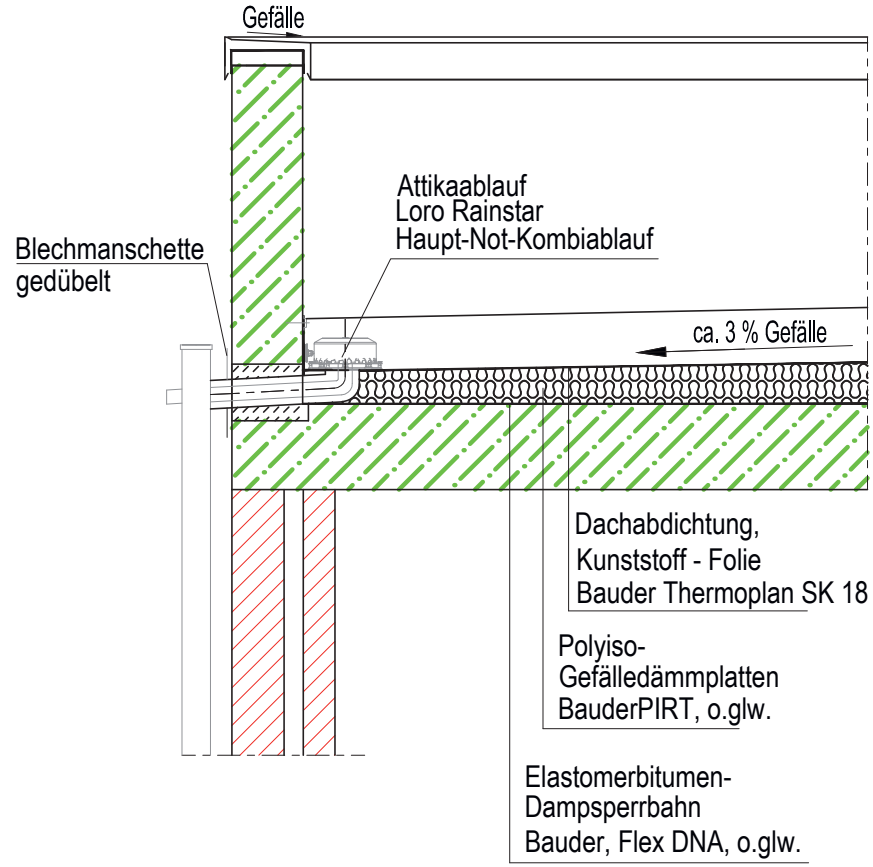


LEGENDE:

- Stahlbeton
- Gitterrost
- Stahl Sandwichplatte
- Mauerwerk
- Stahl

- RR Regenrohr, Fallrohr (down pipe)
- DA Dachablauf (roof drain)
- OK FFB Höhenkote Fertigfußboden (height of Finished Floor)
- OK RFB Höhenkote Rohfußboden (height of Raw Floor)
- Gefälle (slope)

LEGENDE

POS	BESCHREIBUNG
1	LUFT KOMPRESSOR
2	LUFT TROCKNER
3	DRUCKLUFTBEHÄLTER
4	VE-WASSERPUMPE
5	ENTSALZUNG WASSER FILTER
6	ELEKTRISCH ANGETRIEBENE LAUFKATZBAHN 1,5 t

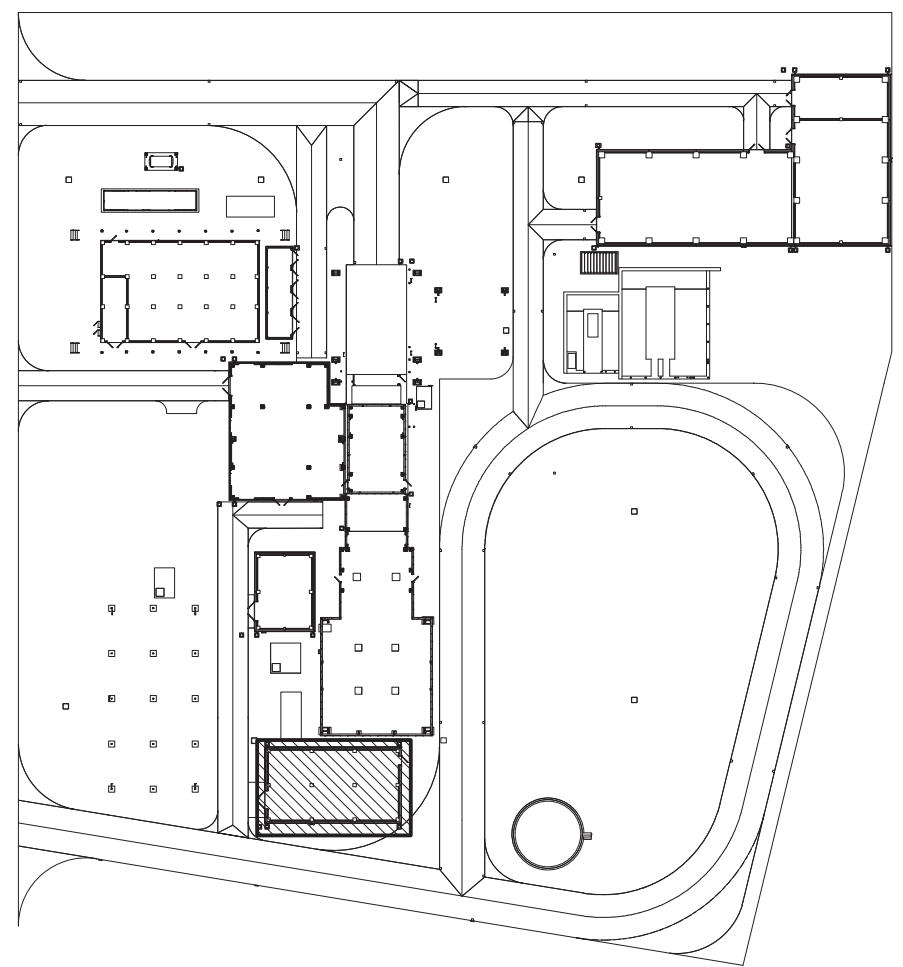

ANMERKUNGEN

- ALLE ABMESSUNGEN SIND IN m
- ALLE HÖHENLAGEN SIND IN m
- ALLE EBENEN SIND AUF NIVEAU 0.00 (=+ 358,15 m ü. NN) BEZOGEN

5	A	EMISSIONE FINALE / FINAL ISSUE	BOTTINO	RICCI	-	BERTUSI	PASTI	18-02-20
4	A	EMISSIONE FINALE / FINAL ISSUE	PLE/CIV	PLE/CIV	-	PEM/PRE	PASTI	27-01-20
3	A	EMISSIONE FINALE / FINAL ISSUE	BOTTINO	RICCI	-	BERTUSI	PASTI	13-01-20
0	A	PRIMA EMISSIONE / FIRST ISSUE	PLE/CIV	PLE/CIV	-	PEM/PRE	PASTI	13-05-19
Rev.	Sc.	Descrizione kind of revision	Preparato prepared	Controllato checked	Verificato verified	Verificato verified	Approvato approved	Data date
Commissa job no.	0647	Codice Teamcenter Teamcenter code CIV	Emittente Issued by PLE/CIV	Classe riserv. Controll. class 2	Tipologia doc. type ARD	Scala scale 1:100	Derivato da derived from	Rev. rev. 5



IRSCHING 6
COMPRESSORS and DEMI WATER PUMPS BUILDING
PLANS -0.25; 0.00; ROOF VIEW and SECTIONS A-A; B-B

Codice struttura product breakdown structure	Identificativo/document no. AOUTFC100	Rev./rev. 01/23	Foglio sheet 001	Segue foll. sheet of -	Di 001
--	---------------------------------------	-----------------	------------------	------------------------	--------

Uniper Kraftwerke GmbH	
Für den Bauherren:	Unterschrift
Datum	
Für den Entwurfsverfasser:	
Datum	Unterschrift

5	BOTTINO	18-02-20	RICCI	18-02-20	BERTUSI	18-02-20
4	BOTTINO	27-01-20	RICCI	27-01-20	BERTUSI	27-01-20
3	BOTTINO	13-01-20	RICCI	13-01-20	BERTUSI	13-01-20
0	BOTTINO	13-05-19	RICCI	13-05-19	BERTUSI	13-05-19
Rev.	Name	Datum	Bezeichnung / Änderung	Geprüft	Datum	Freigabe

Freigabe Auftraggeber Name: Ort, Datum:

Projektname

Standort Irsching 6 - bnBm
Gasturbine 1 x 300 MW

Auftraggeber	Uniper Kraftwerke GmbH Holzstr. 6 40221 Düsseldorf
Planer:	Uniper Technologies GmbH Alexander-von-Humboldtstr. 1 45896 Gelsenkirchen
Auftragnehmer/Planersteller:	Ansaldo Energia Via Nicola Lorenzi 8 16152 Genova - Italy

Anlagenteil	Dokumentenart
Dokumententitel	Status
Auftraggeber - Dokumentenkezeichnungen	Projekt -Nr. 0647
Planer - Dokumenten ID	Gezeichnet: BOTTINO
Ersteller - Dokumenten ID	Datum: 18-02-20
Urspr.	Rev./Vers. 5
Maßstab: 1:100	Format: A1
Blatt:	

Copyright reserved Weitergabe sowie Vervielfältigung dieses Dokuments, Verwertung und Mitteilung seines Inhalts sind verboten, soweit nicht ausdrücklich gestattet. Zuwiderhandlungen verpflichten zu Schadensersatz. Änderungen nur im CAD-System