

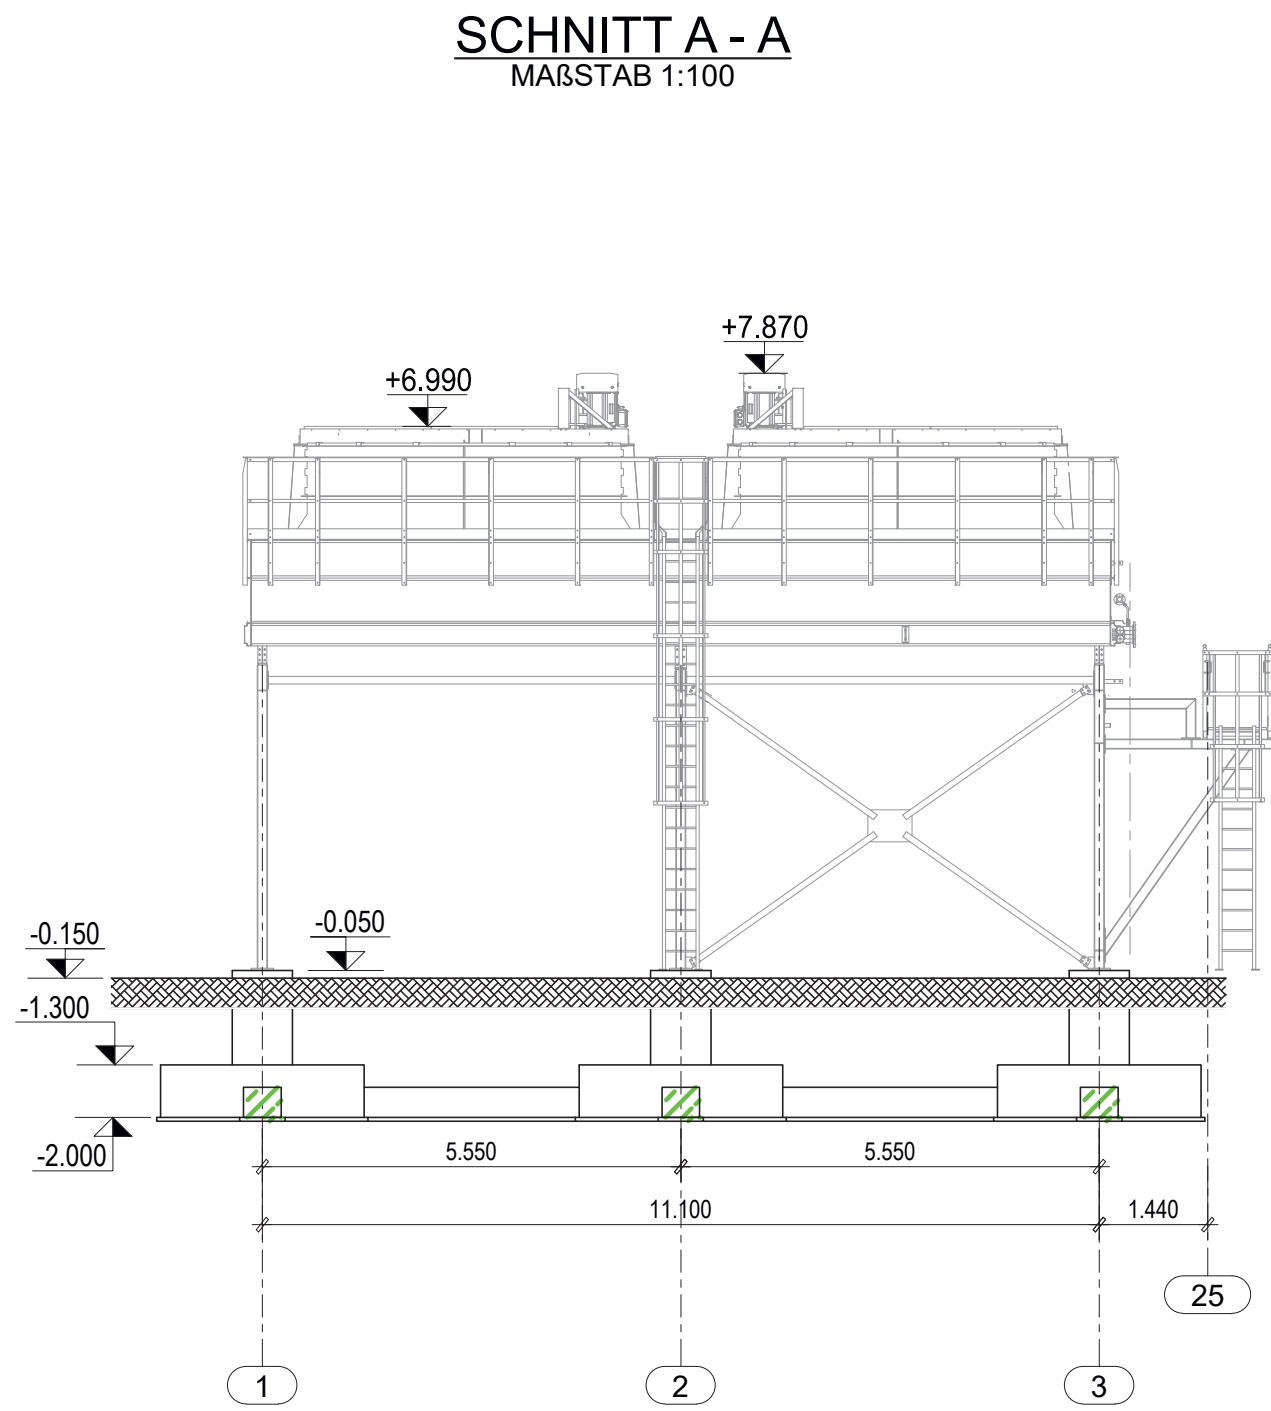
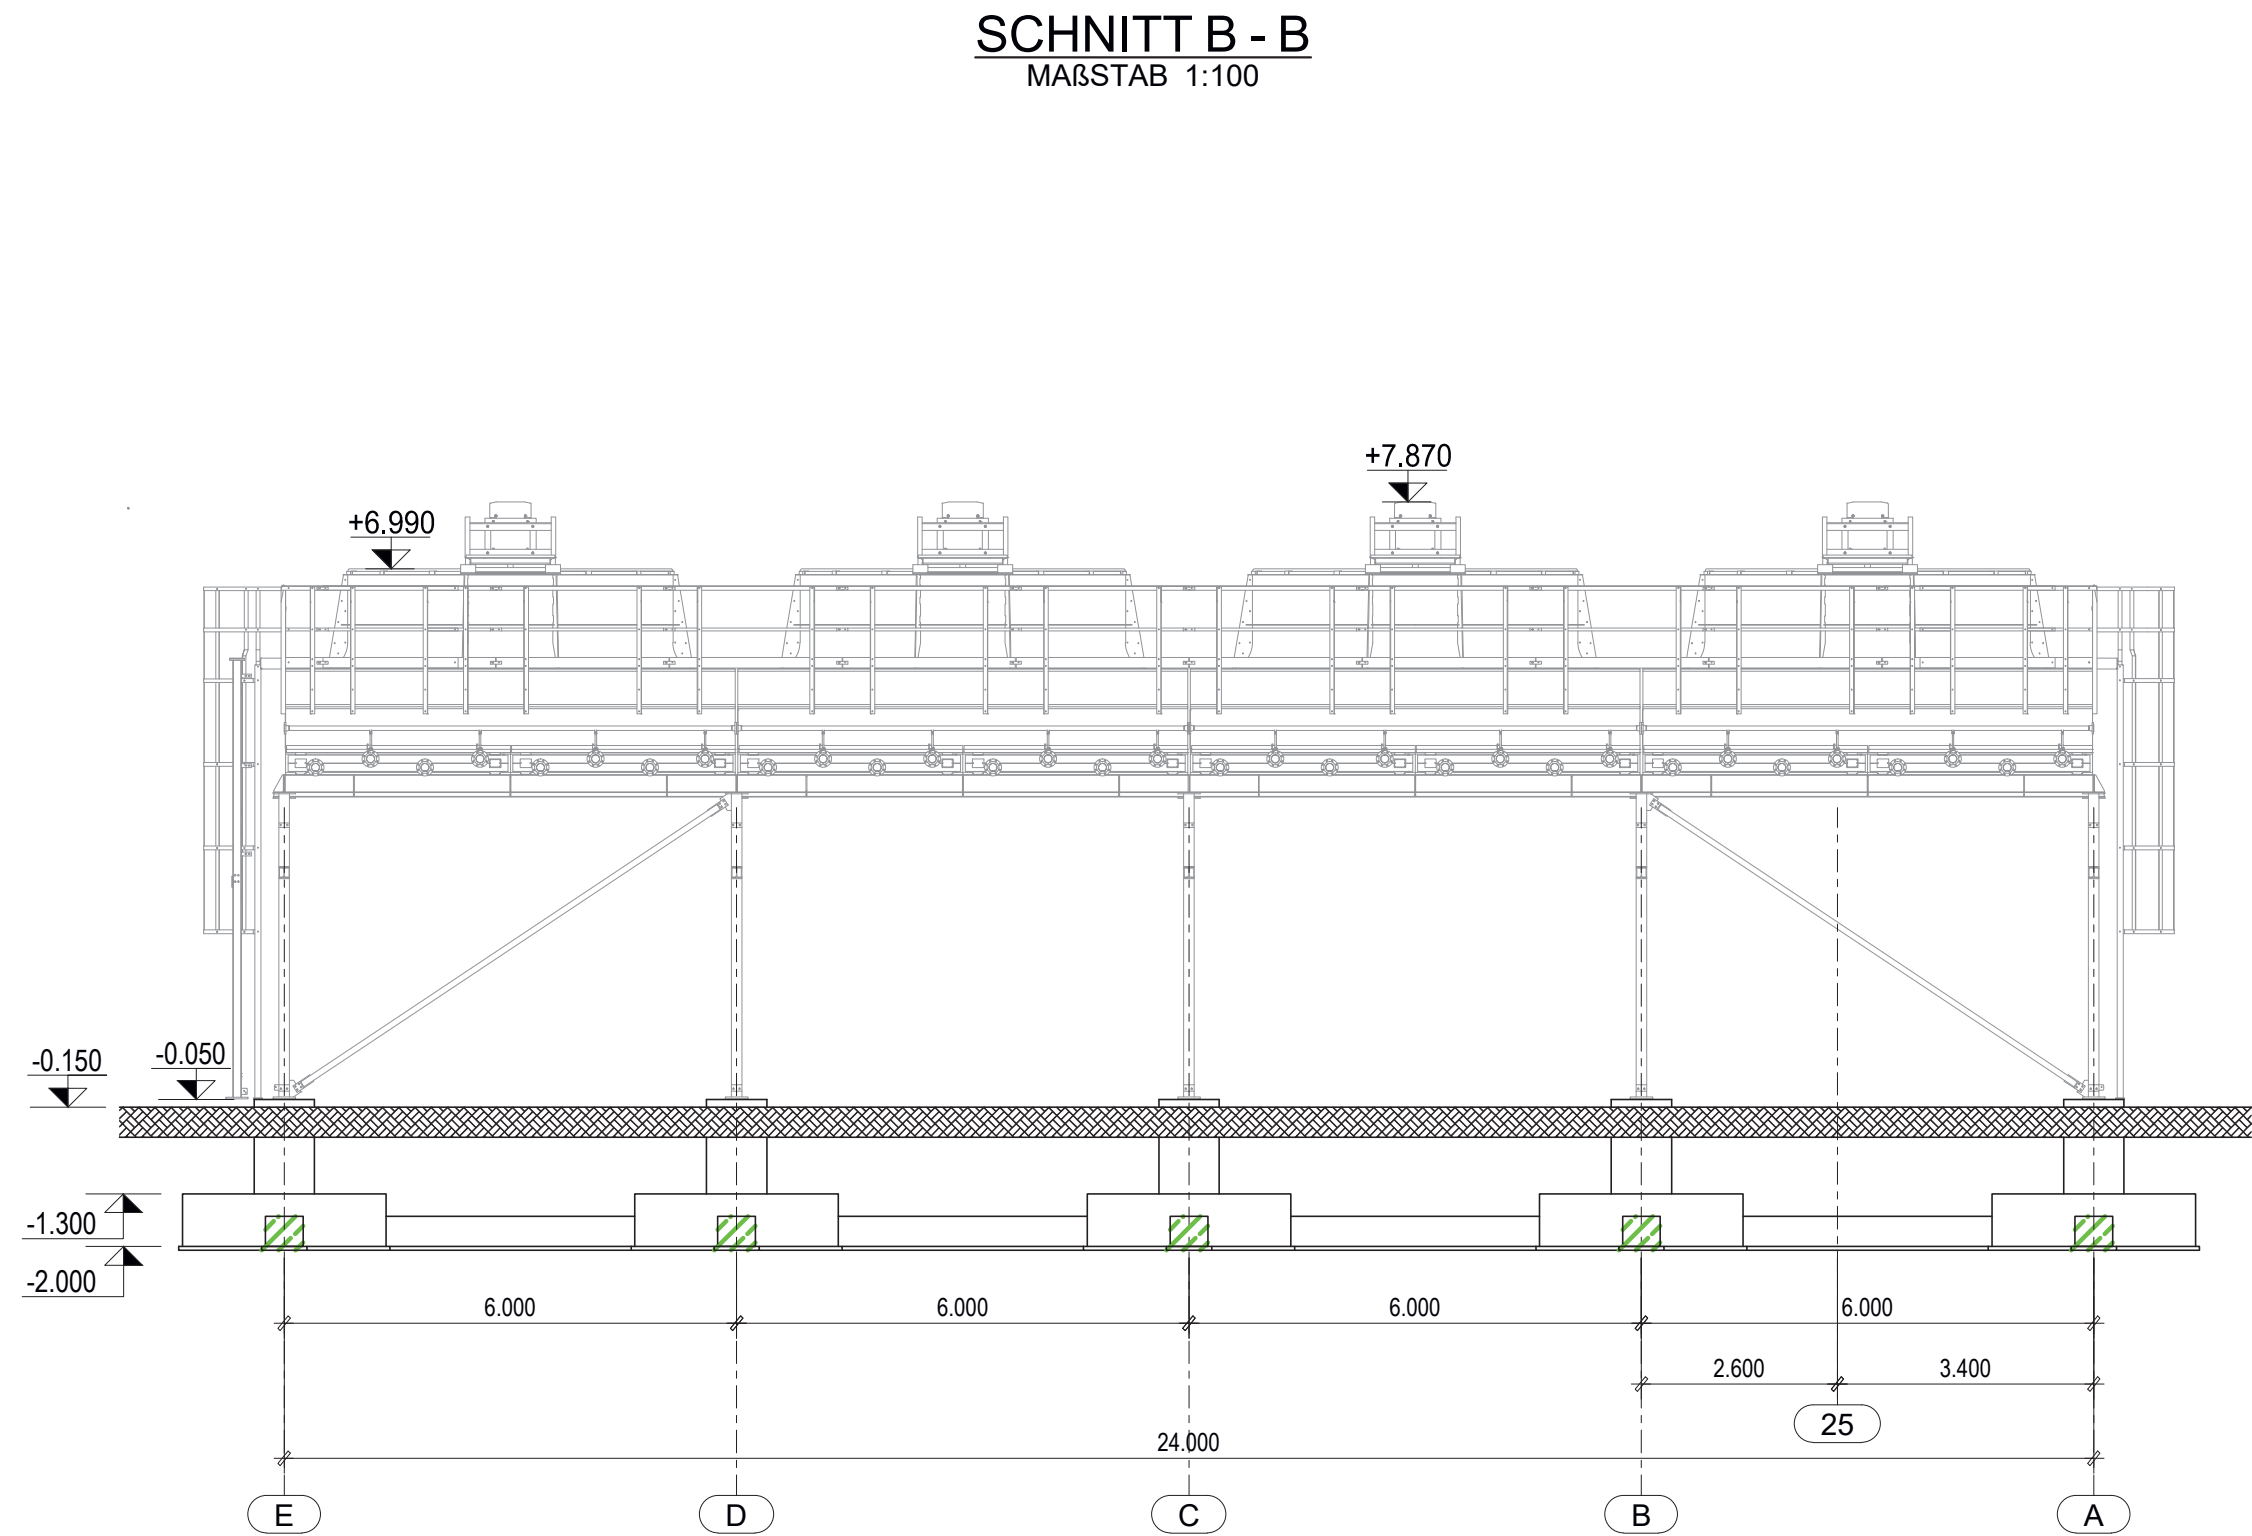


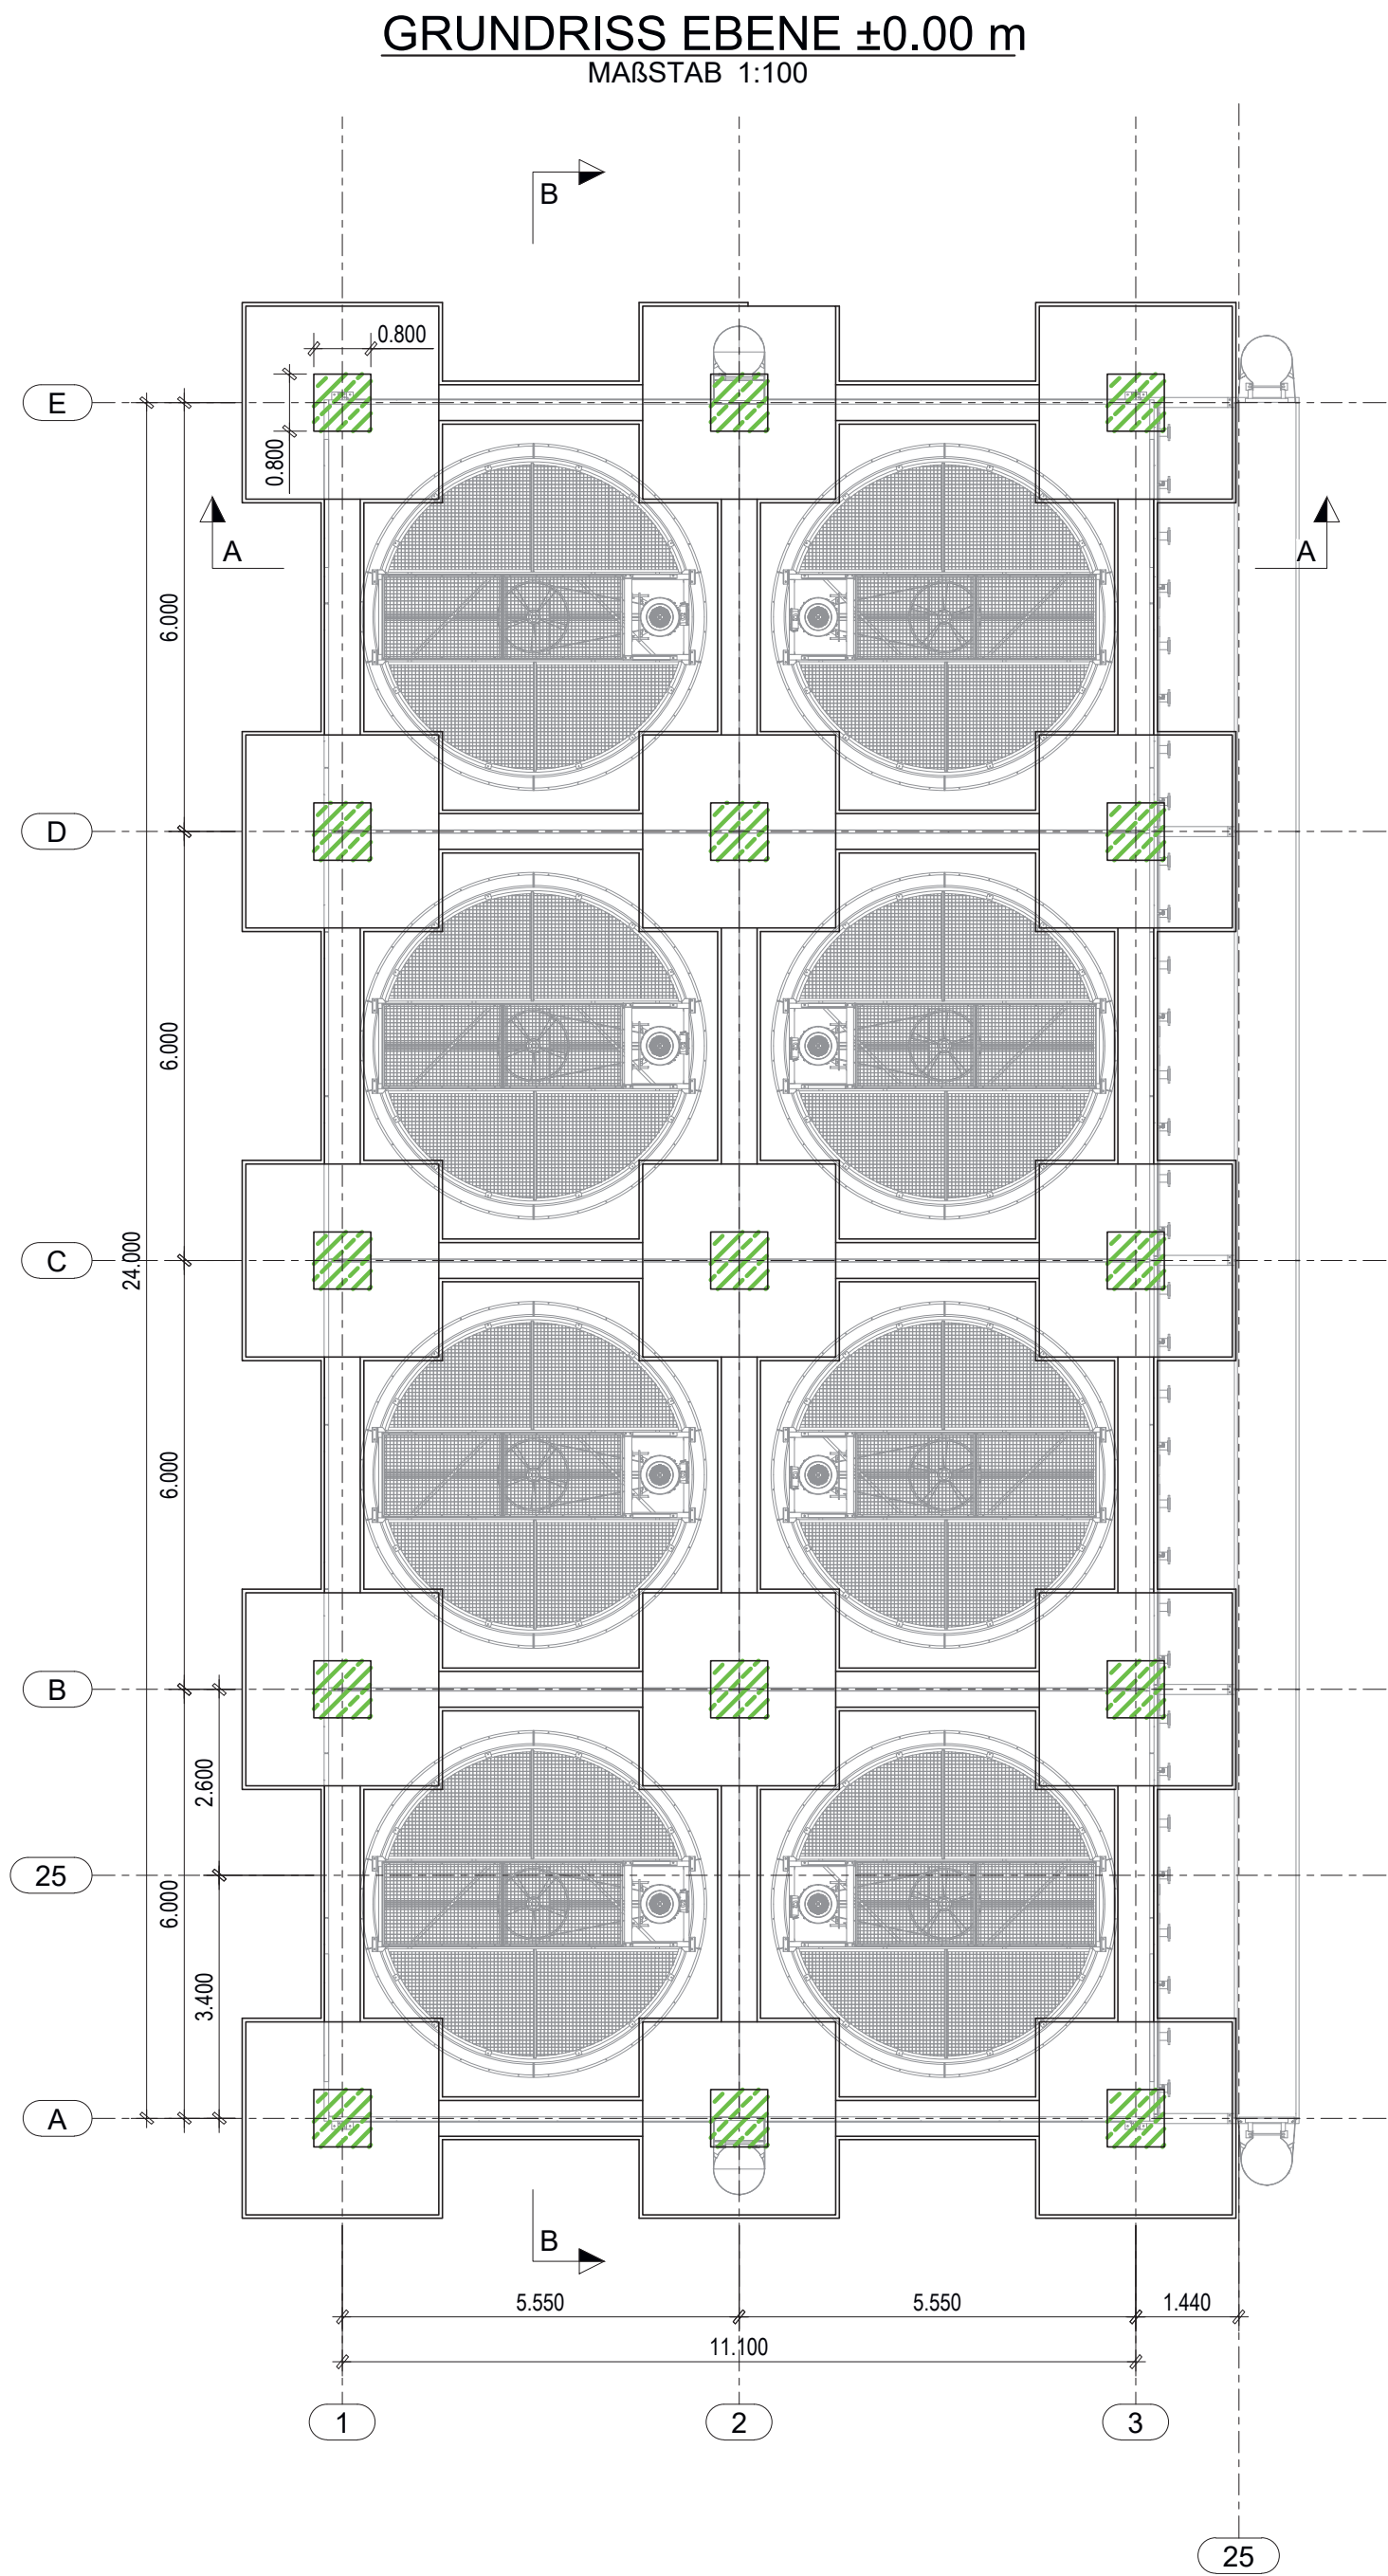

LEGENDE:

- Stahlbeton
- Gitterrost
- Stahl Sandwichplatte
- Mauerwerk
- Stahl

- RR Regenrohr, Fallrohr (down pipe)
- DA Dachablauf (roof drain)
- OK FFB Höhenkote Fertigfußboden (hight of Finished Floor)
- OK RFB Höhenkote Rohfußboden (hight of Raw Floor)
- Gefälle (slope)

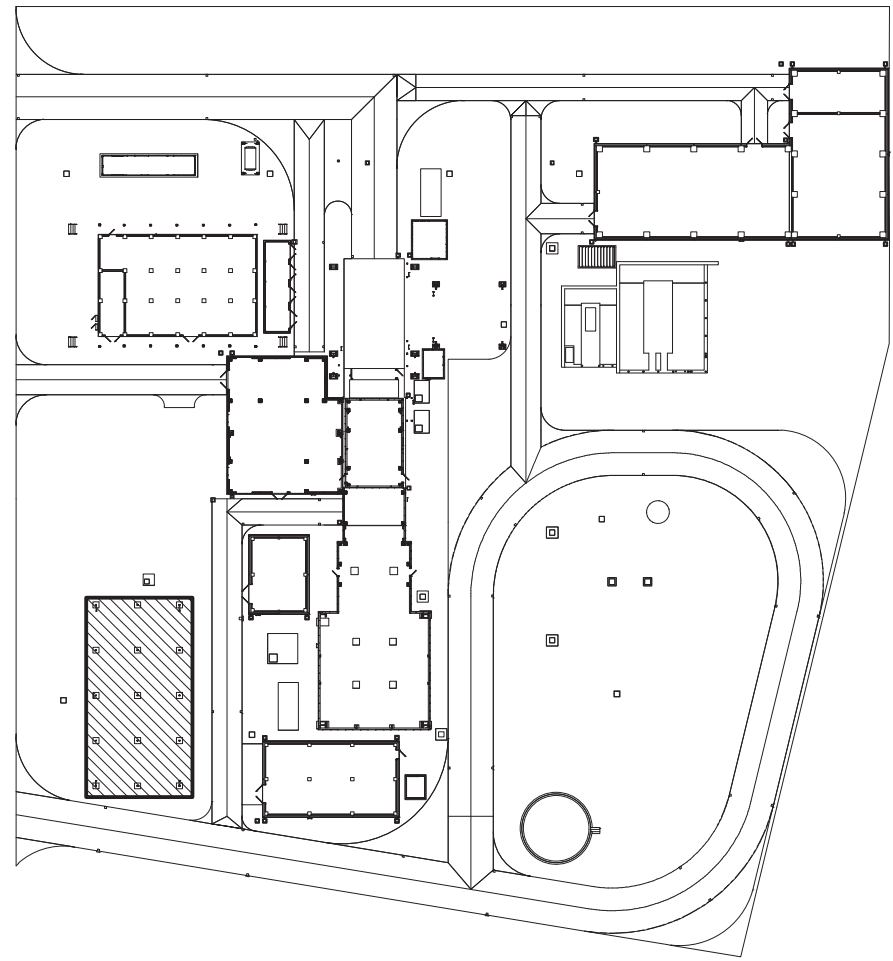

ANMERKUNGEN

- ALLE ABMESSUNGEN SIND IN m
- ALLE HÖHENLAGEN SIND IN m
- ALLE EBENEN SIND AUF NIVEAU 0.00 (=+ 358,15 m ü. M) BEZOGEN

5	A	EMISSIONE FINALE / FINAL ISSUE	BOTTINO	RICCI	–	BERTUSI	PASTI	18–02–20
4	A	EMISSIONE FINALE / FINAL ISSUE	PLE/CIV	PLE/CIV	–	PEM/PRE	PLE/CIV	30–01–20
3	A	EMISSIONE FINALE / FINAL ISSUE	BOTTINO	RICCI	–	BERTUSI	PASTI	13–01–20
0	A	PRIMA EMISSIONE / FIRST ISSUE	PLE/CIV	PLE/CIV	–	PEM/PRE	PLE/CIV	20–05–19
Rev.	Sc.	Descrizione	Preparato	Controllato	Verificato	Verificato	Approvato	Data
rev.	sc.	kind of revision	prepared	checked	verified	verified	approved	date
Commissa	Codice	Teamcenter	Emittente	Classe riserv.	Tipo doc.	Scala	Derivato da	Rev.
job no.	code	code	issued by	confid. class	doc. type	scale	derived from	rev.
0647	CIV	CIV	PLE/CIV	2	ARD	1:100		5



IRSCHING 6
FIN FAN COOLER
PLANS 0.00 and SECTIONS A-A; B-B

Codice struttura	Identificativo/document no.	Rev./rev.	Foglio	Segue	Di
product breakdown structure	A1UPXC110	01	2	3	of
		4	5		

Uniper Kraftwerke GmbH

Für den Bauherren: _____ Datum _____

Unterschrift _____

Für den Entwurfsverfasser: _____ Datum _____

Unterschrift _____

5	BOTTINO	18–02–20	RICCI	18–02–20	BERTUSI	18–02–20
4	BOTTINO	30–01–20	RICCI	30–01–20	BERTUSI	30–01–20
3	BOTTINO	13–01–20	RICCI	13–01–20	BERTUSI	13–01–20
0	BOTTINO	20–05–19	RICCI	20–05–19	BERTUSI	20–05–19
Rev.	Name	Datum	Bezeichnung / Änderung	Geprüft	Datum	Freigabe

Freigabe Auftraggeber Name: _____ Ort, Datum: _____

Projektname Standort Irsching 6 - bnBm
Gasturbine 1 x 300 MW

Auftraggeber	Uniper Kraftwerke GmbH Holzstr. 6 40221 Düsseldorf
Planer:	Uniper Technologies GmbH Alexander-von-Humboldtstr. 1 45896 Gelsenkirchen
Auftragnehmer/Planersteller:	Ansaldo Energia Via Nicola Lorenzi 8 16152 Genova - Italy

Anlagenteil	Dokumentenart
Dokumententitel	Status
GT RÜCKKÜHLER ZWISCHENKÜHLWASSER GRUNDRISS EBENE 0.00 - SCHNITTE A-A; B-B	
Auftraggeber - Dokumentenkennzeichen	Rev./Vers.
Gezeichnet: BOTTINO	5
Planer - Dokumenten ID	Rev./Vers.
Disziplin	Format: A1
Ersteller - Dokumenten ID	Rev./Vers.
Maßstab: 1:100	Blatt:
Urspr.	Ers. durch
Copyright reserved	Weitergabe sowie Vervielfältigung dieses Dokuments, Verwertung und Mitteilung seines Inhalts sind verboten, soweit nicht ausdrücklich gestattet. Zuwiderhandlungen verpflichten zu Schadenersatz.