



Ablaufkanal zum Röthenbach Da 180x16,4 mm SDR 11

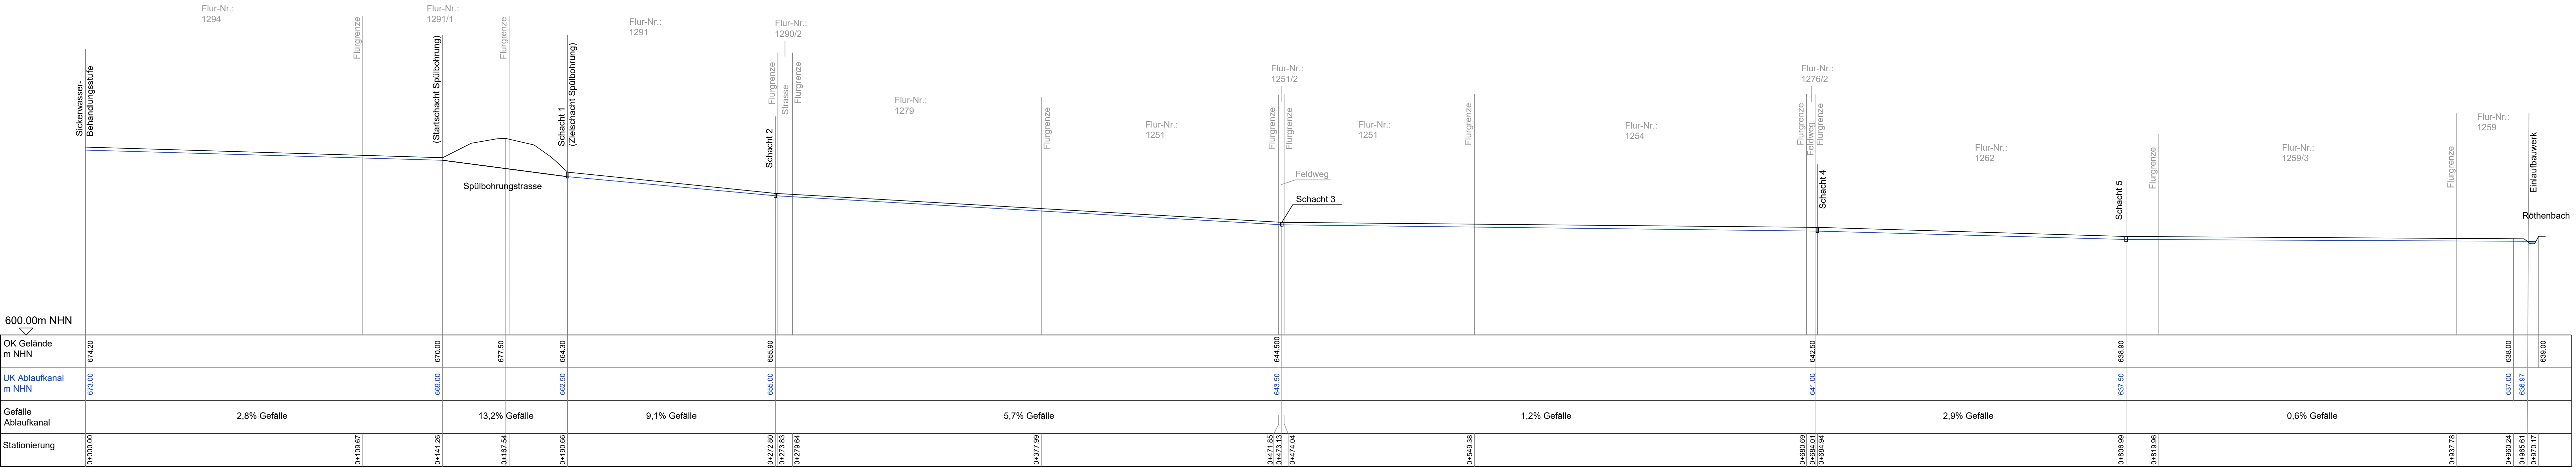

Übersichtslageplan o.M.

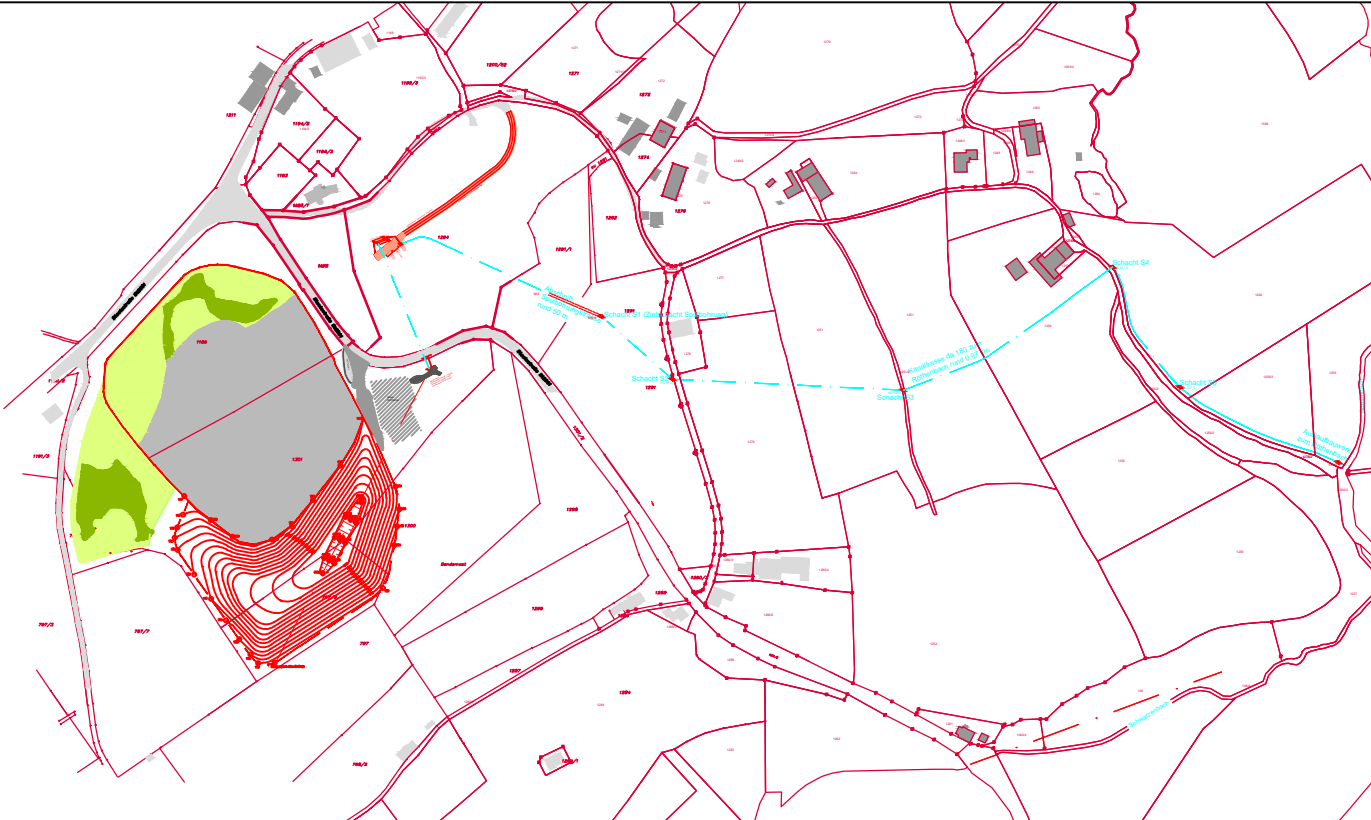

Gilching, den 11.02.2025

Ingenieurbüro Haas-Kahlenberg GmbH
Gerhard Haas-Kahlenberg
- Planersteller -

Kempten, den 11.02.2025

ZAK Energie GmbH
Christoph Lindermayr
- Antragsteller -

Nr.:	Änderungen	geänd. am	Bearbeiter	gepr. am	Projektleiter
Vorhaben:		Plannummer: STe01-1-143_G		Maßstab: 1 : 1000	
DKI-Deponie Steinegaden		Anlage 10.1.6		Planstand: Genehmigungsplanung	
Planinhalt		Datum	Name	Unterschrift	
SW-Ablaufkanal zum Röthenbach		gezeichnet	10.02.2025	Fischer	Fischer
		geprüft	10.02.2025	Ha-Ka	Ha-Ka

Entwurfsverfasser:

HK Ingenieurbüro HAAS - KAHLENBERG GmbH
Bauwesen + Umwelttechnik
Tafelstraße 14 82205 Gilching Tel. 08106271485
ingenieurbuero@haas-kahlenberg.de

Vorhabensträger:

ZAK Energie GmbH
Dieselstraße 9 87437 Kempten (Allgäu)
Tel. 0831/25282-0 Fax. 0831/25282-19