


RL-Projekt/2017/170064_003_SOP_Inhaltsverzeichnis_Tankfrankenschnellweg1_1plan44_großangelegte_BW_13W41939P404-4-1-1024-04g_LP-102_M1_1100_12.08.2021_14:01:33_S-Schneep

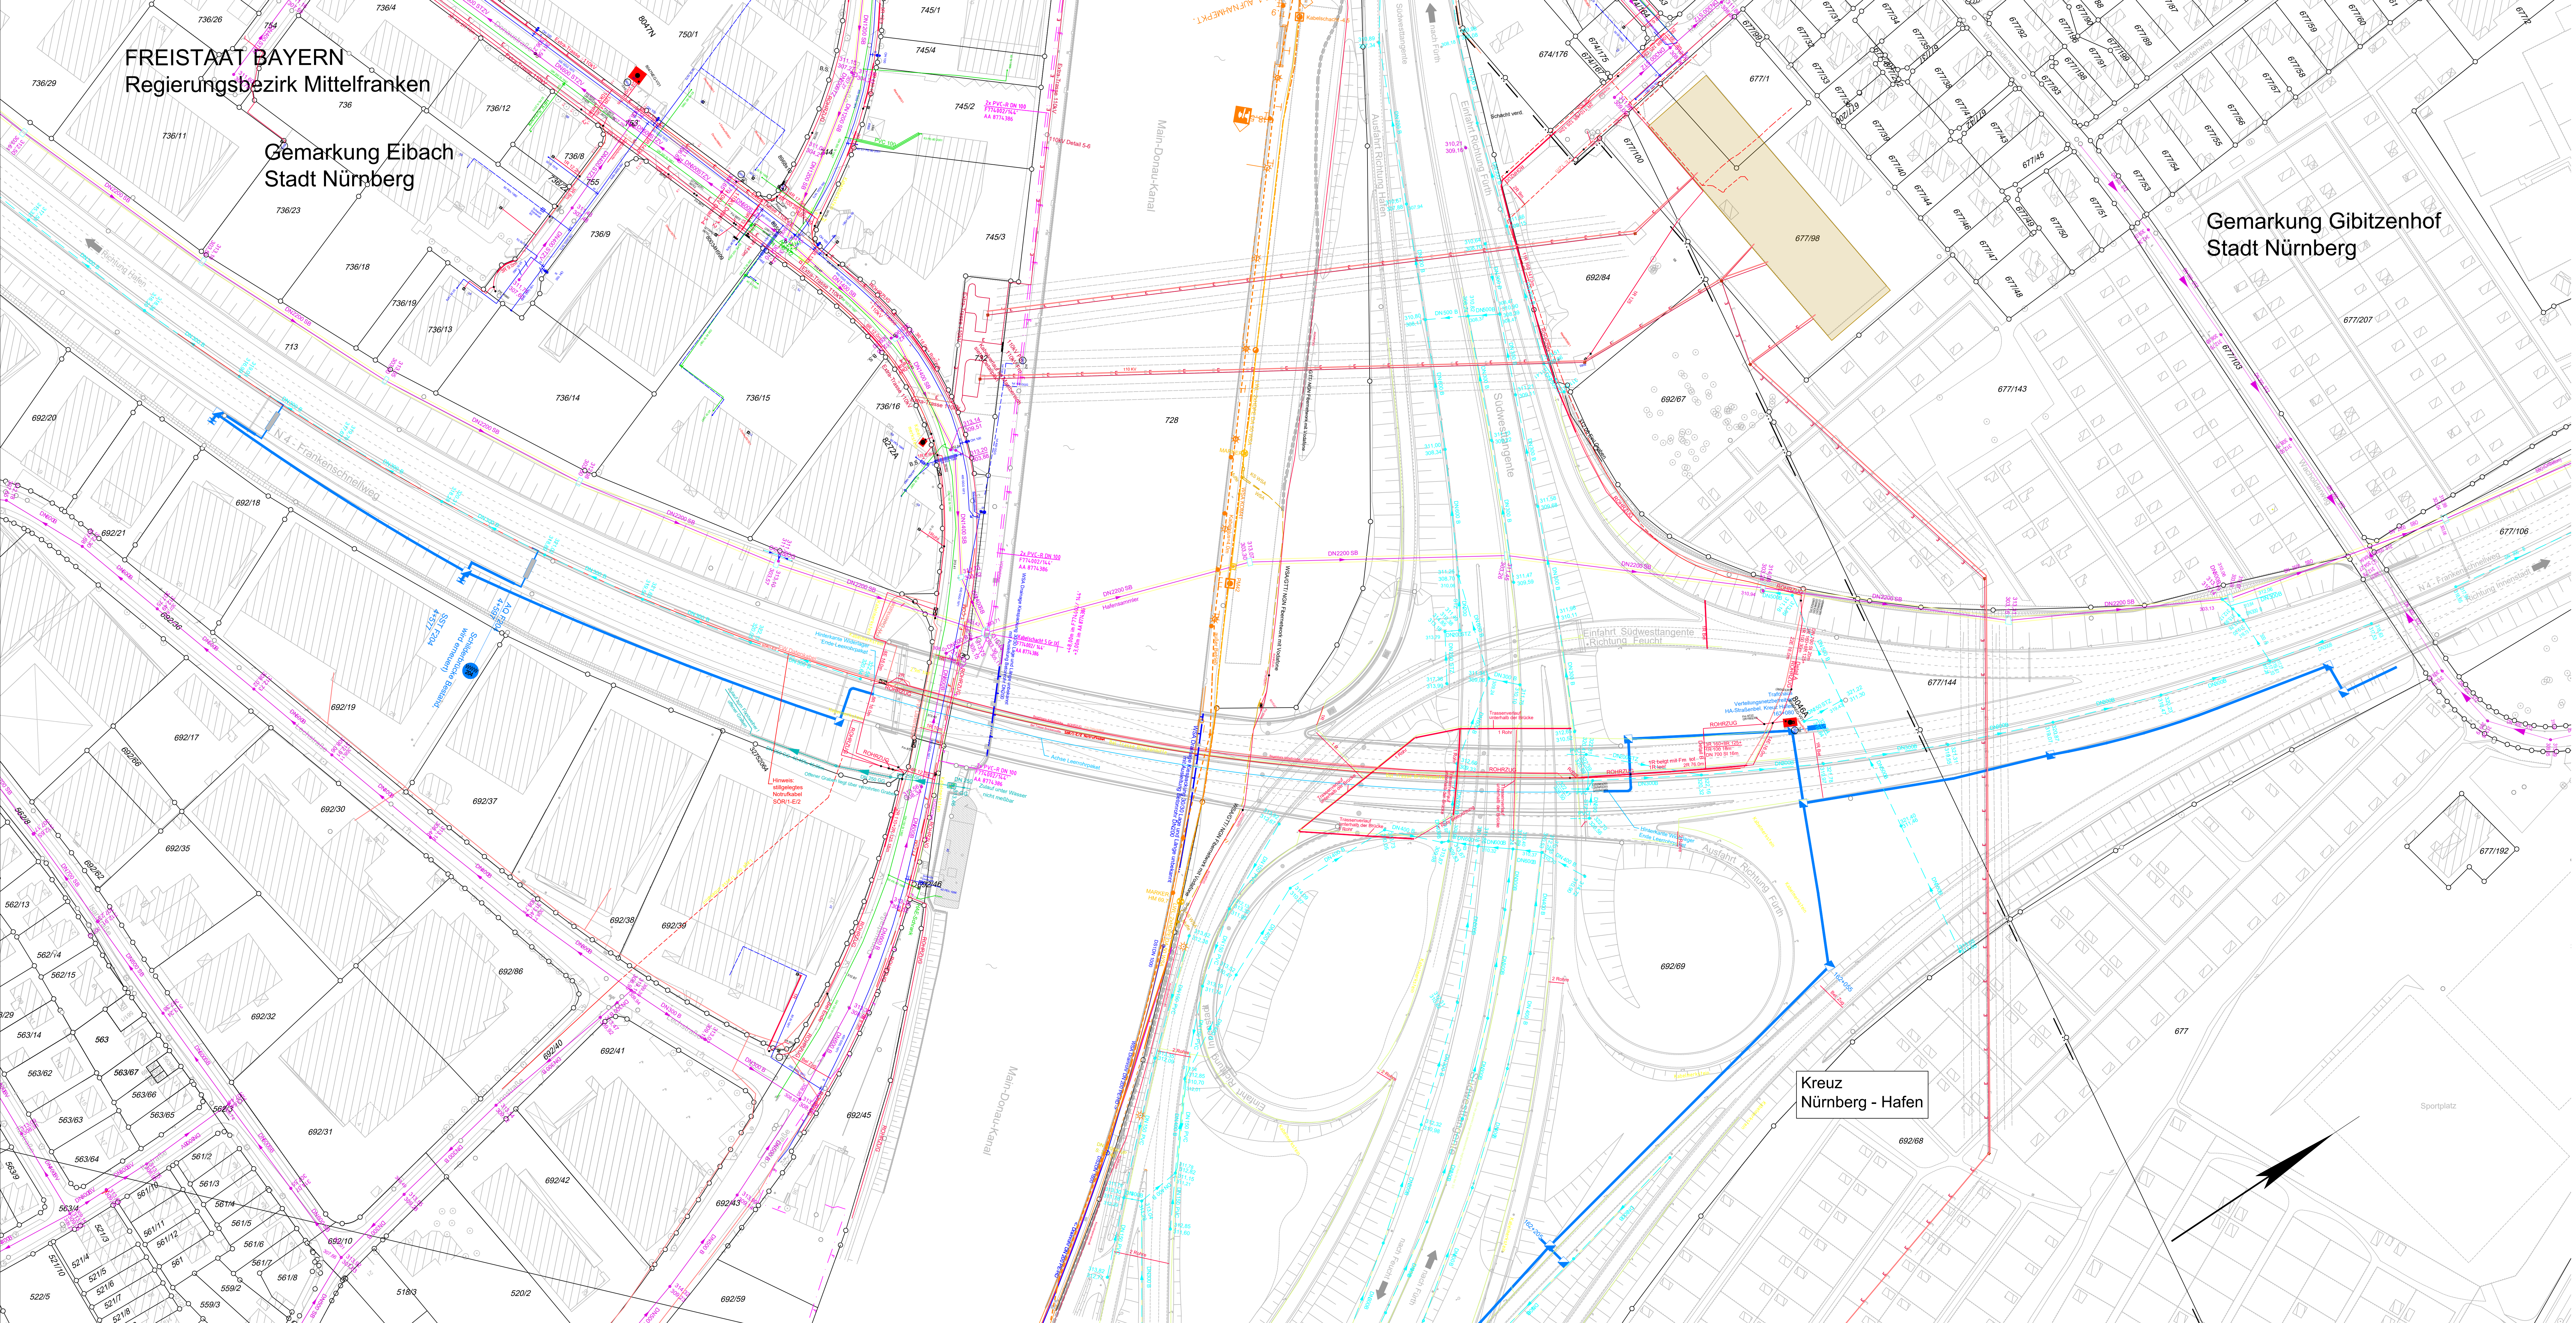

ZEICHNERKLÄRUNG

Versorgungseinrichtungen:

vorhanden

Gasleitung - N-ergie-Netz

E-Freileitung

Strom - N-ergie-Netz

Wasserleitung - N-ergie-Netz

Abwasserkanal - SUN

Regenwasserkanal - SOR

Gewässer - SOR

Fernmeldeleitung - VODAFONE

ohne Einmaß

Feuerwehr

Notrufkabel - SOR/1-E/2

Fernmeldeleitung - T-COM

GTT/ NGN Fibernetzwerk mit Vodafone

WSA Drainage Kies

WSA LWL

WSA KOM41-Netz

Regenwasserkanal SOR

Beleuchtung - SOR/E-1

geplant

SOR Kabeltrasse Tunnel Frankenschnellweg

Leerrohre 4x PE-HD 110/6,3 und 4x PE-HD 50/4,6

Leerrohrpaket

Kabeltrasse GTT u. WSA u. Fiber Network

Verwaltung:

Gemarkungsgrenze

Flurstücksgrenze

Leitungsinformationen nicht zur Maßentnahme geeignet

Entwurfsbearbeitung:

Entwurf + Berger GmbH
Ingenieure und Planer Nürnberg
90443 Nürnberg
Am Planer 33 Tel.: 0911 / 92634-0
http://www.entwurfundberger.de

170064

Datum

Zeichen

bearbeitet:

03/2021

Kröger

gezeichnet:

03/2021

Schenki

geprüft:

03/2021

Tobehn

Stadt Nürnberg
Servicebetrieb Öffentlicher Raum Nürnberg
Sulzbacher Straße 2 - 6, 90489 Nürnberg, Tel. 0911 / 231 - 7837

bearbeitet:

gezeichnet:

geprüft:

FSF Nr.:

Projekt:

C			
B			
A			
Nr.:			

Art der Änderung

Datum

Zeichen

Frankenschnellweg (Kreisstraße N4)
Ersatzneubau Brücke über den Main-Donau-Kanal und die Südwesttangente
BW 1.418

Unterlage/Blatt-Nr.: 16.2

Lageplan

mit Sparten

Maßstab: 1: 1000

Aufgestellt:
Nürnberg, den10.08.2021.....

Stadt Nürnberg
Servicebetrieb Öffentlicher Raum Nürnberg

technischer Werkleiter