


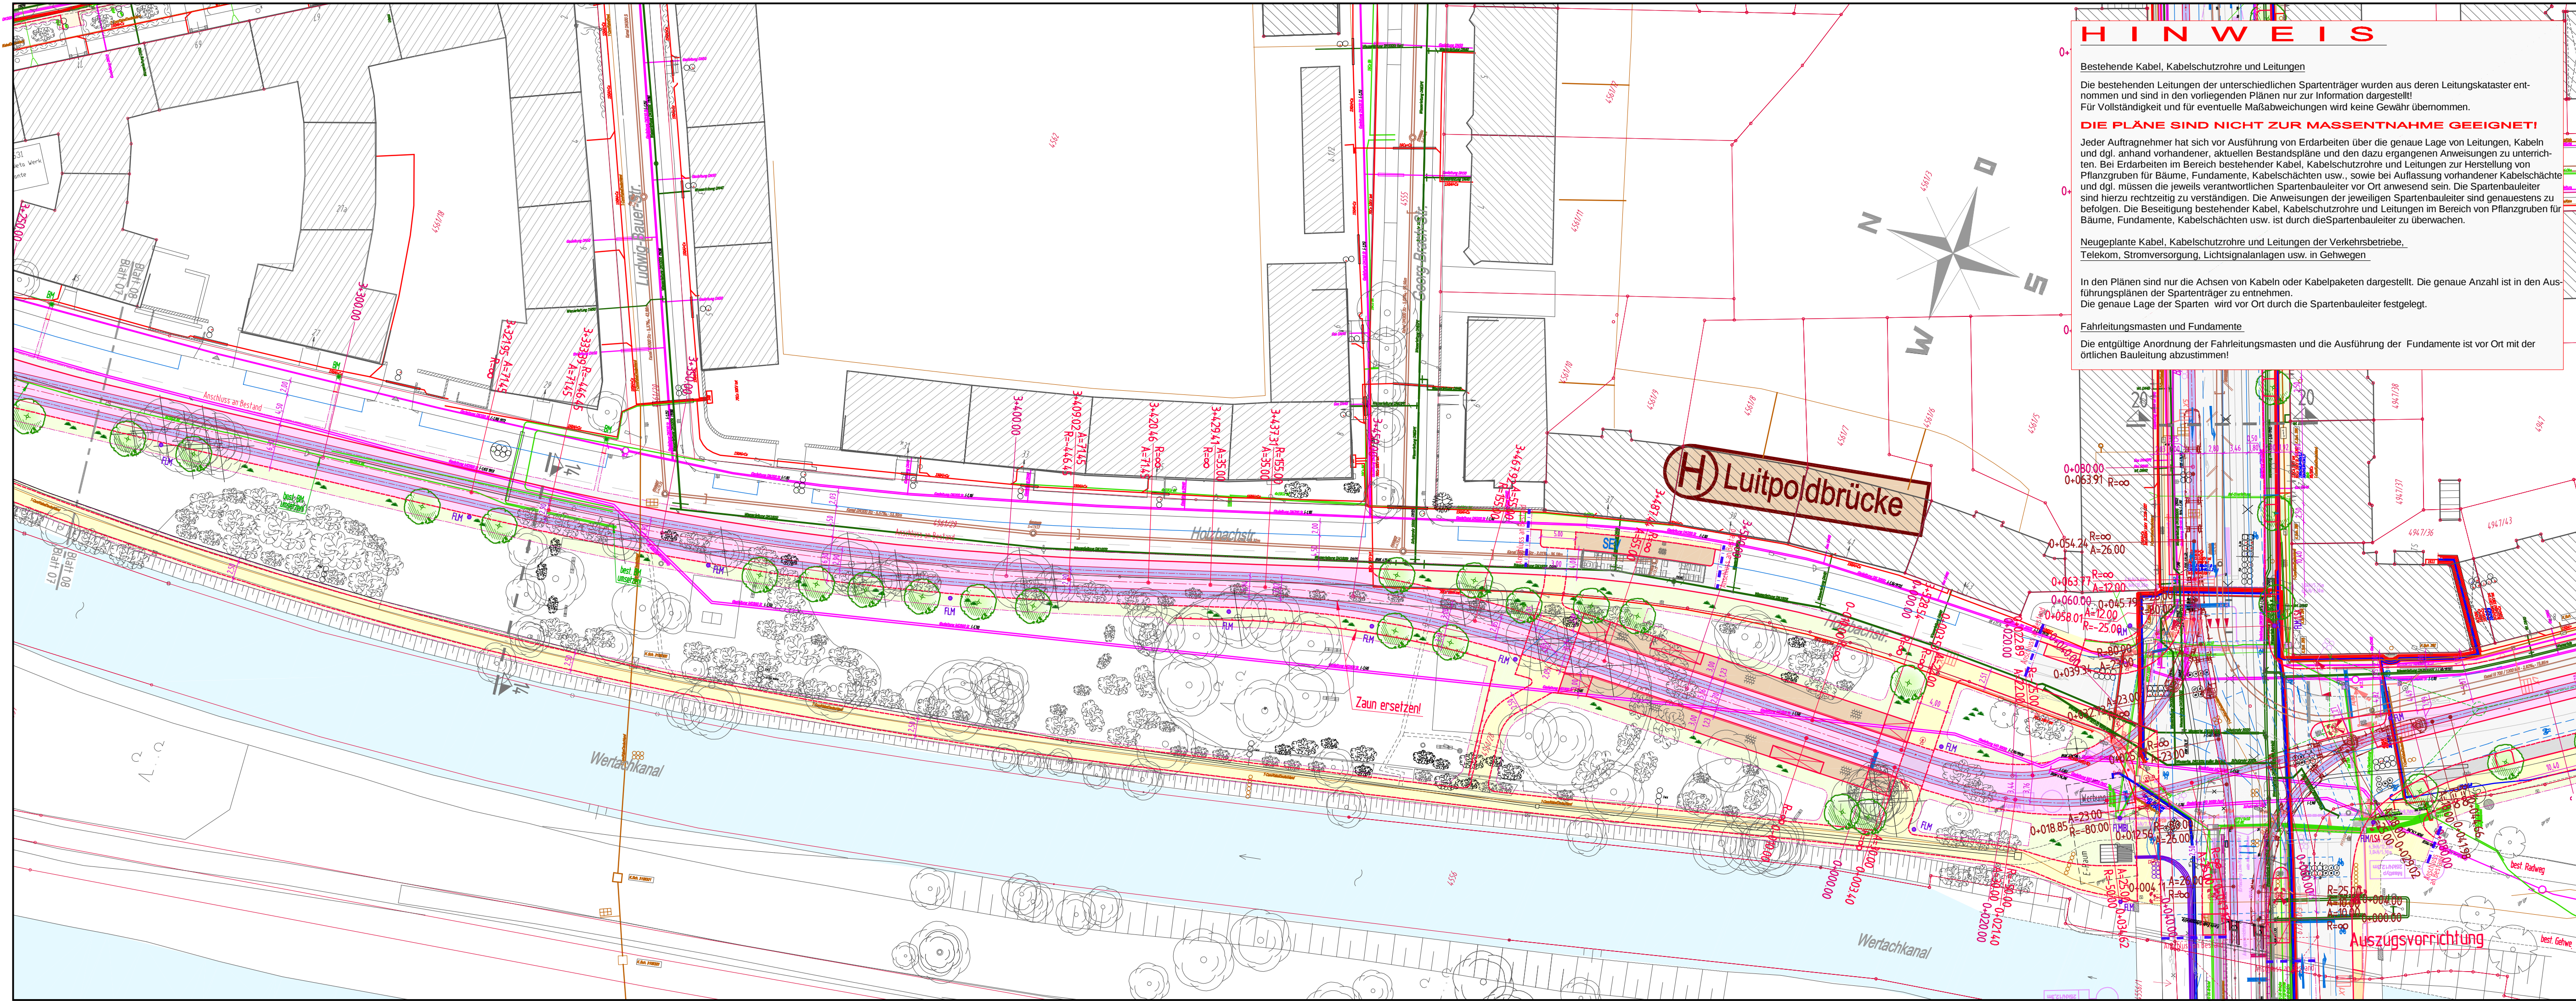

HINWEIS

Bestehende Kabel, Kabelschutzrohre und Leitungen
Die bestehenden Leitungen der unterschiedlichen Spartenträger wurden aus deren Leitungskataster entnommen und sind in den vorliegenden Plänen nur zur Information dargestellt!
Für Vollständigkeit und für eventuelle Maßabweichungen wird keine Gewähr übernommen.

DIE PLÄNE SIND NICHT ZUR MASSENTNAHME GEEIGNET!
Jeder Auftragnehmer hat sich vor Ausführung von Erdarbeiten über die genaue Lage von Leitungen, Kabeln und dgl. anhand vorhandener, aktuellen Bestandspläne und den dazu ergangenen Anweisungen zu unterrichten. Bei Erdarbeiten im Bereich bestehender Kabel, Kabelschutzrohre und Leitungen zur Herstellung von Pflanzgruben für Bäume, Fundamente, Kabelschächten usw., sowie bei Aufräumarbeiten vorhandener Kabelschächte und dgl. müssen die jeweils verantwortlichen Spartenbauleiter vor Ort anwesend sein. Die Spartenbauleiter sind hierzu rechtzeitig zu verständigen. Die Anweisungen der jeweiligen Spartenbauleiter sind genauestens zu befolgen. Die Beseitigung bestehender Kabel, Kabelschutzrohre und Leitungen im Bereich von Pflanzgruben für Bäume, Fundamente, Kabelschächten usw. ist durch die Spartenbauleiter zu überwachen.

Neugeplante Kabel, Kabelschutzrohre und Leitungen der Verkehrsbetriebe, Telekom, Stromversorgung, Lichtsignalanlagen usw. in Gehwegen

In den Plänen sind nur die Achsen von Kabeln oder Kabelpaketen dargestellt. Die genaue Anzahl ist in den Ausführungsplänen der Spartenträger zu entnehmen.
Die genaue Lage der Sparten wird vor Ort durch die Spartenbauleiter festgelegt.

Fahrleitungsmasten und Fundamente
Die endgültige Anordnung der Fahrleitungsmasten und die Ausführung der Fundamente ist vor Ort mit der örtlichen Bauleitung abzustimmen!

LEGENDE: Bestand

- Regenwasserkanal
- Mischwasserkanal
- Schieber Wasser und Gas
- Unterflurhydrant
- Straßensinkkasten
- E-Schächte / E-Schrank
- Verkehrsschilder, Hinweistafel
- Straßenlampe, Abspannmast
- Laubbaum
- Hecke / Grünfläche
- Zaun
- Mauer

LEGENDE: Spartenbestand

- Kanal m. Dim. u. Mat. sowie Schacht
- Anschlussleitungen Straßeneinlauf
- Gasleitung mit Dimension u. Material
- Wasserleitung mit Dimension u. Material
- Stromkabelpaket Stadtwerke
- Telekommunikation Stadtwerke
- Beleuchtungskabel Tiefbaumt
- T-Con/Kabel Deutschland
- Verkehrstechnik LSA TBA / SWA
- Kabel - Bahnsignal
- Fahrleitungsmast mit Fahrleitung
- Oberleitung mit Verspannungseil
- Fernwärmeleitung / Schachtbauwerk
- Haubenkanal Fernwärmeleitung
- Ampeanlage: Signalgeber mit Bezeichnung
- Kontaktschleifen Verkehrstechnik STAWA
- Kontaktschleifen Verkehrstechnik STAWA

LEGENDE: Planung

- Fahrbahn Asphalt
- Gehweg Asphalt
- Gehweg Platten
- Gehweg Brücke (Kappenbeton)
- Grünfläche
- Pflasterfläche (Kleinstpflaster)
- Gleise
- Gleiskörper - Asphaltfläche
- Überweg Gleise
- Gleiskörper - Schottergleis
- Haltestelle - Münchner Gehwegplatten
- Haltestelle SEV (Schienensatzverkehr)
- Verkehrsberuhigter Bereich
- Parkfläche
- Parkfläche / Rasengitter
- Grünbrücke
- Wasser
- Fläche Sebastian - Buchegger - Platz
- Gleisübergangsstruktur
- R60 / Vignolschiene
- mit Entwässerungsrinne
- Baum neu
- Fahrbahnrand / bzw. Abseknung
- Straßenmarkierung
- Fahrleitungsmast
- Kombinast FL + LSA + Bel
- Lichtsignalanlage
- Kombinast LSA + Bel + WW
- Beleuchtungsmast
- Wegweiser
- Bohrprofile
- Sickerschacht

Genehmigungsvermerk:

PLANFESTSTELLUNG
vom 18.12.2020

Planverfasser:	ARNOLD BERATUNG INGENIEUR UND ARCHITECTEN Schwanstraße 6 • 86152 Augsburg T +49 (0) 821 34464-0 • F +49 (0) 821 34464-99 E augsb@arnold-consult.de	Anlage:	08.08	
Augsburg, Ort, Datum, Unterschrift		Auftrag-Nr.:	1-15-400	
		gezt.:	08.11.2017	Scheirich
		bearb.:	08.11.2017	Scheirich
		gepr.:	29.06.2018	Mosberger

Bauherr: SWA Verkehrs GmbH Hoher Weg 1 86152 Augsburg	swa Energie Wasser Verkehr	Projektierung: SWA Projektgesellschaft mbH Hoher Weg 1 86152 Augsburg	swa Energie Wasser Verkehr
Augsburg, Ort, Datum, Unterschrift		Augsburg, Ort, Datum, Unterschrift	

Maßstab: M 1:500	Planbezeichnung: Lageplan Spartenbestand Blatt 08 Holzbachstraße / Luitpoldbrücke	Plan-Nr.: L5_4_SP_LP_12.08_-	Planart: Genehmigungsplanung
		Planzeichen: Blattgr.: 1135 x 297	
		Gewerk: Sparten (Dritte)	
		Höhen- und Koordinatensystem: Gauss-Krüger, Höhen über NN	

Projekt:
Mobilitätsdrehscheibe Augsburg
Linie 5 vom Hauptbahnhof zum Universitätsklinikum