

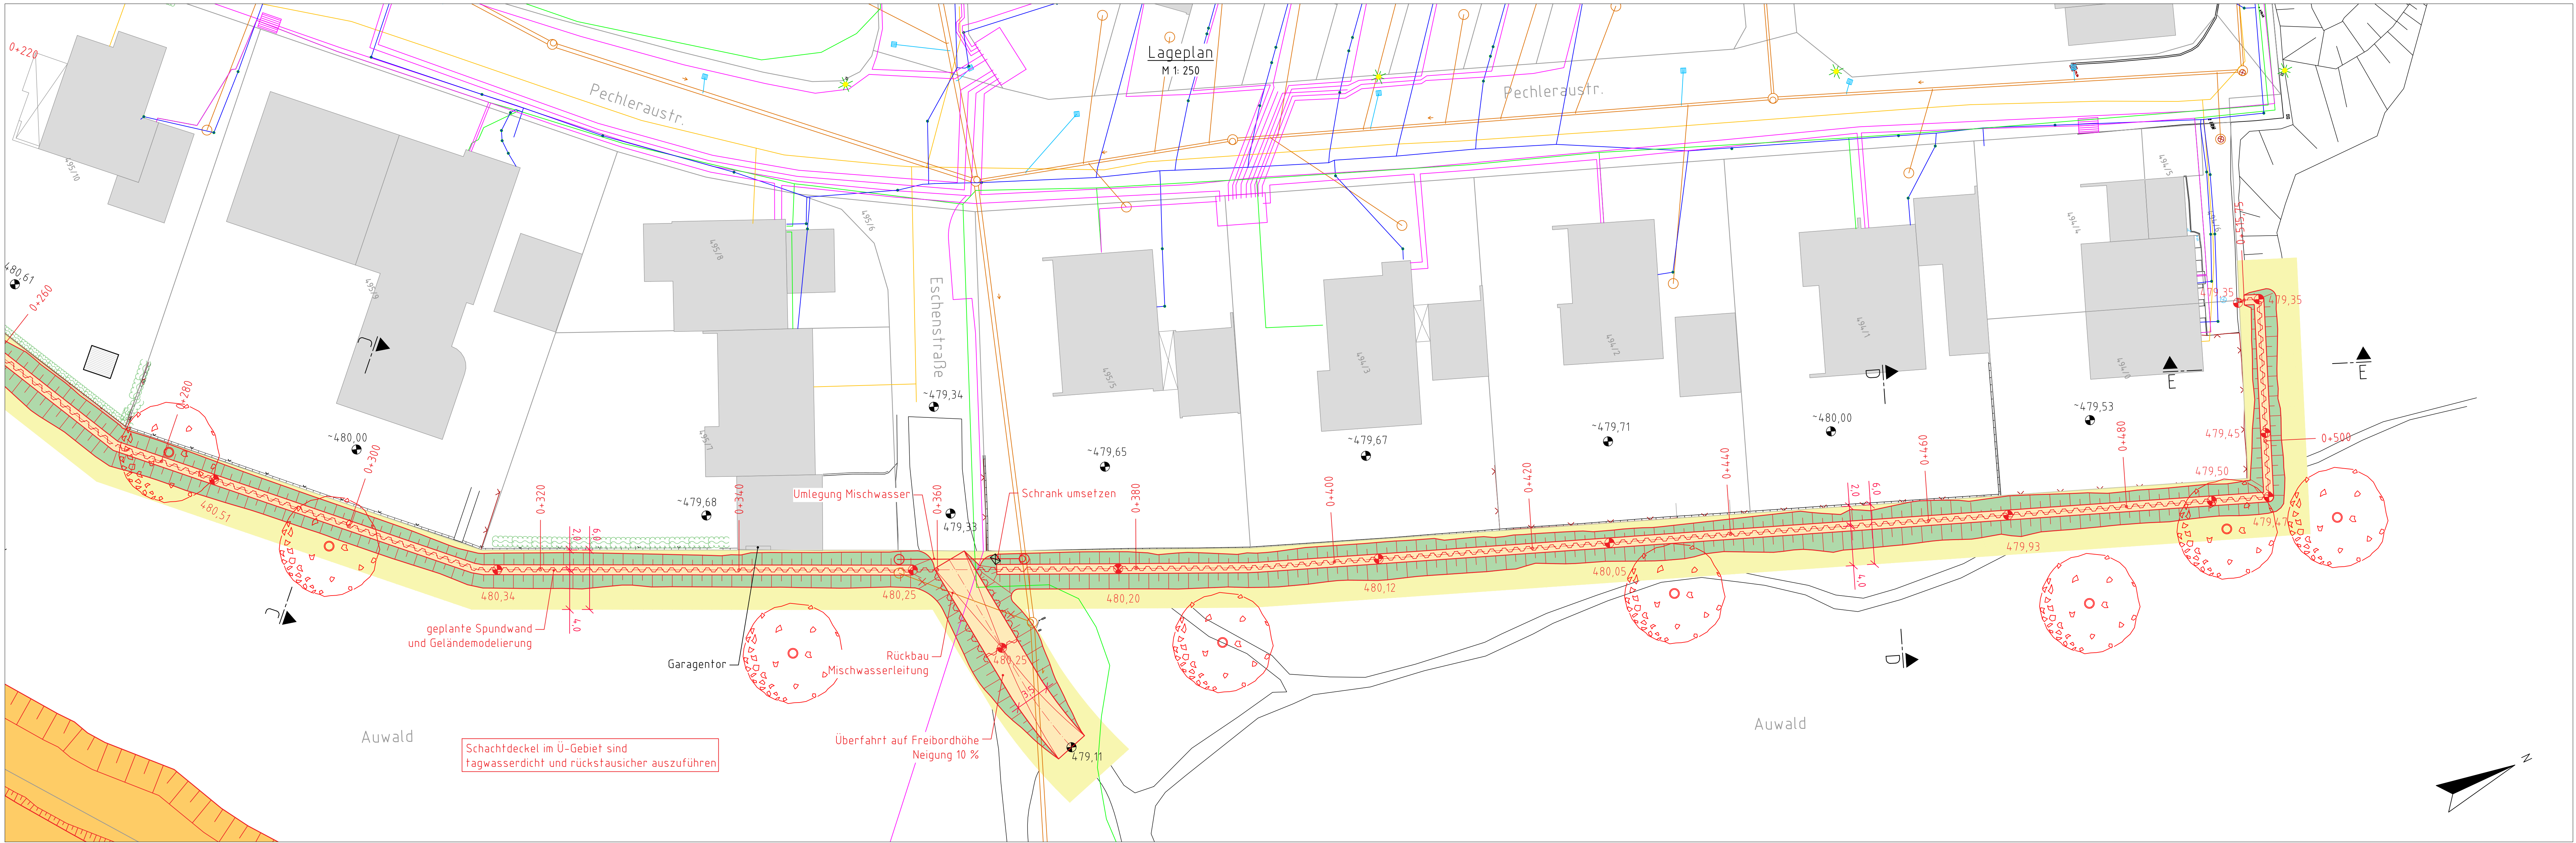


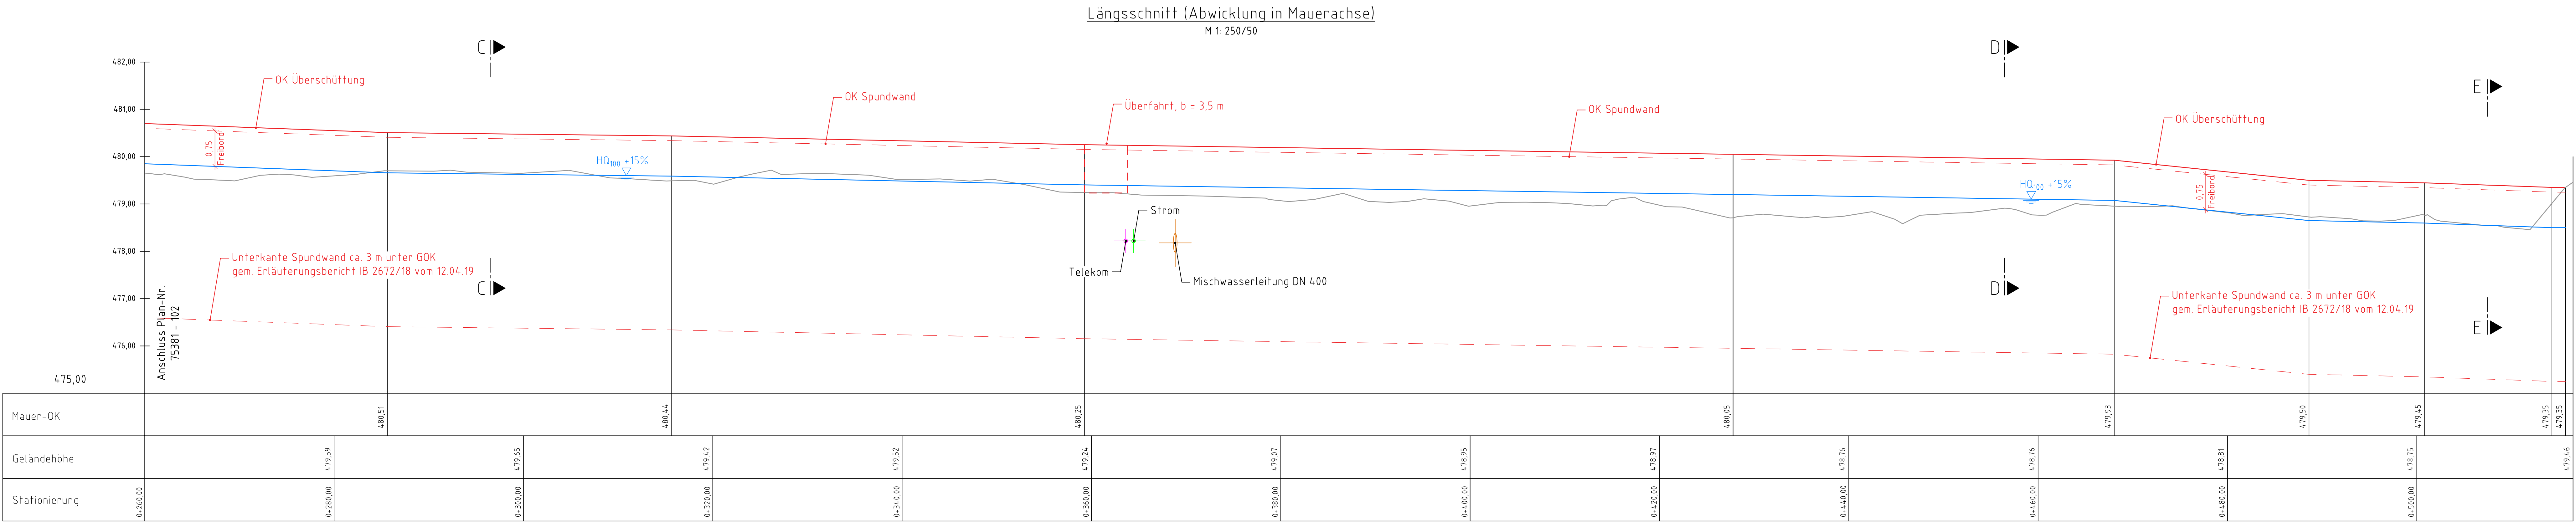

- Legende:
- temporär beanspruchter Arbeitsraum für Spundwandgerät
 - Sparten Wasserversorgung
 - Sparten Regenwasser
 - Sparten Mischwasser
 - Sparten Telekommunikation
 - Sparten Strom
 - Sparten Gas
 - Leuchten
 - erhaltenswerte Bäume

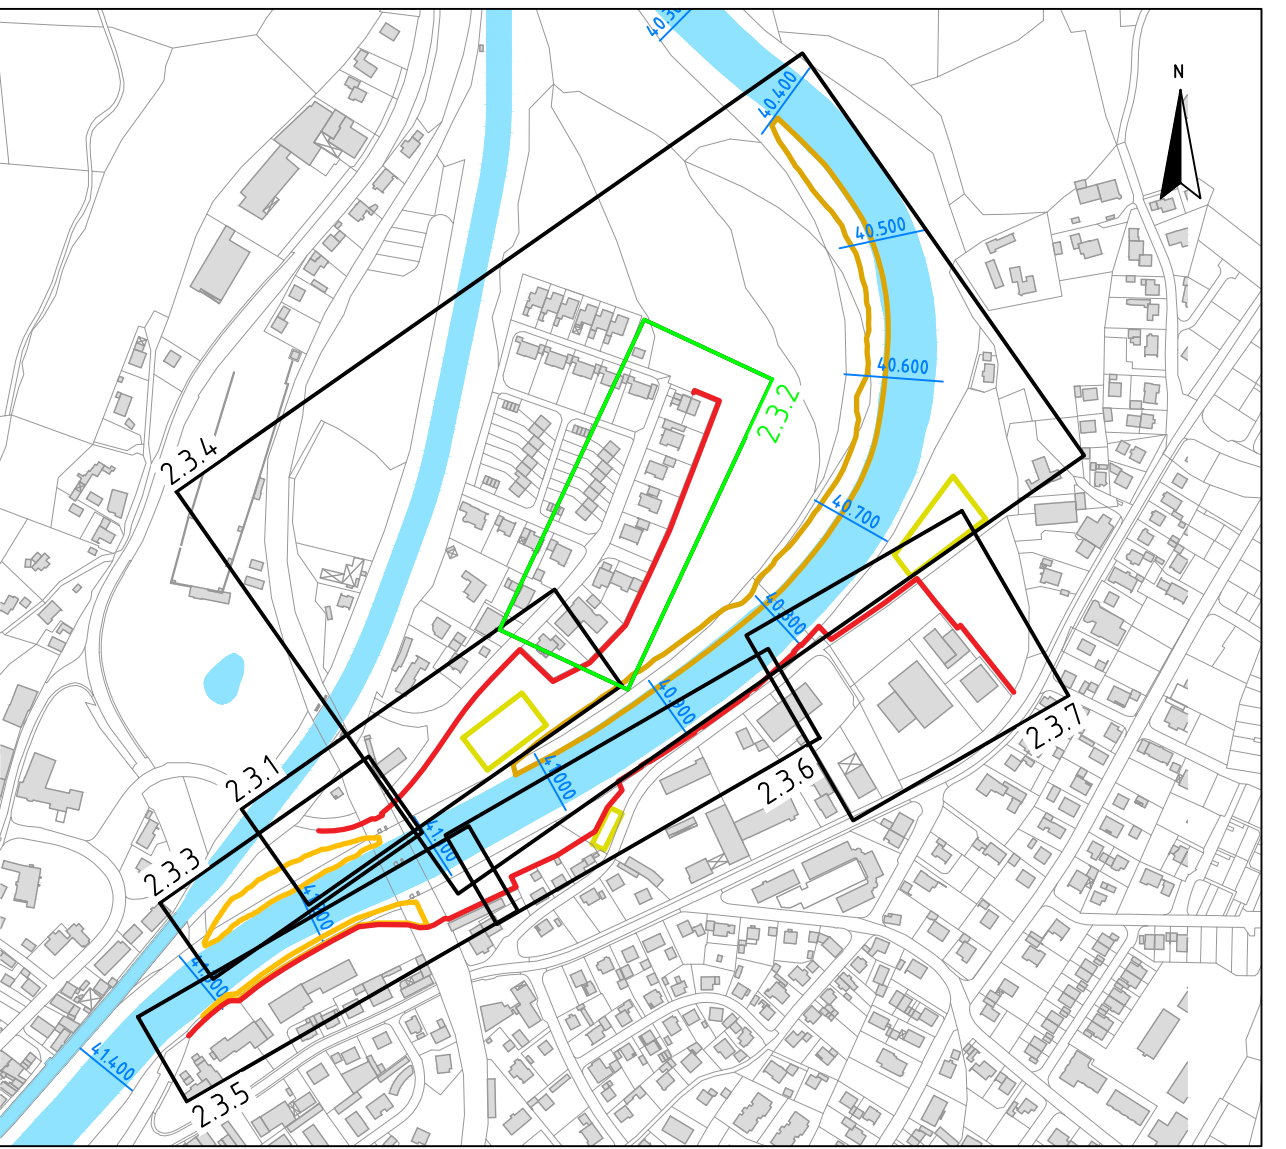

Lagebezugssystem:
DHDN90 (Gauß-Krüger: 3° Zone 4) EPSG: 31468
Höhenbezugssystem:
DHHN92 (Status 160) EPSG: 5783

Index	Änderungen	geänd. am	Name	gepr. am	Name
Vorhaben: Hochwasserschutz Trostberg an der Alz OT Pechlerau / Saliterau Entwurf					
Landskreis: Traunstein		Stadt: Trostberg		Anlage: 2.2.2	
Maßstab: 1:250/50		Planinhalt: HWS Mauer - links Lageplan und Längsschnitt, Teil 2		Plan-Nr.: 75381 - 103	
Auftraggeber: Freistaat Bayern Wasserwirtschaftsamt Traunstein		Entwurfsverfasser: Ski GmbH & Co. KG Lessingstraße 9 80336 München www.ski-gmbh.de		Tag: 01.11.2018 Name: v. Gosen	
Datum: 19.03.2020		Datum: 19.03.2020		Tag: 19.03.2020 Name: Omerovic	
Datum: 19.03.2020		Datum: 19.03.2020		Tag: 19.03.2020 Name: Spanning	