


LAGEPLAN
380-kV Stromanschluss GKL
Freileitungsanschluss Schaltanlage GKL

Mast 100C - Mast 100E

Legende:

Grenzen:

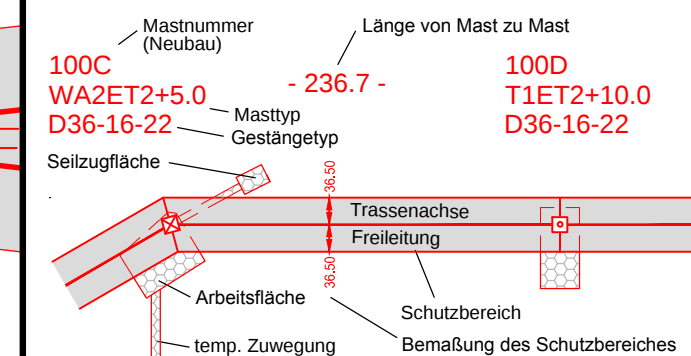

- ☒ 1 Bauwerksnummer
- ☒ 5 Grundstücks-
ordnungsnummer
- 37 Flurstücksnummer
- ☒ Abspannmast
- ☒ Tragmast
- ☒ Mast Rückbau

Land	
Kreis	
Stadt/Gem.	
Gemarkung	
Flurstück	
Flurbereinigung	
Rückbau Hoch- und Mittelspl.-Ltg.	

Quellvermerk: Geobasisdaten: Bayrische Vermessungsverwaltung

Planfeststellungsunterlage

Aufgestellt	10.04.2018
Ulm,	
i.V.	i.V.

Satzungsgemäß ausgelegt in der Zeit
vom
his

Zeit und Ort der Auslegung sind vor Auslegung ortsüblich bekannt gemacht worden

Gemeinde:

Dienstsiegel/Unterschrift

Planfeststellungsbehörde

Firma K2E K2 Engineering GmbH				Maßstab: 1 : 2000		Einheit: Meter	
					Datum	Name	
				Bearb.	20.03.2018	Grenda	
				Gepr.	21.03.2018	Kunert	
				Zustand		-	
							
Zust.	Änderung	Datum	Name	Blatt: 2 von 3			

Landkreis Günzburg
Gemeinde Kötz
Gemarkung Großkötz

Landkreis Günzburg
Gemeinde Bubesheim
Gemarkung Bubesheim