


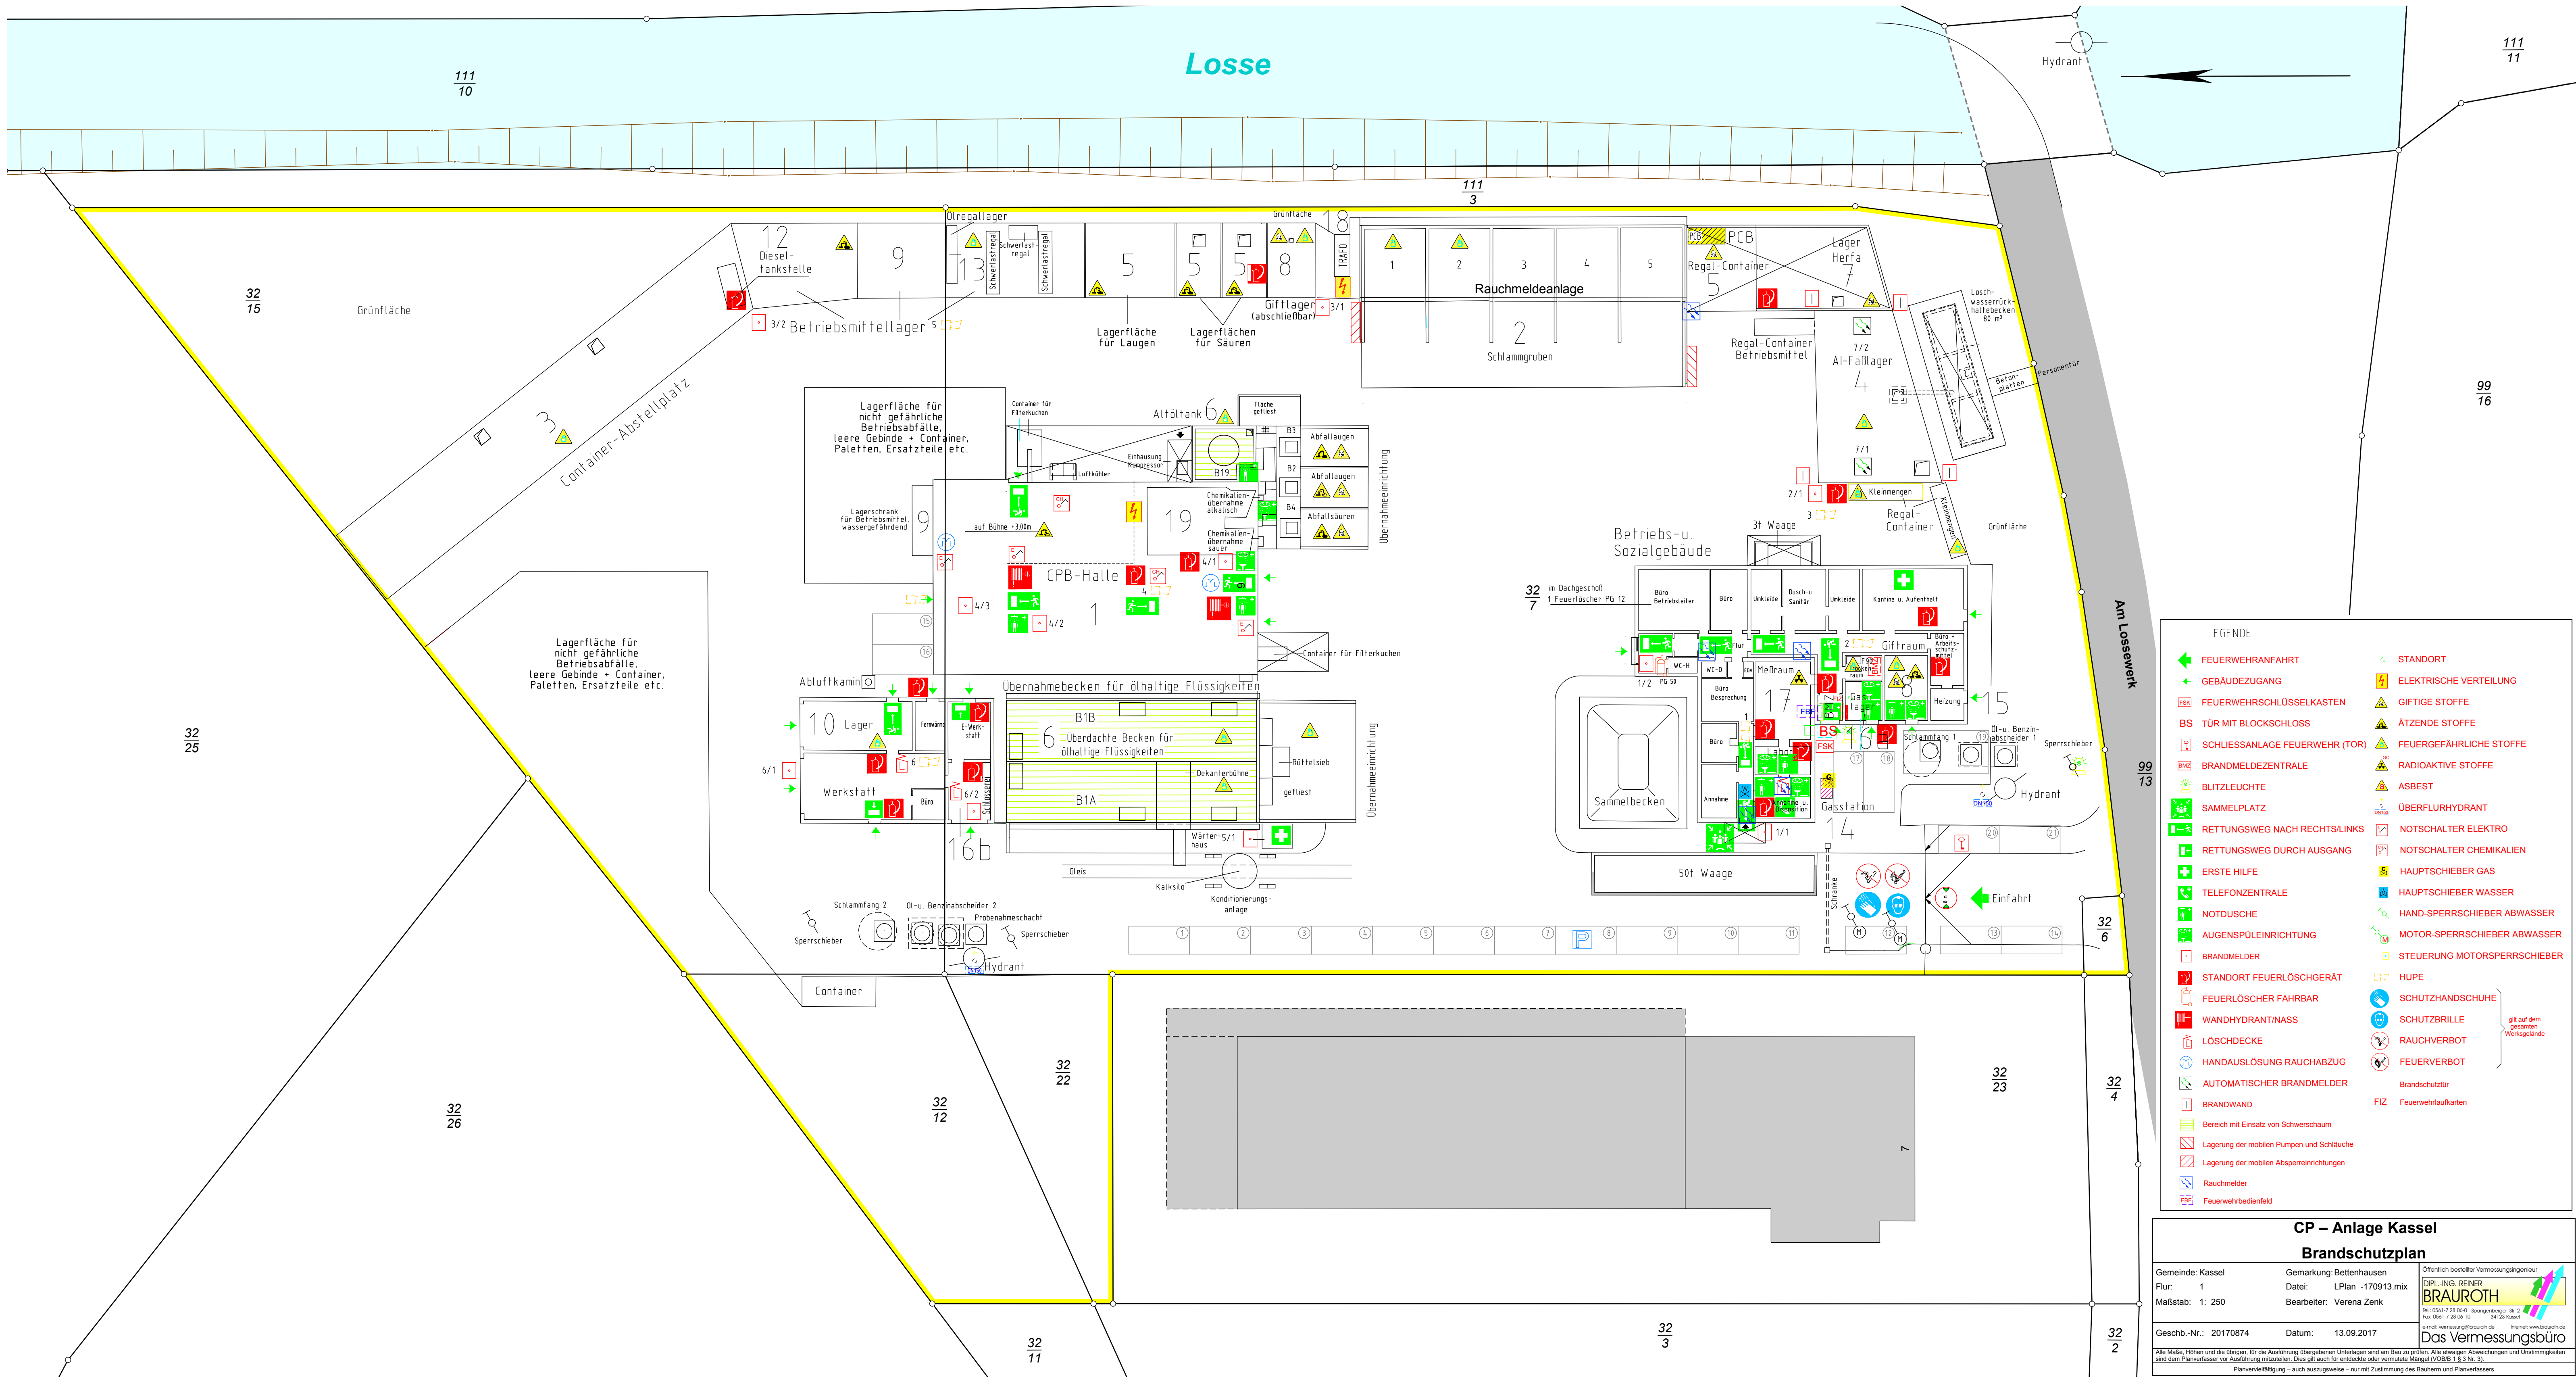

LEGENDE

FEUERWEHRANFAHRT	STANDORT
GEBÄUDEZUGANG	ELEKTRISCHE VERTEILUNG
FEUERWEHRSSCHLÜSSELKASTEN	GIFTIGE STOFFE
TÜR MIT BLOCKSCHLOSS	ÄTZENDE STOFFE
SCHLIESSANLAGE FEUERWEHR (TOR)	FEUERGEFÄHRLICHE STOFFE
BRANDMELDEZENTRALE	RADIOAKTIVE STOFFE
BLITZLEUCHTE	ASBEST
SAMMELPLATZ	ÜBERFLURHYDRANT
RETTUNGSWEG NACH RECHTS/LINKS	NOTSCHALTER ELEKTRO
RETTUNGSWEG DURCH AUSGANG	NOTSCHALTER CHEMIKALIEN
ERSTE HILFE	HAUPTSCHIEBER GAS
TELEFONZENTRALE	HAUPTSCHIEBER WASSER
NOTDUSCHE	HAND-SPERRSCHIEBER ABWASSER
AUGENSPÜLEINRICHTUNG	MOTOR-SPERRSCHIEBER ABWASSER
BRANDMELDER	STEUERUNG MOTORSPERRSCHIEBER
STANDORT FEUERLÖSCHGERÄT	HUPE
FEUERLÖSCHER FAHRBAR	SCHUTZHANDSCHUHE
WANDHYDRANT/NASS	SCHUTZBRILLE
LÖSCHDECKE	RAUCHVERBOT
HANDAUSLÖSUNG RAUCHABZUG	FEUERVERBOT
AUTOMATISCHER BRANDMELDER	Brandschutztür
BRANDWAND	FIZ
Bereich mit Einsatz von Schwertschaum	Feuerwehraufkarten
Lagerung der mobilen Pumpen und Schläuche	
Lagerung der mobilen Absperrvorrichtungen	
Rauchmelder	
Feuerwehrbedienfeld	

CP – Anlage Kassel

Brandschutzplan

Gerne: Kassel	Gemarkung: Bettenhausen	Öffentlich bestellter Vermessungsingenieur
Flur: 1	Datum: LPlan -170913.mix	DIPL.-ING. REINER BRAUROTH
Maßstab: 1: 250	Bearbeiter: Verena Zenk	www.brauroth.de

Geschb.-Nr.: 20170874 Datum: 13.09.2017

Alle Maße, Höhen und die übrigen, für die Ausführung übergebenen Unterlagen sind am Bau zu prüfen. Alle etwaigen Abweichungen und Unstimmigkeiten sind dem Planverfasser vor Ausführung mitzuteilen. Dies gilt auch für entlassene oder vermutete Mängel (VOB/B 1.3.3 Nr. 3).

Planvervielfältigung – auch auszugsweise – nur mit Zustimmung des Bauherrn und Planverfassers