


1. Wasserhaltung während der Vorbelastung

1 : 2000



Schnitt A - A Vorbelastung

1 : 100

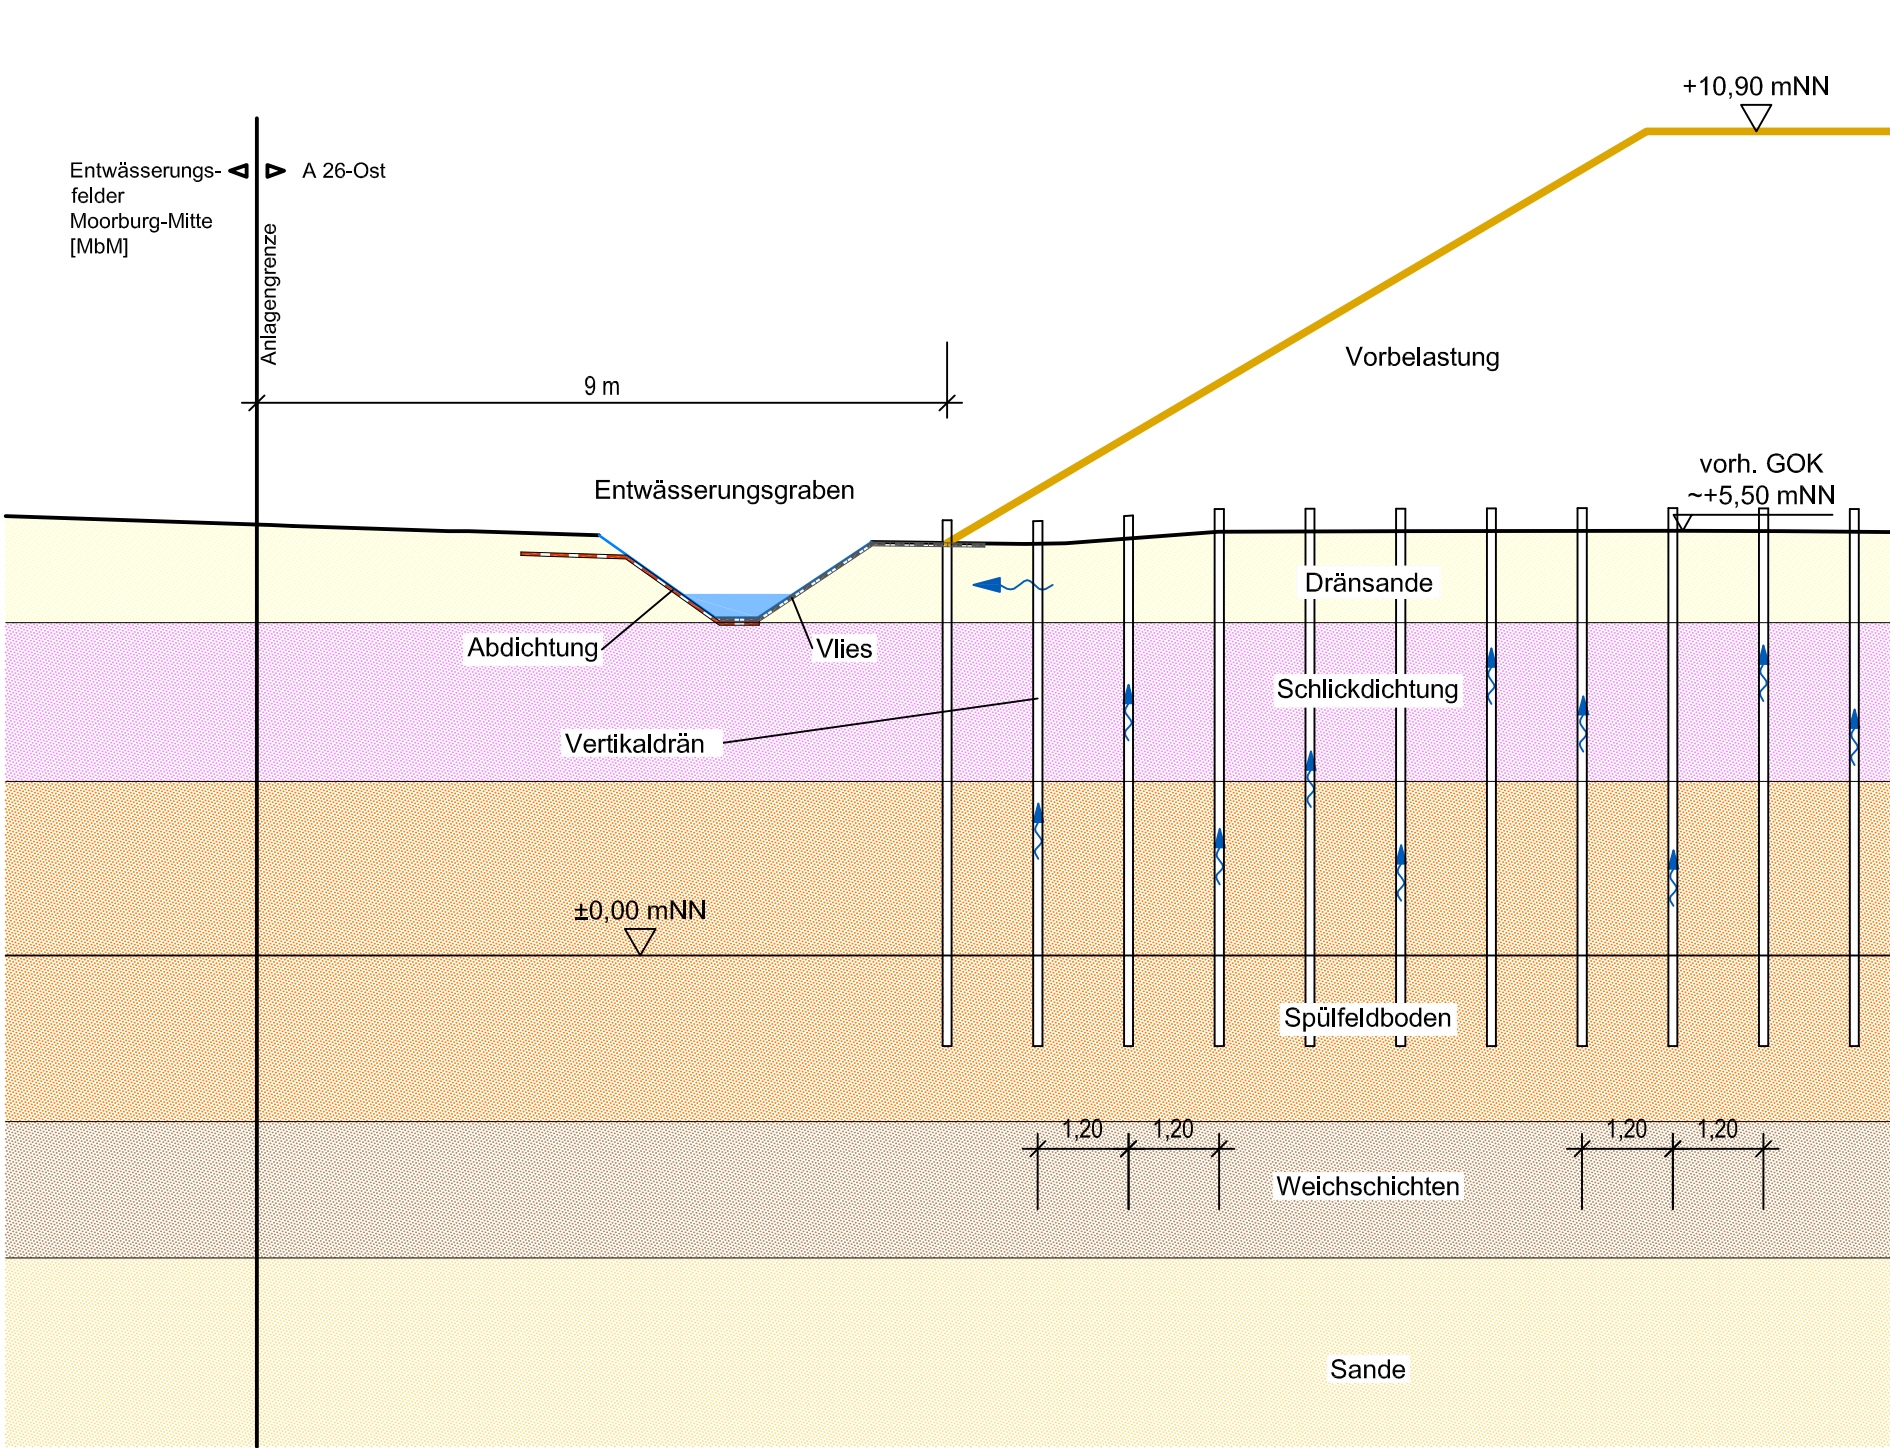


Legende:

- Vorbelastungsschüttung, Höhe OK +7,2 mNN
- Druckrohrleitung zum Entwässerungsfeldrandgraben
- Tiefendrainage DN 100 mit Vakuumpumpe, Verlegung mittels Fräsmaschine nach Räumung der Vorbelastung von der Geländeoberfläche, Verlegungstiefe ca. 0,80 m unter Aushubniveau. Ableitung über Druckrohrleitungen zum Entwässerungsfeldgraben

2. Wasserhaltung mit Tiefendrainage nach Rückbau Vorbelastung

1 : 2000

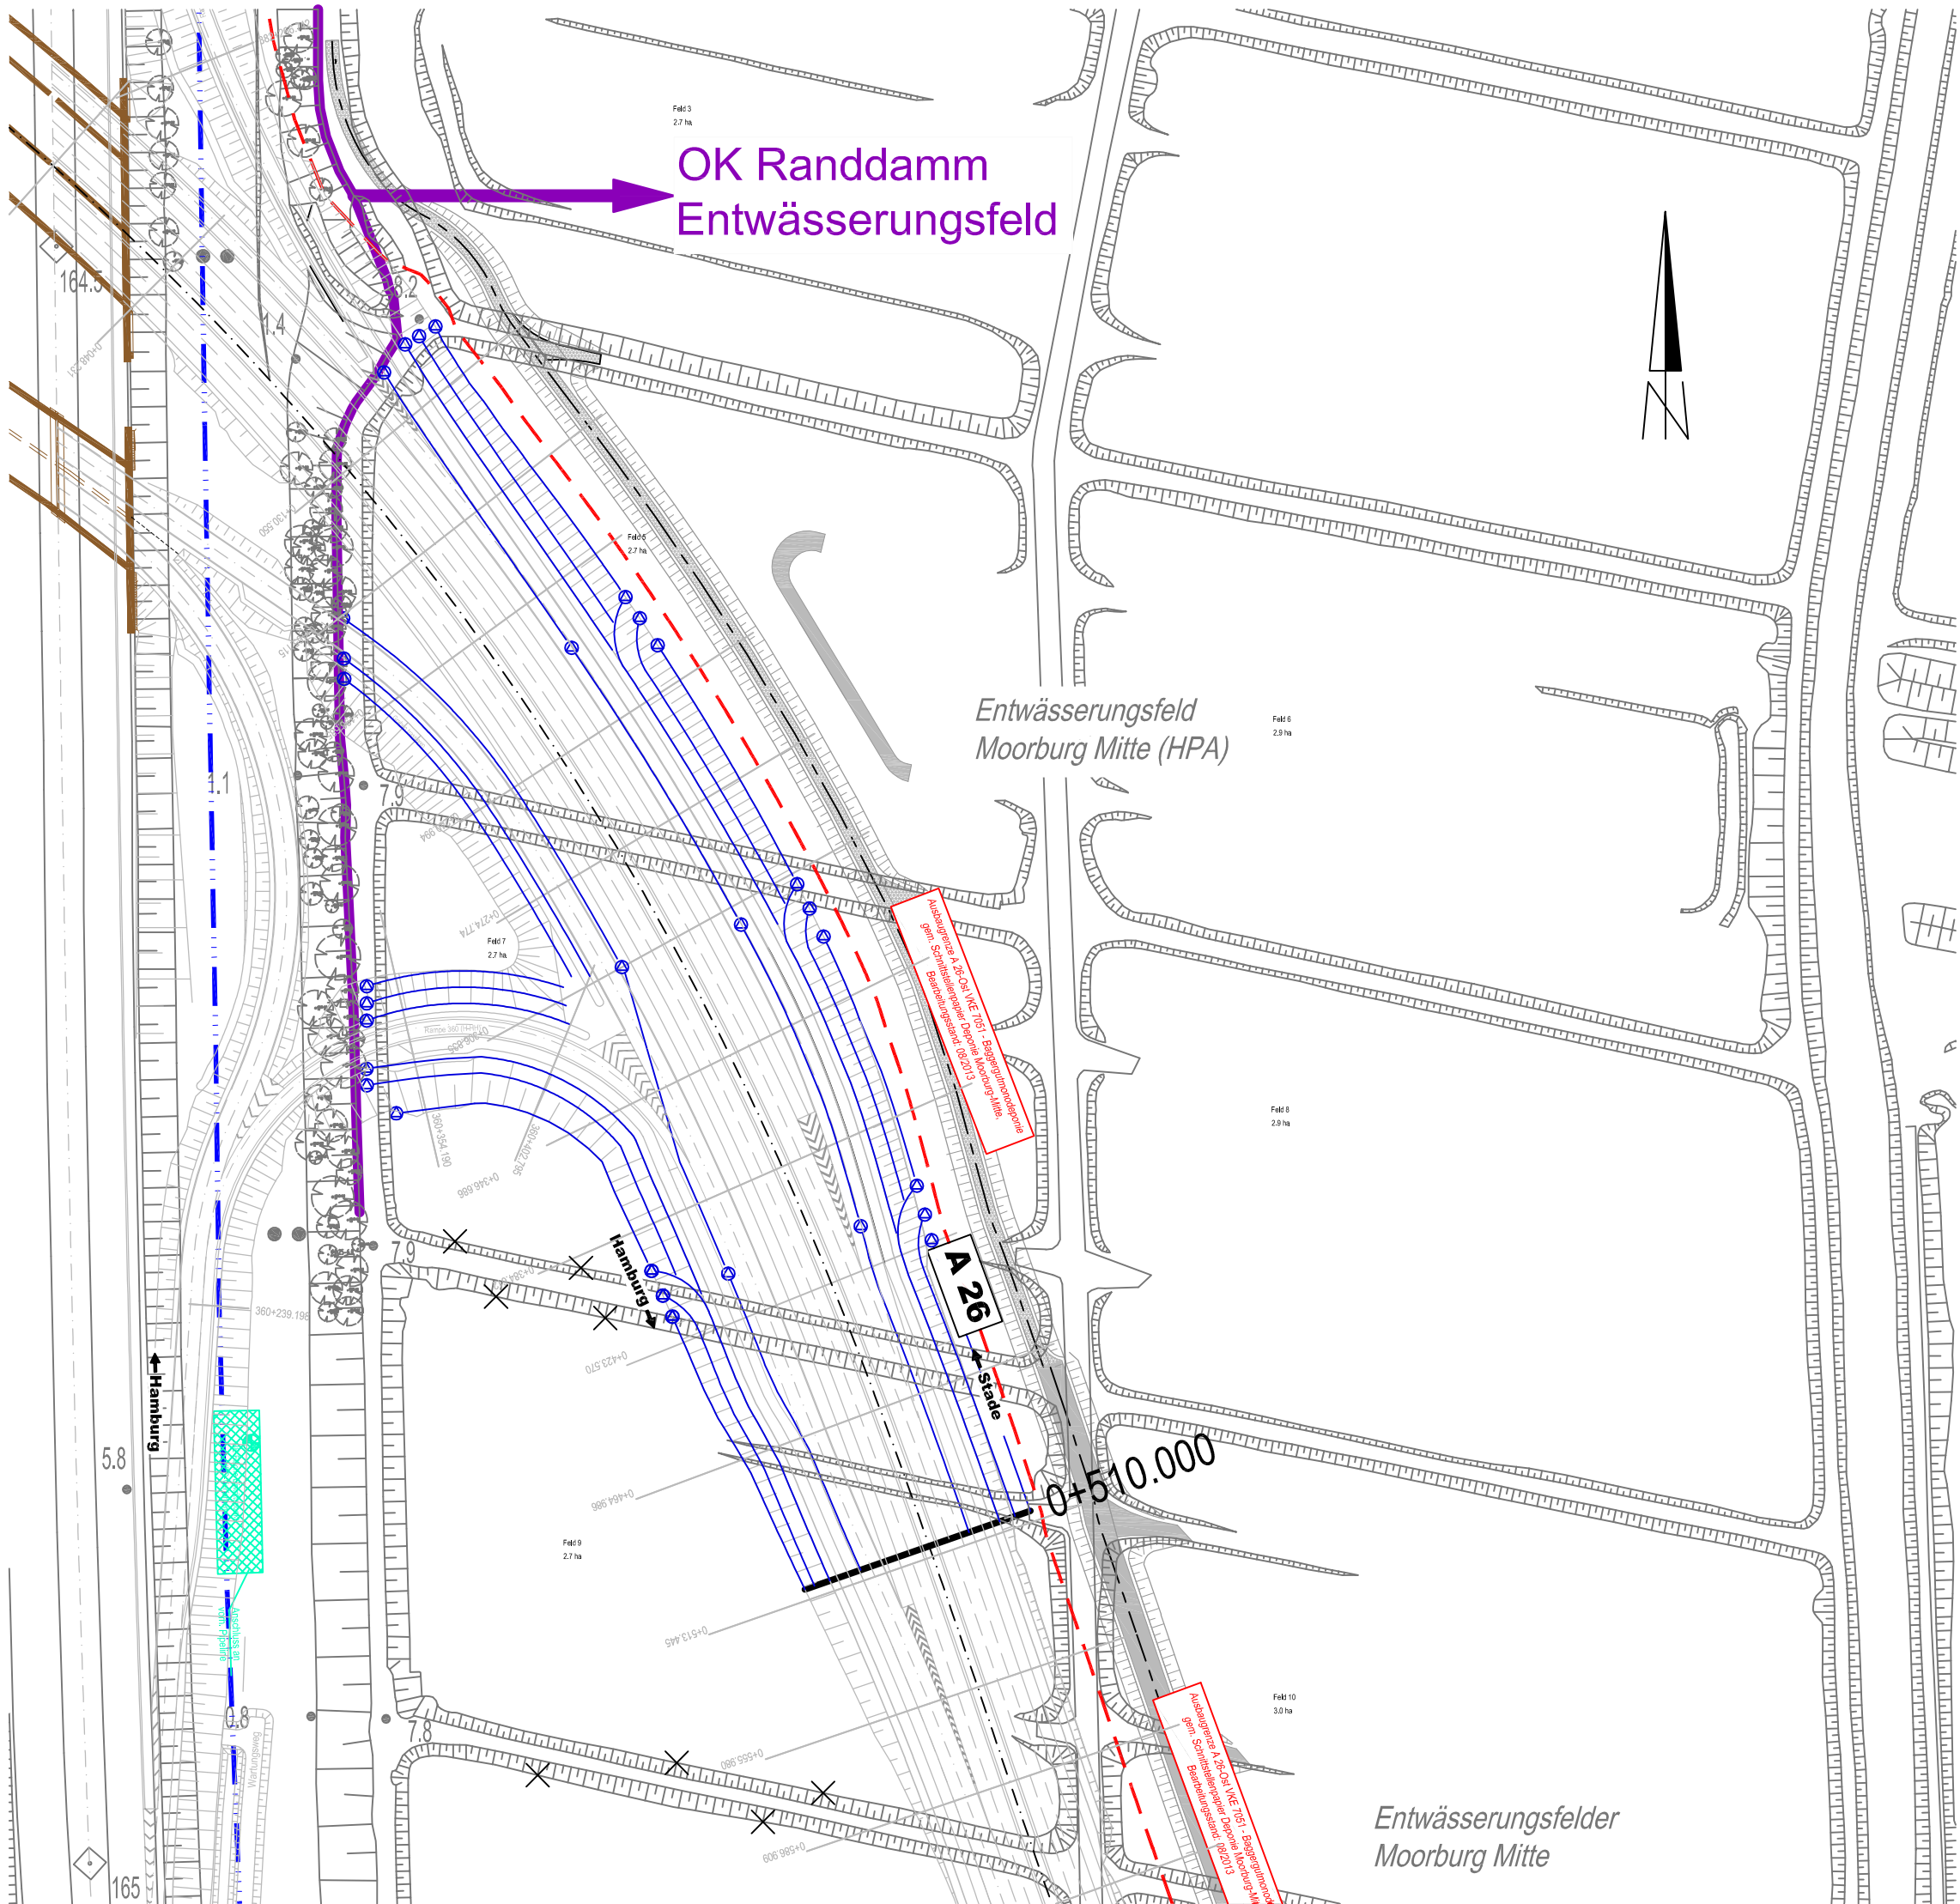

Höhensystem: DHNN 92 (Höhenstatus 160)
Lagestatus: LS 320 Gauß Krüger

 BERATENDE INGENIEURE BBI LÜBECKER STR. 1 22087 HAMBURG TEL 040 / 229 468 - 0 FAX 040 / 229 468 40	Datum	Zeichen
	Bearb.:	29.11.2016 Wi
	Gez.:	29.11.2016 Gr
	Gepr.:	29.11.2016 Ba

 Deutsche Einheit Fernstraßenplanungs- und -bau GmbH Zimmerstraße 54 10117 Berlin Telefon (030) 202 43 - 0 Telefax (030) 202 43 - 291 www.deges.de	Datum	Zeichen
	Bearb.:	20.12.2016 gez. Mentschke
	Gepr.:	20.12.2016 gez. Hecht
	VKE	7051

Nr.	Art der Änderung	Datum	Zeichen

FESTSTELLUNGSENTWURF Anlage 4.1

Straßenbauverwaltung Freie und Hansestadt Hamburg Behörde für Wirtschaft, Verkehr und Innovation Auftragsverwaltung für die Bundesfernstraßen Straße: A 26 Station: PROJIS-Nr.: 02019905 00	Unterlage / Blatt-Nr.: 20 / 4.1 LAGEPLAN BAUZEITLICHE WASSERHALTUNGSMASSNAHMEN ENTWÄSSERUNGSFELDER Maßstab: 1: 2000/100

A 26 - Ost
AK HH-Süderelbe (A7) bis AD/AS HH-Stillhorn (A1)
Abschnitt 6a (VKE 7051): AK HH-Süderelbe (A7) - AS HH-Hafen Süd
Bau-km 0-350.000 bis 1+950.000

aufgestellt: Berlin, den 20.12.2016 gez. i.A. Pfeffermann	
DEGES Deutsche Einheit Fernstraßenplanungs- und -bau GmbH Zimmerstraße 54 10117 Berlin	