


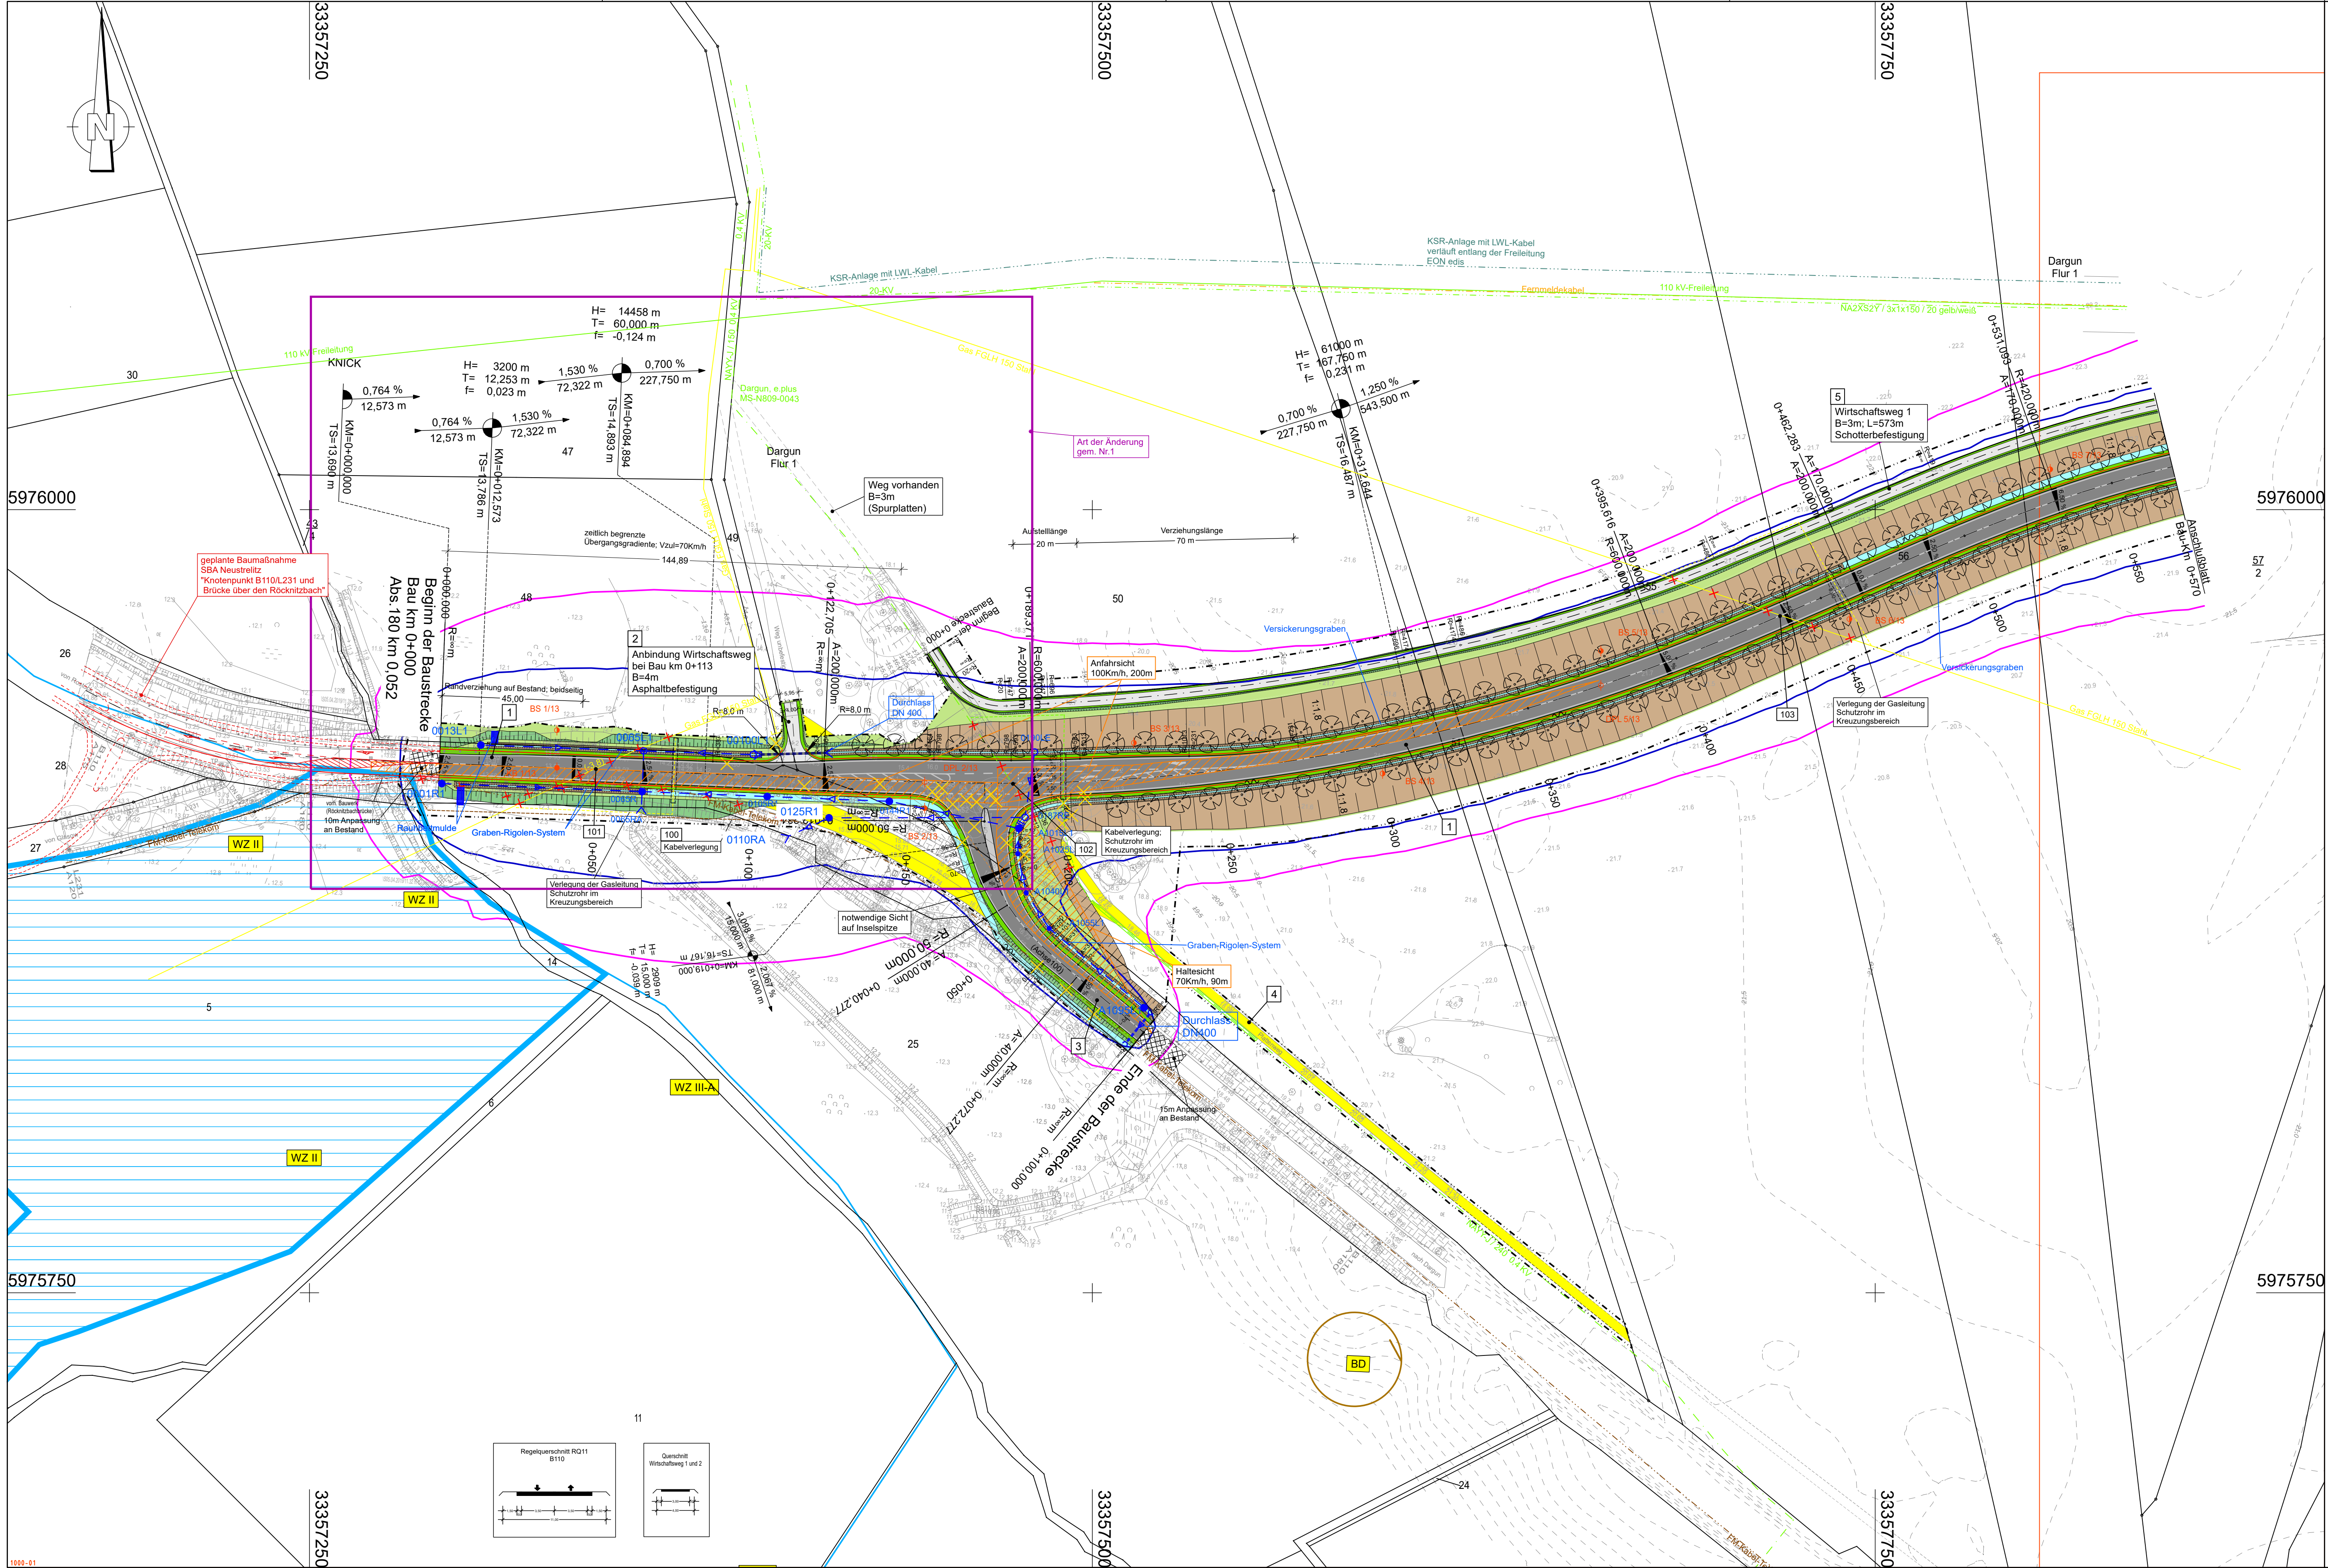

Zeichenerklärung

Planung

- Dammböschung
- Einschnittsböschung
- Fließ-/Sickermulde
- Bankett
- Fahrbahn mit Achse
- Radweg
- Wirtschaftsweg
- Straßennebenflächen
- Sickergraben
- Regenwasserleitung mit Schacht
- Fahrzeugrückhaltesystem
- Zaun

Versorgungseinrichtungen

- Trinkwasserleitung / Stadt Dargun
- Abwasserleitung / Stadt Dargun
- Gasleitung / E.DIS Netz GmbH
- E-Leitung 20 kV / E.DIS Netz GmbH
- E-Leitung 0,4 kV / E.DIS Netz GmbH
- E-Freileitung 110 kV / E.DIS Netz GmbH
- Femmeldekabel / E.DIS Netz GmbH
- Gasleitung / ONTRAS Gastransport GmbH
- LWL-Sensorabel / ONTRAS Gastransport GmbH
- Femmeldekabel / Telekom
- KSR-Anlage mit Lichtwellenleiterkabeln / GasLINE GmbH&Co. KG
- Schutzrohr vorh./geplant

Gebiete und Flächen

- gewerbliche Baufläche
- Wohnbaufläche
- gemischte Baufläche

Immissionsschutz

- Isophone
- 59 / 49 dB(A) Tag / Nacht in 2 m Höhe über Gelände

Schutzgebiete

 
- Bodenkenntlichflächen
- Wasserschutzzone

Sonstiges

- Bohrpunkte
- Baufeldgrenze
- freizuhaltenes Sichtfeld
- Flächenentsiegelung
- Baumfällung
- Abbruch, Rückbau
- Nr. im Regelungsverzeichnis (U11)

Leitungsinformation nicht zur Maßentnahme geeignet

Deckblatt 1D zu Blatt 1



Lagesystem: ETRS89		Höhensystem: DHHN 92	
	Datum	Zeichen	
	bearbeitet	11/2020	gez. Kusserow
	gezeichnet	11/2020	gez. Mundt
	geprüft:	gez. Lüttmann	
Proj.-Nr.:		2018-0554-F	

	Straßenbauamt Schwerin Pampower Straße 68 19061 Schwerin		Datum	Zeichen
	bearbeitet	12/2020	gez. I.A. Berger	
	geprüft			

1	Übergangsgradiente am Bauanfang, Querneigung im Knotenpunkt, Gradiente Achse 100	01/2023	gez. I.A. Koch		
Nr.	Art der Änderung	Datum	Zeichen		

FESTSTELLUNGSENTWURF

Straßenbauverwaltung Land Mecklenburg Vorpommern Straßenbauamt Schwerin		Unterlage / Blatt-Nr.: 5/ 1 D
Straße/ Abschn.-Nr./ Station: B110 / Abs. 180 / Km 0,05 bis Abs.200 / Km1,1		Lageplan 1
PROJIS-Nr.:		Maßstab: 1:1000

B110; Ortsumgehung Dargun

aufgestellt:	