
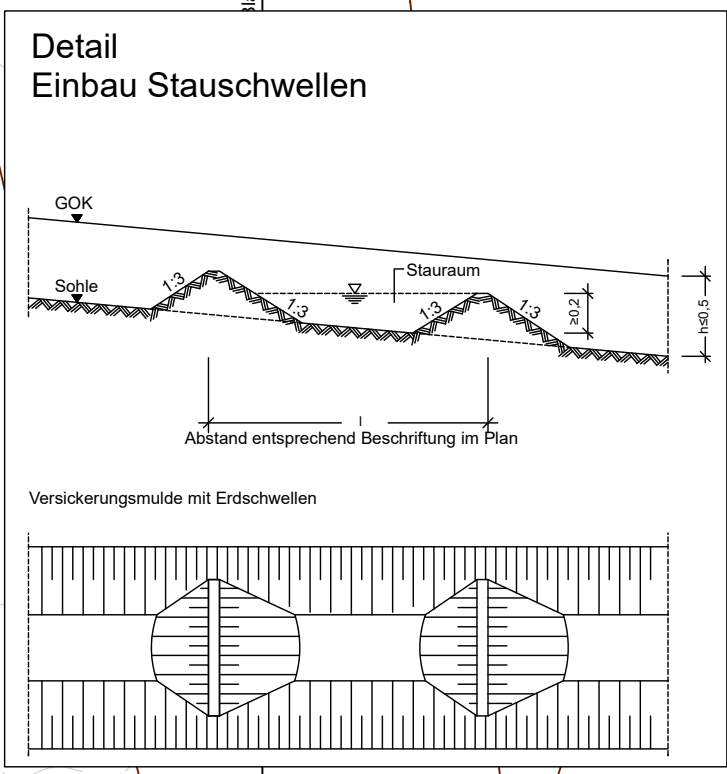
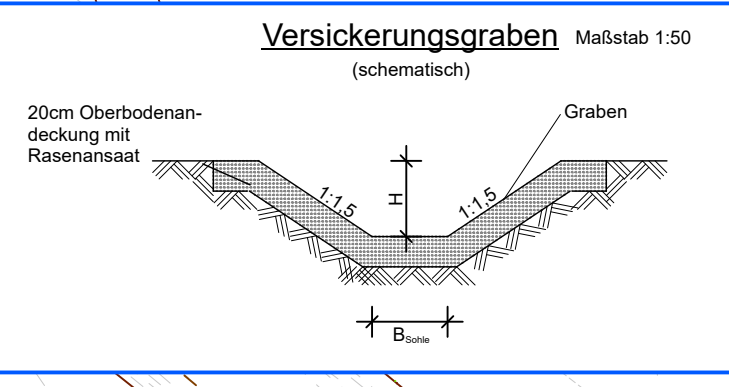
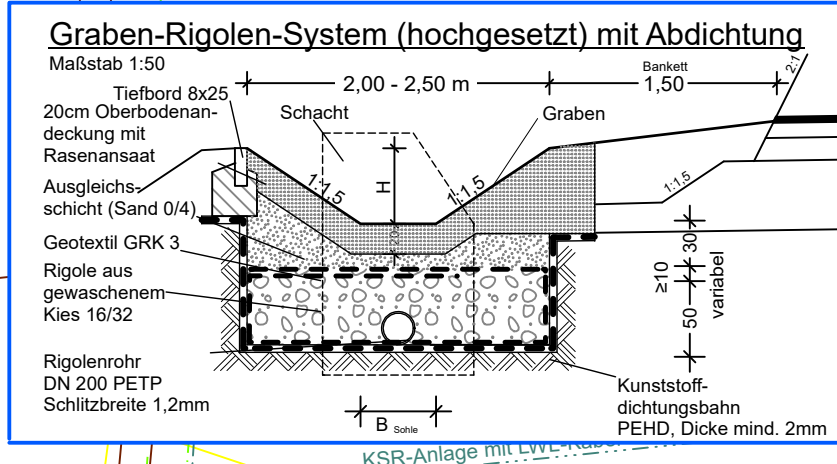
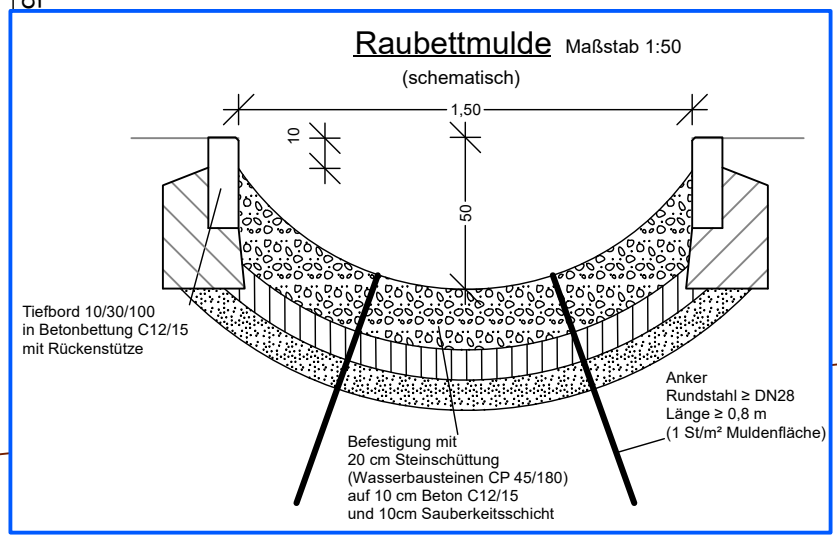


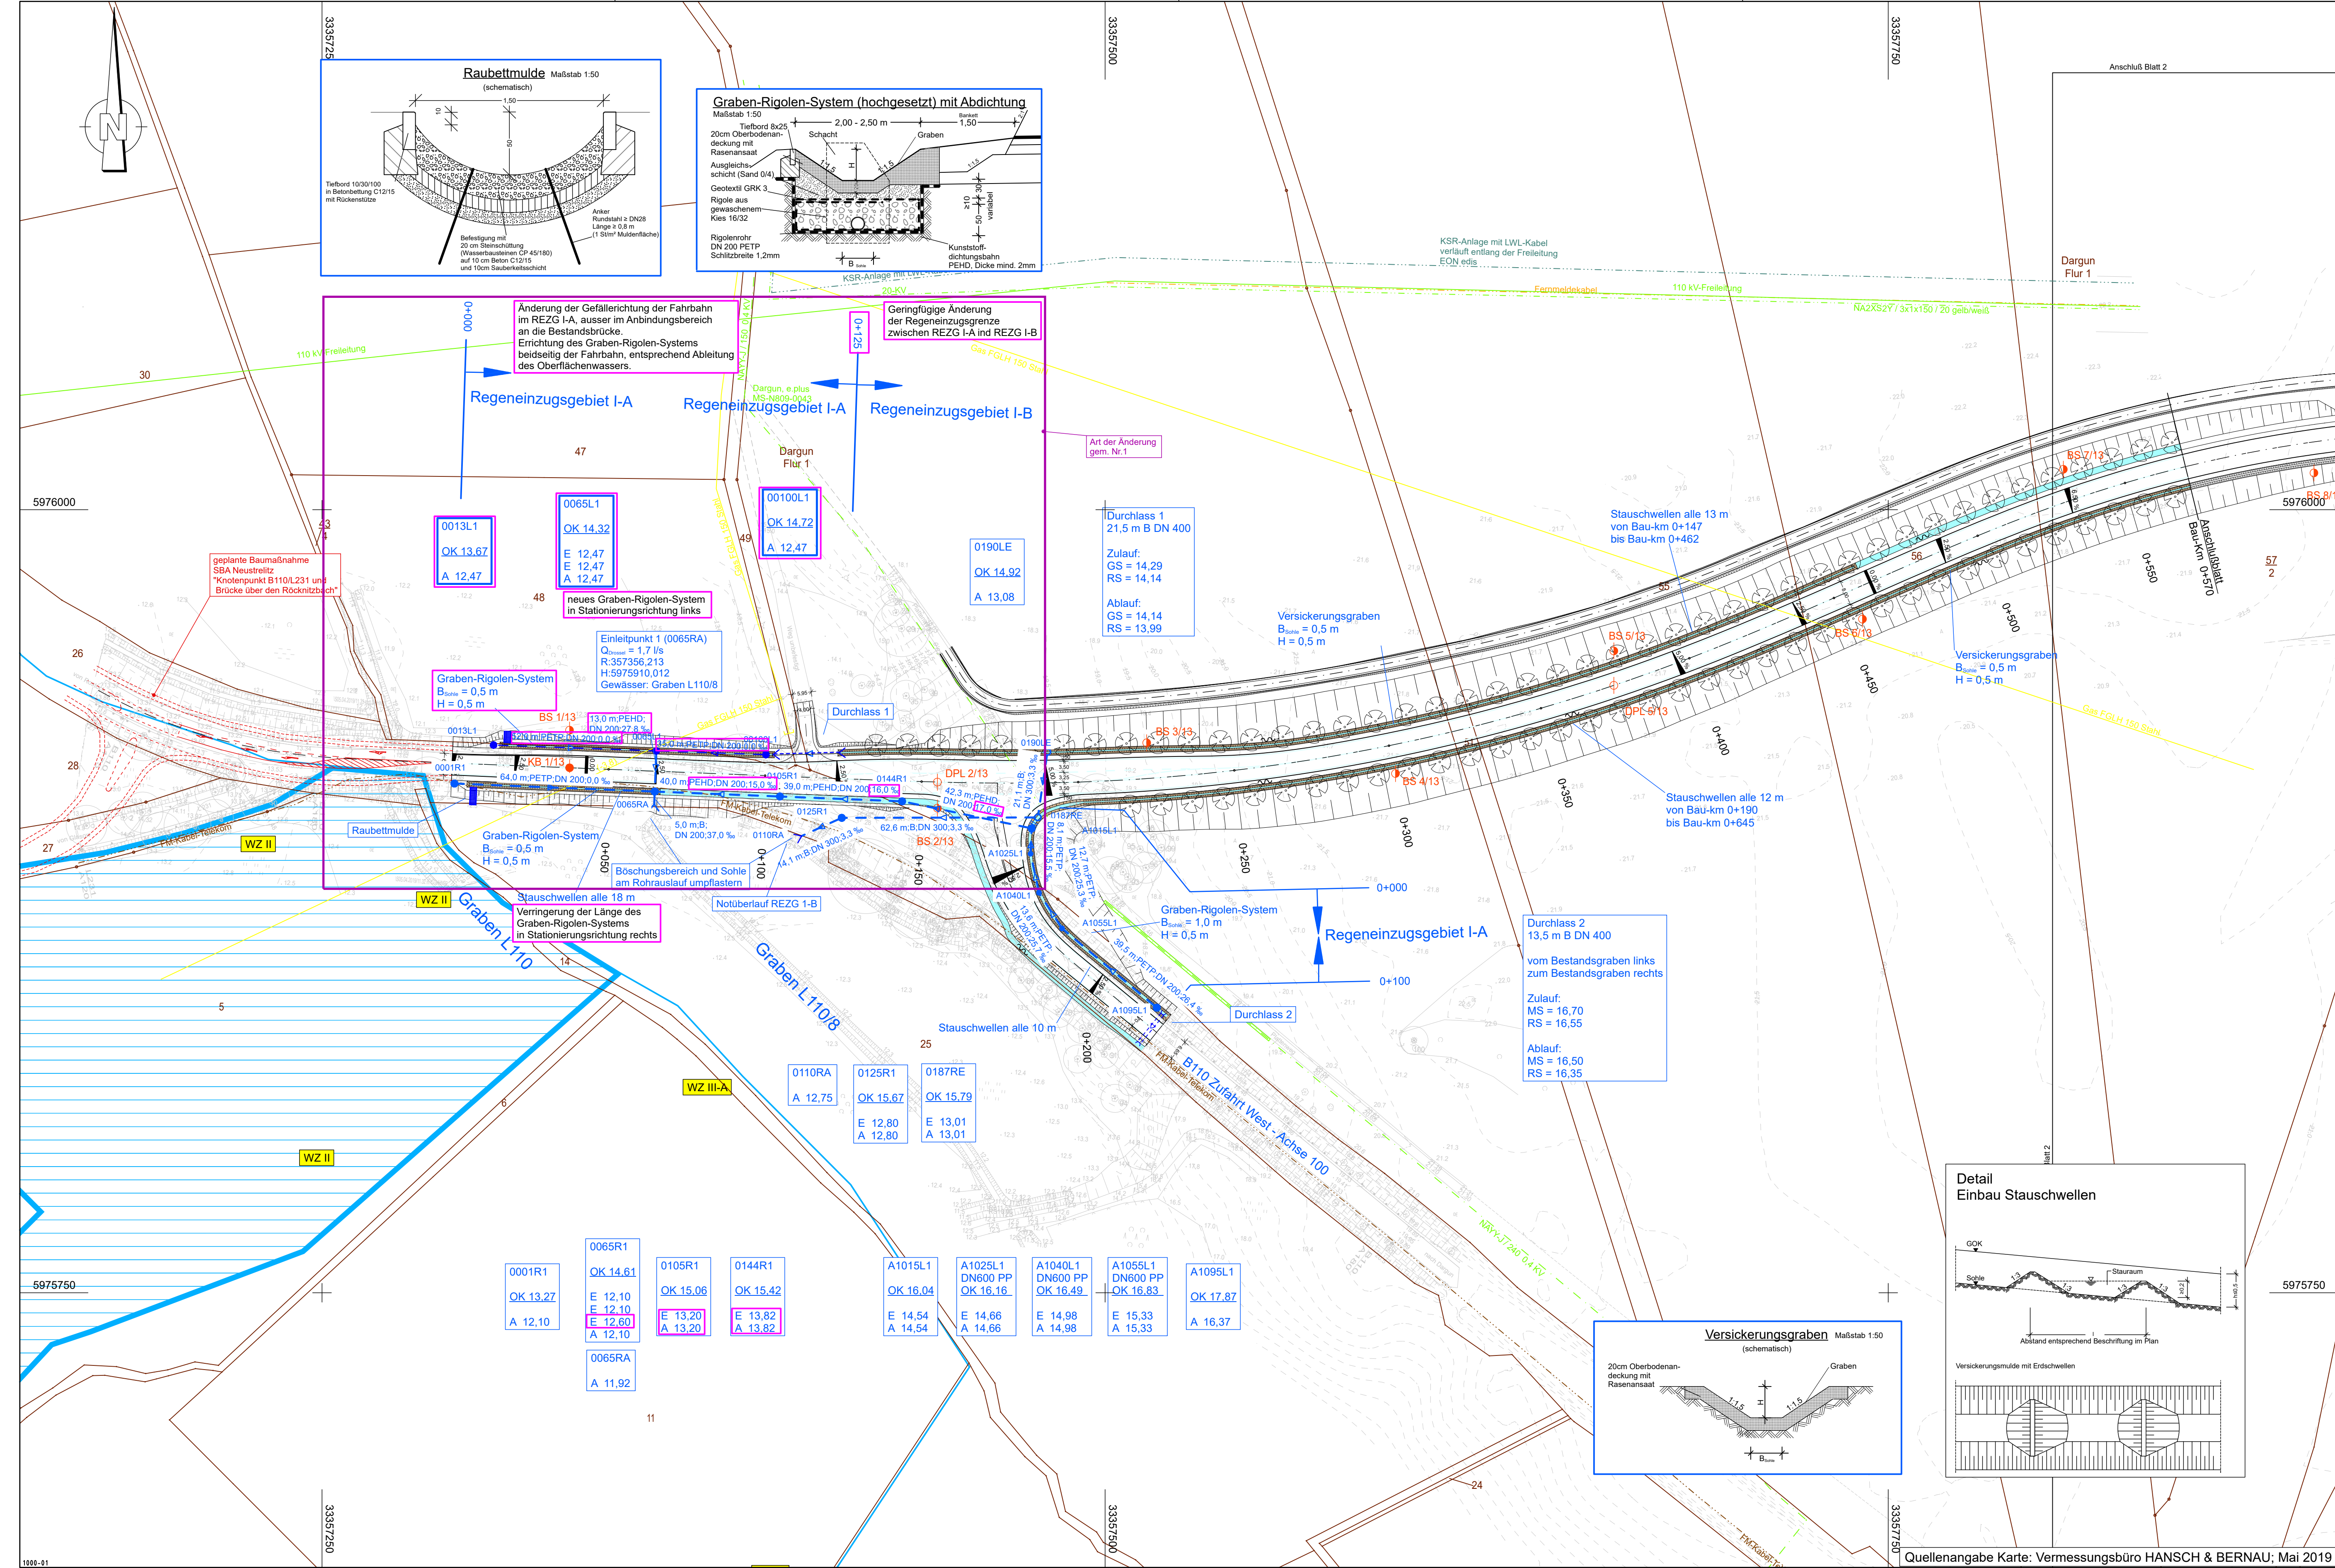

Entwässerung

vorhanden

DN 300

geplant

50.0 m B DN 300 1.5%

Regenwasserleitung DN 300 mit Angabe von Fließrichtung, Länge und Gefälle

Kontrollschacht Drain mit Drainageleitung

Straßenablauf mit Anschlussleitung

Regelschacht

Einlaufschacht

Sedimentationsanlage

Schächte ohne Angabe DN sind DN 1000 B

DN 500

Rechteckdurchlass mit Endbauwerk

Entwässerungsgraben mit Fließrichtung / Versickerungsgraben

Mulde mit Fließrichtung/ Versickerungsmulde

Kernbohrung

Rammsondierung

Bohrsondierung

Wasser- Schutzzone I / II

Wasser- Schutzzone III

Bestand Versorgungsleitungen:

Trinkwasserleitung / Stadt Dargun

Rohwasserleitung / Stadt Dargun

Gasleitung / E.DIS Netz GmbH

E-Leitung 20 kV / E.DIS Netz GmbH

E-Leitung 0,4 kV / E.DIS Netz GmbH

E-Freileitung 110 kV / E.DIS Netz GmbH

Fernmeldekabel / E.DIS Netz GmbH

Gasleitung / ONTRAS Gastransport GmbH

LWL-Steuerkabel / ONTRAS

Fernmeldekabel / Telekom

KSR- Anlage mit Lichtwellenleiterkabeln / GasLINE GmbH&Co. KG.

Schutzrohr

Schachtnummer

Typ:

E : Einlaufschacht

A : Auslaufschacht

S : Sedimentationsschacht

1...9 : Nummerierung ab Achse

Richtungs-fahrbahn

Station

Anschlussstelle

Deckblatt 1D zu Blatt 1

Lagesystem: ETRS89		Höhensystem: DHHN 92	
	Datum	Zeichen	
	bearbeitet	11/2020	gez. Thesenvitz
	gezeichnet	11/2020	gez. Temmen
	geprüft		gez. Papay
Proj.-Nr.: 2018-0554-F			
	Datum	Zeichen	
	bearbeitet	12/2020	gez. I.A. Berger
	geprüft		
1	Übergangsgradienten am Bauanfang, Querneigung im Knotenpunkt, Gradienten Achse 100		01/2023
Nr.		Art der Änderung	Datum
			Zeichen

FESTSTELLUNGSENTWURF

Straßenbauverwaltung

Land Mecklenburg Vorpommern

Straßenbauamt Schwerin

Unterlage / Blatt-Nr.: 8 / 1D

Lageplan 1

Entwässerungsmaßnahmen

Straße/ Abschn.-Nr./ Station: B110 / Abs. 180 / Km 0,05 bis Abs.200 / Km1,1

PROJ-Nr:

Maßstab: 1:1000

B110; Ortsumgehung Dargun

aufgestellt:

Quellenangabe Karte: Vermessungsbüro HANSCH & BERNAU; Mai 2019