


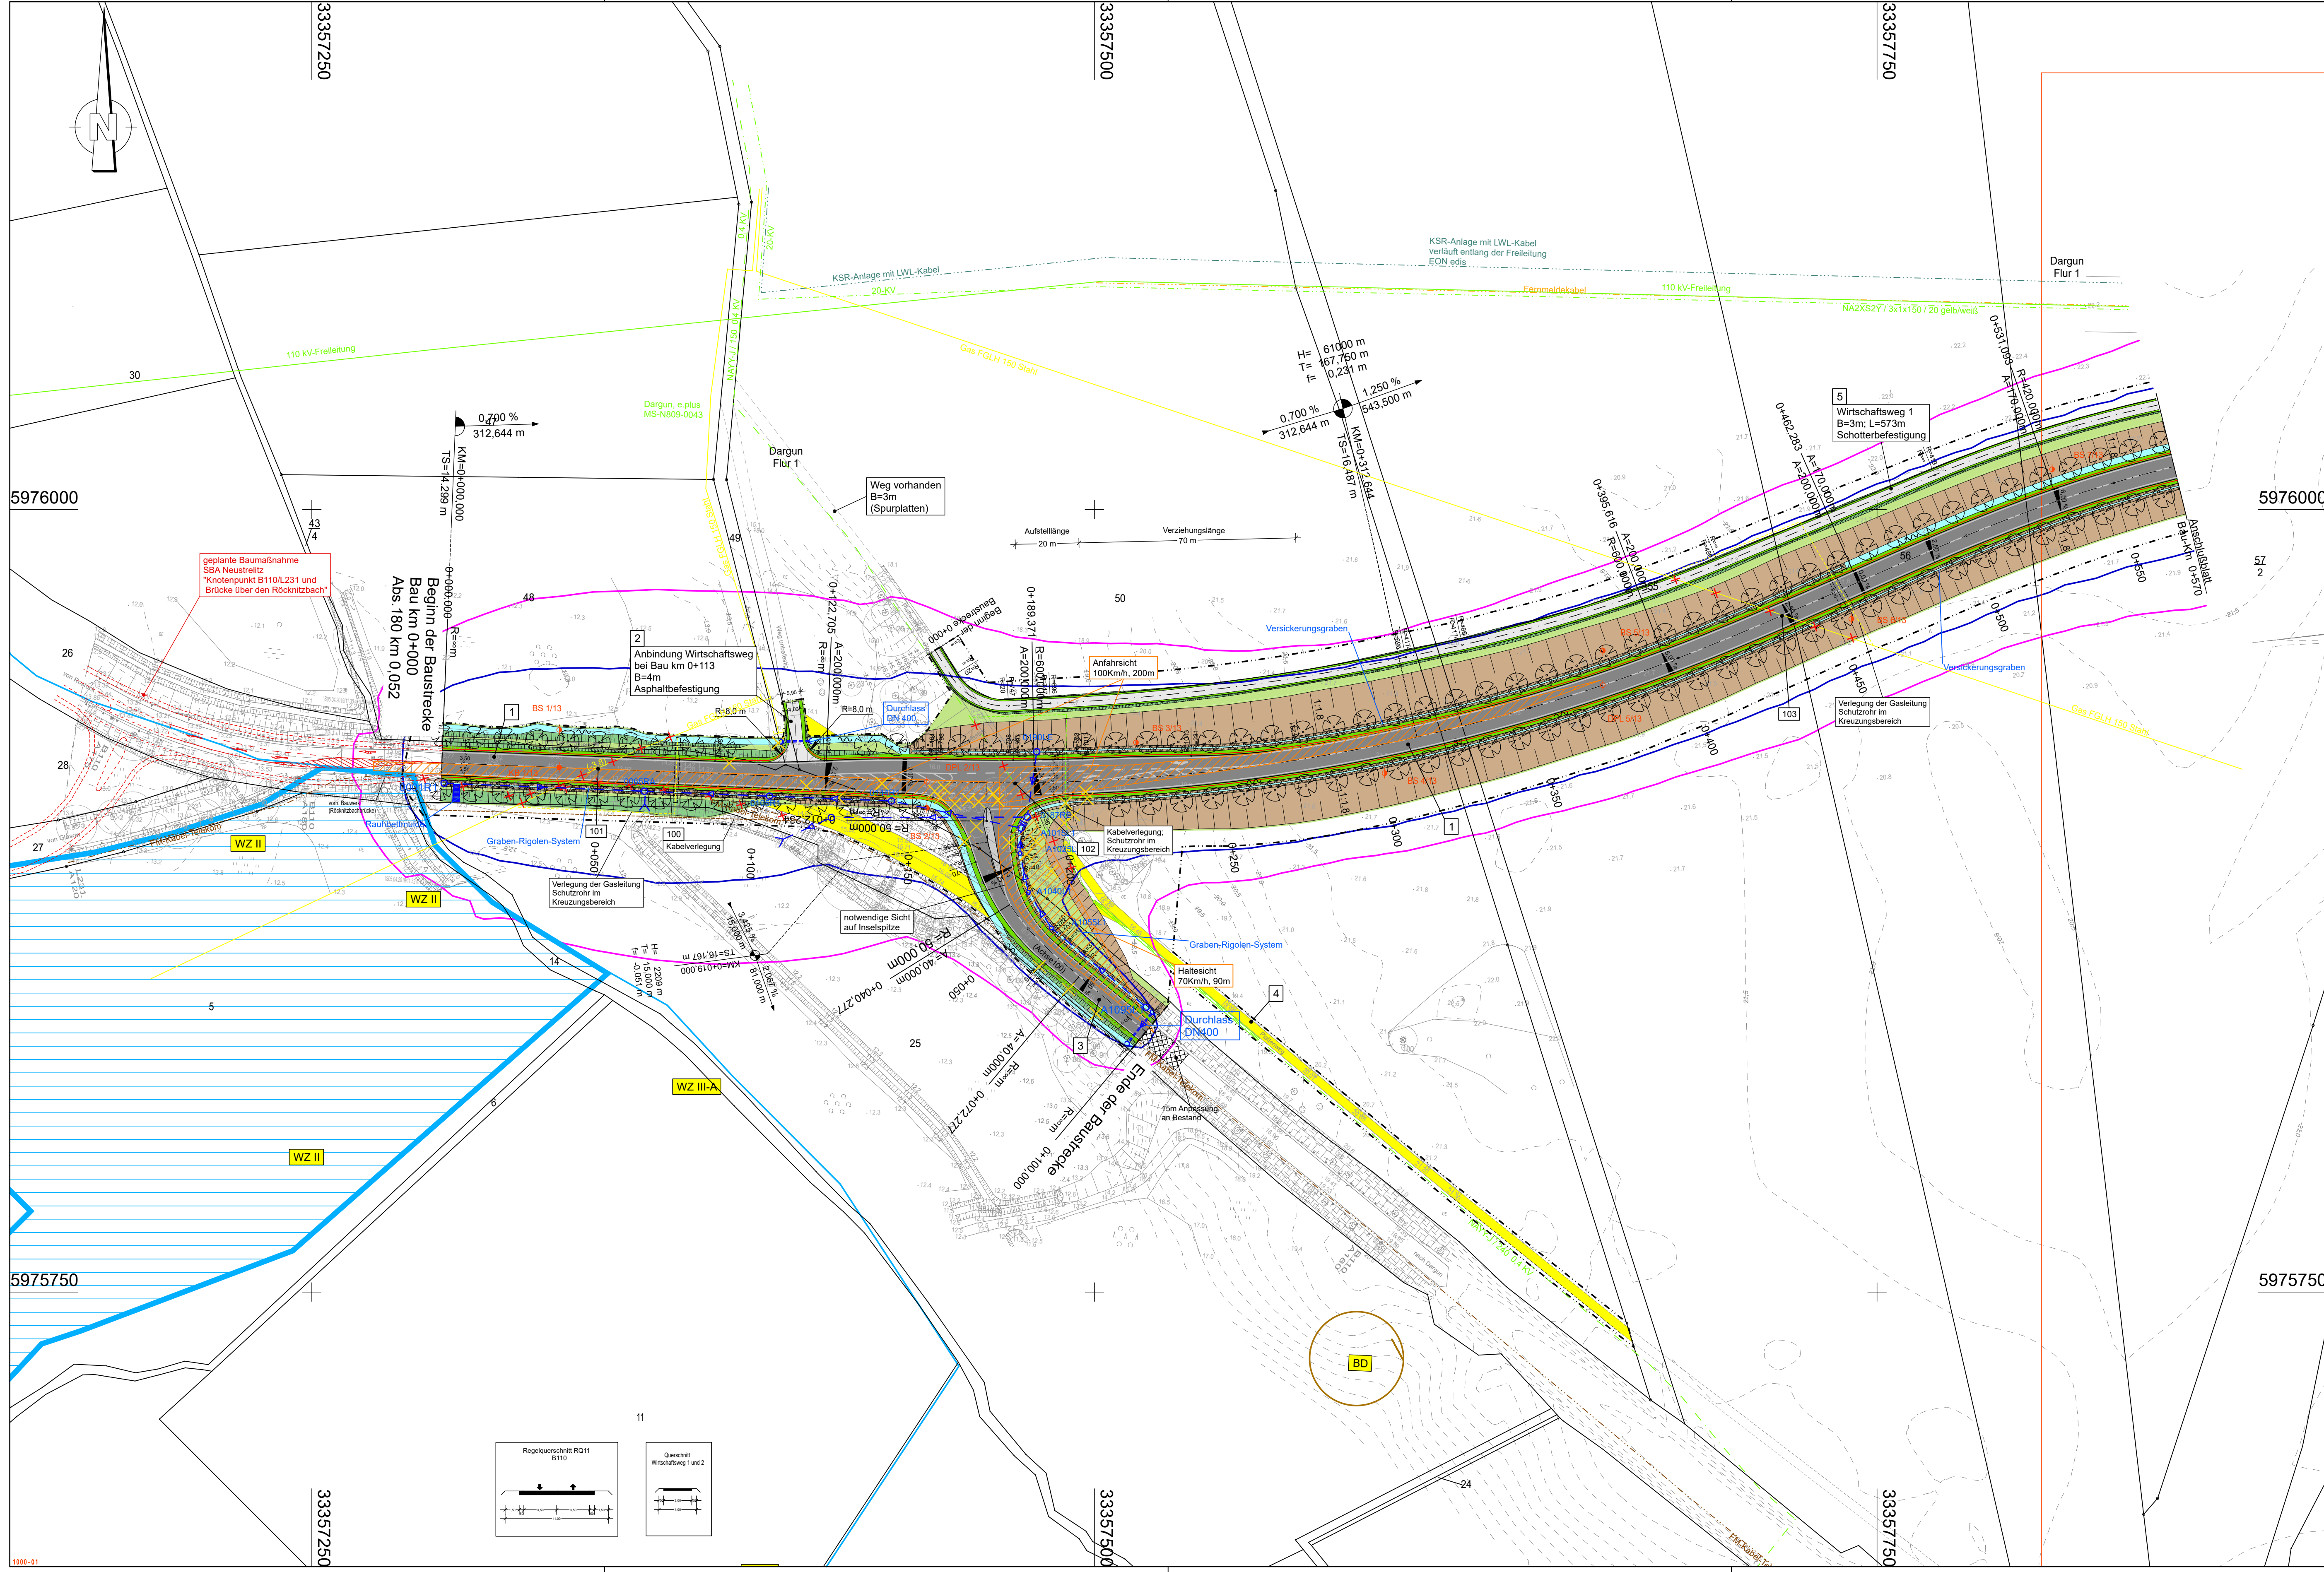

Zeichenerklärung

Planung

- Dammboschung
- Einschnittboschung
- Fließ-/Sickermulde
- Bankett
- Fahrbahn mit Achse
- Radweg
- Wirtschaftsweg
- Straßenebenflächen
- Sickergraben
- Regenwasserleitung mit Schacht
- Fahrzeugrückhaltesystem
- Zaun

Versorgungseinrichtungen

- Trinkwasserleitung / Stadt Dargun
- Abwasserleitung / Stadt Dargun
- Gasleitung / E.D.S. Netz GmbH
- E-Leitung 20 kV / E.D.S. Netz GmbH
- E-Leitung 0,4 kV / E.D.S. Netz GmbH
- E-Freileitung 110 kV / E.D.S. Netz GmbH
- Femmeldekabel / E.D.S. Netz GmbH
- Gasleitung / ONTRAS Gastransport GmbH
- LWL-Steuerkabel / ONTRAS Gastransport GmbH
- Femmeldekabel / Telekom
- KSR-Anlage mit Lichtwellenleiterkabeln / GasLINE GmbH & Co. KG
- Schutzrohr: vorh./geplant

Gebiete und Flächen

- gewerbliche Baufläche
- Wohnbaufläche
- gemischte Baufläche

Immissionsschutz

- Isophone
- 59 / 49 dB(A) Tag / Nacht
- in 2 m Höhe über Gelände

Schutzgebiete

- Bodendenkmalfächen
- Wasserschutzzone

Sonstiges

- Bohrpunkte
- Baufeldgrenze
- freizuhaltendes Sichtfeld
- Flächenentsiegelung
- Baumfällung
- Abbruch, Rückbau
- Nr. im Regelungsverzeichnis (U11)

Leitungsinformation nicht zur Maßentnahme geeignet				
1	2	3	4	5
Lagesystem: ETRS89				
 INROS LACKNER SE Rosa-Luxemburg-Straße 16 18055 Rostock Tel. (0381)4567-80 Fax (0381)4567-844		Höhensystem: DHNN 92		
		Datum	Zeichen	
		bearbeitet	11/2020	gez. Kusserow
		gezeichnet	11/2020	gez. Mundt
 Straßenbauamt Schwerin Pampower Straße 68 19061 Schwerin		Datum	Zeichen	
		bearbeitet		
Nr. Art der Änderung Datum Zeichen				

FESTSTELLUNGSENTWURF

Straßenbauverwaltung

Land Mecklenburg Vorpommern

Straßenbauamt Schwerin

Straße/ Abschn.-Nr./ Station: B110 / Abs.180 / Km 0,05 bis Abs.200 / Km1,1

PROJIS-Nr.:

Unterlage / Blatt-Nr.: 5/ 1

Lageplan 1

Maßstab: 1:1000

B110; Ortsumgehung Dargun

aufgestellt:

1009-01

GAMMA