


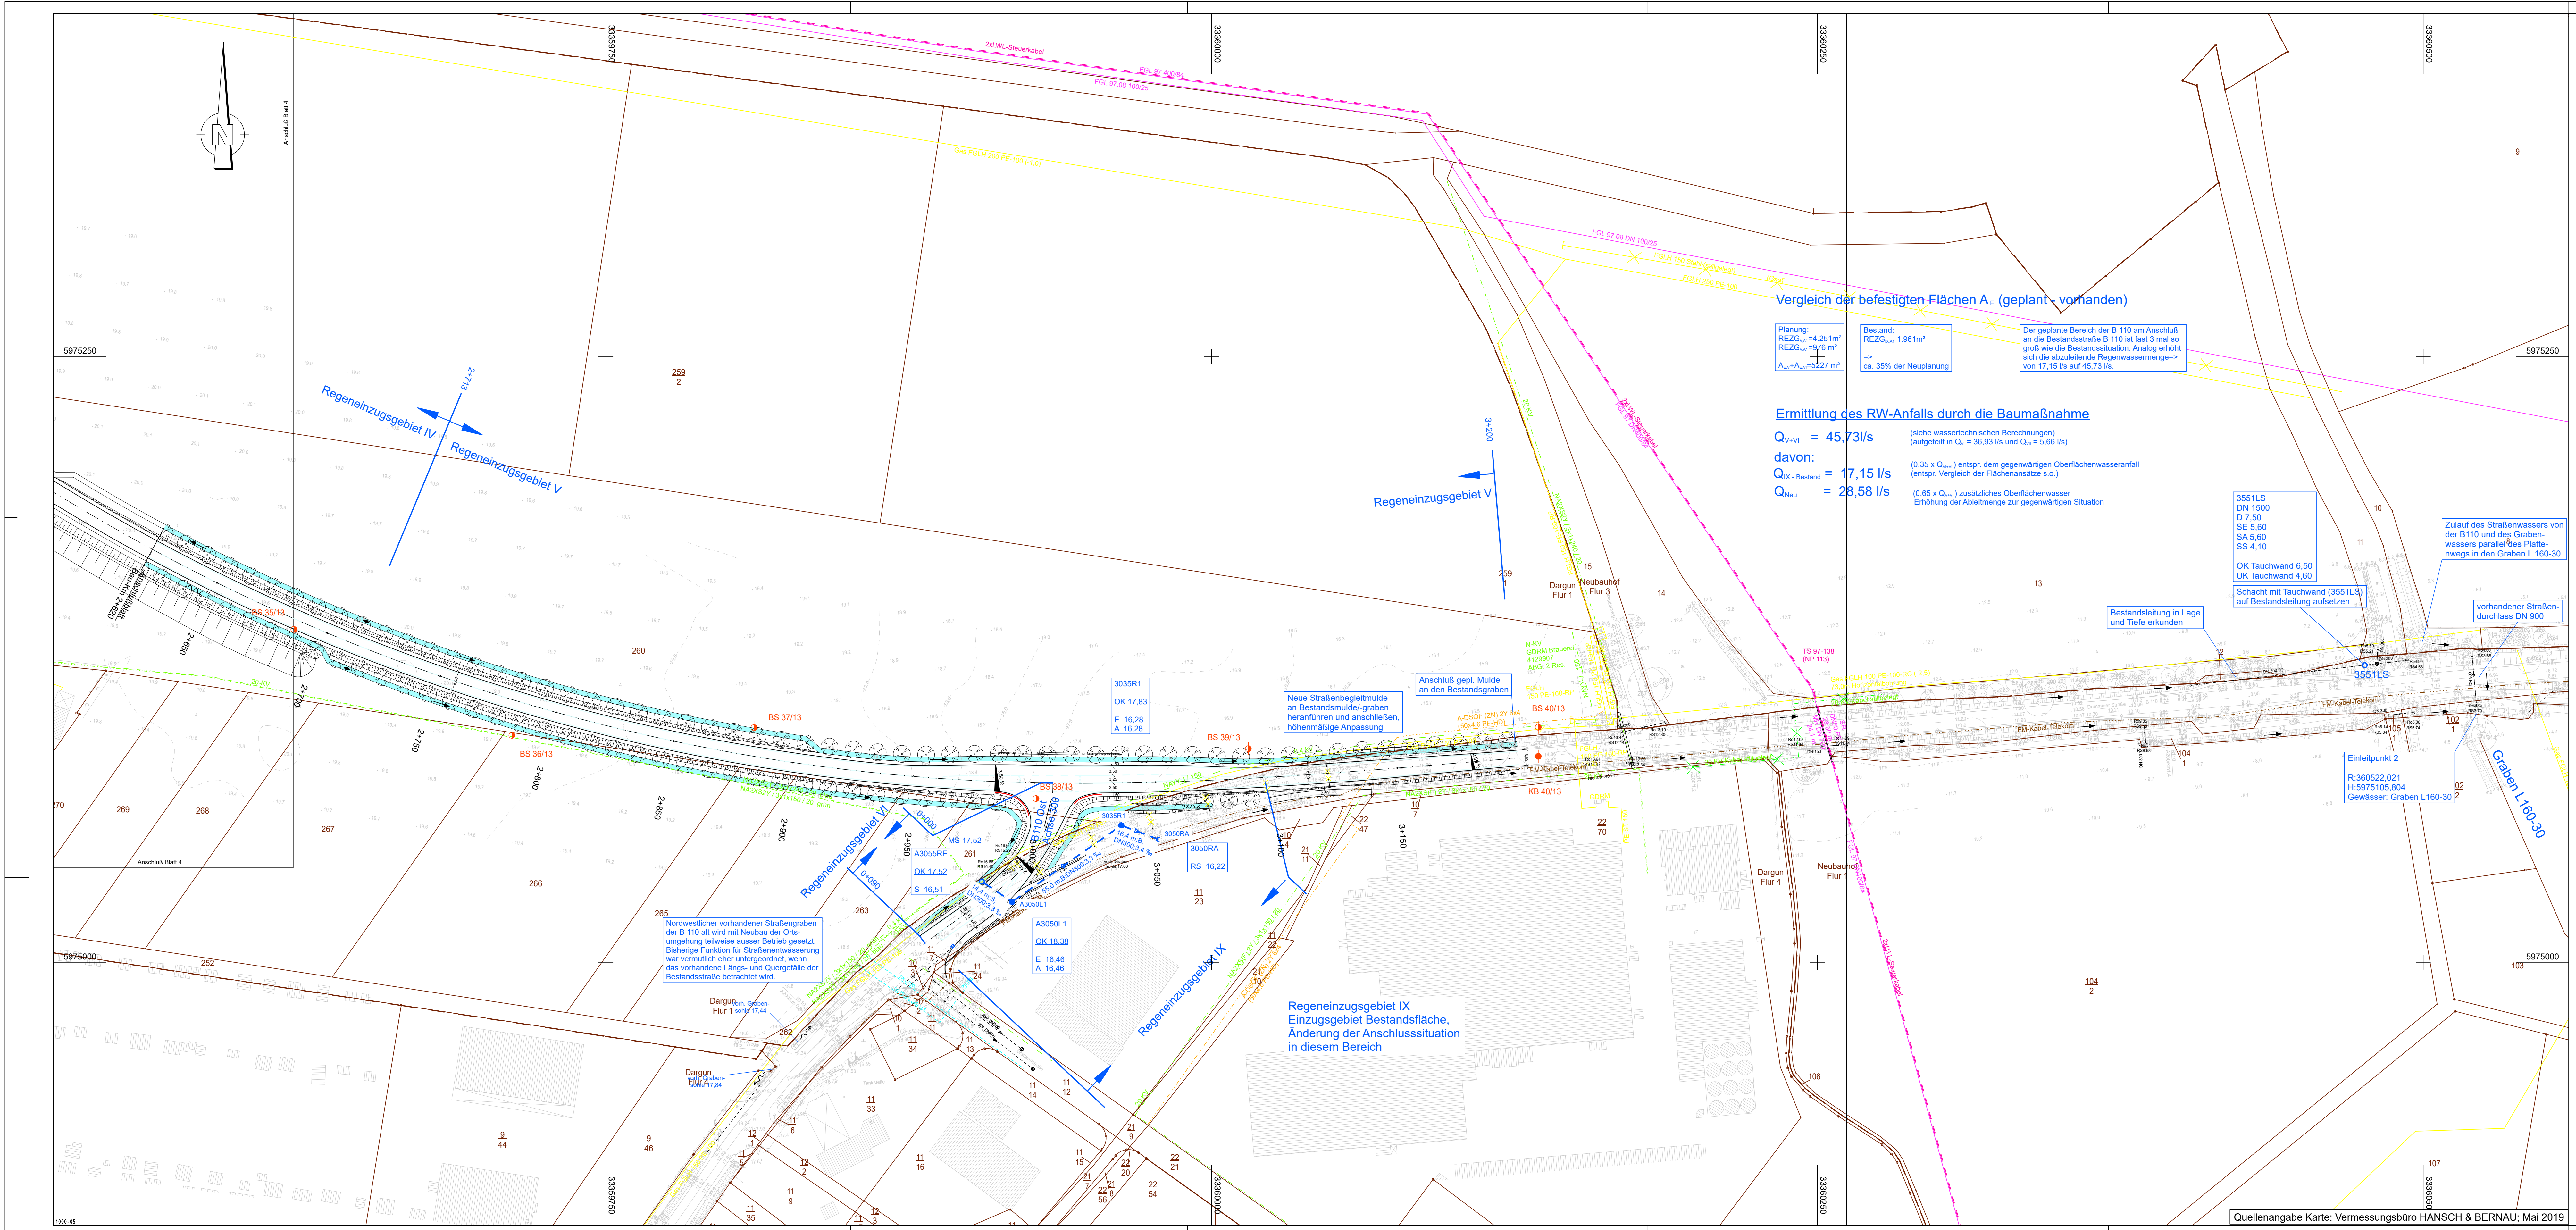

Entwässerung

vorhanden geplant

DN 300 50,0 m B DN 300 1,5%

Regenwasserleitung DN 300 mit Angabe von Fließrichtung, Länge und Gefälle

Kontrollschacht Drain mit Drainageleitung

Straßenablauf mit Anschlussleitung

Regelschacht

Einlaufschacht

Sedimentationsanlage

Schächte ohne Angabe DN sind DN 1000 B

Rohrdurchlass mit Böschungsstück

Rechteckdurchlass mit Endbauwerk

Entwässerungsgraben mit Fließrichtung / Versickerungsgraben

Mulde mit Fließrichtung/ Versickerungsmulde

Kernbohrung

Rammsondierung

Bohrsondierung

Katastergrenzen

geplante Baumpflanzungen

Wasserschutzzone I / II

Wasserschutzzone III

Bestand Versorgungsleitungen:

Trinkwasserleitung / Stadt Dargun

Rohrwasserleitung / Stadt Dargun

Gasleitung / E.D.S. Netz GmbH

E-Leitung 20 kV / E.D.S. Netz GmbH

E-Leitung 0,4 kV / E.D.S. Netz GmbH

E-Freileitung 110 kV / E.D.S. Netz GmbH

Femmeldekabel / E.D.S. Netz GmbH

Gasleitung / ONTRAS Gastransport GmbH

LWL-Steuerkabel / ONTRAS

Femmeldekabel / Telekom

KSR-Anlage mit Lichtwellenleiterkabeln / GasLINE GmbH & Co. KG.

Schutzrohr

A3 055 R E

Schachtnummer

Typ:

E : Einlaufschacht

A : Auslaufschacht

S : Sedimentationsschacht

1...9 : Nummerierung ab Achse

→ Richtungsfahrbahn

→ Station

→ Anschlussstelle

1 2 3 4 5

Lagesystem: ETRS89

Höhenystem: DHN 92

INROS LACKNER SE

Rosa-Luxemburg-Straße 16

18055 Rostock

Tel. (0381)4567-80 Fax (0381)4567-844

gezeichnet: 11/2020 gez. Temmin

geprüft: gez. Papay

Proj.-Nr.: 2018-0554-1

Straßenbauamt Schwerin

Pampower Straße 68

19061 Schwerin

bearbeitet: Datum: Zeichen:

Nr. Art der Änderung Datum Zeichen

FESTSTELLUNGSENTWURF

Straßenbauverwaltung Land Mecklenburg Vorpommern Unterlage / Blatt-Nr.: 8 / 5

Land Mecklenburg Vorpommern Straßenbauamt Schwerin Lageplan 5

Straße/ Abschn.-Nr./ Station: B110 / Abs. 180 / Km 0,05 bis Abs. 200 / Km 1,1 Entwässerungsmaßnahmen

PROJIS-Nr.: Maßstab: 1:1000

B110; Ortsumgehung Dargun

aufgestellt: