


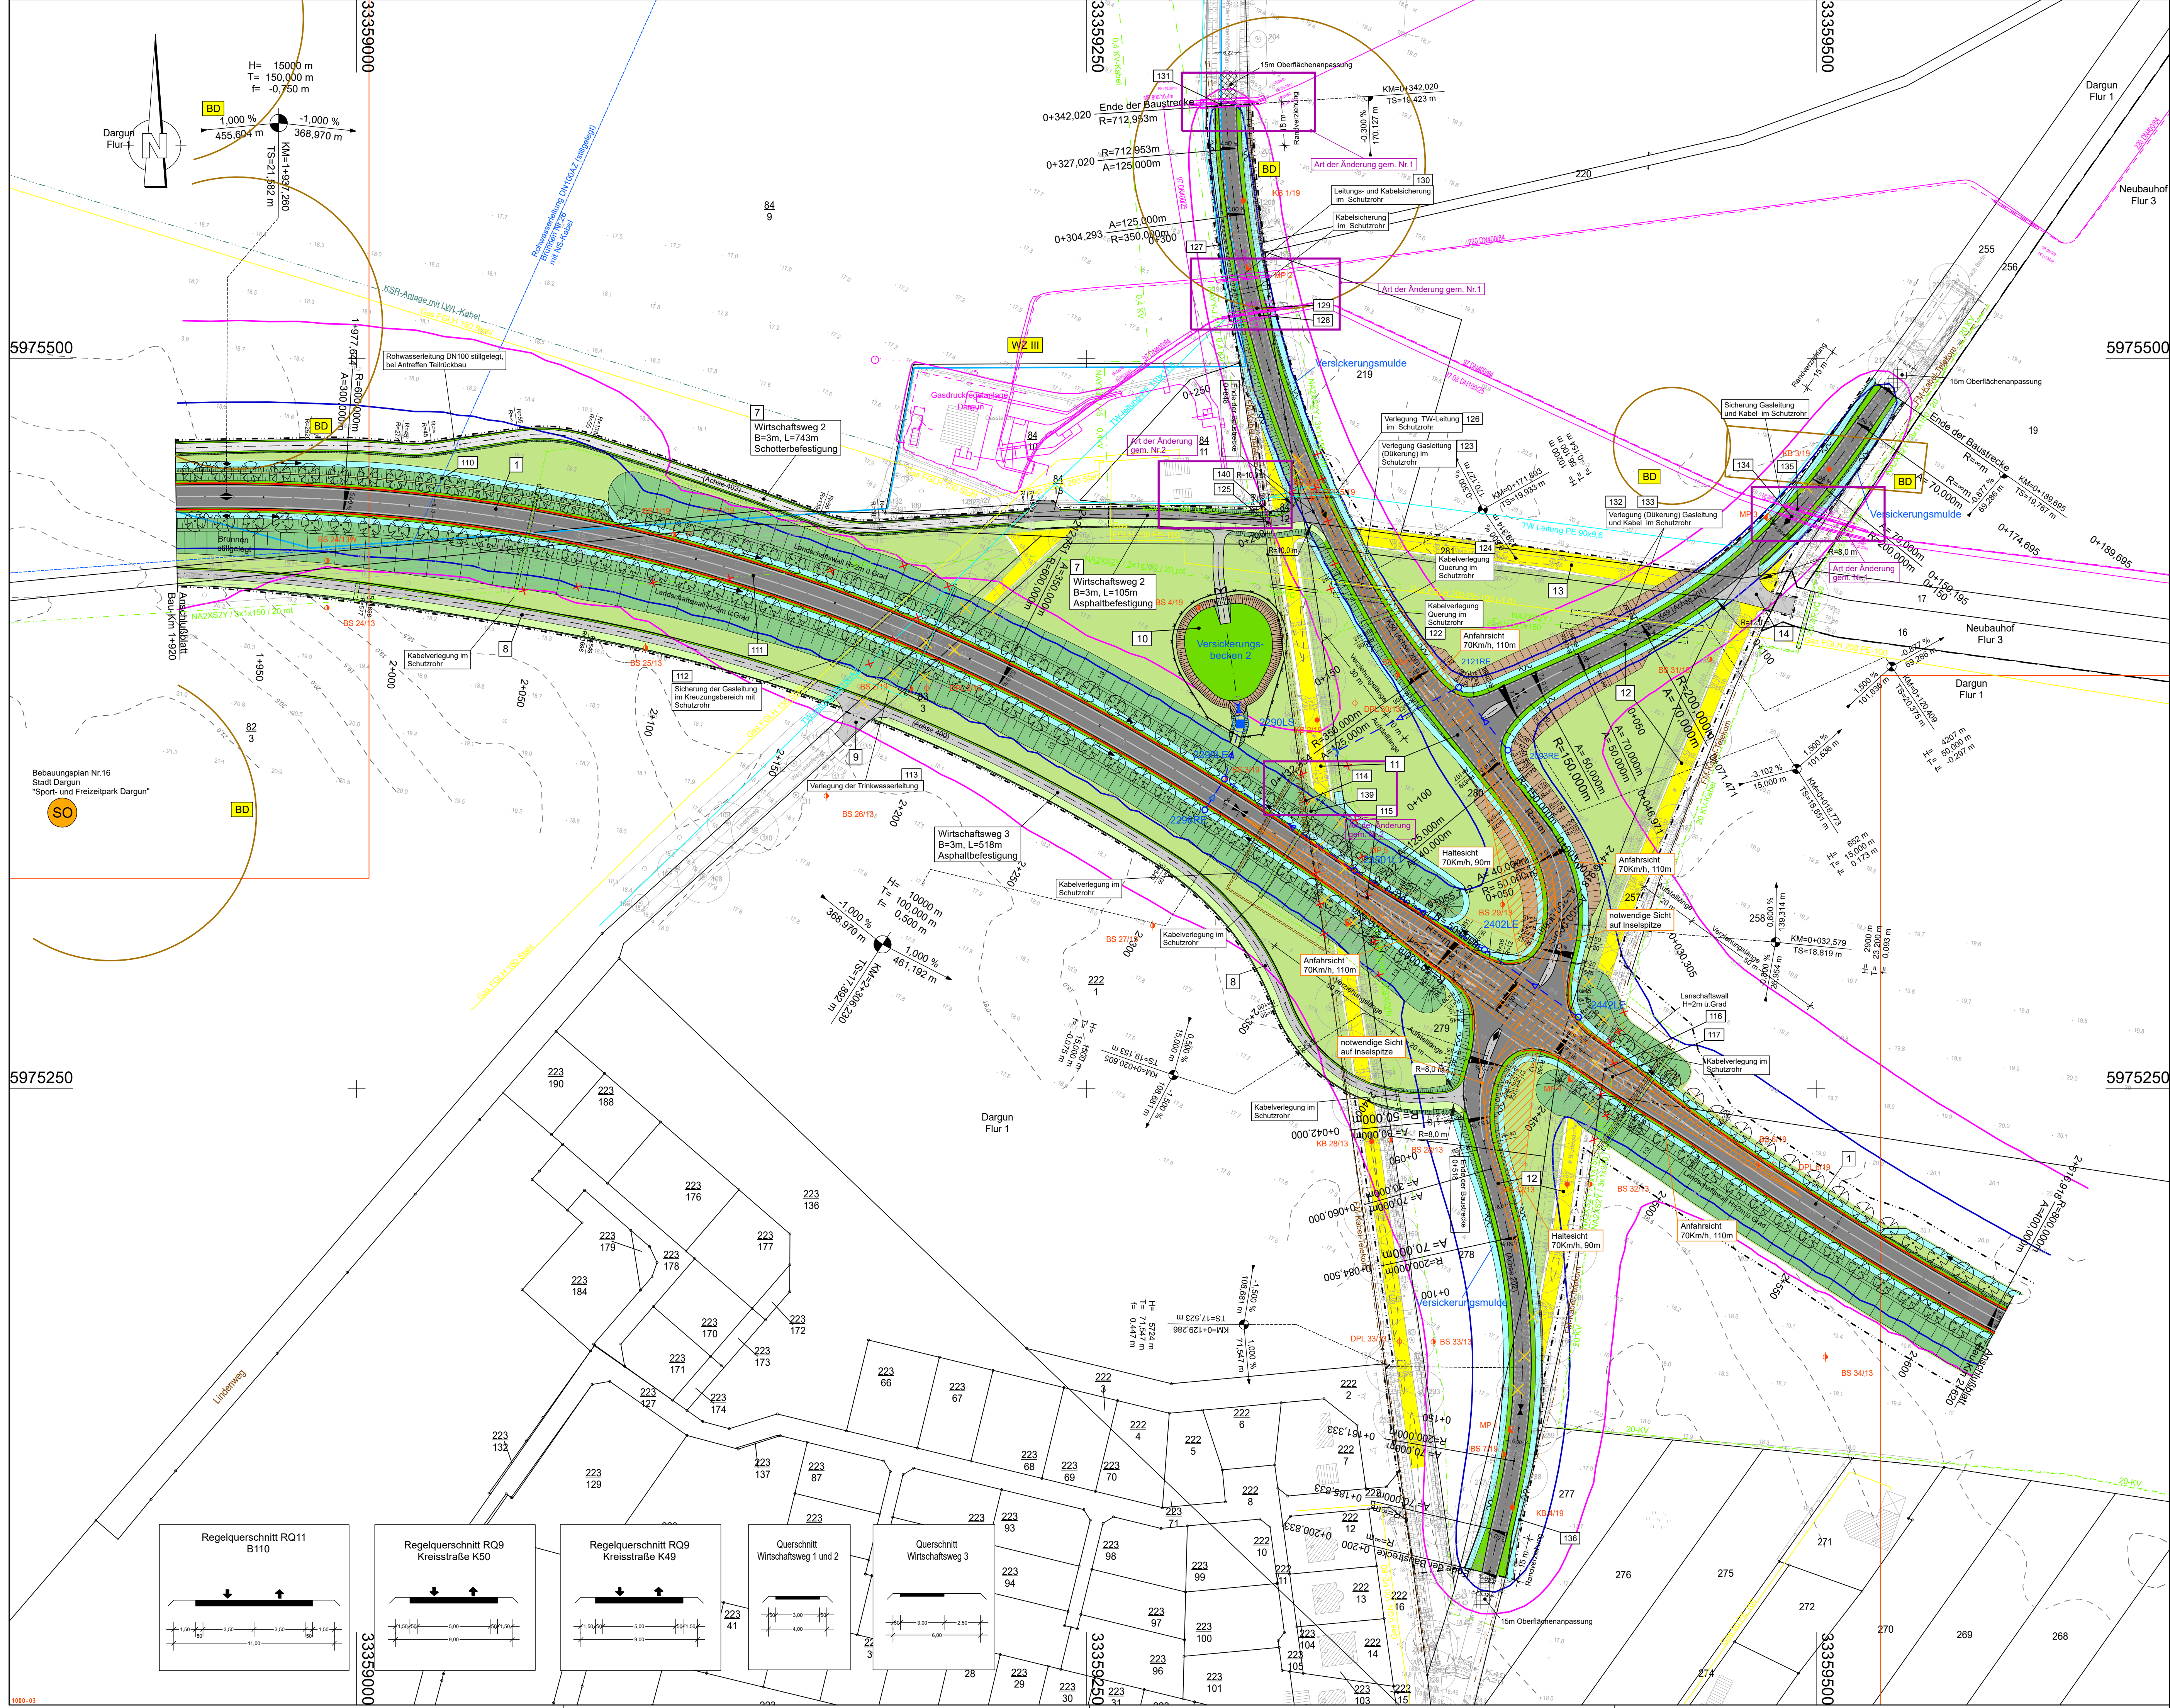

Zeichenerklärung

Planung

- Dammboßschung
- Einschnittsboßschung
- Fließ-/Sickermulde
- Bankette
- Fahrbahn mit Achse
- Radweg
- Wirtschaftsweg
- Straßennebenflächen
- Sickergraben
- Regenwasserleitung mit Schacht
- Fahrzeugrückhaltesystem
- Zaun

Versorgungseinrichtungen

- Trinkwasserleitung / Stadt Dargun
- Rohwasserleitung / Stadt Dargun
- Gasleitung / E.DIS Netz GmbH
- E-Leitung 20 kV / E.DIS Netz GmbH
- E-Leitung 0,4 kV / E.DIS Netz GmbH
- E-Freileitung 110 kV / E.DIS Netz GmbH
- Femmelkabel / E.DIS Netz GmbH
- Gasleitung / ONTRAS Gastransport GmbH
- LWL-Sienkabel / ONTRAS Gastransport GmbH
- Femmelkabel / Telekom
- KSPR-Anlage mit Lichtwellenleiterkabeln / GasLINE GmbH & Co. KG
- Schutzrohr vorh./geplant

Sonstiges

- Bohrpunkte
- Baufeldgrenze
- freizuhaltendes Sichtfeld
- Flächenentsiegelung
- Baumfällung
- Abbruch, Rückbau
- Nr. im Regelungsverzeichnis (U11)

Gebiete und Flächen

- gewerbliche Baufläche
- Wohnbaufläche
- gemischte Baufläche

Immissionsschutz

- Isophone

Schutzgebiete

- Bodendenkmalflächen
- Wasserschutzzone

Leitungsinformation nicht zur Maßentnahme geeignet

Deckblatt 4D zu Blatt 4

1	2	3	4	5
Lagesystem: ETRS89				
Höhensystem: DHNM 92				
 INROS LACKNER SE Rosa-Luxemburg-Straße 16 18055 Rostock Tel. (0381)4567-80 Fax (0381)4567-844		Datum	Zeichen	
		bearbeitet	11/2020	gez. Kusserow
		gezeichnet	11/2020	gez. Mundt
		geprüft:	gez. Lüttmann	
 Straßenbauamt Schwerin Pampower Straße 68 19061 Schwerin		Datum	Zeichen	
		bearbeitet	12/2020	gez. I.A. Berger
		geprüft		
2	Vodafonekabel entlang der K50		02/2022	gez. i.A. Koch
1	Ontras Gasleitung; Lageaktualisierung		02/2022	gez. i.A. Koch
Nr.	Art der Änderung		Datum	Zeichen

FESTSTELLUNGSENTWURF

Straßenbauverwaltung

Land Mecklenburg Vorpommern

Straßenbauamt Schwerin

Straße/ Abschn.-Nr. / Station: B110 / Abs.180 / Km 0,05 bis Abs.200 / Km1,1

PROJUS-Nr:

Unterlage / Blatt-Nr.: 5/4

Lageplan 4

Maßstab: 1:1000

B110; Ortsumgehung Dargun

aufgestellt:
SBA Schwerin

gez. i.A. Thomas Genschmer

Schwerin, den 16.12.2020

1000-03

© 2020