
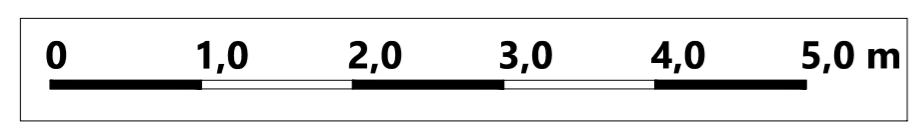
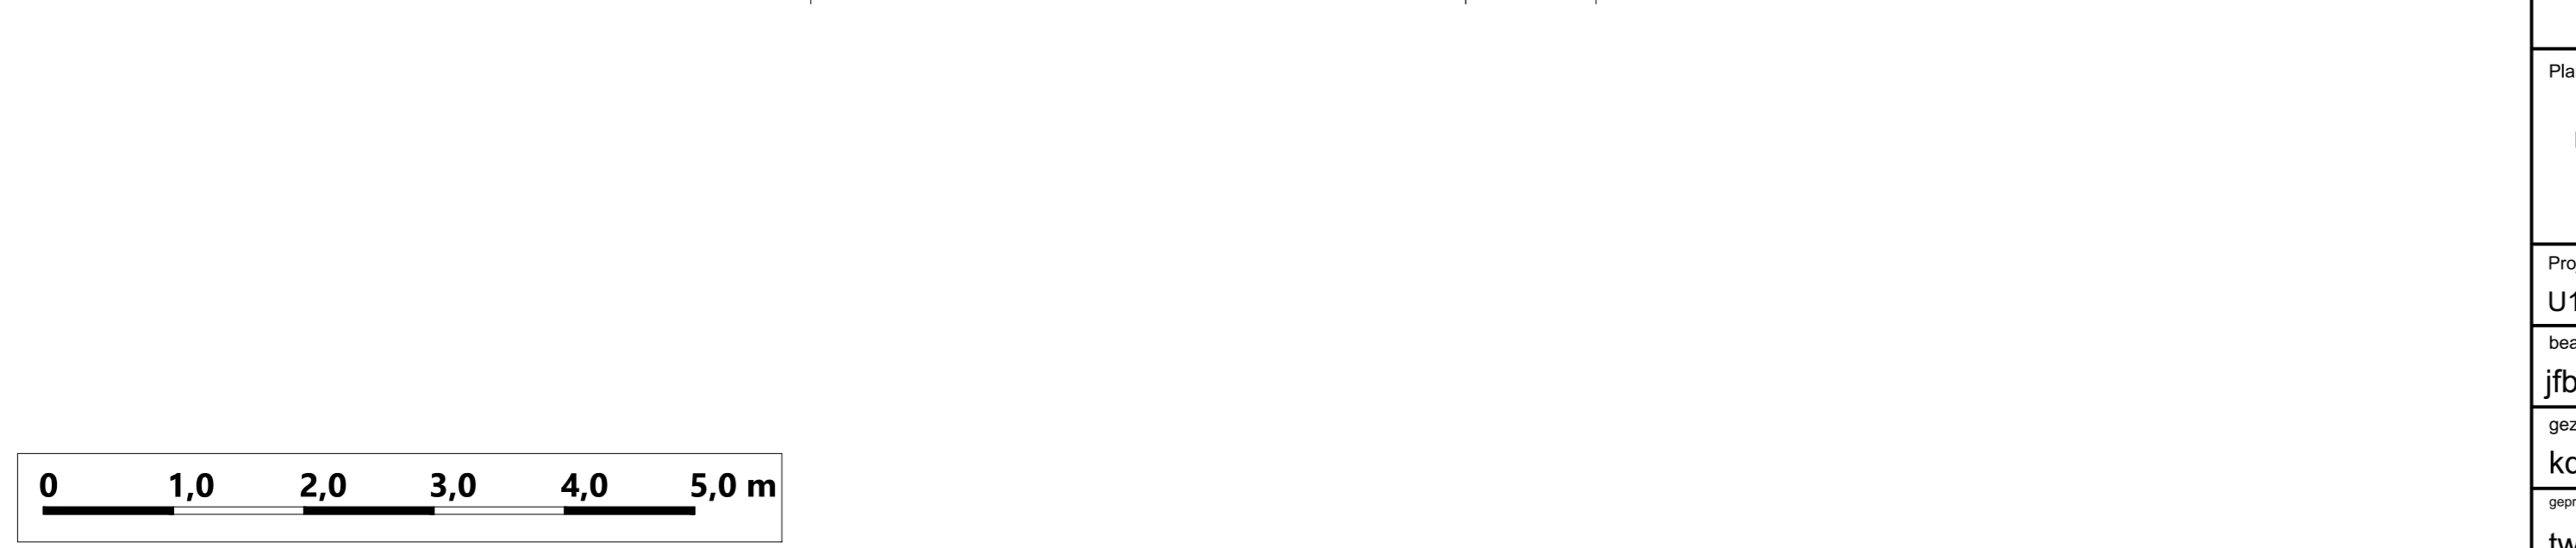
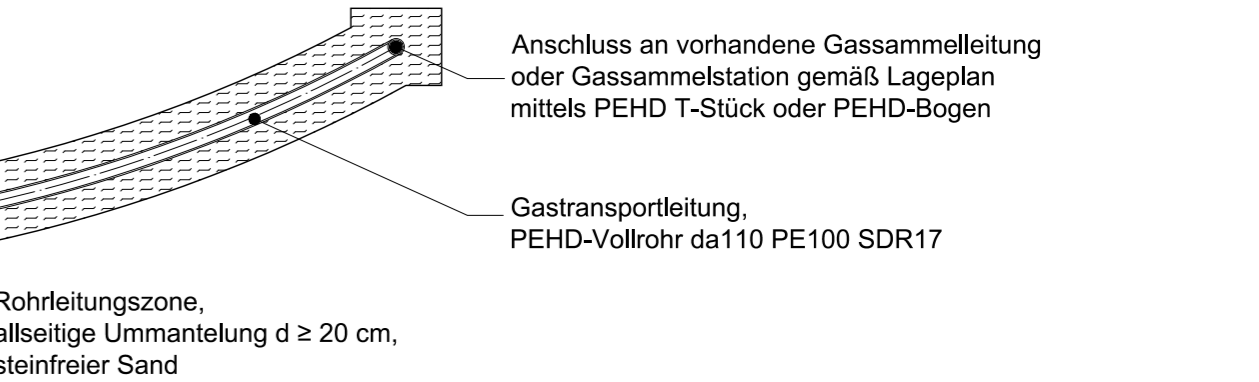
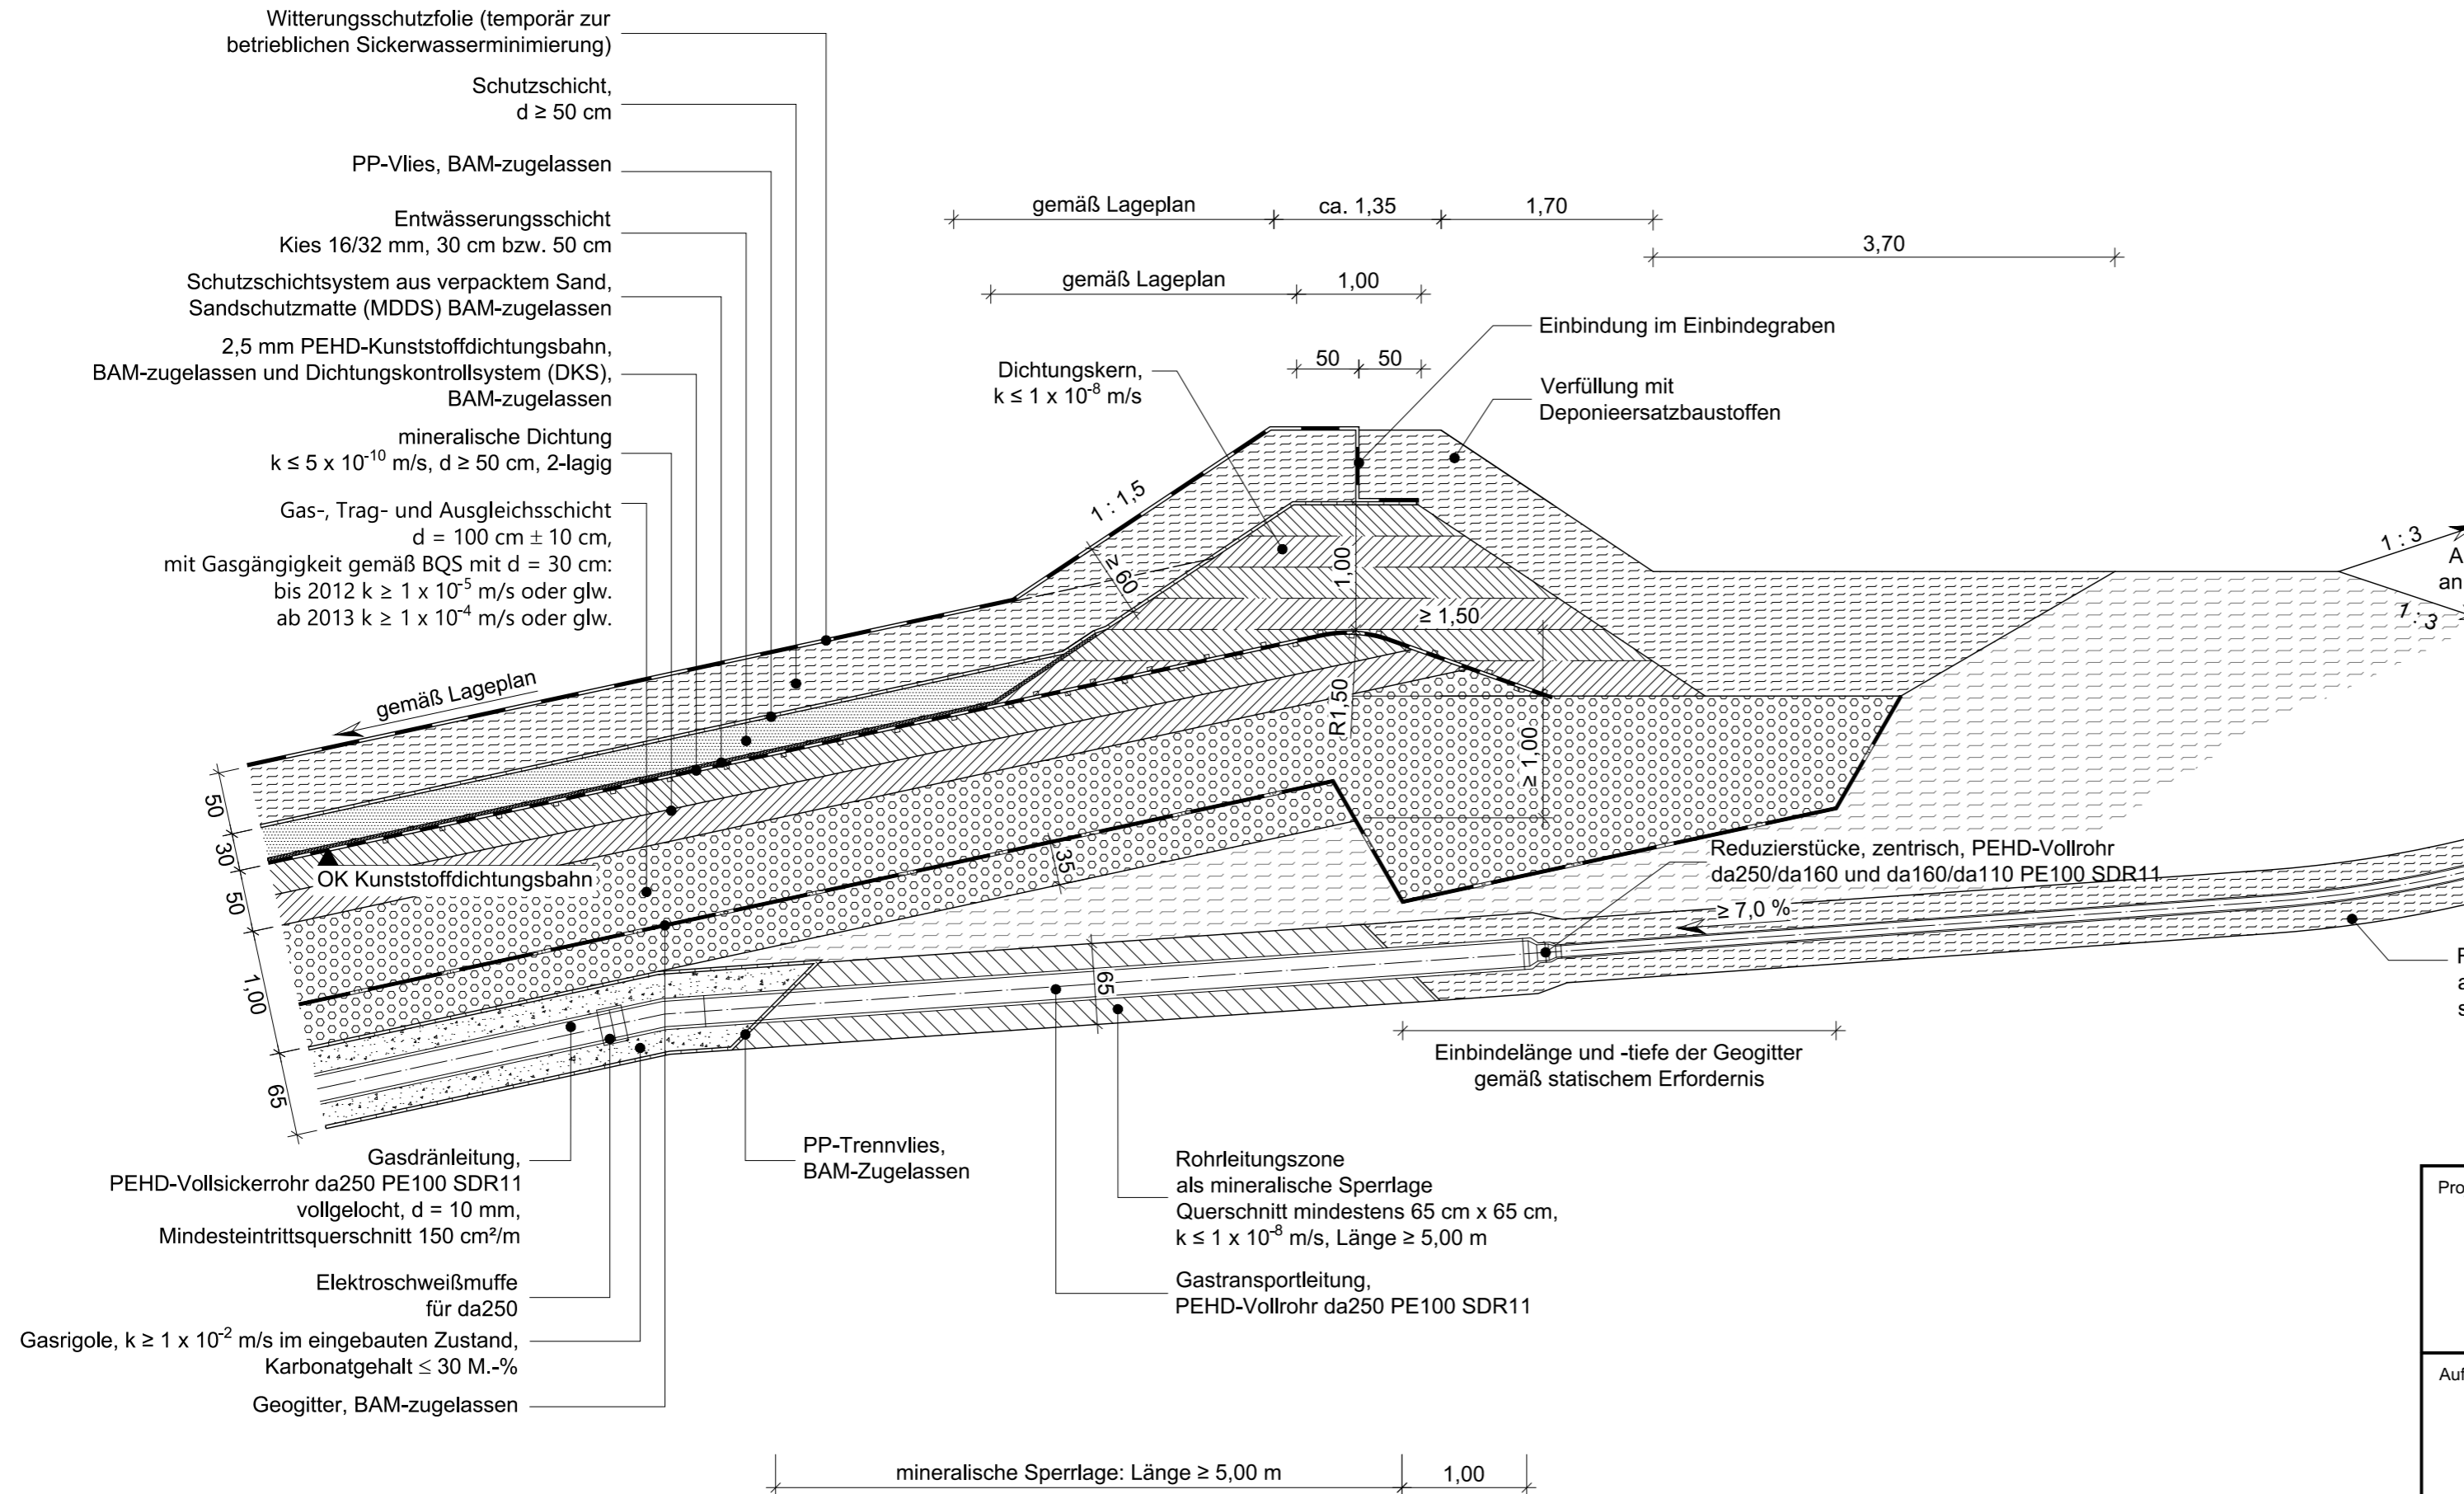


Regeldetail Gasdränleitungen im Randbereich Regeldetail (h), Ost

Übersichtslageplan M 1 : 5.000

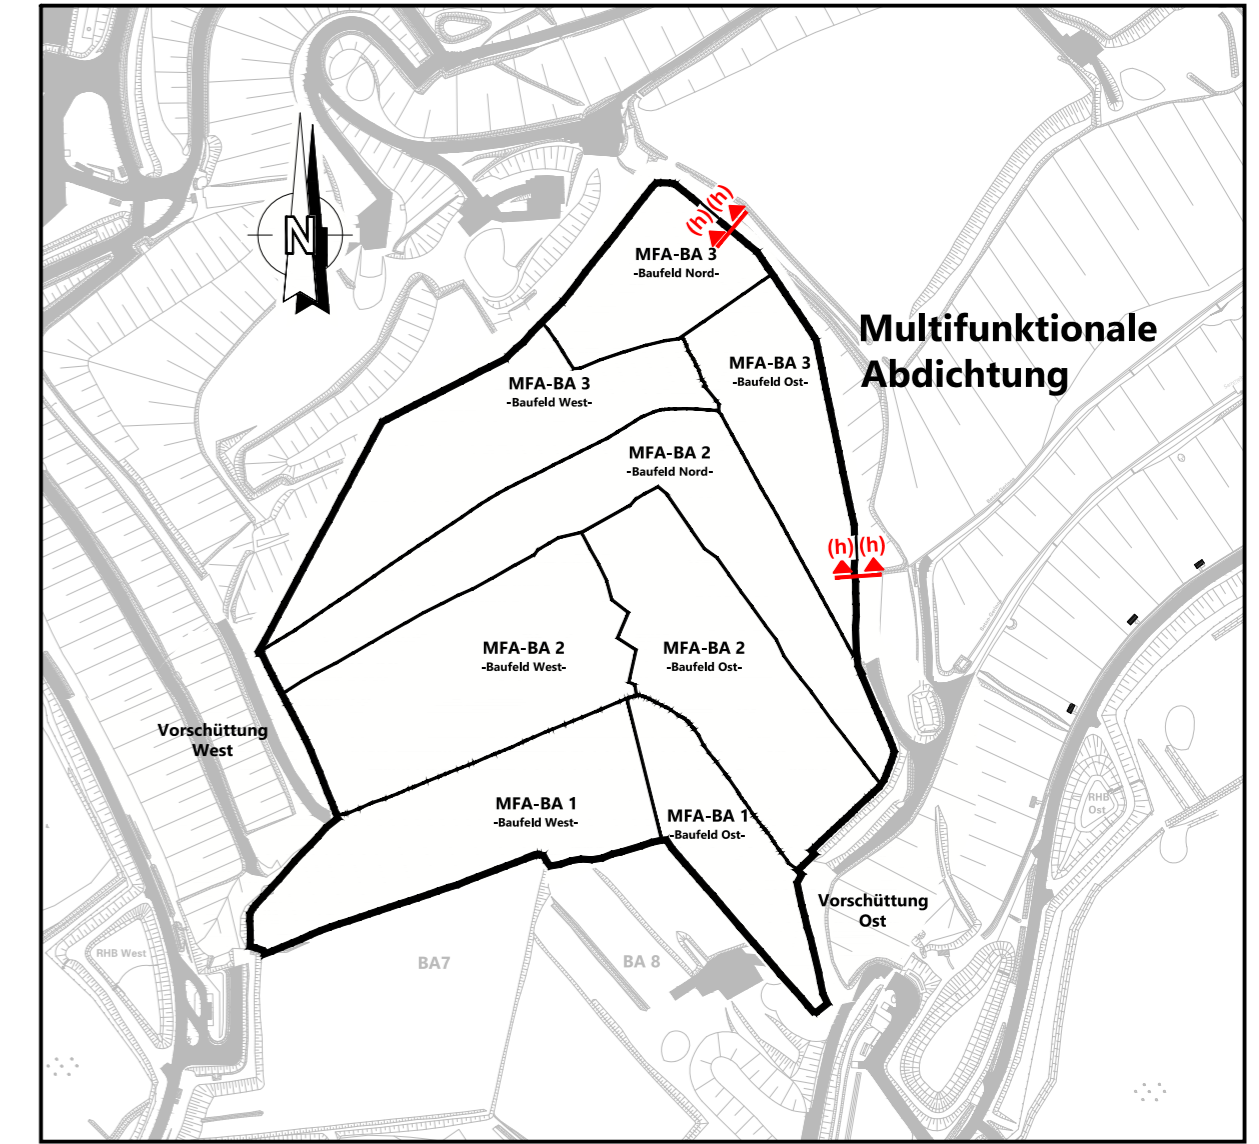

Projekt Deponie Ihlenberg - Deponieabschnittstrennung mittels MFA		
Auftraggeber Ihlenberg 1 23923 Selmsdorf Tel. 038823/300 Fax 038823/30105	für den Antragsteller Selmsdorf, den 26.01.2022 gez. H. Forster H. Forster	gez. C. Kobel ppa. C. Kobel
Planverfasser Umtec Prof. Biener Sasse Konertz Partnerschaft Beratender Ingenieure und Geologen Haferwende 7 28357 Bremen Telefon: 0421 / 20759 - 0 E-Mail: info@umtec-partner.de www.umtec-partner.de	für den Planverfasser Bremen, den 25.01.2022 gez. T. Sasse T. Sasse	
Projekt-Nr U150119_210	Leistungsphase Genehmigungsplanung - ergänzendes Verfahren auf Planfeststellung	Datum 25.01.2022
bearbeitet jfb	Plandarstellung Regeldetail Leitungsführung; Gasdränleitungen im Randbereich Regeldetail (h), Ost	Maßstab 1 : 50
gezeichnet kd / sis		Blatt 1501EV640
geprüft QS tw	geprüft VP/PL ts	

X:\150119_210_IAG_MFA_Plan\CAD\03_EP_GPI\150119_210_EV600_Regeldetails_Gasfassung.dwg