

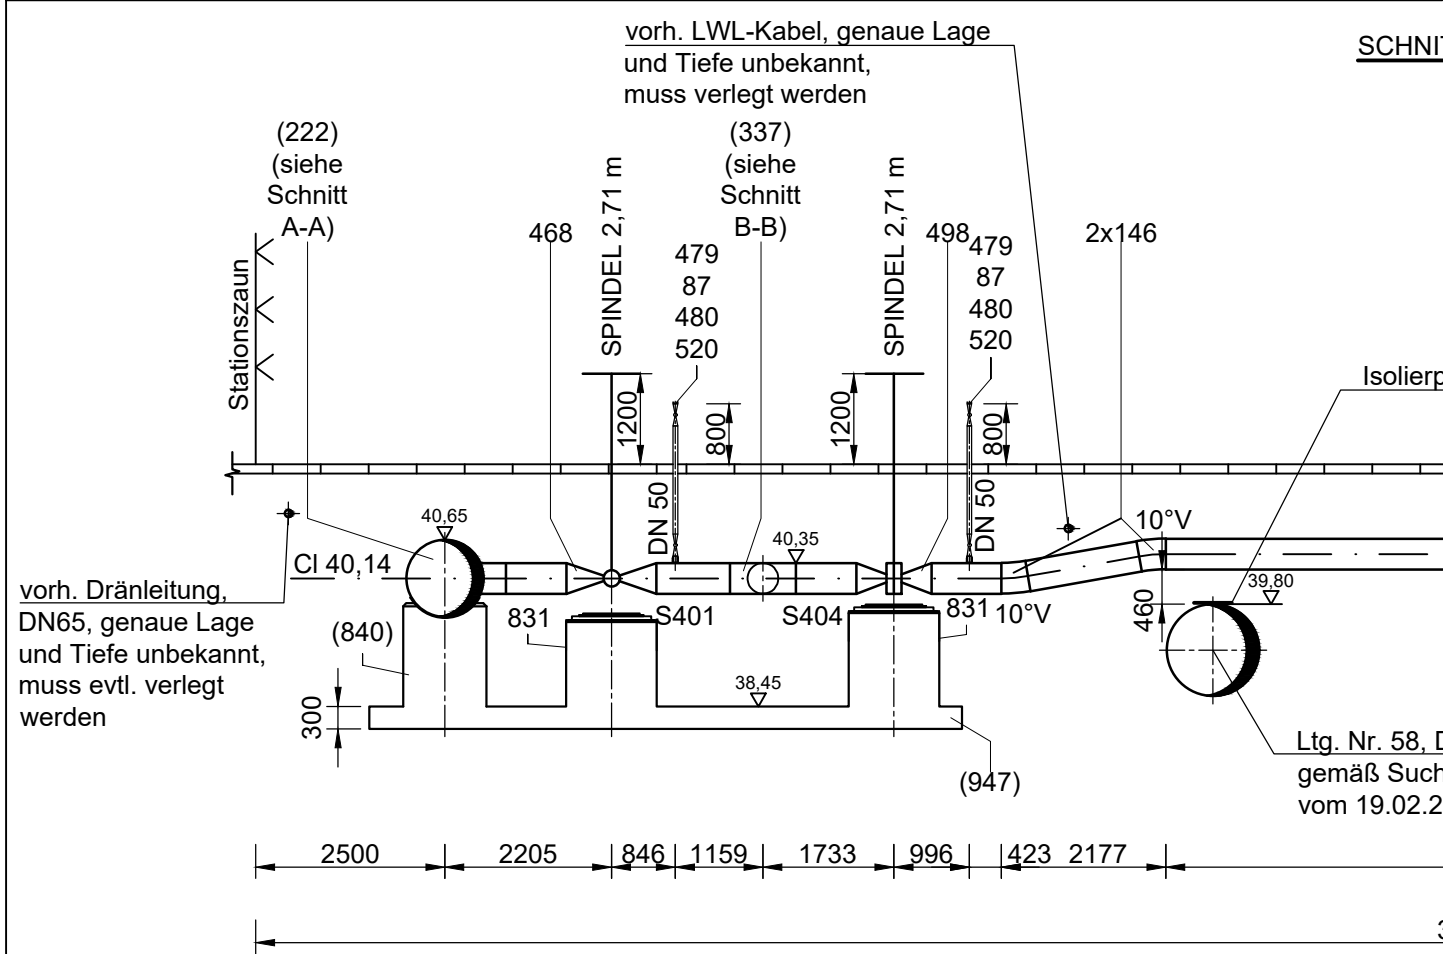



Übersicht M 1:200

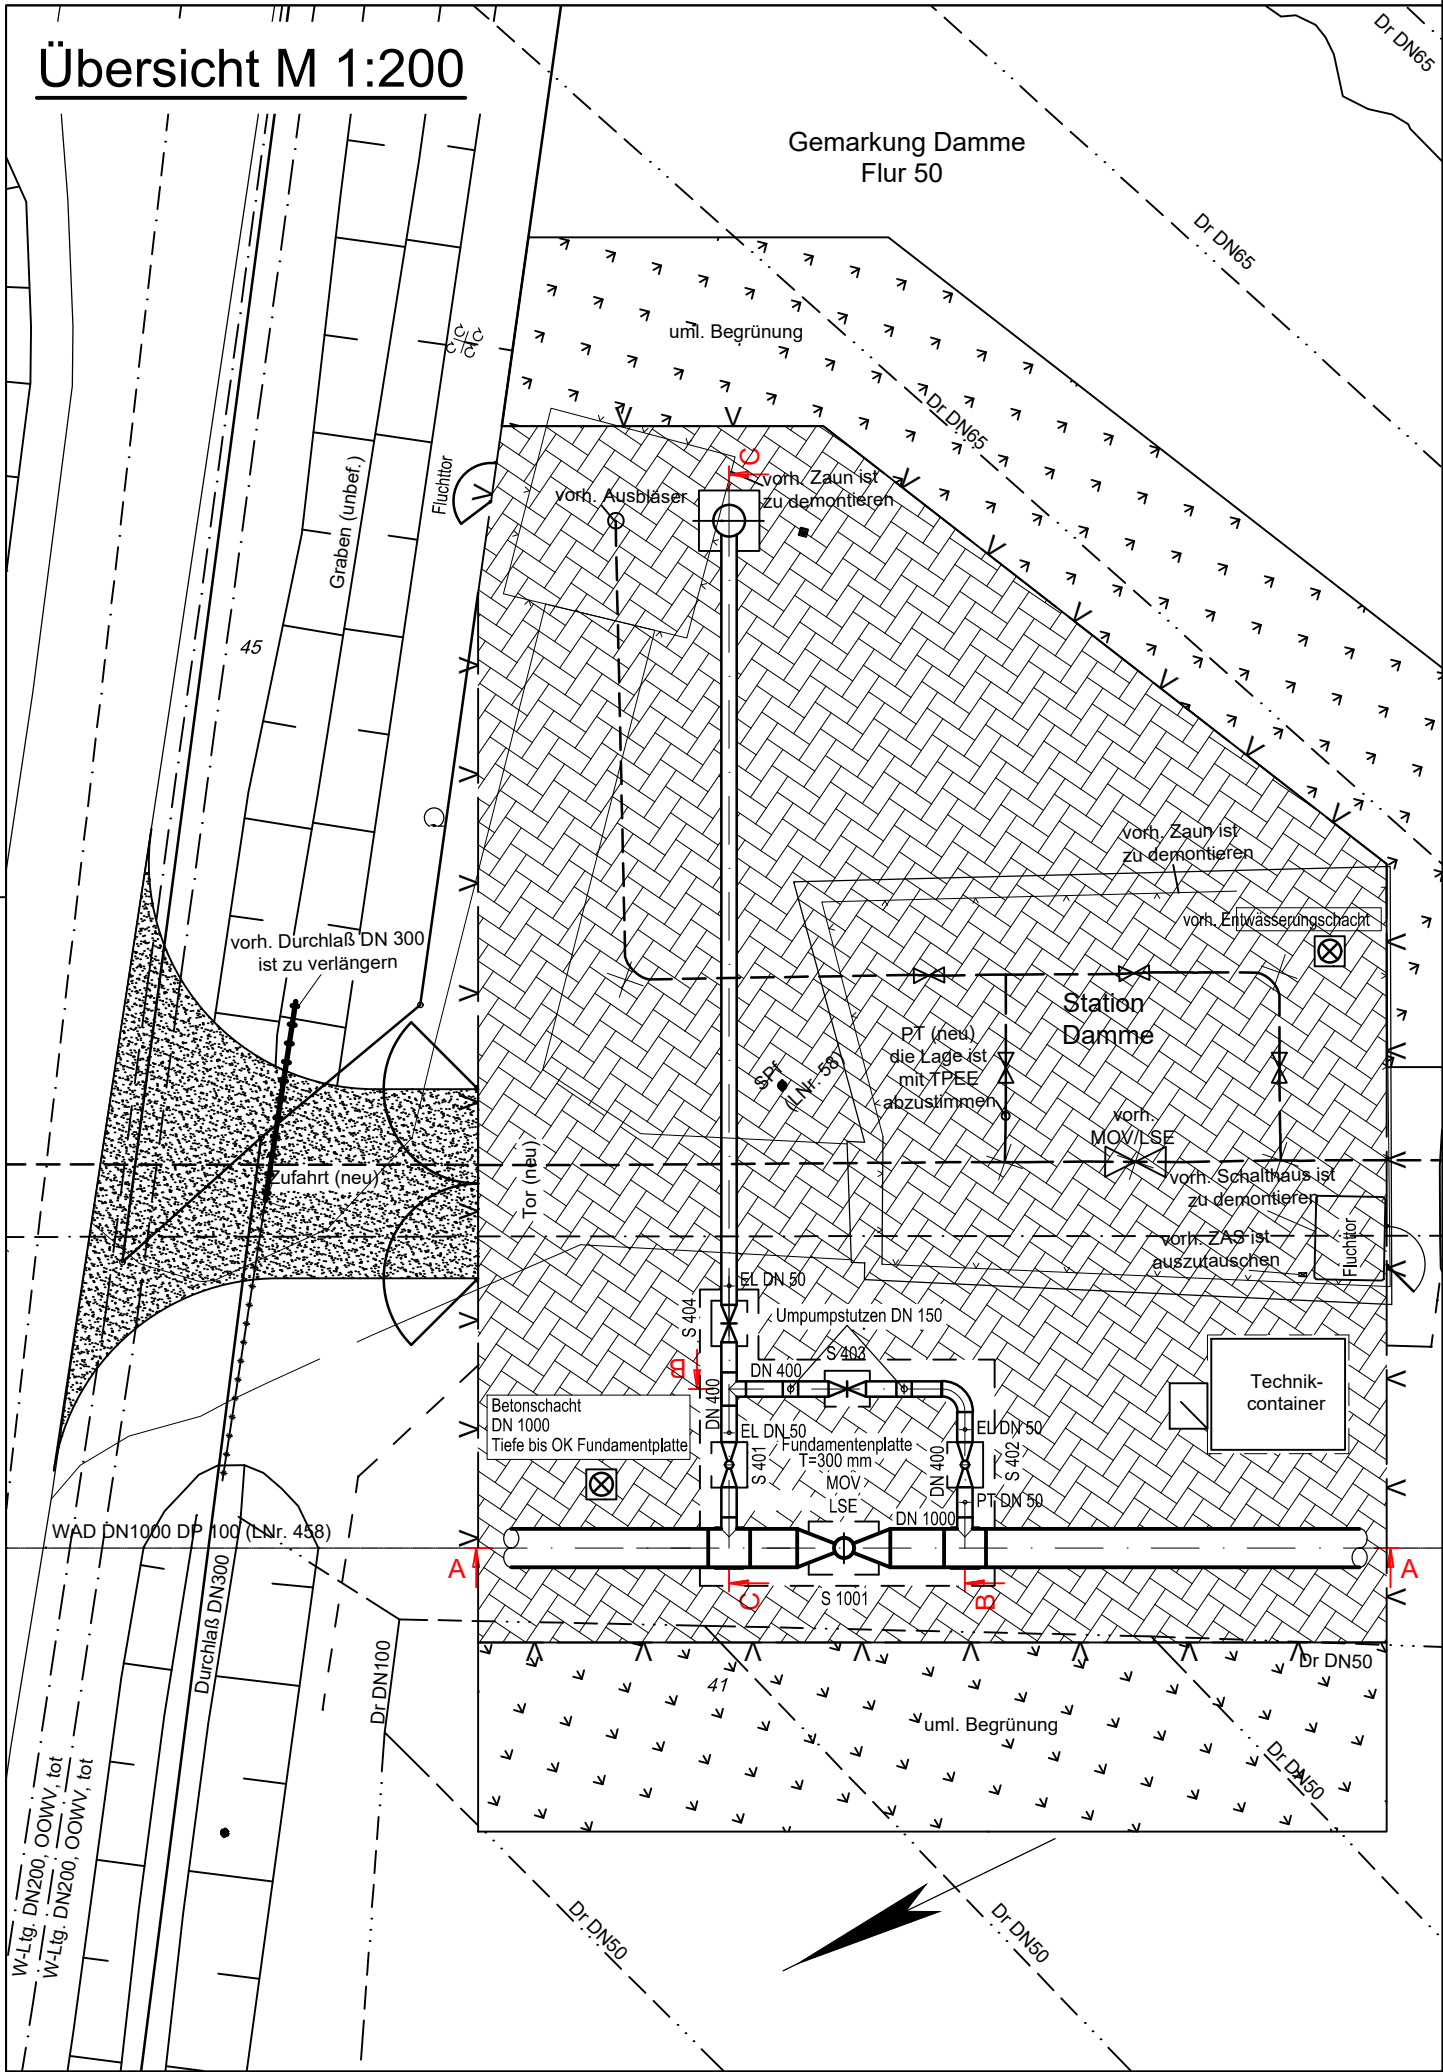


SCHNITT C-C

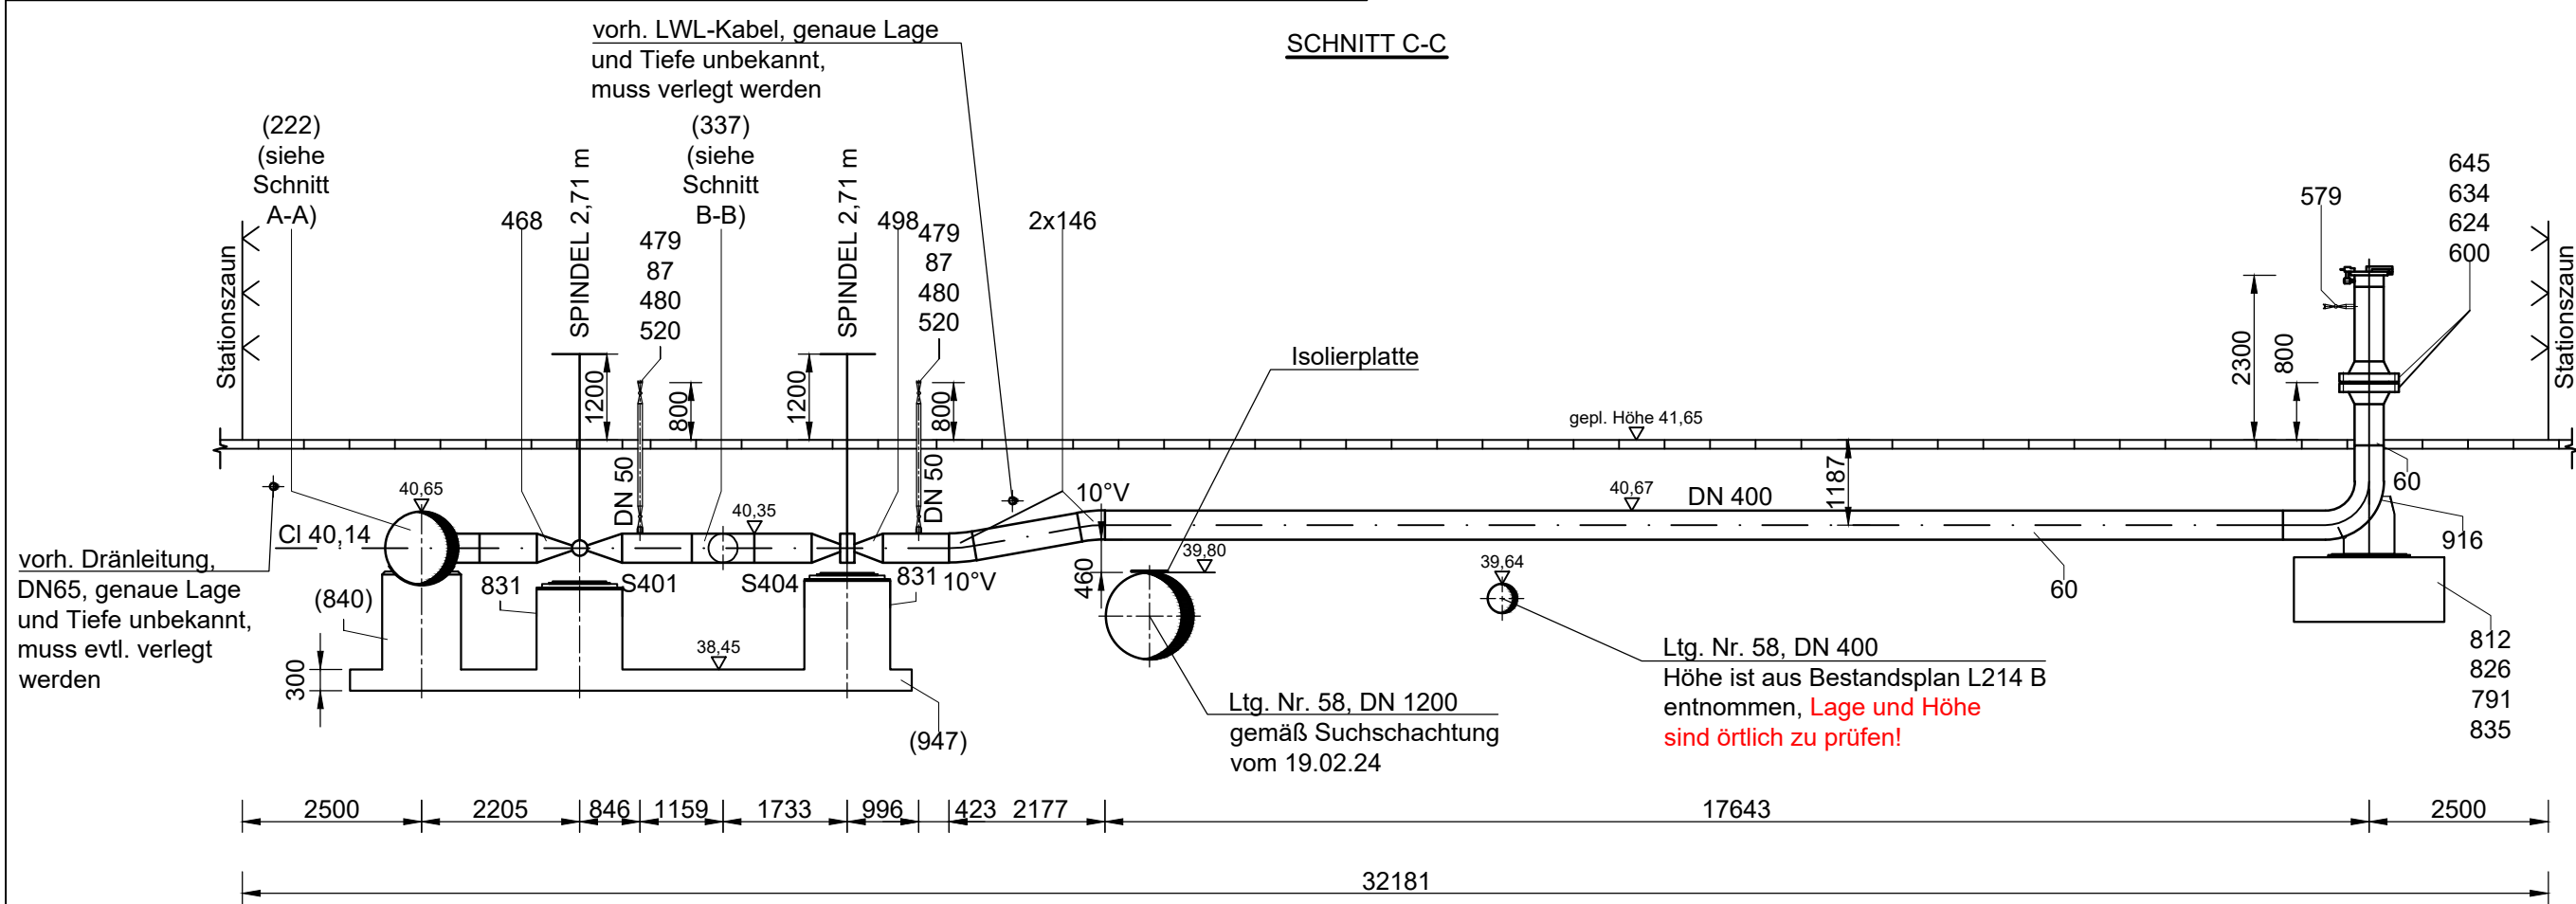

SCHNITT A-A

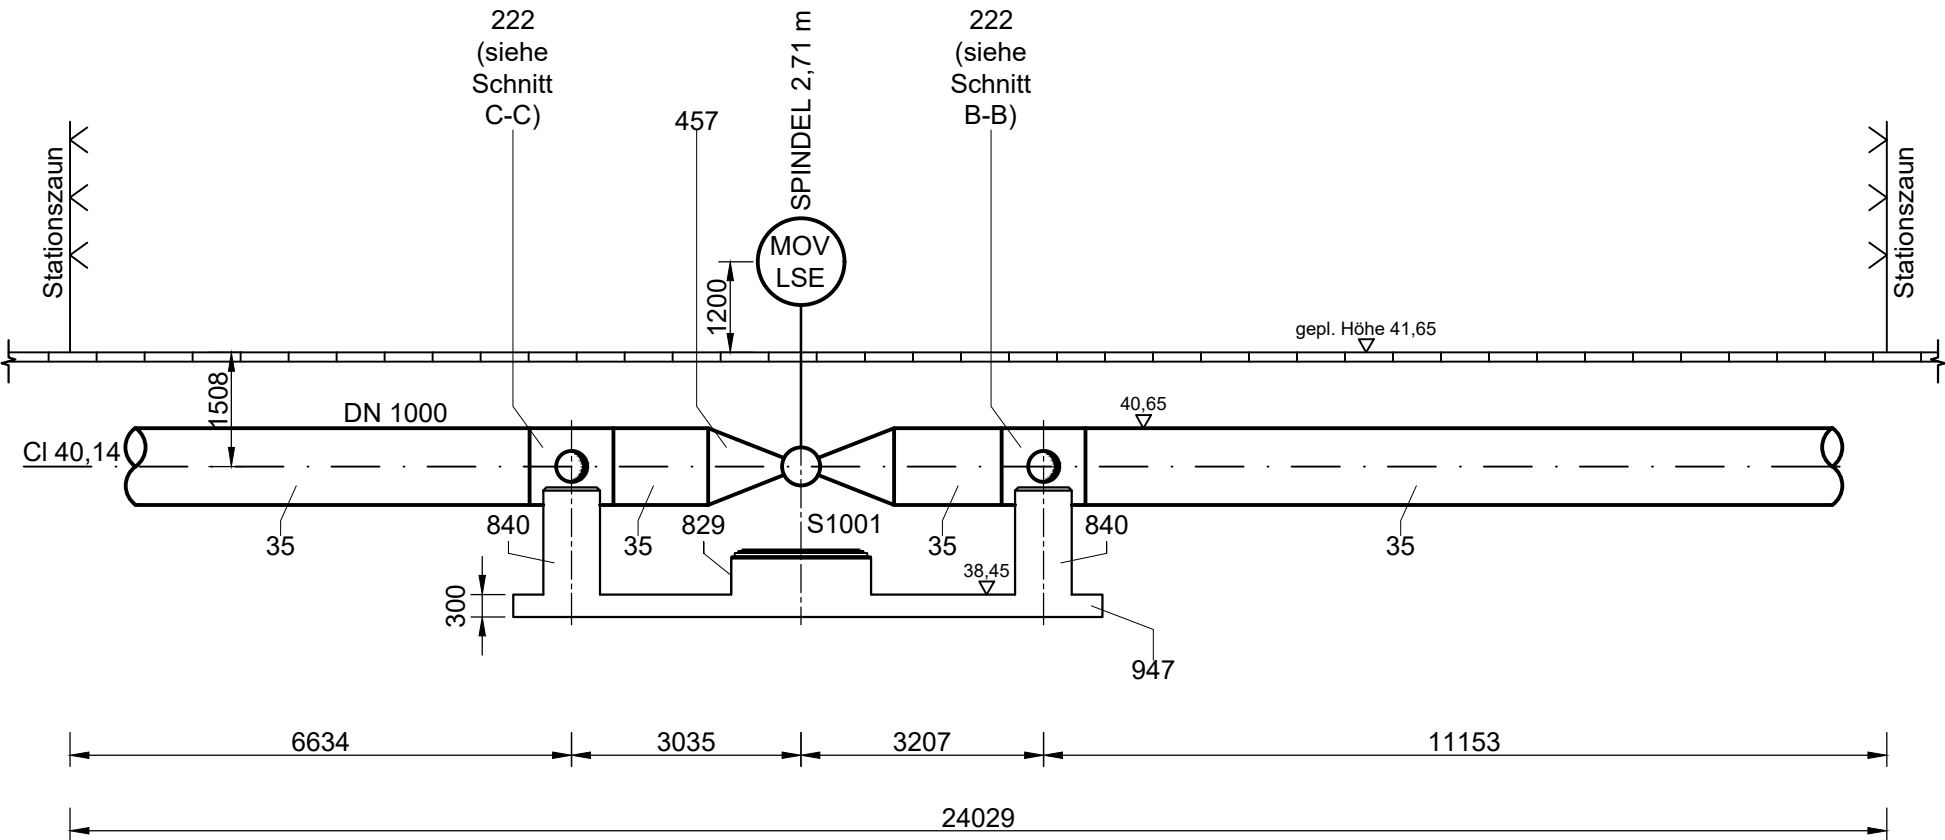

SCHNITT B-B

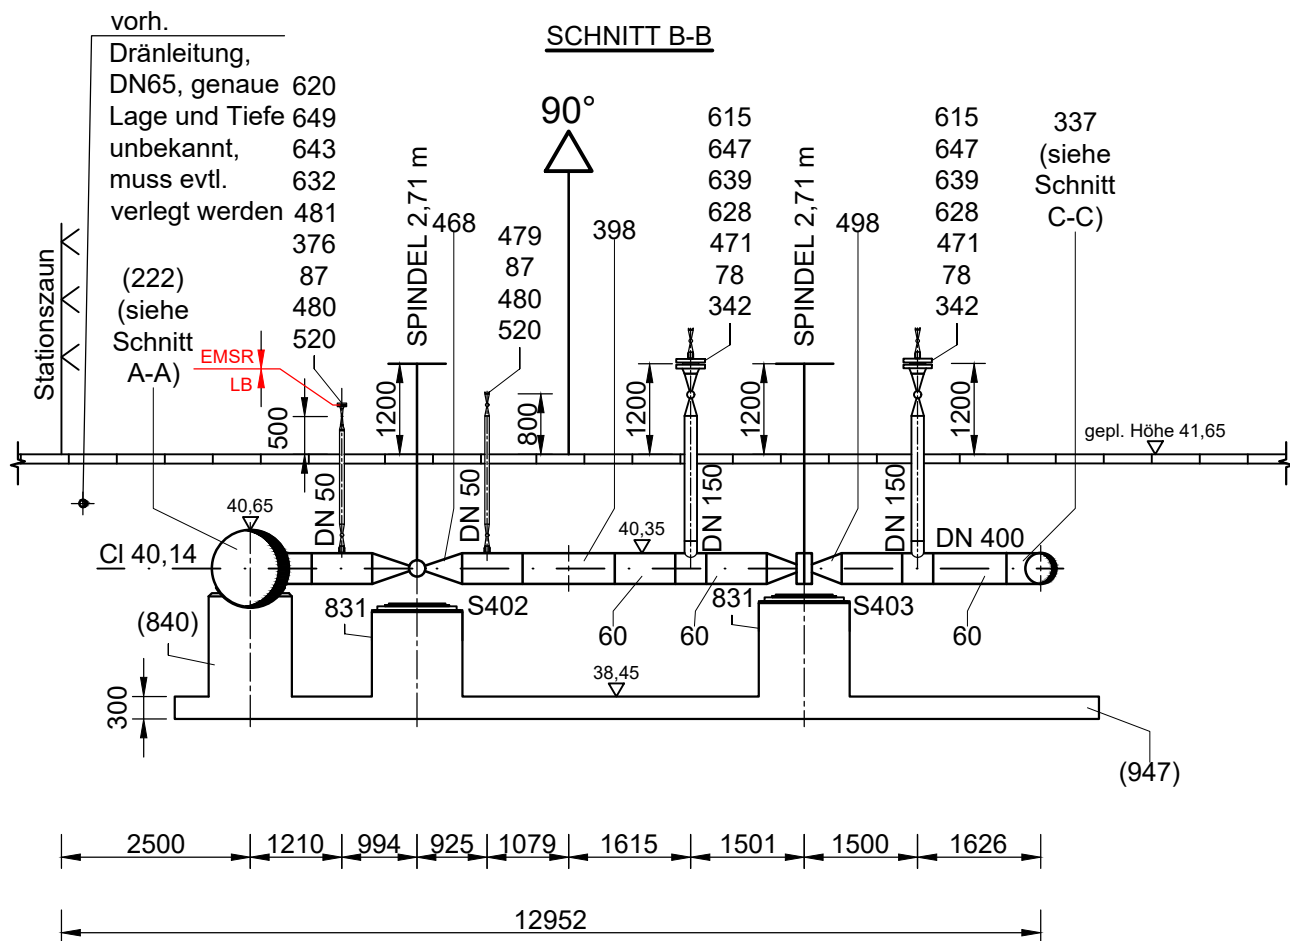

IM FALLE DER SEPARATEN DRUCKPRÜFUNG DER STATION IST FÜR DIE HAUPTDRUCKPRÜFUNG 0.2 M VOR DEM KÜMPELBODEN EIN STUTZEN AUFZUSCHWEIßEN. NACH ERFOLGTER DRUCKPRÜFUNG STUTZEN UND KÜMPELBODEN ABSCHNEIDEN.

ACHTUNG!

VOR BEGINN DER BAUARBEITEN IST DER VORHANDENE BESTAND MIT DER PLANUNG ABZUGLEICHEN. SOLLTEN ABWEICHUNGEN IN HÖHE UND / ODER LAGE ZUR PLANUNG FESTGESTELLT WERDEN, IST DIE OGE - BAULEITUNG ZU INFORMIEREN, UM NOTWENDIGE ÄNDERUNGEN ABZUSTIMMEN UND FESTZULEGEN.

Zugehörige Unterlagen:

- Grundriss G 0214
- Längenschnitt BL 0214
- Leitungsschema Wardenburg - Drohne
- Fundamentzeichnung Station Damme
- Lageplan KKS und elektrotechn. Anlagen
- Materialliste Nr. 7216

01	21.02.2024	Anpassung vorh. Leitung	Me/IBNi	Li/IBNi	Li/IBNi				
00	24.01.2024	Erstellt zur Freigabe	Me/IBNi	Li/IBNi	Li/IBNi				
REV. NR.	DATUM	KURZBESCHREIBUNG	ERSTELLT	GEPRÜFT	FREIGEG.	DATUM	FREIGABE		
					Open Grid Europe		GGF. AUFTRAGGEBER		

PROJEKTBEZEICHNUNG				Loop Wardenburg-Drohne (WAD)					
<div>VORHABENTRÄGER:</div> <div></div>			UNTERLAGEN-TITEL			<div>Lageplan</div> <div>Station Damme</div>			
			Urheberschutzvermerk nach DIN 34					Blatt 1 von 1	
			AUFTRAGGEBER			PROJEKT-IDENTIFIKATION		UNTERLAGEN-NR.	
PROJEKT MANAGER: Open Grid Europe GmbH			LB-23031				01		
PROJEKT LEITER: Herr Stroetmann									
FACHZUSTÄNDIG: Herr Sheynin			LTG. NR.: 458/000/000		MAßSTAB : 1:100				
Pfad der gespeicherten Projektdaten : \OGS\33\03_Konstruktion\Leitungsschema\									