


Versorgungsleitungen sind nachrichtlich übernommen und sind vor Baubeginn neu abzufragen.  
 Vermessung: Vermessungsbüro Kalus  
 Bloherfelder Str. 144, 26129 Oldenburg



- Legende :
- Graben
  - bestehende Deichkrone
  - TK Telekommunikation
  - ELT Elektrotechnik
  - ELT Elektrotechnik
  - GAS Gasleitung
  - TV Trinkwasserleitung
  - SW-DRL Schmutzwasser-Druckrohrleitung
  - Flurgrenze
  - X Baum nicht vorhanden
  - E Eiche  
Ø 1.2

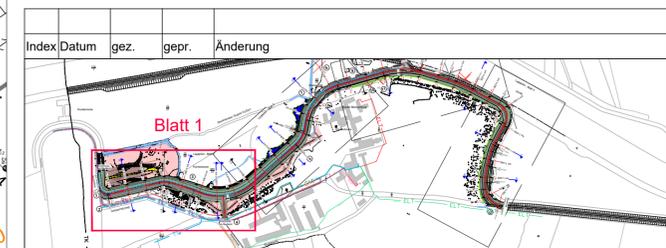

Planung:	 <b>GRALLE &amp; PARTNER</b> BERATENDE INGENIEURE MBB		
Bauherr:	I. Oldenburgischer Deichband Franz-Schubert-Str. 31 28919 Brake		
Bauvorhaben:	Herstellung der Deichsicherheit im Bereich Kloster Blankenburg		
Planinhalt:	Bestandsplan Station Km 0+000 bis Km 0+450	Maßstab: 1 : 500	gez. Hamm Datum 22.09.2020 gepr. Nossol Datum 19.04.2021
Planungsstand:	Genehmigungsplan	Index: 0	Projektnummer: 32.10
Darstellungsart:	Lageplan	Plannummer: G 32.10.27_1	Plandatum: 20.04.2021
Bauherr	Verfasser		

**Blatt 1**