


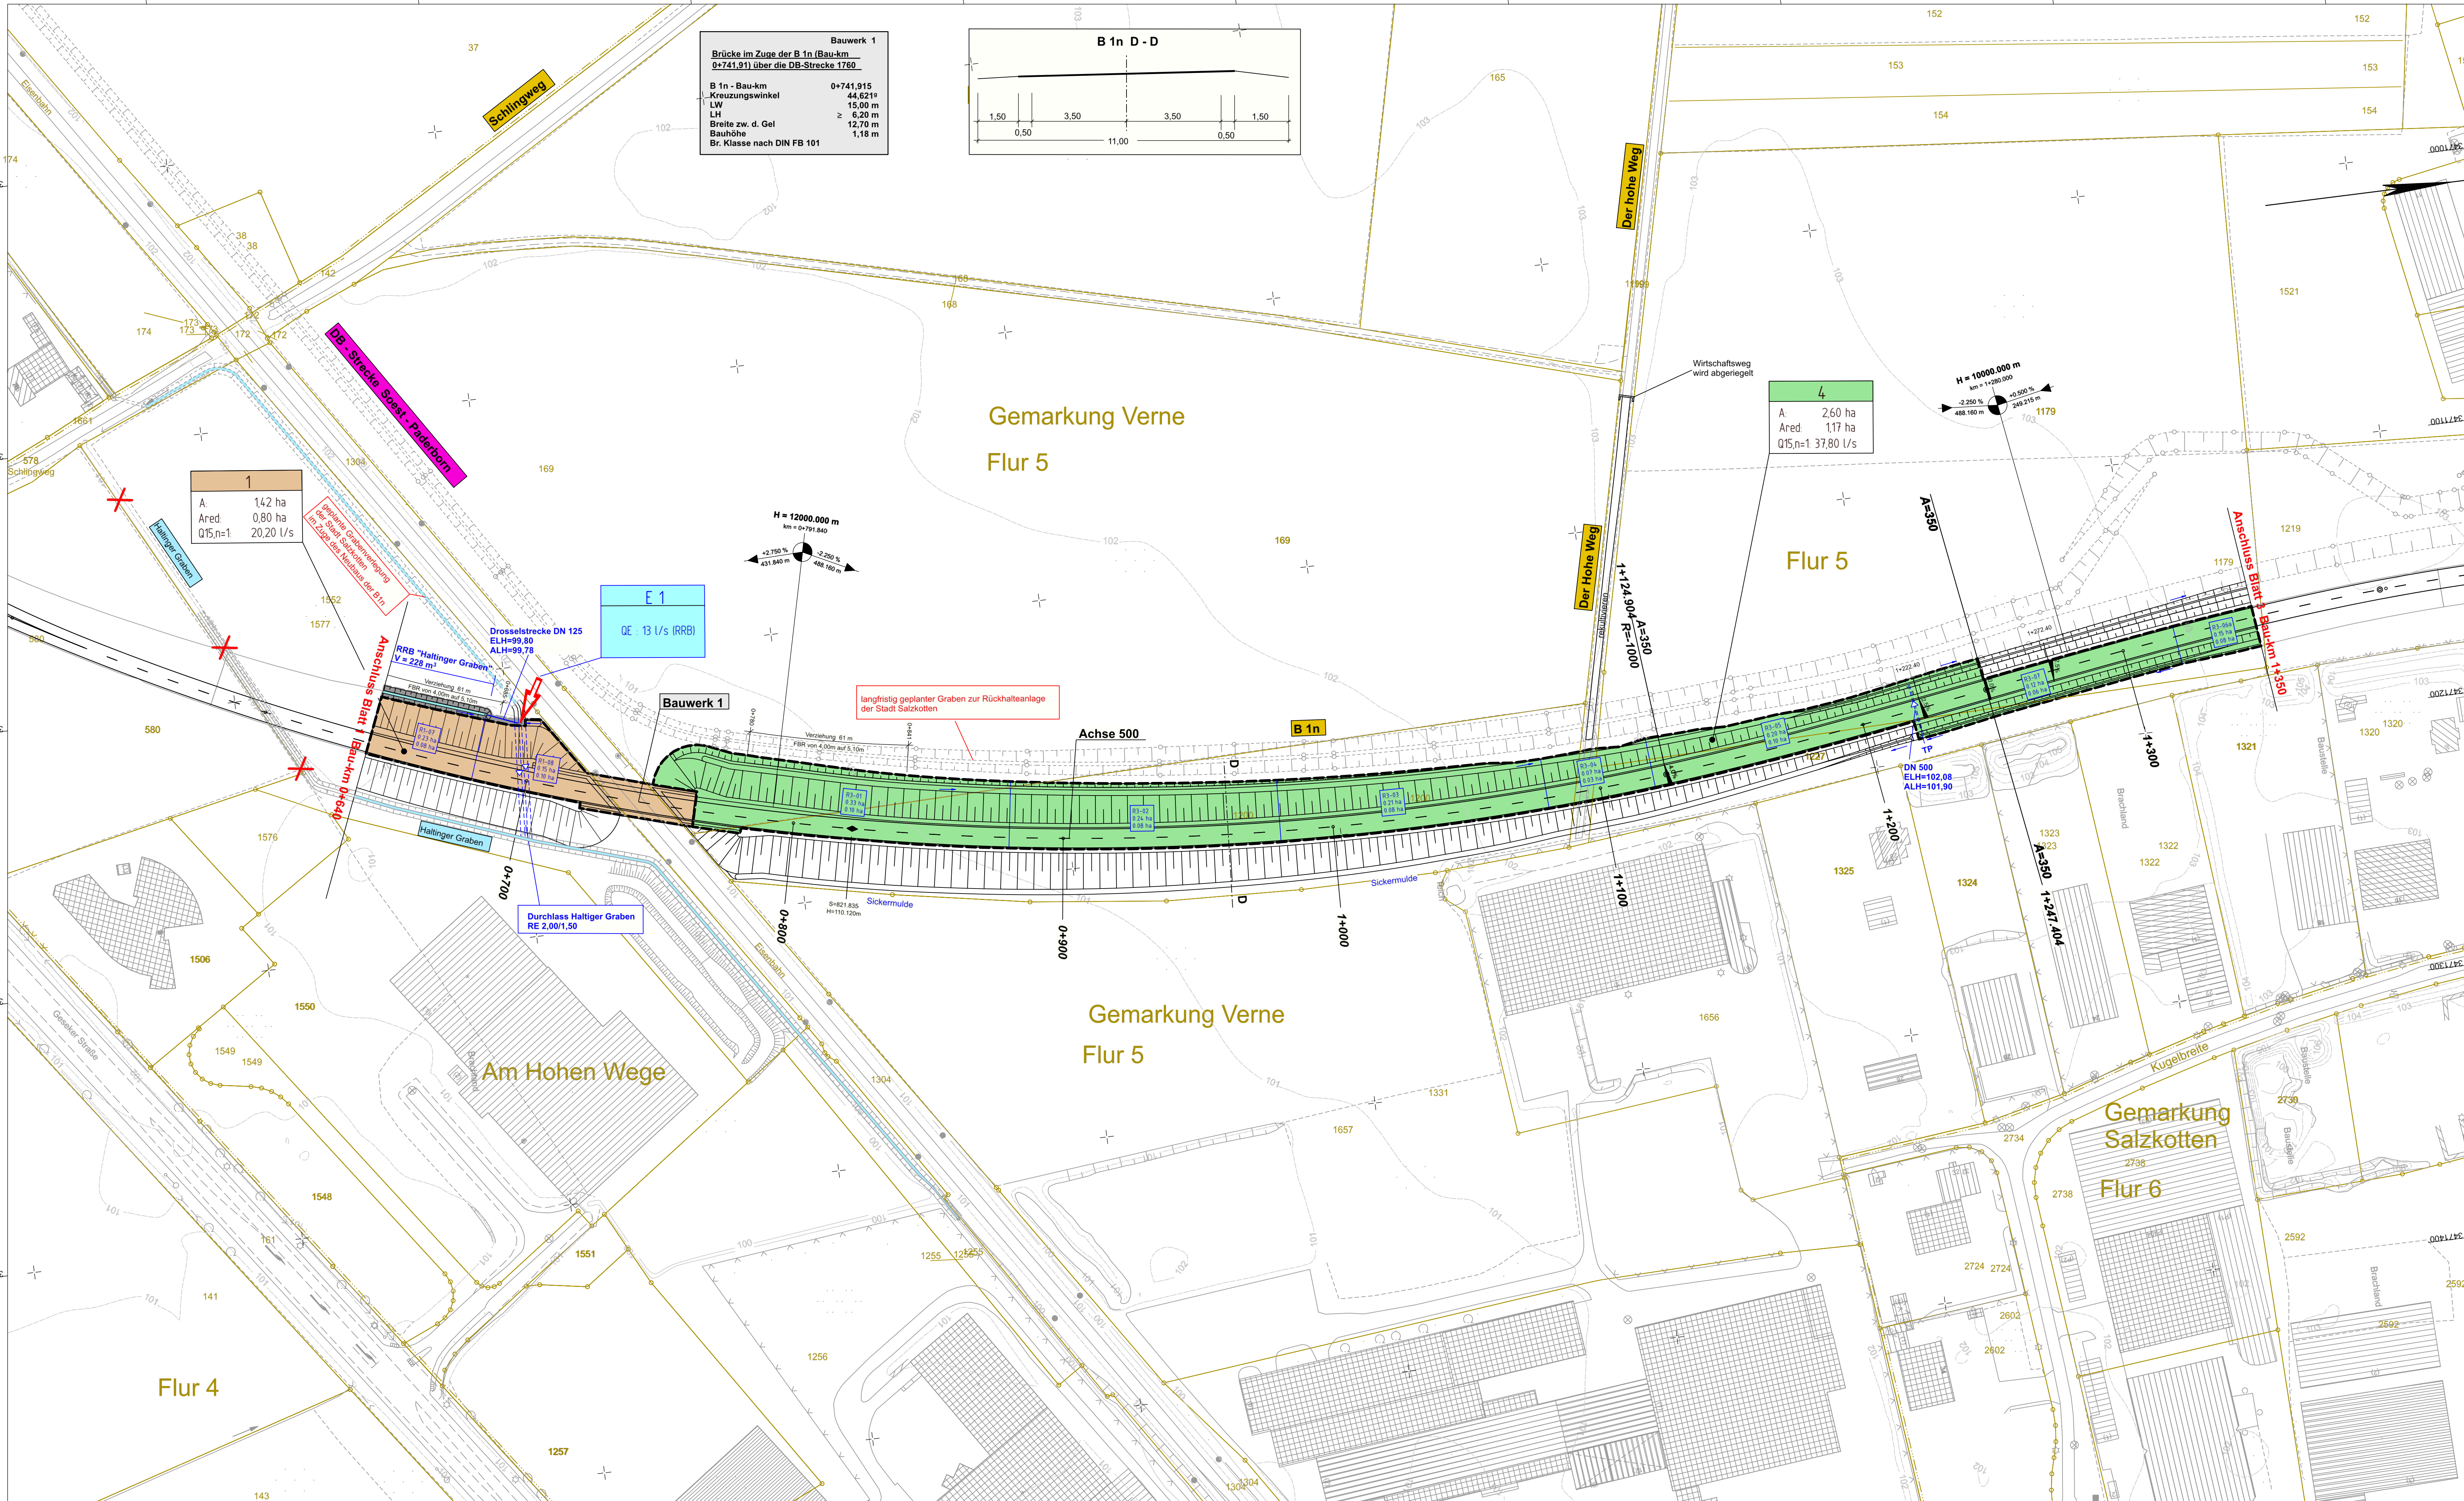

Zeichenerklärung

vorn. Kanal

gepl. Durchlass

gepl. RW-Kanal

Querriegel

Fließrichtungspfeil

Einzugsgebiet 3

Teileinzugsgebiet R2-04

R1-06
0.19 ha
0.08 ha

R1-06 Flächennr.
0.19 Flächengröße in ha
0.08 befest. Fläche in ha

0+000	0+440	1+350	2+100	2+980	3+830	4+760	5+600	6+180
Blatt 1	Blatt 2	Blatt 3	Blatt 4	Blatt 5	Blatt 6	Blatt 7	Blatt 8	

1	2	3	4	5	6	7	8
---	---	---	---	---	---	---	---

Satzungsgemäß ausgelegen

in der Zeit vom _____

bis _____ (einschließlich)

in der Gemeinde _____

Zeit und Ort der Auslegung sind rechtzeitig vor Beginn der Auslegung ortsüblich bekannt gemacht worden.

Gemeinde: _____
(Dienstsiegel)

(Unterschrift)

 PRUSS u. PARTNER Müdigkeits-Kammer Bau/W	INGENIEURBÜRO PRUSS u. Partner GbR		Datum	Name	
	Vermessung	Erwitter Str. 34	bearbeitet	18.05.2024	Lam
	Wasserwirtschaft	59557 Lippstadt	gezeichnet	18.05.2024	Fi
	Verkehrswesen	Tel.: 02941/27289-0 Fax: -29	geprüft: 18.05.2024 Lami		
Umweltplanung	E-Mail: Info@Pruss-Partner.de				

	Regionalniederlassung Sauerland-Hochstift AS Paderborn Am Rippinger Weg 2, 33098 Paderborn		 Straßen.NRW Landesverband der Regionen Nordrhein-Westfalen	
	Projekt-Nr.		08-0001	

FESTSTELLUNGSENTWURF

Landesbetrieb Straßenbau Nordrhein-Westfalen		Unterlage / Blatt-Nr.: 8 / 2	
Straße: B 1n Station: 0,235 - 0,985		Lageplan Wassertechnik	
PROJIS-Nr.:		Maßstab: 1 : 1000	
B 1n Neubau der Ortsumgehung Salzkotten Bau-km 0+000 - 6+180,000			
Aufgestellt Paderborn, den 15.10.2024		Der Leiter der Regionalniederlassung Sauerland-Hochstift i.A. gez. Voigtländer	