


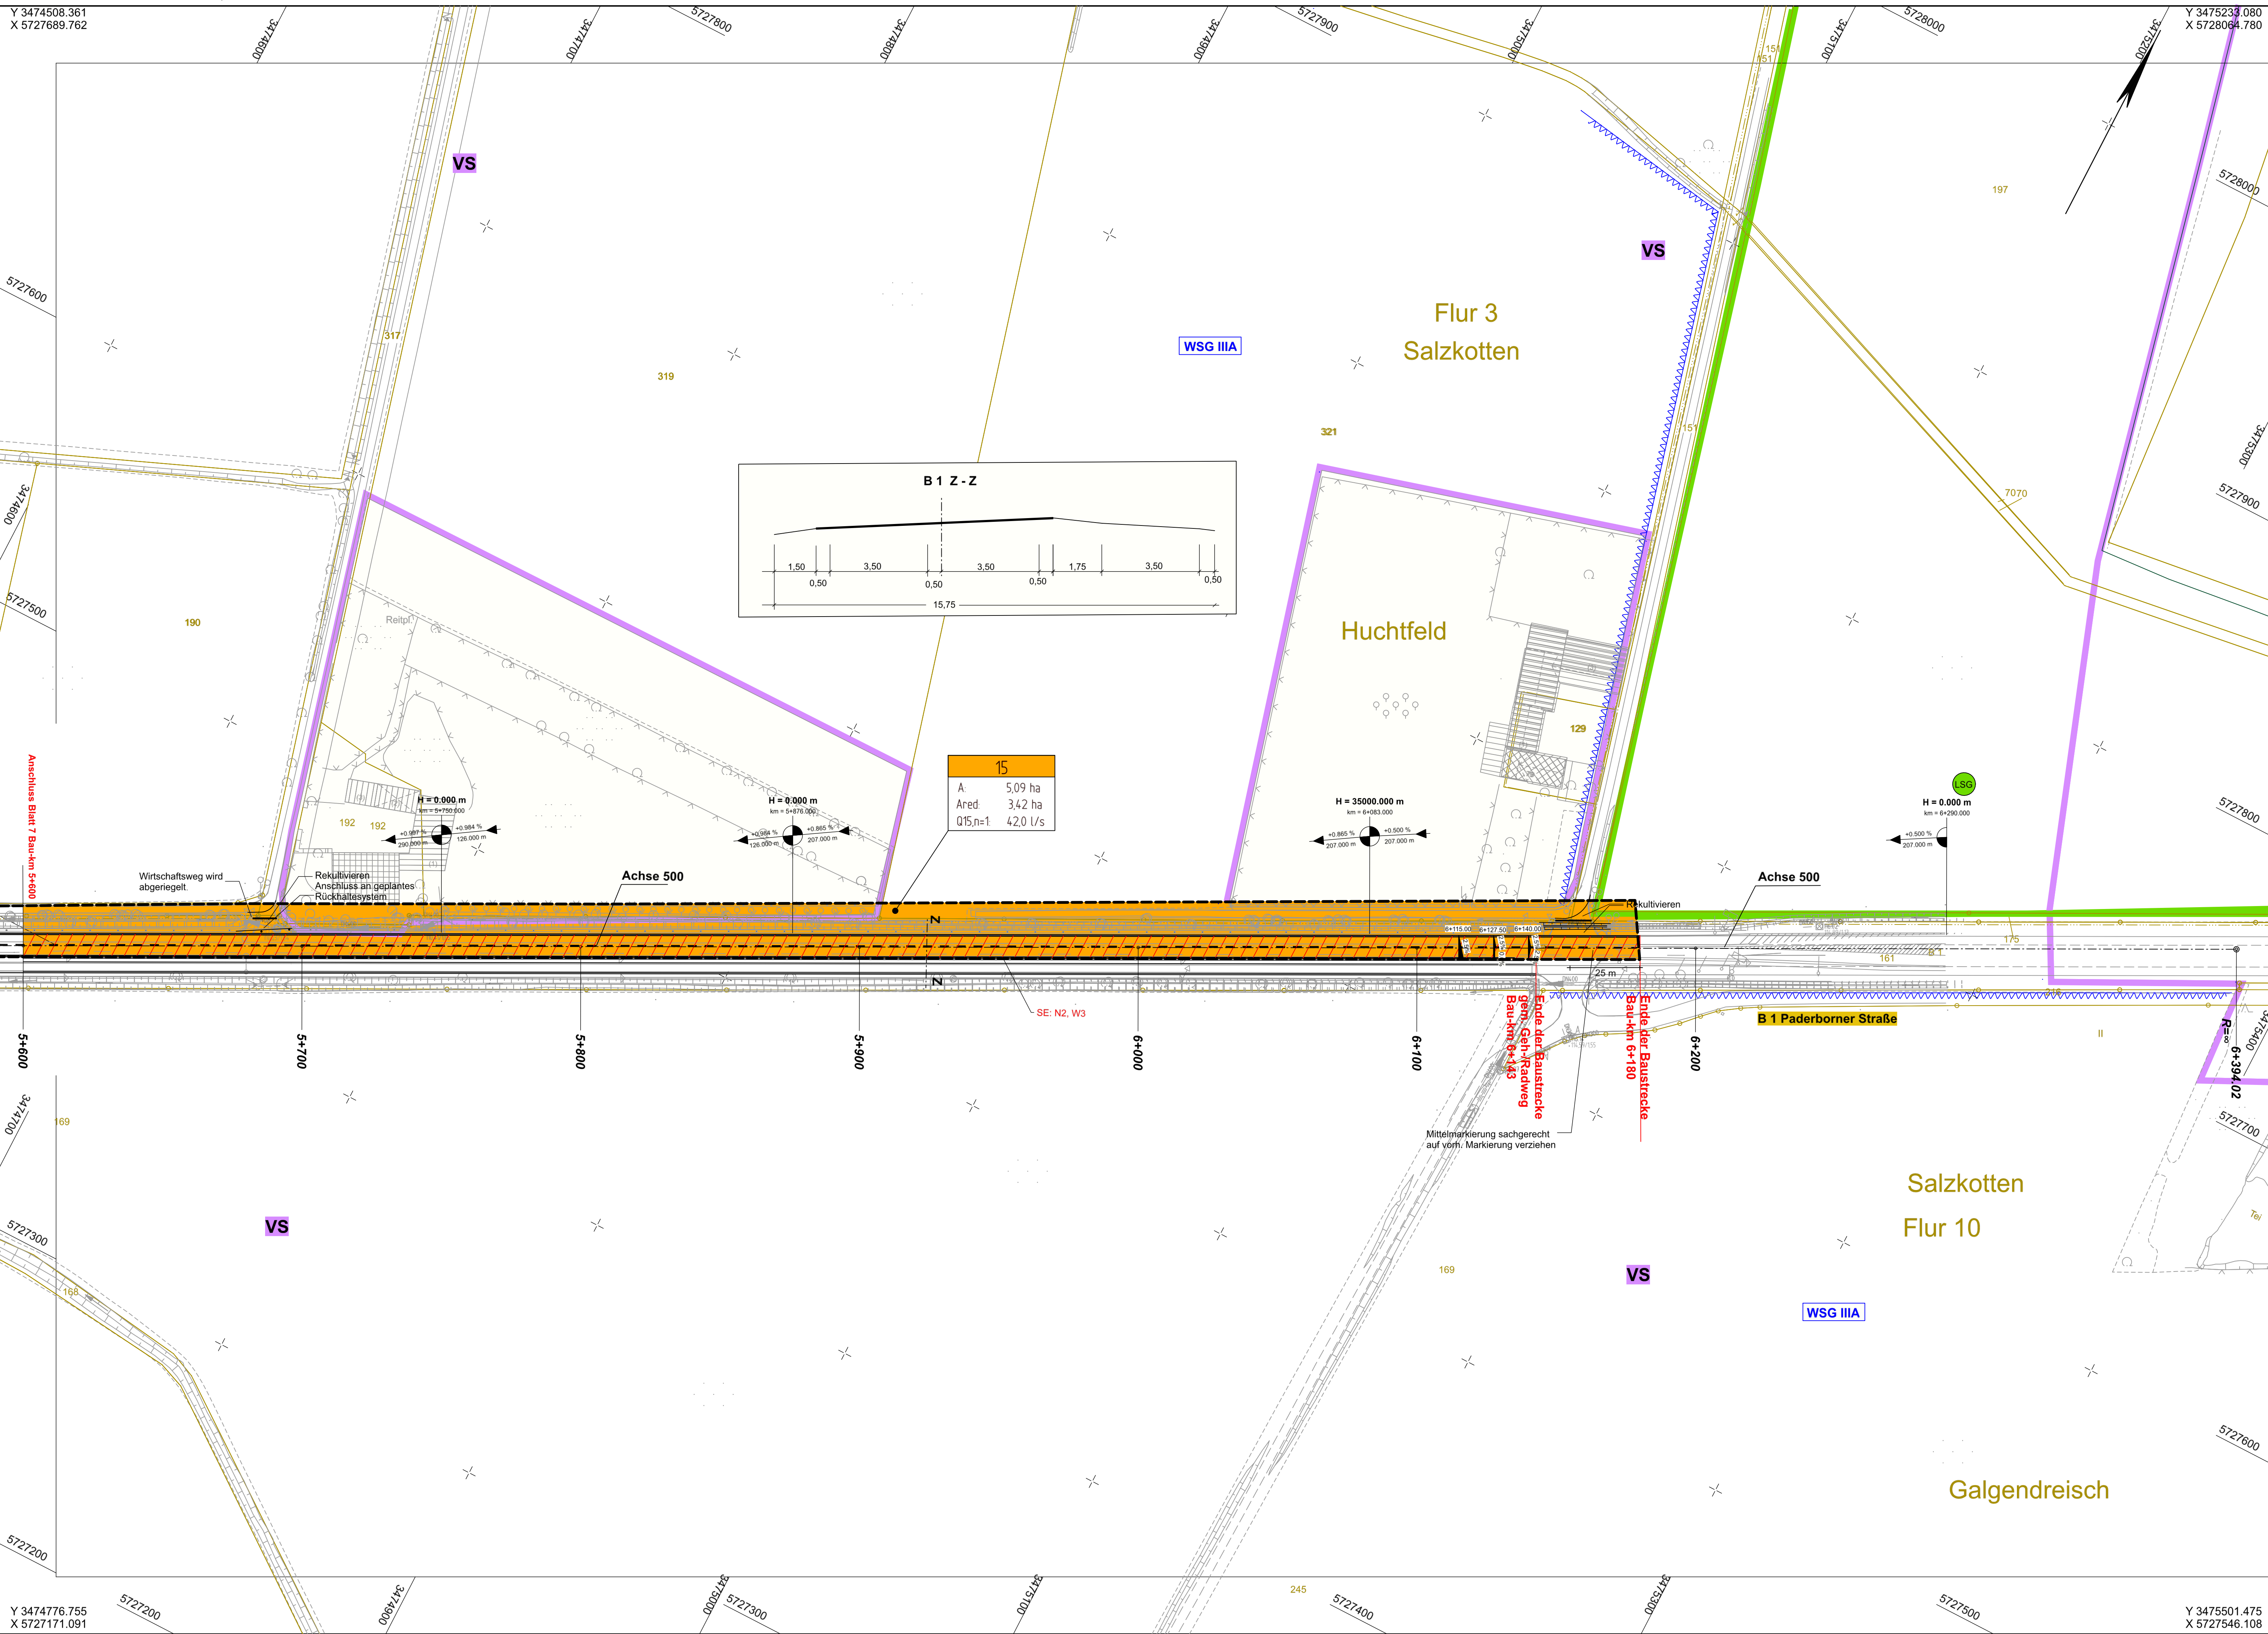

Zeichenerklärung

	vorh. Kanal
	gepl. Durchlass
	gepl. RW-Kanal
	Querriegel
	Fließrichtungspfeil
	Einzugsgebiet 3
	Teileinzugsgebiet R2-04
	R1-06 Flächennr. 0.19 Flächengröße in ha 0.08 befest. Fläche in ha

0+400	0+440	1+360	2+100	2+480	3+430	4+760	5+400	6+180
Blatt 1	Blatt 2	Blatt 3	Blatt 4	Blatt 5	Blatt 6	Blatt 7	Blatt 8	

1	2	3	4	5	6	7	8
---	---	---	---	---	---	---	---

Satzungsgemäß ausgelegen
in der Zeit vom _____
bis _____ (einschließlich)
in der Gemeinde _____

Zeit und Ort der Auslegung sind
rechtzeitig vor Beginn der Auslegung
ortsüblich bekannt gemacht worden.

Gemeinde: _____
(Dienststempel)

(Unterschrift)

	INGENIEURBÜRO PRUSS u. Partner GbR		Datum	Name
	Vermessung	Erwitter Str. 34	18.05.2024	Lam
	Wasserwirtschaft	59557 Lippstadt	gezeichnet	Fi
	Verkehrswesen	Tel.: 02941/27289-0 Fax.: -29	geprüft: 18.05.2024 Lami	
	Umweltplanung	E-Mail: info@Pruss-Partner.de		

	Regionalniederlassung Sauerland-Hochstift AS Paderborn Am Rippringer Weg 2, 33098 Paderborn		 Straßen.NRW VERKEHRSSYSTEME FÜR DIE REGIONALE VERKEHRSPLANUNG	Projekt-Nr. 08-0001

FESTSTELLUNGSENTWURF

Landesbetrieb Straßenbau Nordrhein-Westfalen		Unterlage / Blatt-Nr.: 8 / 8	
Straße: B 1n Station: 0,235 - 0,985		Lageplan Wassertechnik	
PROJIS-Nr.:		Maßstab: 1 : 1000	
B 1n Neubau der Ortsumgehung Salzkotten Bau-km 0+000 - 6+180,000			
Aufgestellt Paderborn, den 15.10.2024		Der Leiter der Regionalniederlassung Sauerland-Hochstift i.A. gez. Voigtländer	