


- LEGENDE:**
- Rohrleitungen DN 2200 St mit Stationierung
  - Schutzrohr Stb
  - Kabeltrasse
  - Korridorachse mit Stationierung
  - Arbeitsstreifengrenze
  - Be- und Entlüftungsventil, oberirdisch
  - Mannloch / Entleerung
  - Klappe
  - Korridorgrenze
  - Schutzstreifen
  - Arbeitsstreifen
  - angepasstes Gelände Abtrag
  - angepasstes Gelände Auffüllung
- SONSTIGES:**
- Blattsschnitte
- VERSORGUNGSLEITUNGEN:**
- Bestand:**
- Wasserleitung
  - Fernmelde-/Telekommunikation
  - Gasleitung
  - Abwasser
  - Stick- und Sauerstoff
  - Ölpipeline
  - Kanal
  - Steuerkabel
  - E-Kabel
  - MS-FL Mittelspannung-Freileitung
  - HS-FL Hochspannung-Freileitung
  - Schutzstreifen
  - Niederspannung-Kabelleitung
  - Mittelspannung-Kabelleitung
  - Hochspannung-Kabelleitung
  - Hochspannung-Schutzstreifen

Diese Unterlage darf nur mit vorheriger Zustimmung der RWE Power AG an Dritte weitergegeben, verbreitet, durch Bild- oder sonstige Informationsträger wiedergegeben oder vervielfältigt werden. Sie enthält Betriebs-/Geschäftsgeheimnisse sowie geistiges Eigentum der RWE Power AG im Sinne des UIG. Alle Nutzungs- und Verwertungsrechte liegen bei der RWE Power AG.

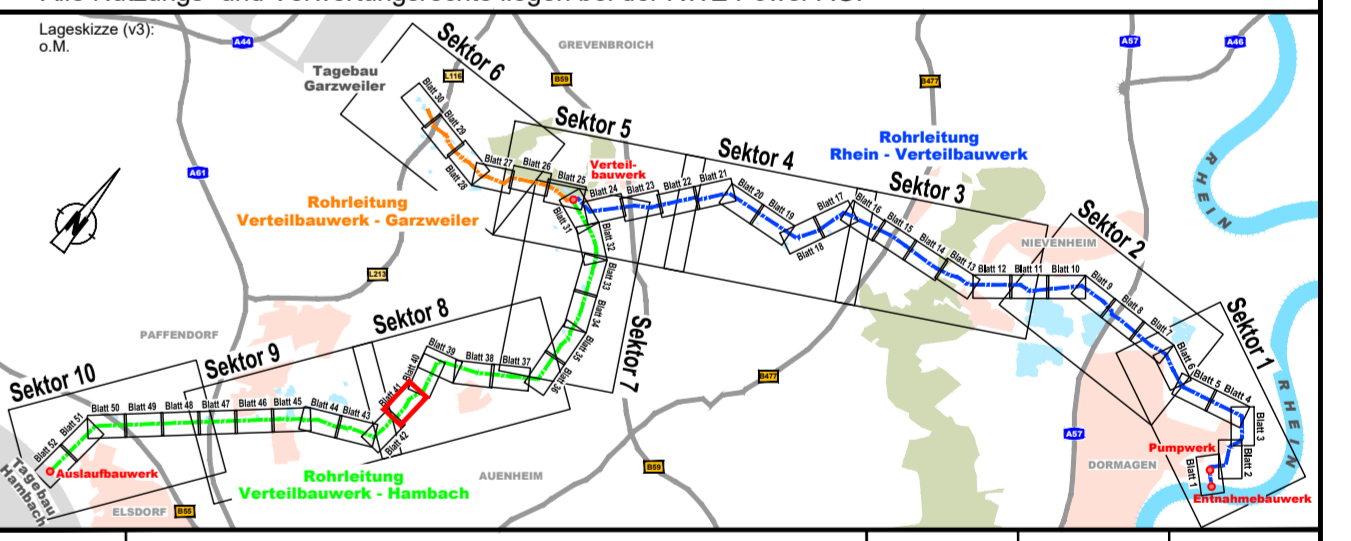

Index	Ergänzung bzw. Änderung:	Datum:	Gez.:	Gepr.:
-------	--------------------------	--------	-------	--------

		Projekt-Nr.:		
		Bearb.:	Datum:	Name:
		Gez.:	12.03.2024	Fri/Kg/Hi
Gepr.:	12.03.2024	Keb/Rü/Sa		
		Gepr.:	12.03.2024	Krug

Beauftragter:

**Rahmenbetriebsplan  
Rheinwassertransportleitung**

**RWE Power AG**  
Auenheimer Straße 25  
50129 Bergheim

**Genehmigungsplanung**

Objekt / Baustell:  
R300 - Rohrleitung Verteilbauwerk Hambach

Dokumententyp:  
RLP - Lagepläne

Planzeichnung:  
**Lageplan**  
Rohrtrasse Stat. 8+410.00 bis 9+420.00  
Blatt 41

Proj.Nr.:	RWTL-DISI-70093 G-00	Blattgröße:	1189 x 594	Maßstab:	1 : 1000
aufgestellt:	Düsseldorf,	geprüft:	Bergheim,	Planstatus:	

DATUM: 12.03.2024  
 URSACHEN: R300 - Rohrleitung Verteilbauwerk Hambach  
 PLAN: Lageplan  
 BLATT: Blatt 41  
 PROJEKT: RWTL-DISI-70093 G-00  
 BLATTGRÖßE: 1189 x 594  
 MAßSTAB: 1 : 1000