


- LEGENDE:**
- PLANUNG:**
- Rohrleitungen DN 2200 St mit Stationierung
  - Schutzrohr Stb
  - Kabeltrasse
  - Korridorachse mit Stationierung
  - Arbeitsstrefengrenze
  - Be- und Entlüftungsventil, oberirdisch
  - Mannloch / Entleerung
  - Klappe
  - Korridorgrenze
  - Schutzstreifen
  - Arbeitsstreifen
  - angepasstes Gelände Abtrag
  - angepasstes Gelände Auffüllung
- SONSTIGES:**
- Blattsschnitte
- VERSORGUNGSLEITUNGEN:**
- Bestand:**
- Wasserleitung
  - Fernmelde-/Telekommunikation
  - Gasleitung
  - Abwasser
  - Stick- und Sauerstoff
  - Ölpipeline
  - Kanal
  - Steuerkabel
  - E-Kabel
  - MS-FL Mittelspannung-Freileitung
  - HS-FL Hochspannung-Freileitung
  - Schutzstreifen
  - Niederspannung-Kabelleitung
  - Mittelspannung-Kabelleitung
  - Hochspannung-Kabelleitung
  - Hochspannung-Schutzstreifen

Q101\_Deponie  
siehe gesonderte Detailplanung

Diese Unterlage darf nur mit vorheriger Zustimmung der RWE Power AG an Dritte weitergegeben, verbreitet, durch Bild- oder sonstige Informationsträger wiedergegeben oder vervielfältigt werden. Sie enthält Betriebs-/Geschäftsgeheimnisse sowie geistiges Eigentum der RWE Power AG im Sinne des UIG. Alle Nutzungs- und Verwertungsrechte liegen bei der RWE Power AG.

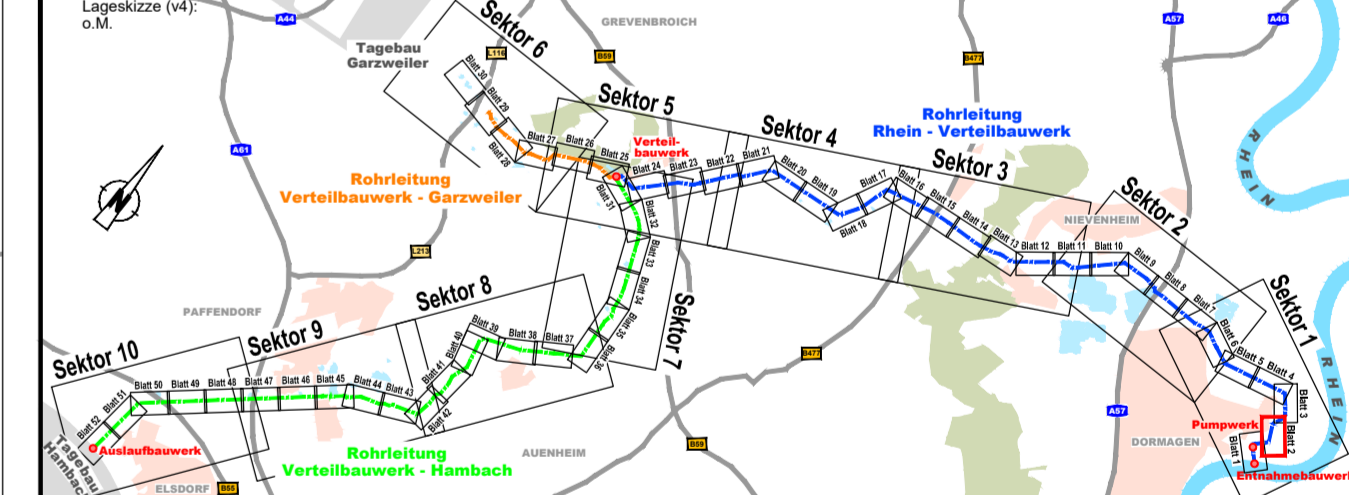

Index	Ergänzung bzw. Änderung:	Datum:	Gez.:	Gepr.:
-------	--------------------------	--------	-------	--------

	Projekt-Nr.:			
	Bearb.:	Datum		
	Gez.:	Name		
Beauftragter:		Gepr.:	Keb/Rü/Sa	Krug

**Rahmenbetriebsplan**  
**Rheinwassertransportleitung**

**RWE Power AG**  
Auenheimer Straße 25  
50129 Bergheim

**Genehmigungsplanung**

Objekt: Bauwerk  
R100 - Rohrleitung Rhein Verteilbauwerk

Planart: Lagepläne

Planzeichnung: Lageplan

Rohrtrasse Stat 0+780.00 bis 1+720.00  
Blatt 2

Proj.-Nr.: RWTL-DISI-70013 G-00	Blatt-Nr.: 1189 x 594	Maßstab: 1:1000
aufgestellt:	geprüft:	Freigegeben:
Düsseldorf,	Bergheim,	

spiekermann  
 Datum: 21.05.2024  
 Blatt-Nr.: 1189 x 594  
 Maßstab: 1:1000  
 Projekt-Nr.: RWTL-DISI-70013 G-00  
 Blatt-Nr.: 1189 x 594  
 Maßstab: 1:1000