


- LEGENDE:**
- PLANUNG:**
- Rohrleitungen DN 1400 St mit Stationierung
 - Schutzrohr Stb
 - Kabeltrasse
 - Korridorachse mit Stationierung
 - Arbeitsstreifengrenze
 - Be- und Entlüftungsventil, oberirdisch
 - Mannloch / Entleerung
 - Klappe
 - Korridorachse
 - Schutzstreifen
 - Trassenkorridor / Baufeld
 - angepasstes Gelände Abtrag
 - angepasstes Gelände Auffüllung
- SONSTIGES:**
- Blattschnitte
- VERSORGUNGSLEITUNGEN:**
- Bestand:**
- Wasserleitung
 - Fernmelde-/Telekommunikation
 - Gasleitung
 - Abwasser
 - Stick- und Sauerstoff
 - Ölpipeline
 - Kanal
 - Steuerkabel
 - E-Kabel
 - MS-FL Mittelspannung-Freileitung
 - HS-FL Hochspannung-Freileitung
 - Schutzstreifen
 - Niederspannung-Kabelleitung
 - Mittelspannung-Kabelleitung
 - Hochspannung-Kabelleitung
 - Hochspannung-Schutzstreifen



Plan dient nur zur Information

Inhalt ist nicht Gegenstand des vorliegenden Rahmenbetriebsplanes

Diese Unterlage darf nur mit vorheriger Zustimmung der RWE Power AG an Dritte weitergegeben, verbreitet, durch Bild- oder sonstige Informationsträger wiedergegeben oder vervielfältigt werden. Sie enthält Betriebs-/Geschäftsgeheimnisse sowie geistiges Eigentum der RWE Power AG im Sinne des UIG. Alle Nutzungs- und Verwertungsrechte liegen bei der RWE Power AG.

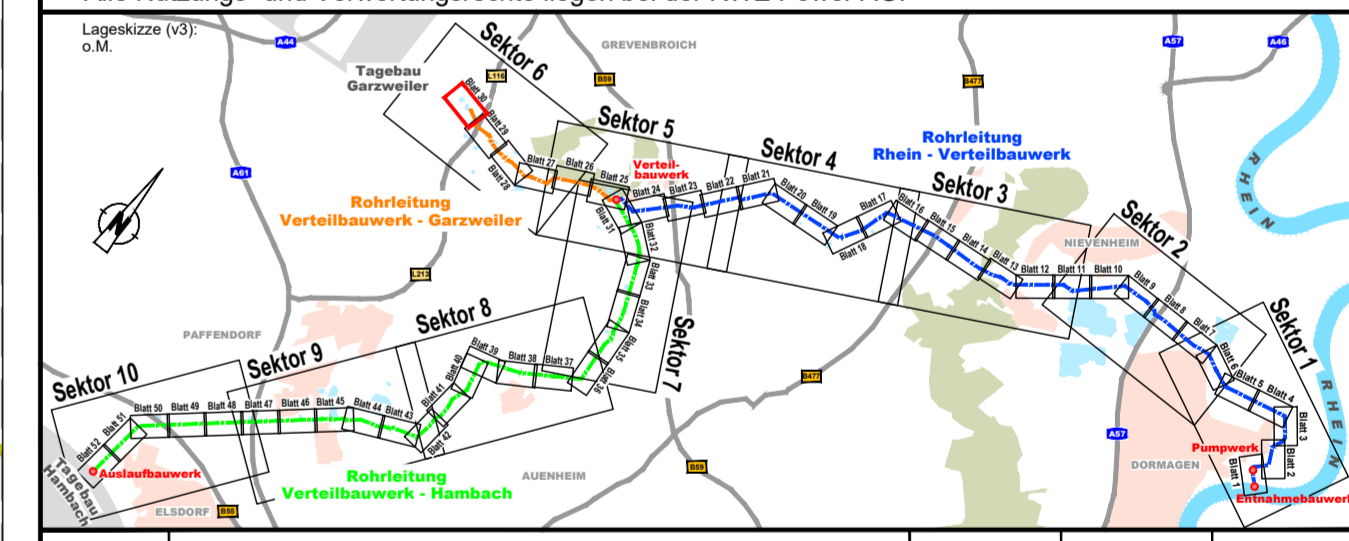

Index	Ergänzung bzw. Änderung:	Datum:	Gez.:	Gepr.:
-------	--------------------------	--------	-------	--------

spiekermann Dorsch Gruppe	Dorsch Gruppe Dorsch International Consultants	Projekt-Nr.:	
		Datum	Name
		Bearb.: 12.03.2024	Fri/Kg/Hi
Gez.: 12.03.2024	Keb/Rü		
Gepr.: 12.03.2024	Krug		

Beauftragter:

RWE
RWE Power AG
Auenheimer Straße 25
50129 Bergheim

Genehmigungsplanung			
Objekt / Bauwerk: R200 - Rohrleitung Verteilbauwerk - Garzweiler			
Darstellung: RLP - Lagepläne			
Planzeichnung: Lageplan			
Rohrtrasse Stat. 4+410.00 bis 4+773.70			
Blatt 30			
Proj.-Nr.: RWTL-DISI-70071 G-00	Blatt-Nr.: 1189 x 594	Maßstab: 1 : 1000	Planstatus:
aufgestellt:	gezeichnet:	geprüft:	gezeichnet:
Düsseldorf,	Bergheim,		