


- LEGENDE:**
- PLANUNG:**
- Rohrleitungen DN 2200 St mit Stationierung
 - Schutzrohr Stb
 - Kabeltrasse
 - Korridorachse mit Stationierung
 - Arbeitsstreifengrenze
 - Be- und Entlüftungsventil, oberirdisch
 - Mannloch / Entleerung
 - Klappe
 - Korridorachse
 - Schutzstreifen
 - Arbeitsstreifen
 - angepasstes Gelände Abtrag
 - angepasstes Gelände Auffüllung
- SONSTIGES:**
- Blattschnitte
- VERSORGUNGSLEITUNGEN:**
- Bestand:**
- Wasserleitung
 - Fernmelde-/Telekommunikation
 - Gasleitung
 - Abwasser
 - Stick- und Sauerstoff
 - Ölpipeline
 - Kanal
 - Steuerkabel
 - E-Kabel
 - MS-FL Mittelspannung-Freileitung
 - HS-FL Hochspannung-Freileitung
 - Schutzstreifen
 - Niederspannung-Kabelleitung
 - Mittelspannung-Kabelleitung
 - Hochspannung-Kabelleitung
 - Hochspannung-Schutzstreifen

Diese Unterlage darf nur mit vorheriger Zustimmung der RWE Power AG an Dritte weitergegeben, verbreitet, durch Bild- oder sonstige Informationsträger wiedergegeben oder vervielfältigt werden. Sie enthält Betriebs-/Geschäftsgeheimnisse sowie geistiges Eigentum der RWE Power AG im Sinne des UIG. Alle Nutzungs- und Verwertungsrechte liegen bei der RWE Power AG.

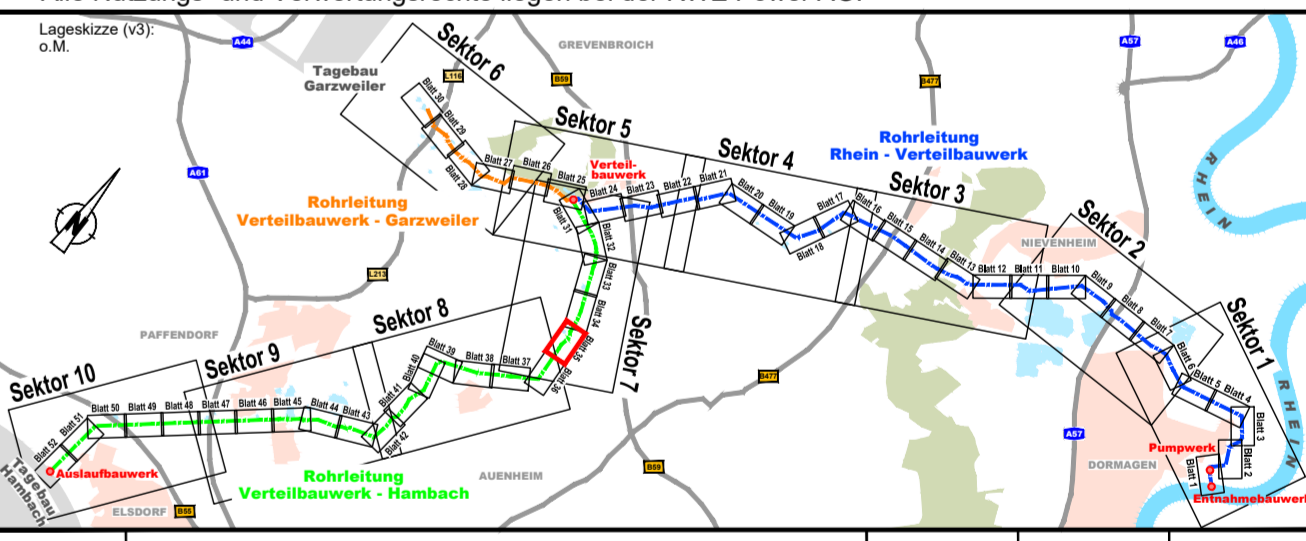

Index	Ergänzung bzw. Änderung:	Datum:	Gez.:	Gepr.:
-------	--------------------------	--------	-------	--------

	Bearb.:	Datum:	Name:
	Gez.:	12.03.2024	Frl/Kg/Hl
Gepr.:	12.03.2024	Keb/Rü/Sa	
		Gepr.:	12.03.2024
			Krug

Rahmenbetriebsplan
Rheinwassertransportleitung

RWE Power AG
Auenheimer Straße 25
50129 Bergheim

Genehmigungsplanung

Objekt / Bauart:	R300 - Rohrleitung Verteilbauwerk Hambach
Darstellung:	RLP - Lagepläne
Planart:	Lageplan
Blatt:	Rohrtrasse Stat. 3+320.00 bis 4+280.00 Blatt 35

Proj.-Nr.:	RWTL-DISI-70081 G-00	Blatt-Nr.:	1189 x 594	Maßstab:	1 : 1000
aufgestellt:	Düsseldorf,	geprüft:	Bergheim,		

DATUM: 12.03.2024
 ZEICHNER: Frl/Kg/Hl
 PRÜFER: Keb/Rü/Sa
 VERLEGER: RWE Power AG
 PROJEKT-NR.: RWTL-DISI-70081 G-00
 BLATT-NR.: 1189 x 594
 MAßSTAB: 1 : 1000