


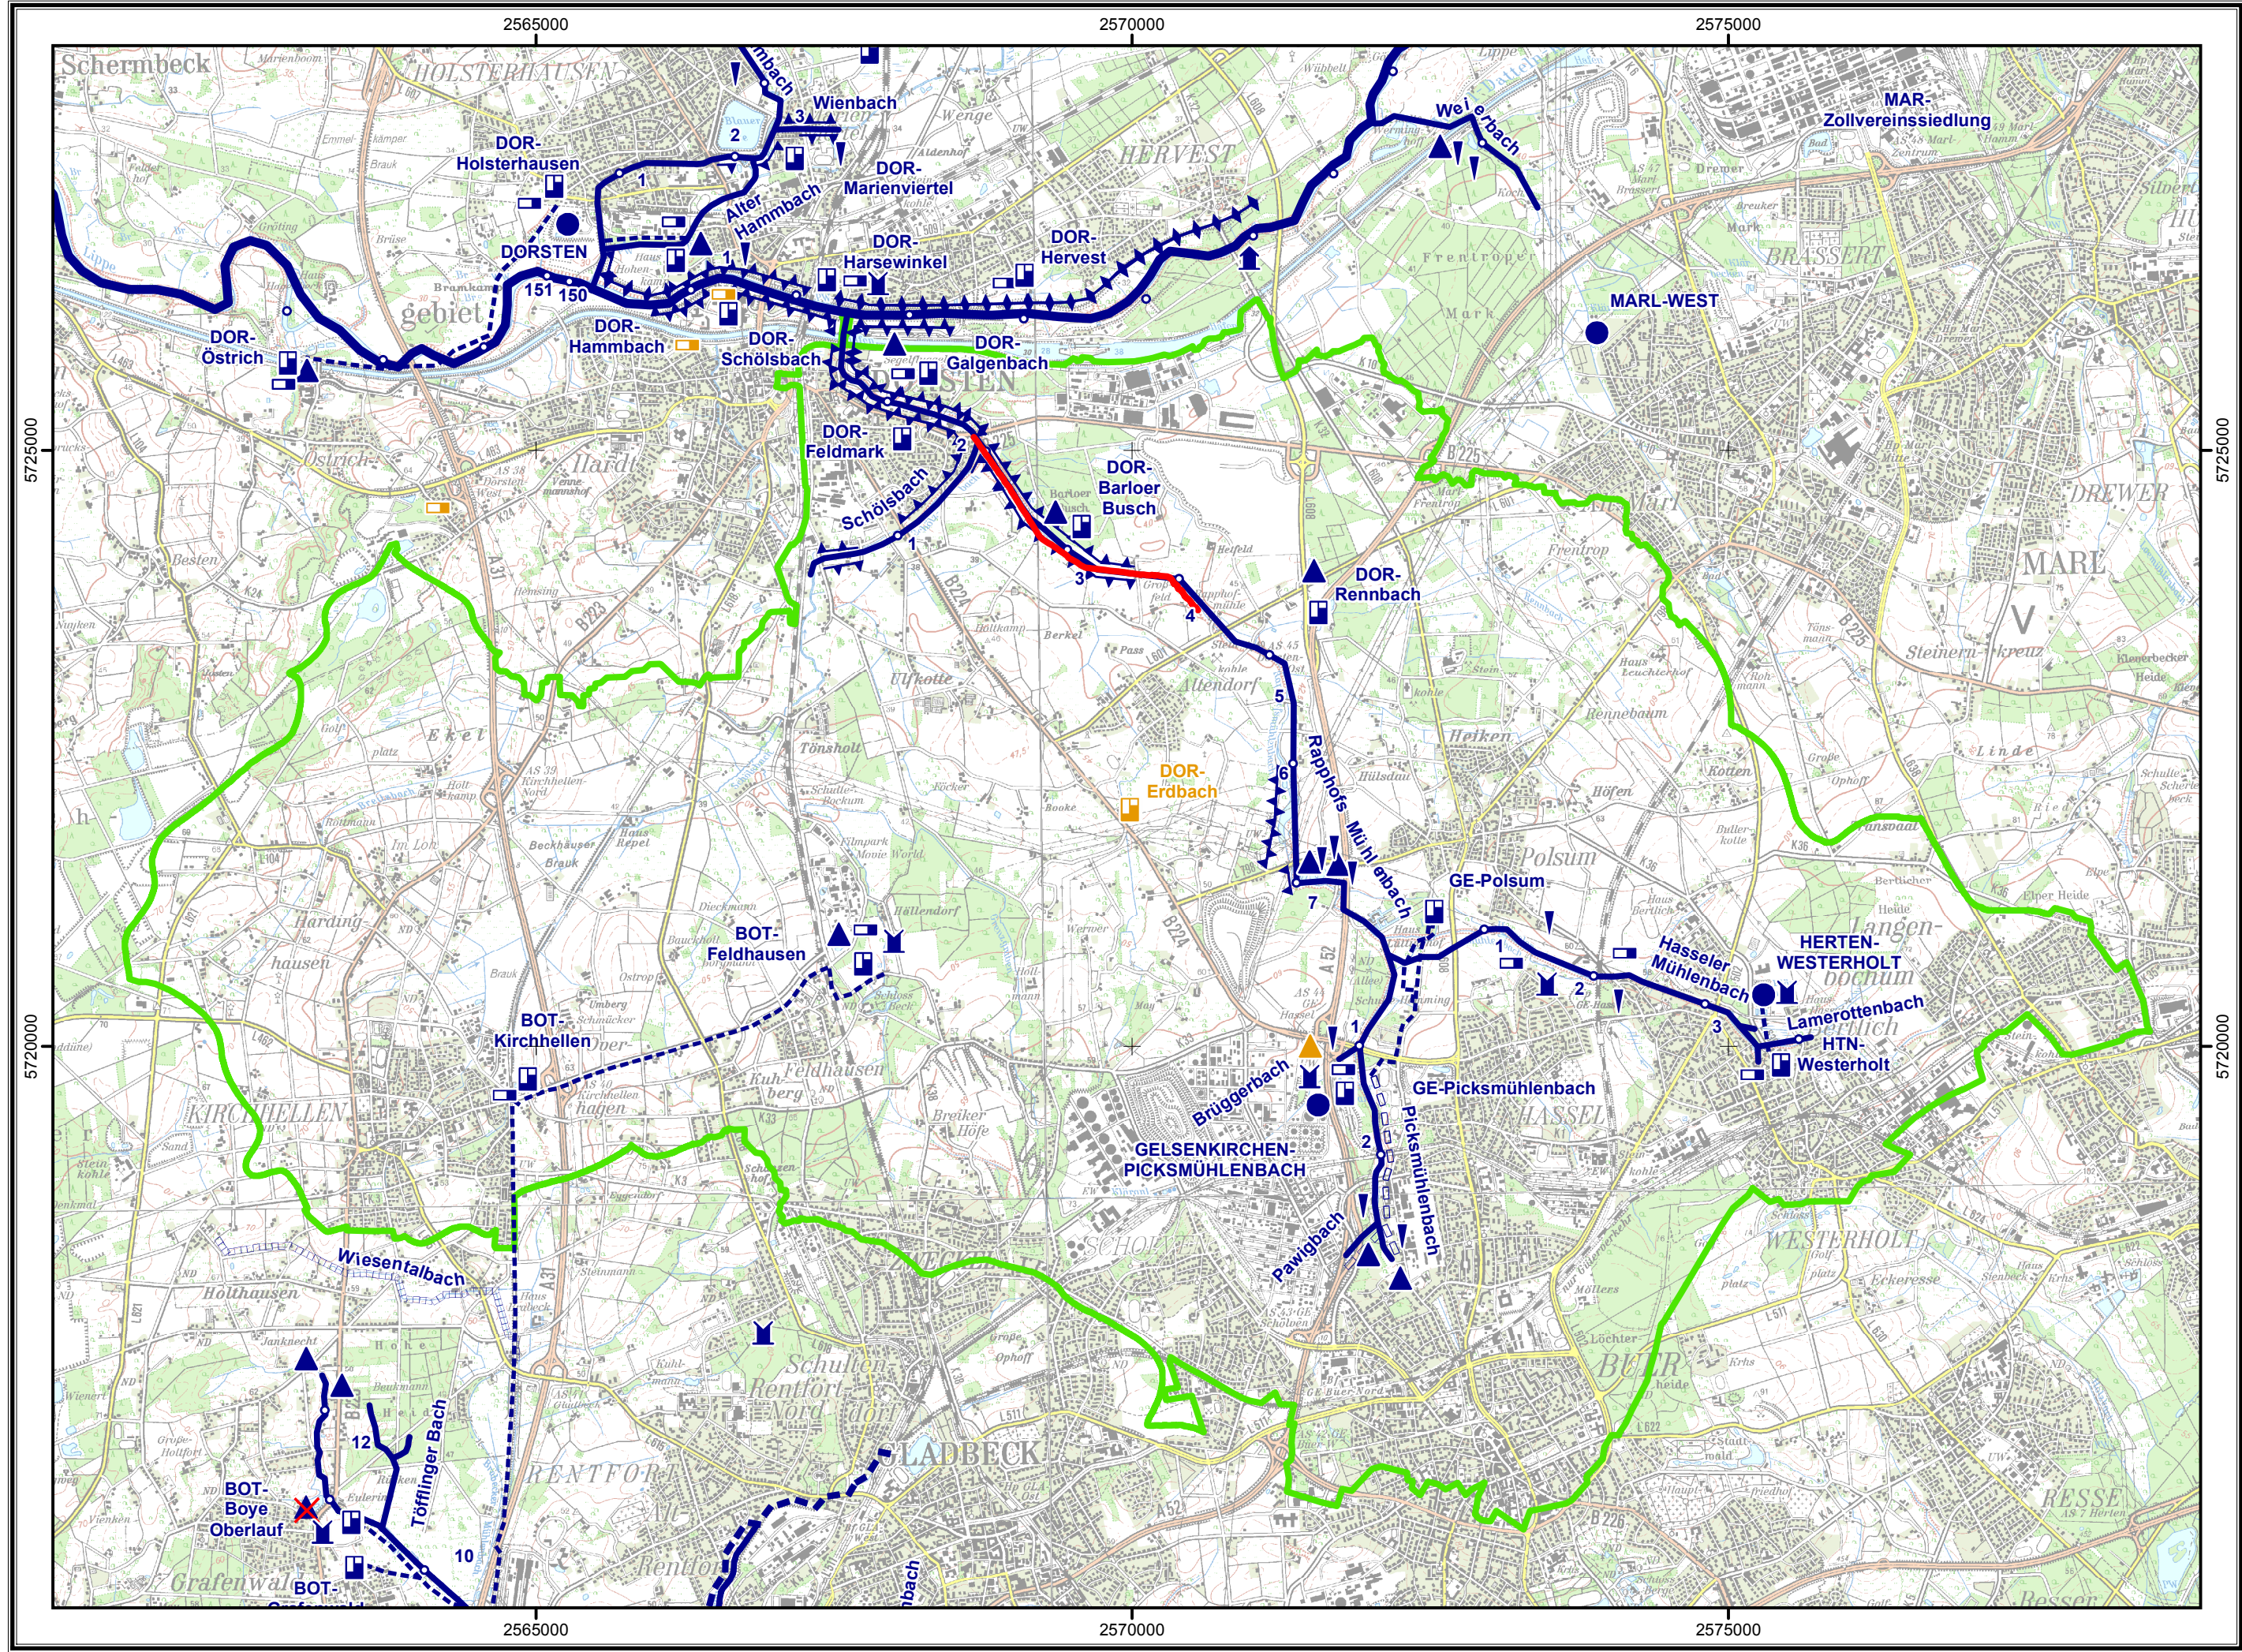

Legende

Einzugsgebiet des Rapphofs Mühlenbachs

Entwurfsabschnitt

vorhandene Anlagen (Gewässernetz)

Emscher, Lippe

ausgebaute Nebenbäche

geschlossener Kanal

Deich

Druckrohrleitung

vorhandene Anlagen (Bauwerke)

Kilometerstein

Kläranlage

Pumpwerk

Rückhaltebecken

Regenüberlaufbecken

Regenschreiber

Pegel

Unterhaltung/Betriebsführung

Pumpwerk

Regenüberlaufbecken

Darstellung auf Grundlage der Topografischen Karte 1:50.000 (c)
Geobasisdaten. Land NRW, Bonn, März 2008 / RV

Darstellung auf der Grundlage von digitalen Daten der Emscher-
genossenschaft / des Lippeverbandes, Abteilung 23-IT, Gruppe
"GIS-Basisdaten"

Lagebezugssystem Gauß-Krüger

Planung:

LIPPE
WASSTECHNIK GmbH

Brunnenstraße 37
D-45 128 Essen
Tel.: ++49 (0) 201/36 10 - 0
Fax: ++49 (0) 201/36 10 - 100
e-mail: ewlw@ewlw.de
Internet: www.ewlw.de

Gez.:	Okt. 2016	Olt.
Gepr.:	Okt. 2016	Lou.
Projekt-Nr.: 530233		

ppa. M. S. V. i. A. Low

LIPPE
VERBAND

Rapphofs Mühlenbach
Regelung der Vorflut von km 1,9 bis km 4,4 in Dorsten
Antrag auf Planfeststellung gemäß § 68 WHG

Übersichtslageplan

Maßstab: 1: 50.000

Essen

Entwurf

Blatt: 1