
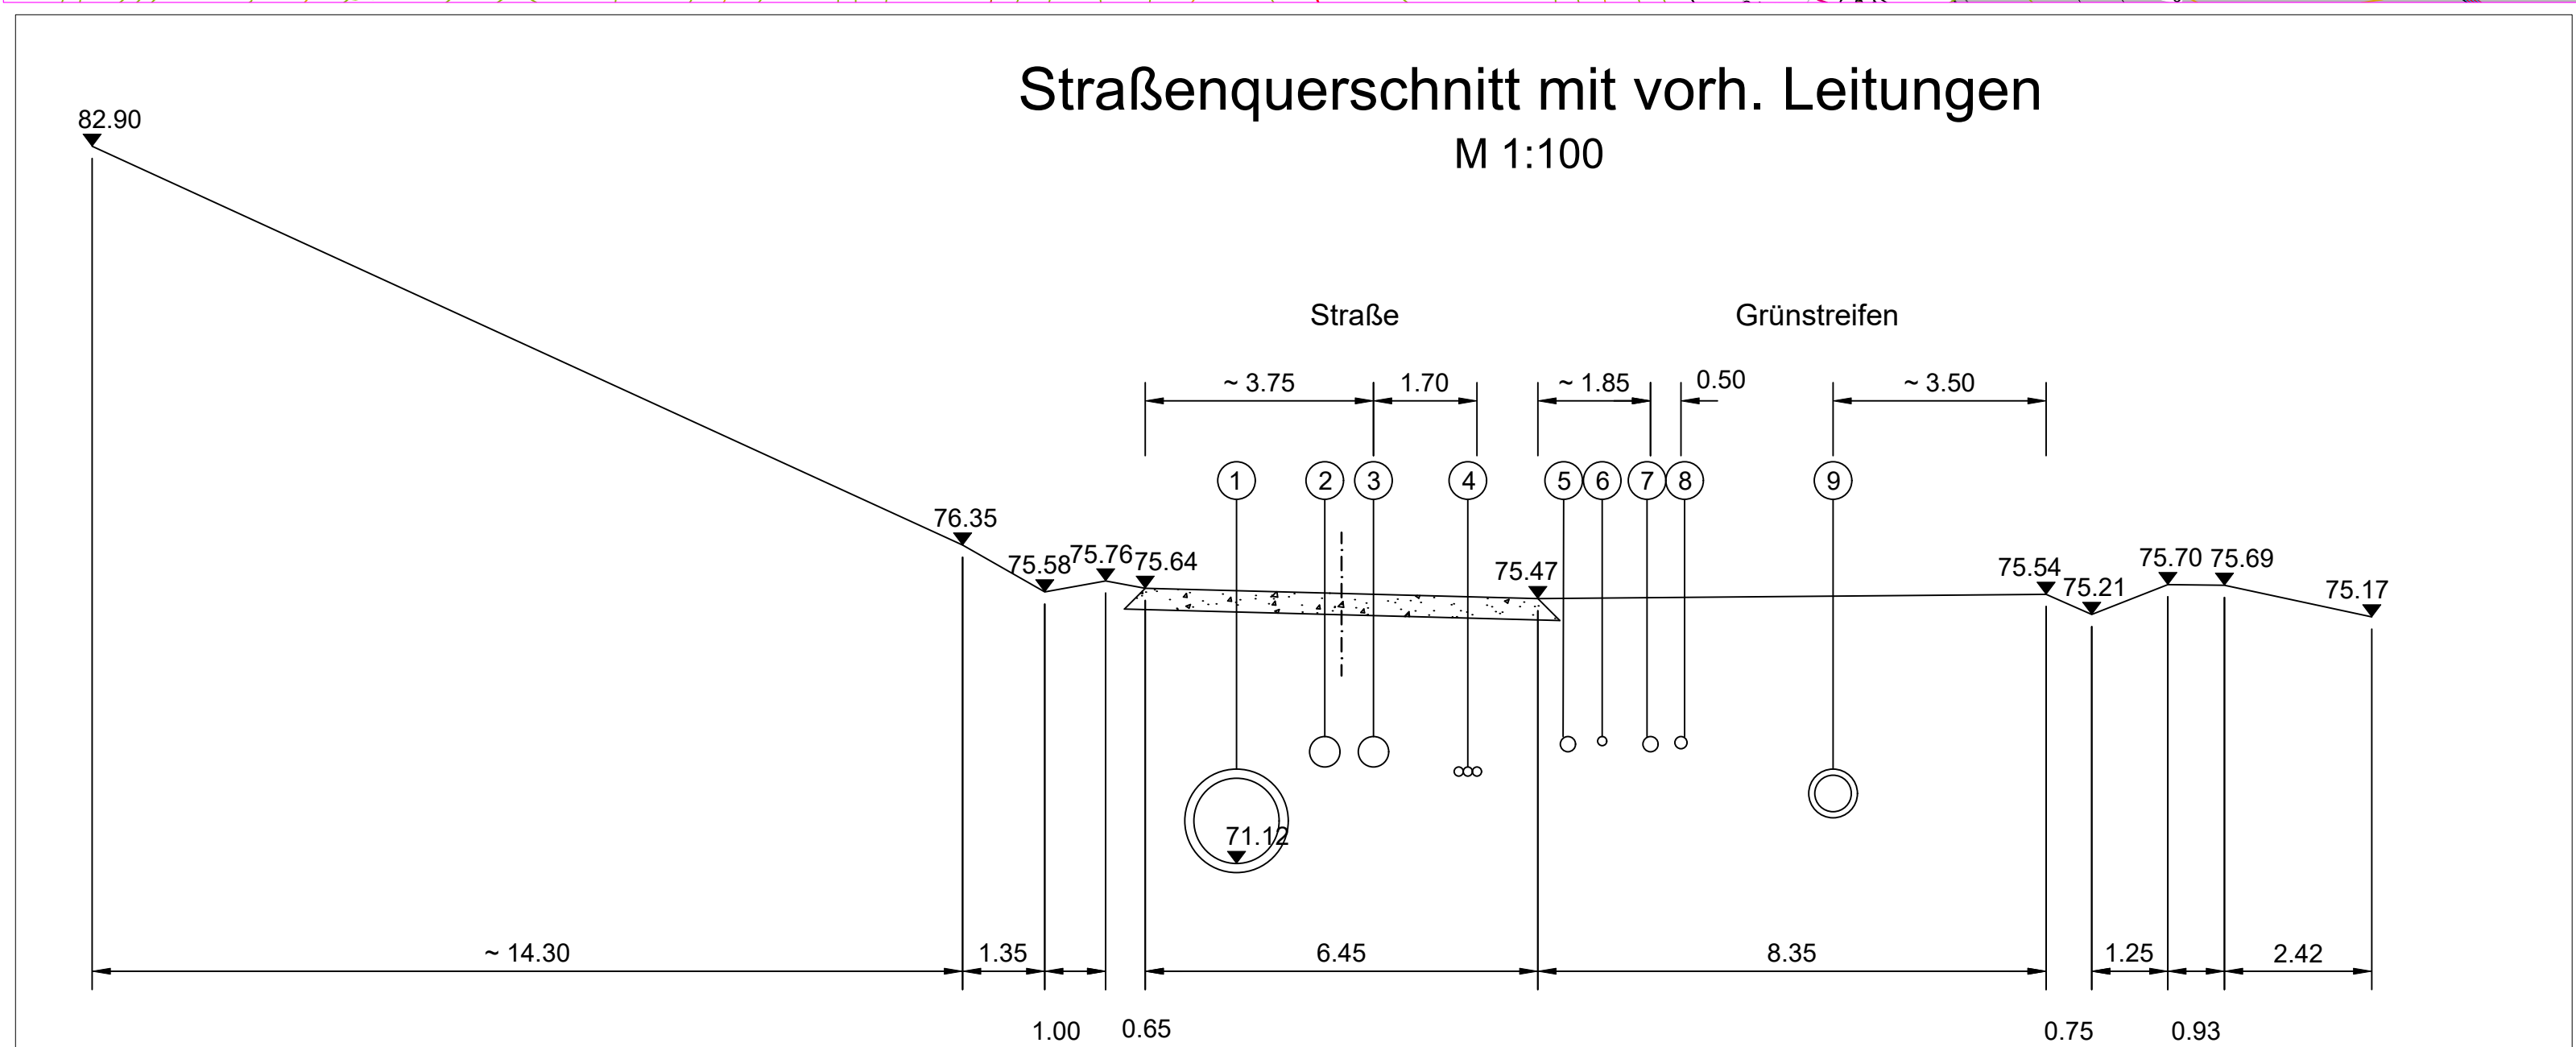


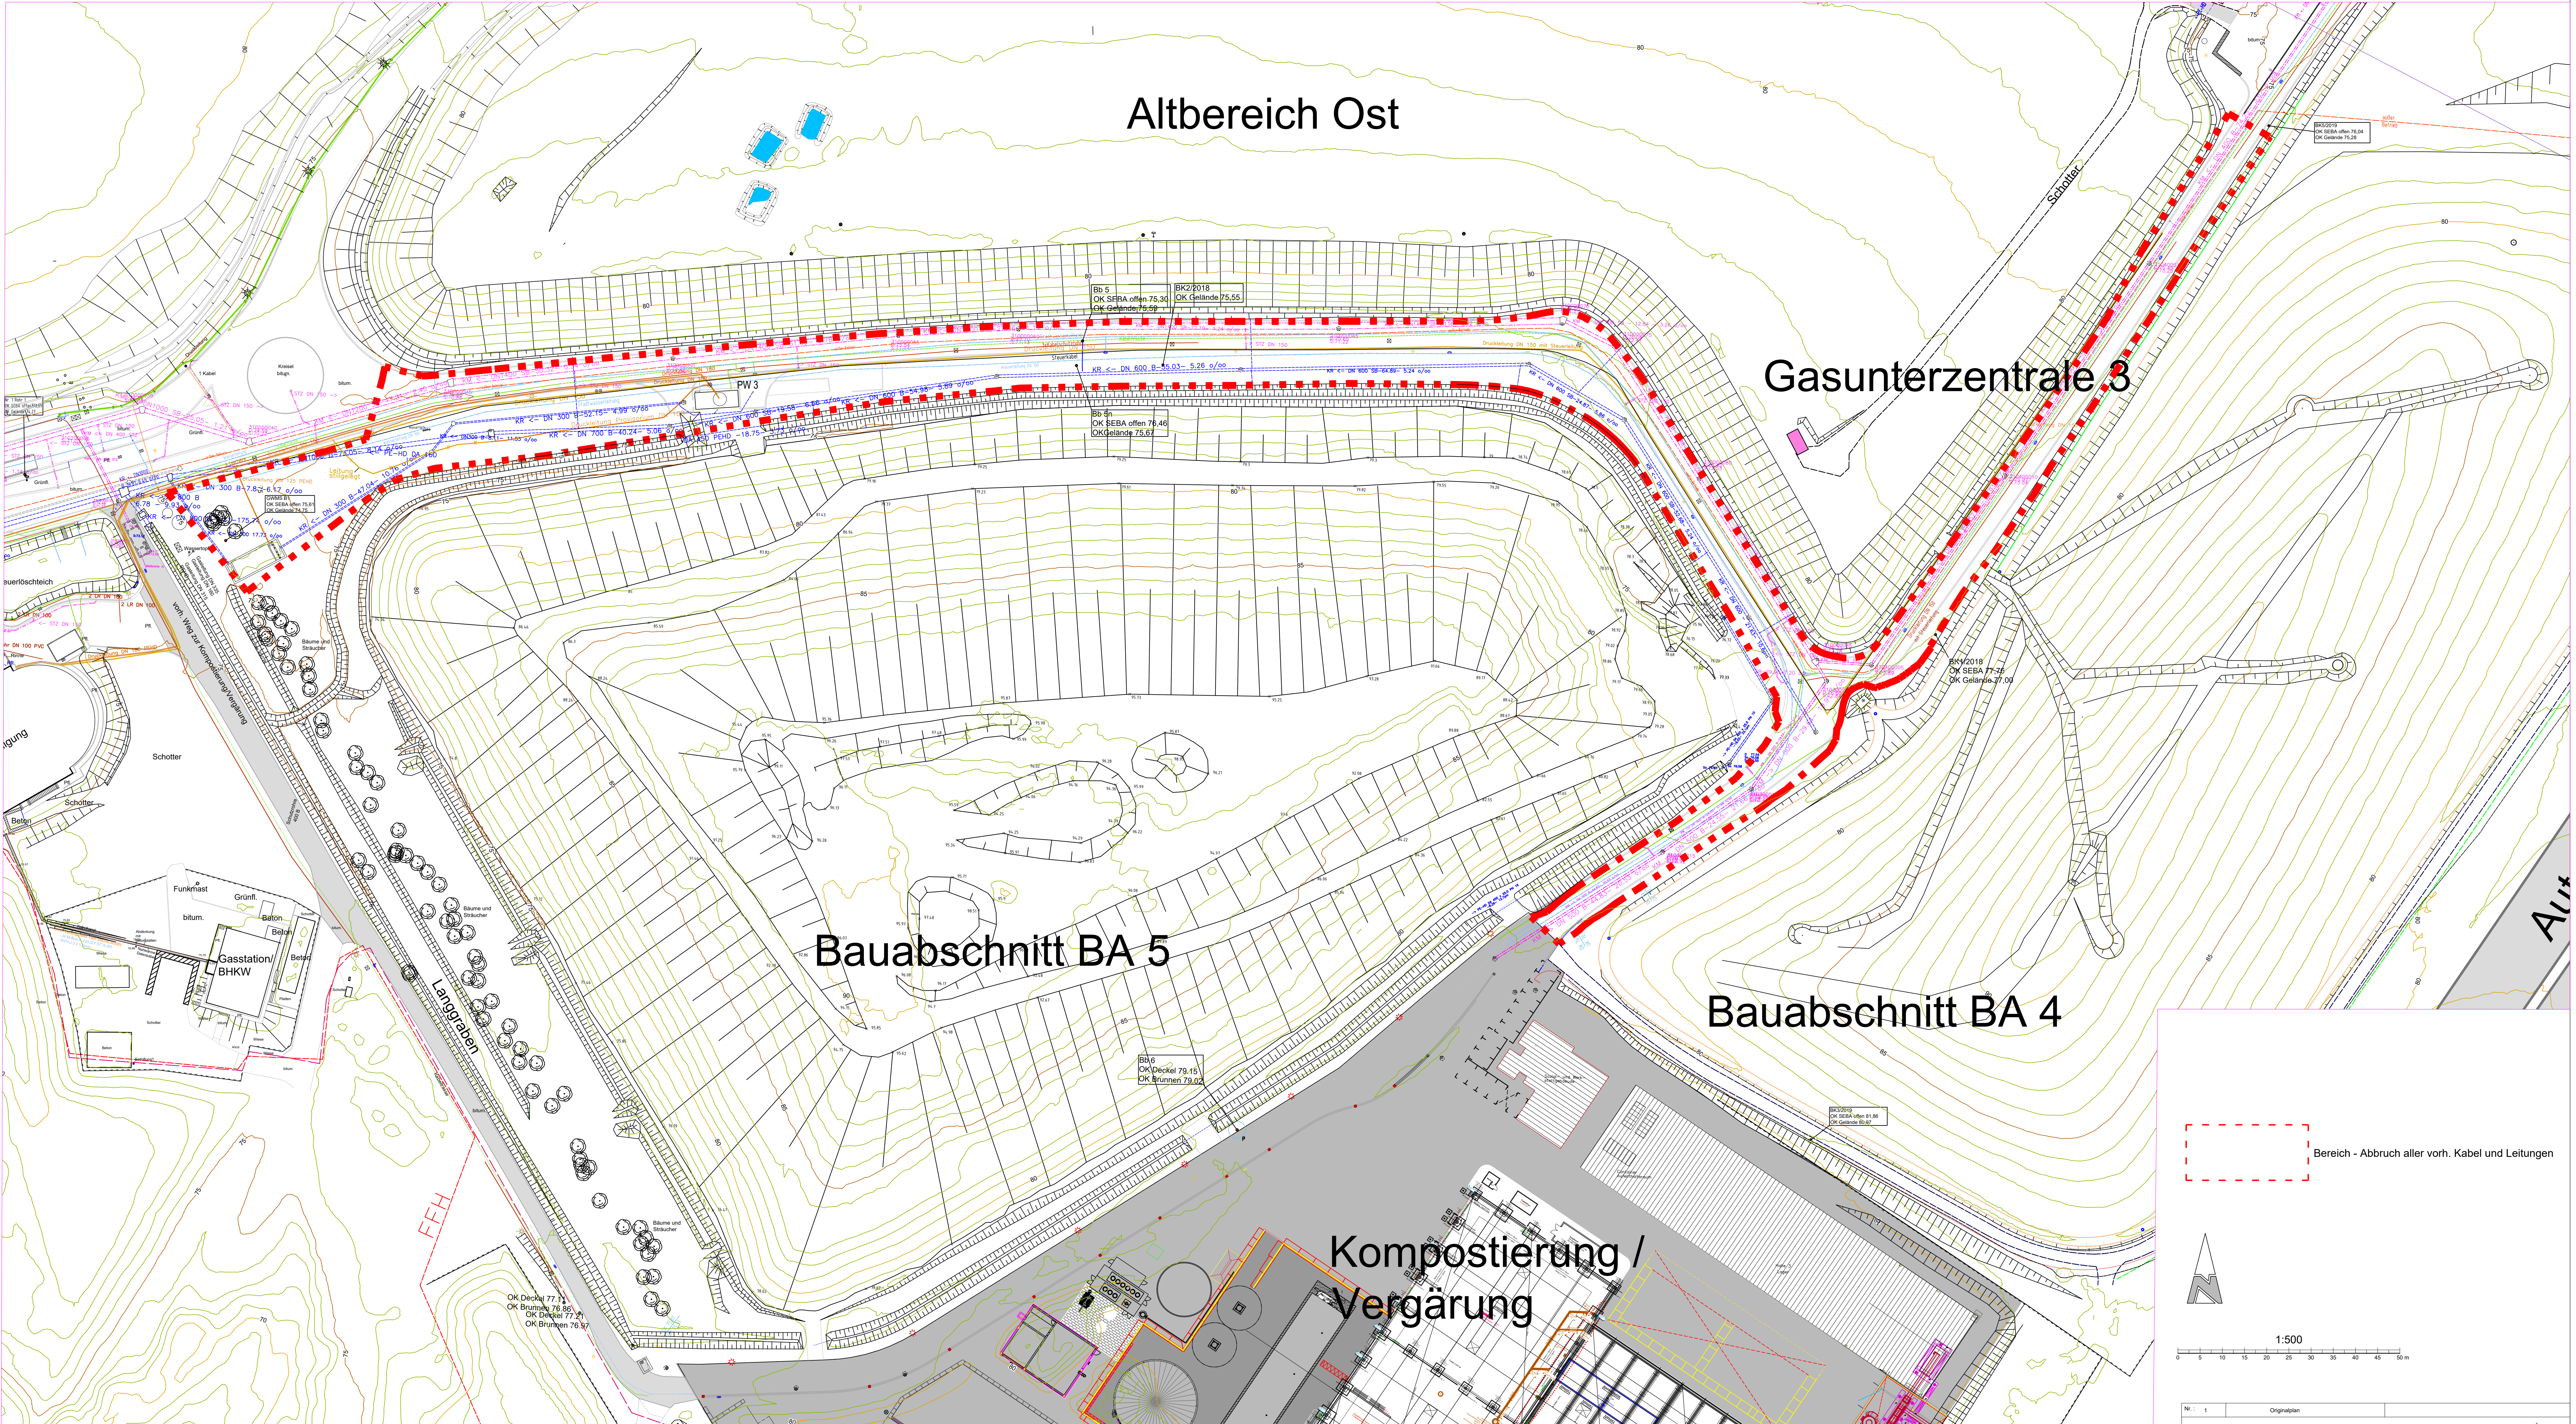

Legende	
1	Stauraumkanal DN 400-1400
2	Fernmeldekabel außer Betrieb
3	Wasserleitung DN 50 geschlitz
4	Kabelschutzrohr 3 x
5	Druckleitung DN 150
6	Steuerkabel
7	Gasleitung DN 250
8	Wasserleitung DN 100
9	Kanal DN 600

Nr.: 1		Originalplan	
Rhein-Sieg-Abfallwirtschaftsgesellschaft AöR			
RSAG - Pleiser Hecke 4 - 53721 Siegburg			
Telefon (02241) 306-306 Telefax (02241) 306-167			
Projekt: Deponie Sankt Augustin Erweiterung Mineralstoffdeponie			
Planbezugszeichnung: Lageplan Bestand- Abbruch Leitungen		Planungsphase: IV Maßstab: 1 : 500 Plannummer: 2309 RSAG IV-01-05 Für diese Zeichnung behalten wir uns alle Rechte vor.	
Technischer Leiter:		Der Planverfasser: <i>Dr. rer. habil. H. H. H. H.</i>	
Planungsgemeinschaft Deponie St. Augustin Ingenieurgesellschaft Prof. Grottel und Partner mbH Auf der Brühl 11 70207 Karlsruhe Tel.: (0711) 9 44 71-0		RLK ingenieurgruppe ICP	