
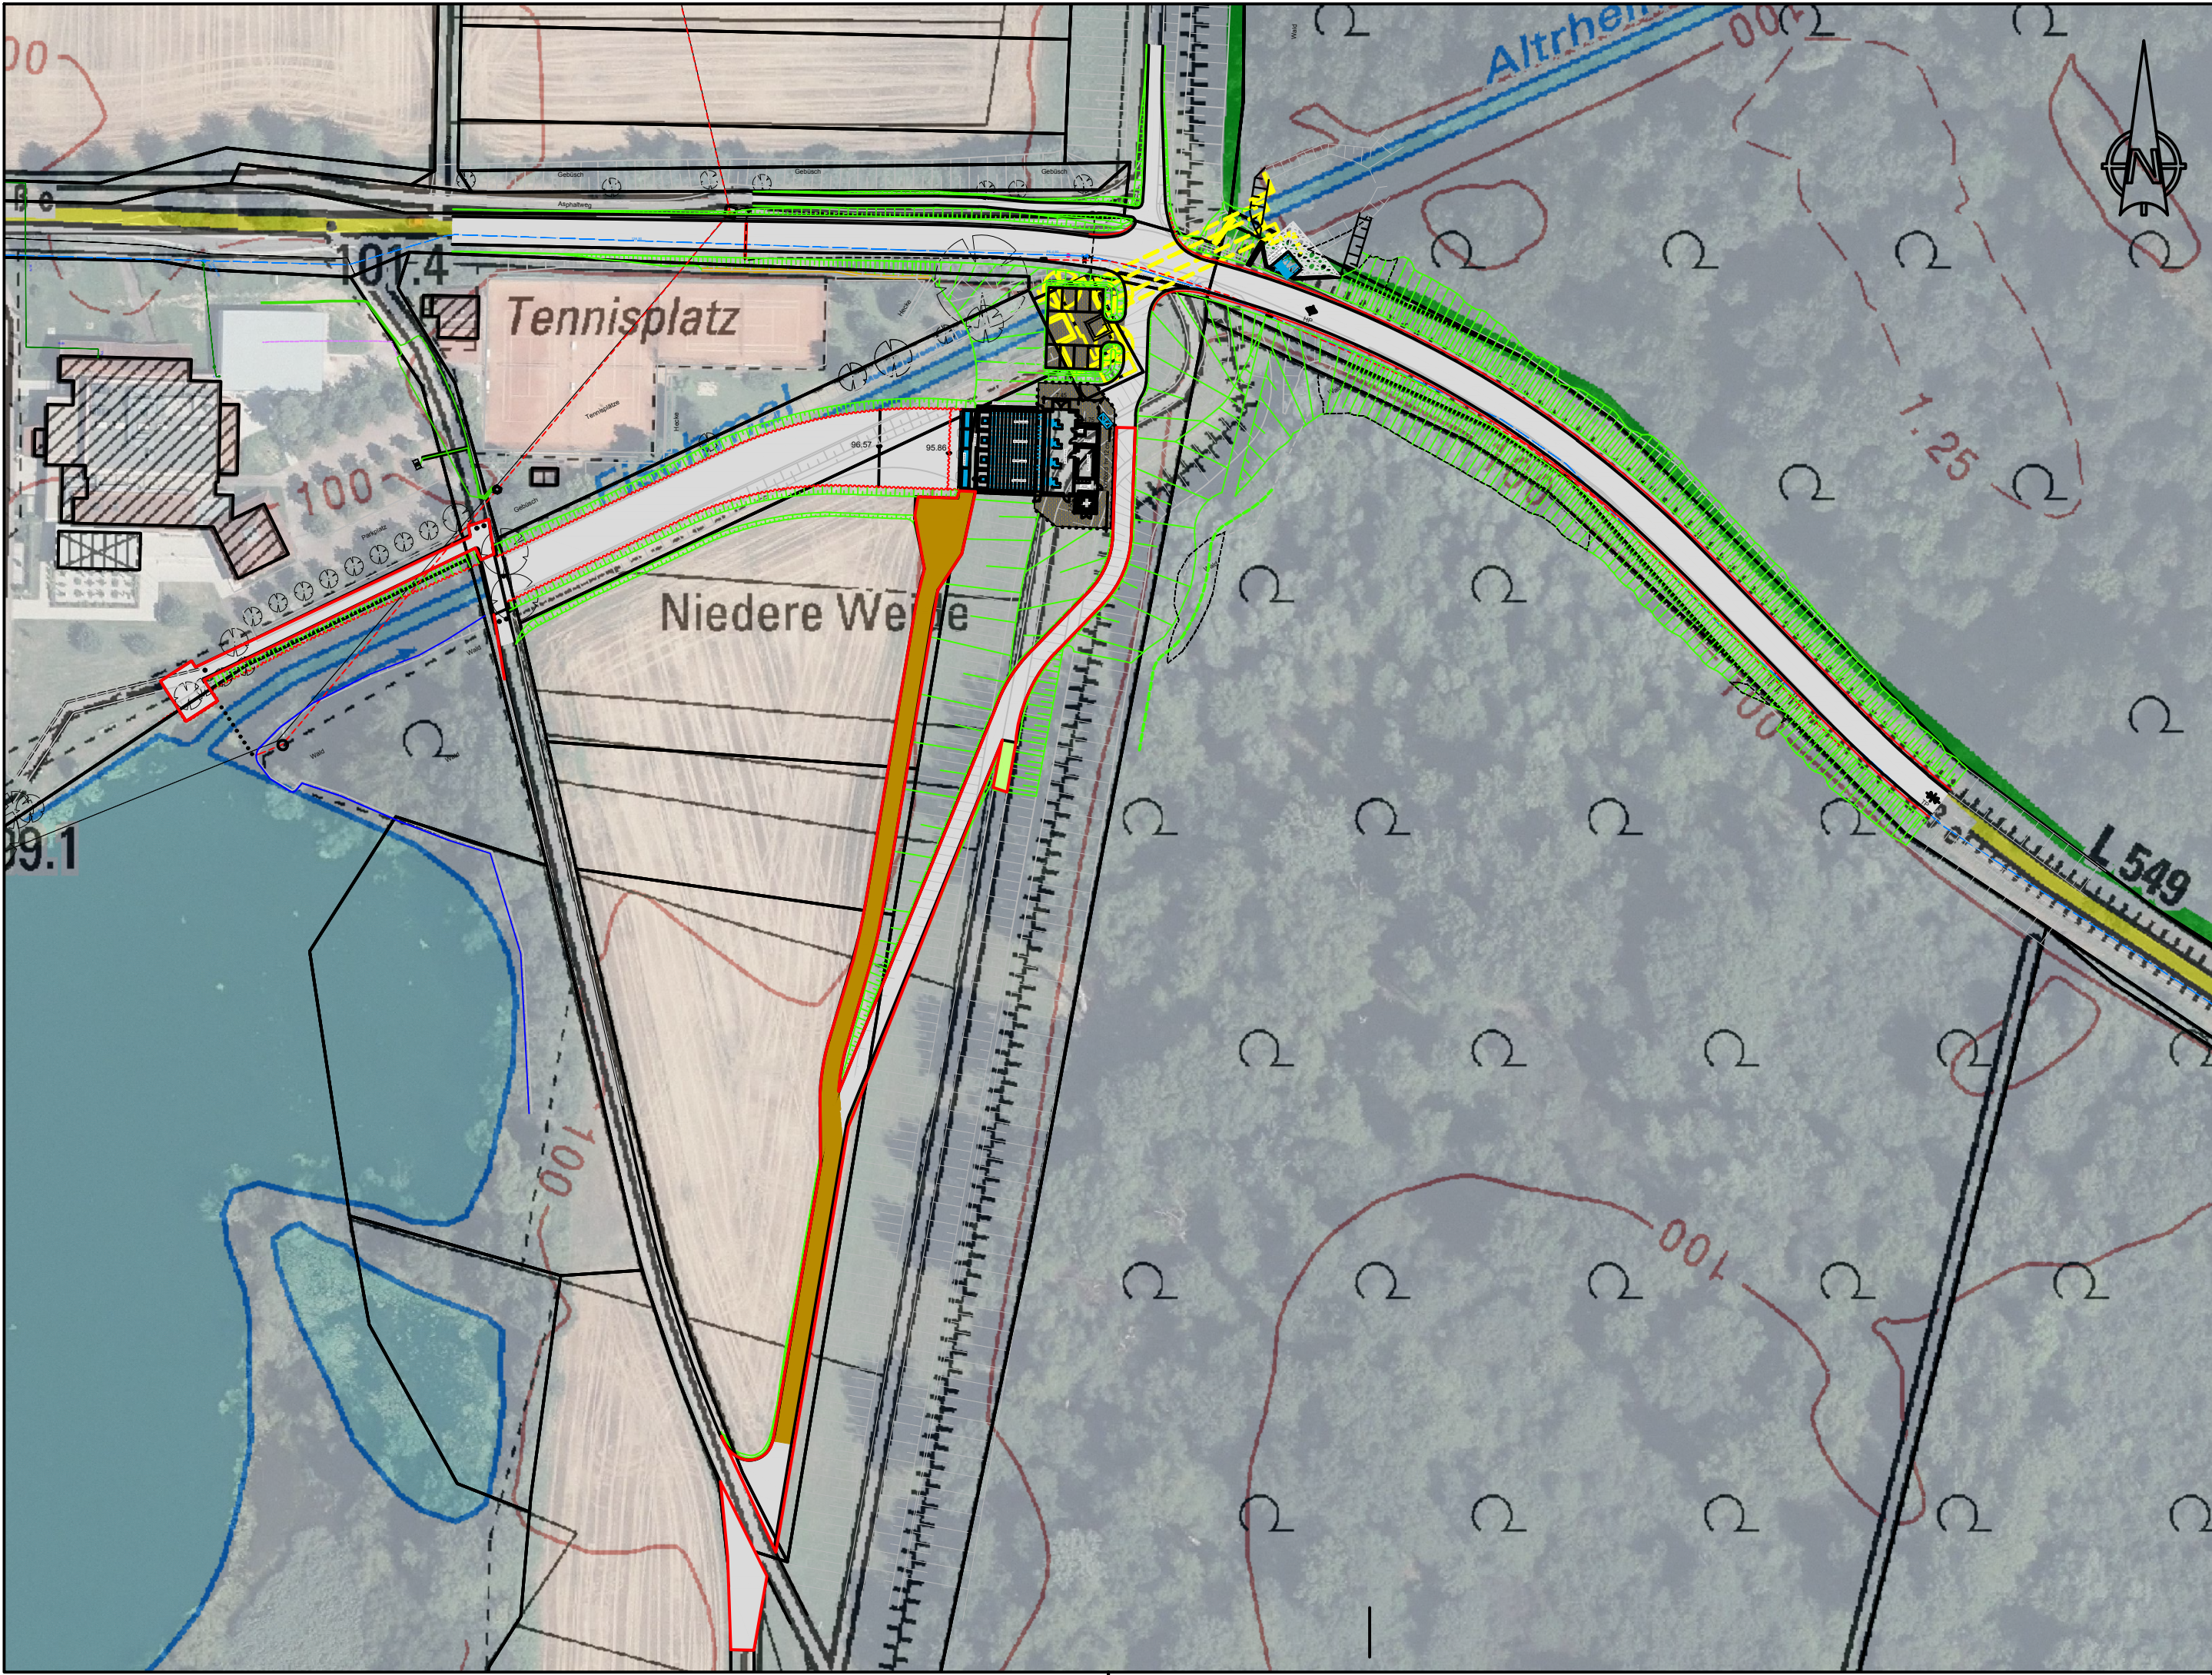


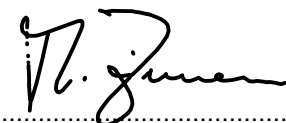

Der Antragsteller: Struktur- und Genehmigungsdirektion Süd	Der Planverfasser: Unger Ingenieure
Ort, Datum	Freiburg, 22.03.2018
Dipl.-Ing. W. Koch	 T. Zimmermann
..... Ausfertigung	

Auftraggeber:  Struktur- und Genehmigungsdirektion Süd Regionalstelle Wasserwirtschaft, Abfallwirtschaft u. Bodenschutz Neustadt an der Weinstraße Deichmeisterei / Neubaugruppe Hochwasserschutz	
Projekt: Reserveraum für Extremhochwasser Hördter Rheinaue Vorgezogene Maßnahmen: Neubau des Schöpfwerks Leimersheim / Maßnahmen zur Anpassung der Binnenentwässerung südlich des Reserveraums Unterlagen zum Planfeststellungsverfahren	
Planbezeichnung: Übersichtslageplan Projektgebiet Umliegende Ortschaften und Infrastruktur	
Arbeitsgemeinschaft Hördter Rheinaue Los 2, UNGER ingenieure – CDM Smith   c/o UNGER ingenieure Colombistraße 17 ■ 79098 Freiburg ■ Telefon 0761 68009-0	Aktenzeichen: 92621-34/6-R Plan-/Anlage-Nr.: B-2.1-1-2 Maßstab: 1 : 1250 Bearb.: 01.07.2016 DL Gis/Cad: 01.07.2016 SM Gepr.: 01.07.2016 TZ