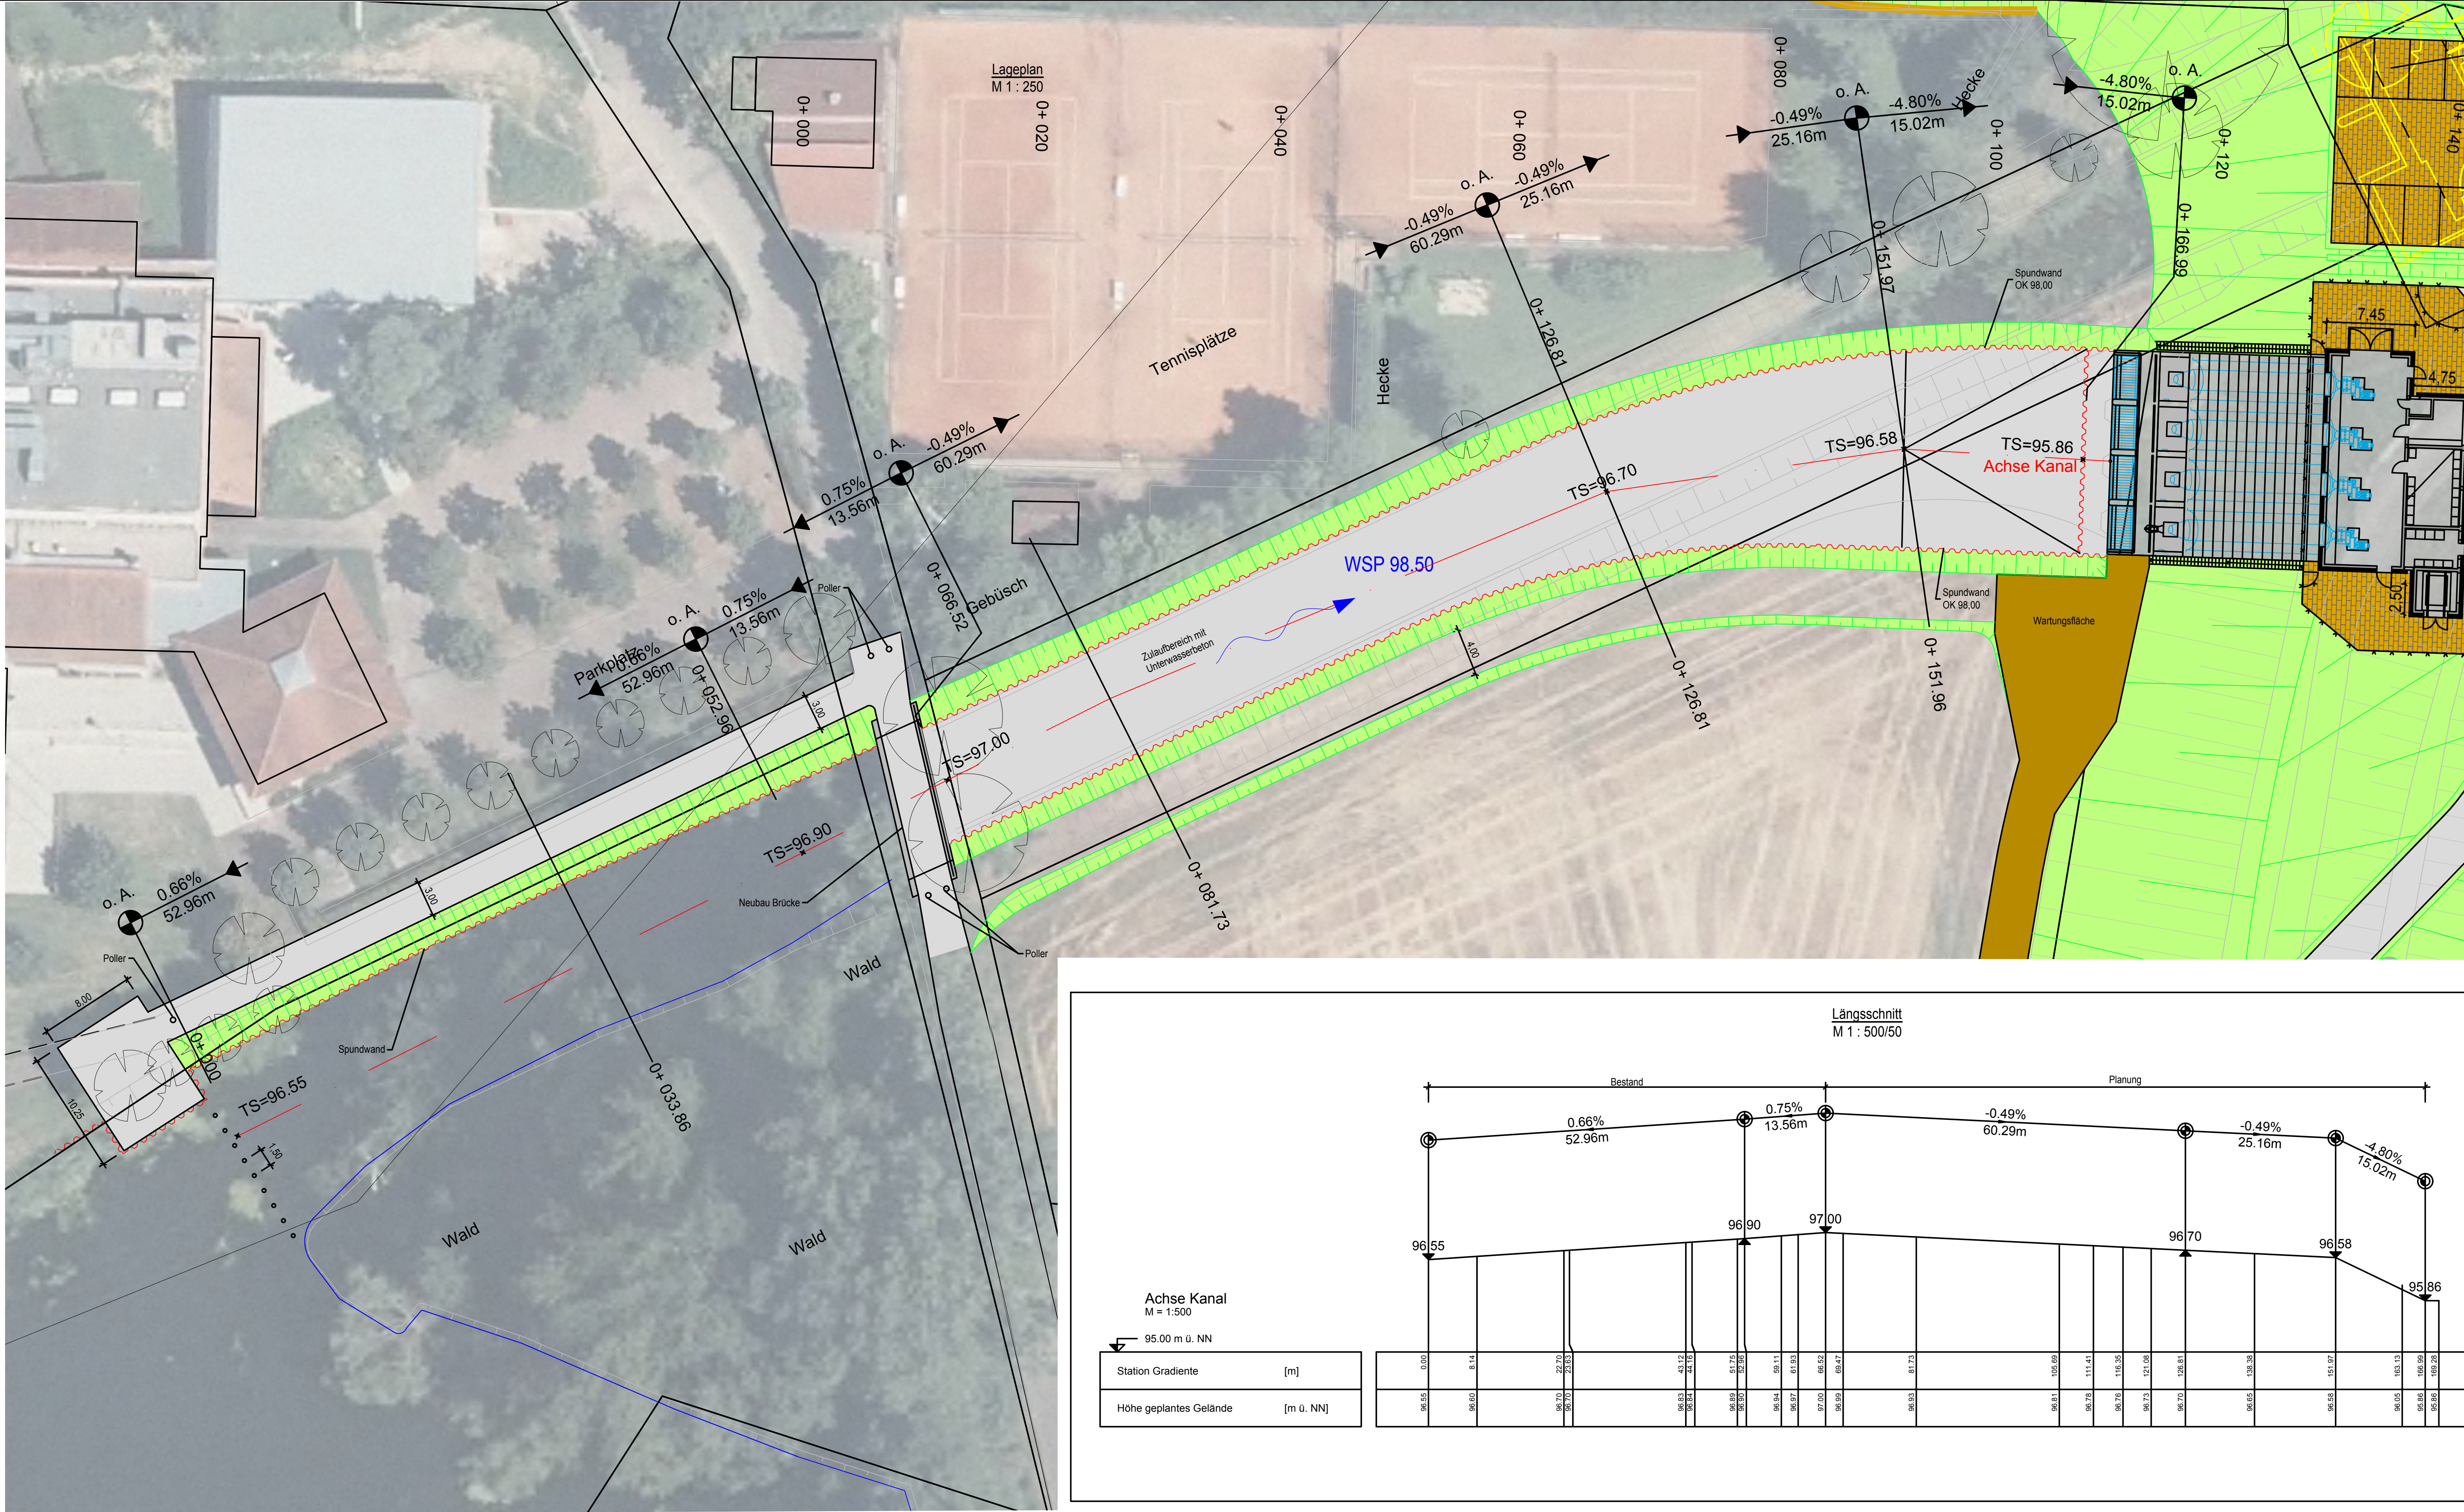


Der Antragsteller:
Struktur- und Genehmigungsdirektion Süd

Ort, Datum
Freiburg, 22.03.2018

Dipl.-Ing. W. Koch

..... Ausfertigung

Der Planverfasser:
Unger Ingenieure

Freiburg, 22.03.2018
T. Zimmermann

T. Zimmermann

Struktur- und Genehmigungsdirektion Süd
Regionalstelle Wasserwirtschaft, Abfallwirtschaft u. Bodenschutz
Neustadt an der Weinstraße
Deichmeisterei / Neubaugruppe Hochwasserschutz

Projekt:
Reserveraum für Extremhochwasser Hörder Rheinaue

Vorgezogene Maßnahmen: Neubau des Schöpfwerks Leimersheim / Maßnahmen zur Anpassung der Binnenentwässerung südlich des Reserveraums
Unterlagen zum Planfeststellungsverfahren

Lageplan, Längsschnitt
Zulaufkanal

Auftraggeber:
Arbeitsgemeinschaft Hörder Rheinaue - Los 2, UNGER Ingenieure - CDM Smith

c/o UNGER Ingenieure Colombistraße 17 • 79098 Freiburg • Telefon 0761 68009-0

Aktenzeichen:
92621-34/6-R

Plan-/Anlage-Nr.:
B-2.1-1-4

Maßstab:
1 : 250

Bearb.: 03.11.2017 TZ
Gis/Cad: 03.11.2017 SM
Gepr.: 03.11.2017 TZ