


Gensingen Flur 2

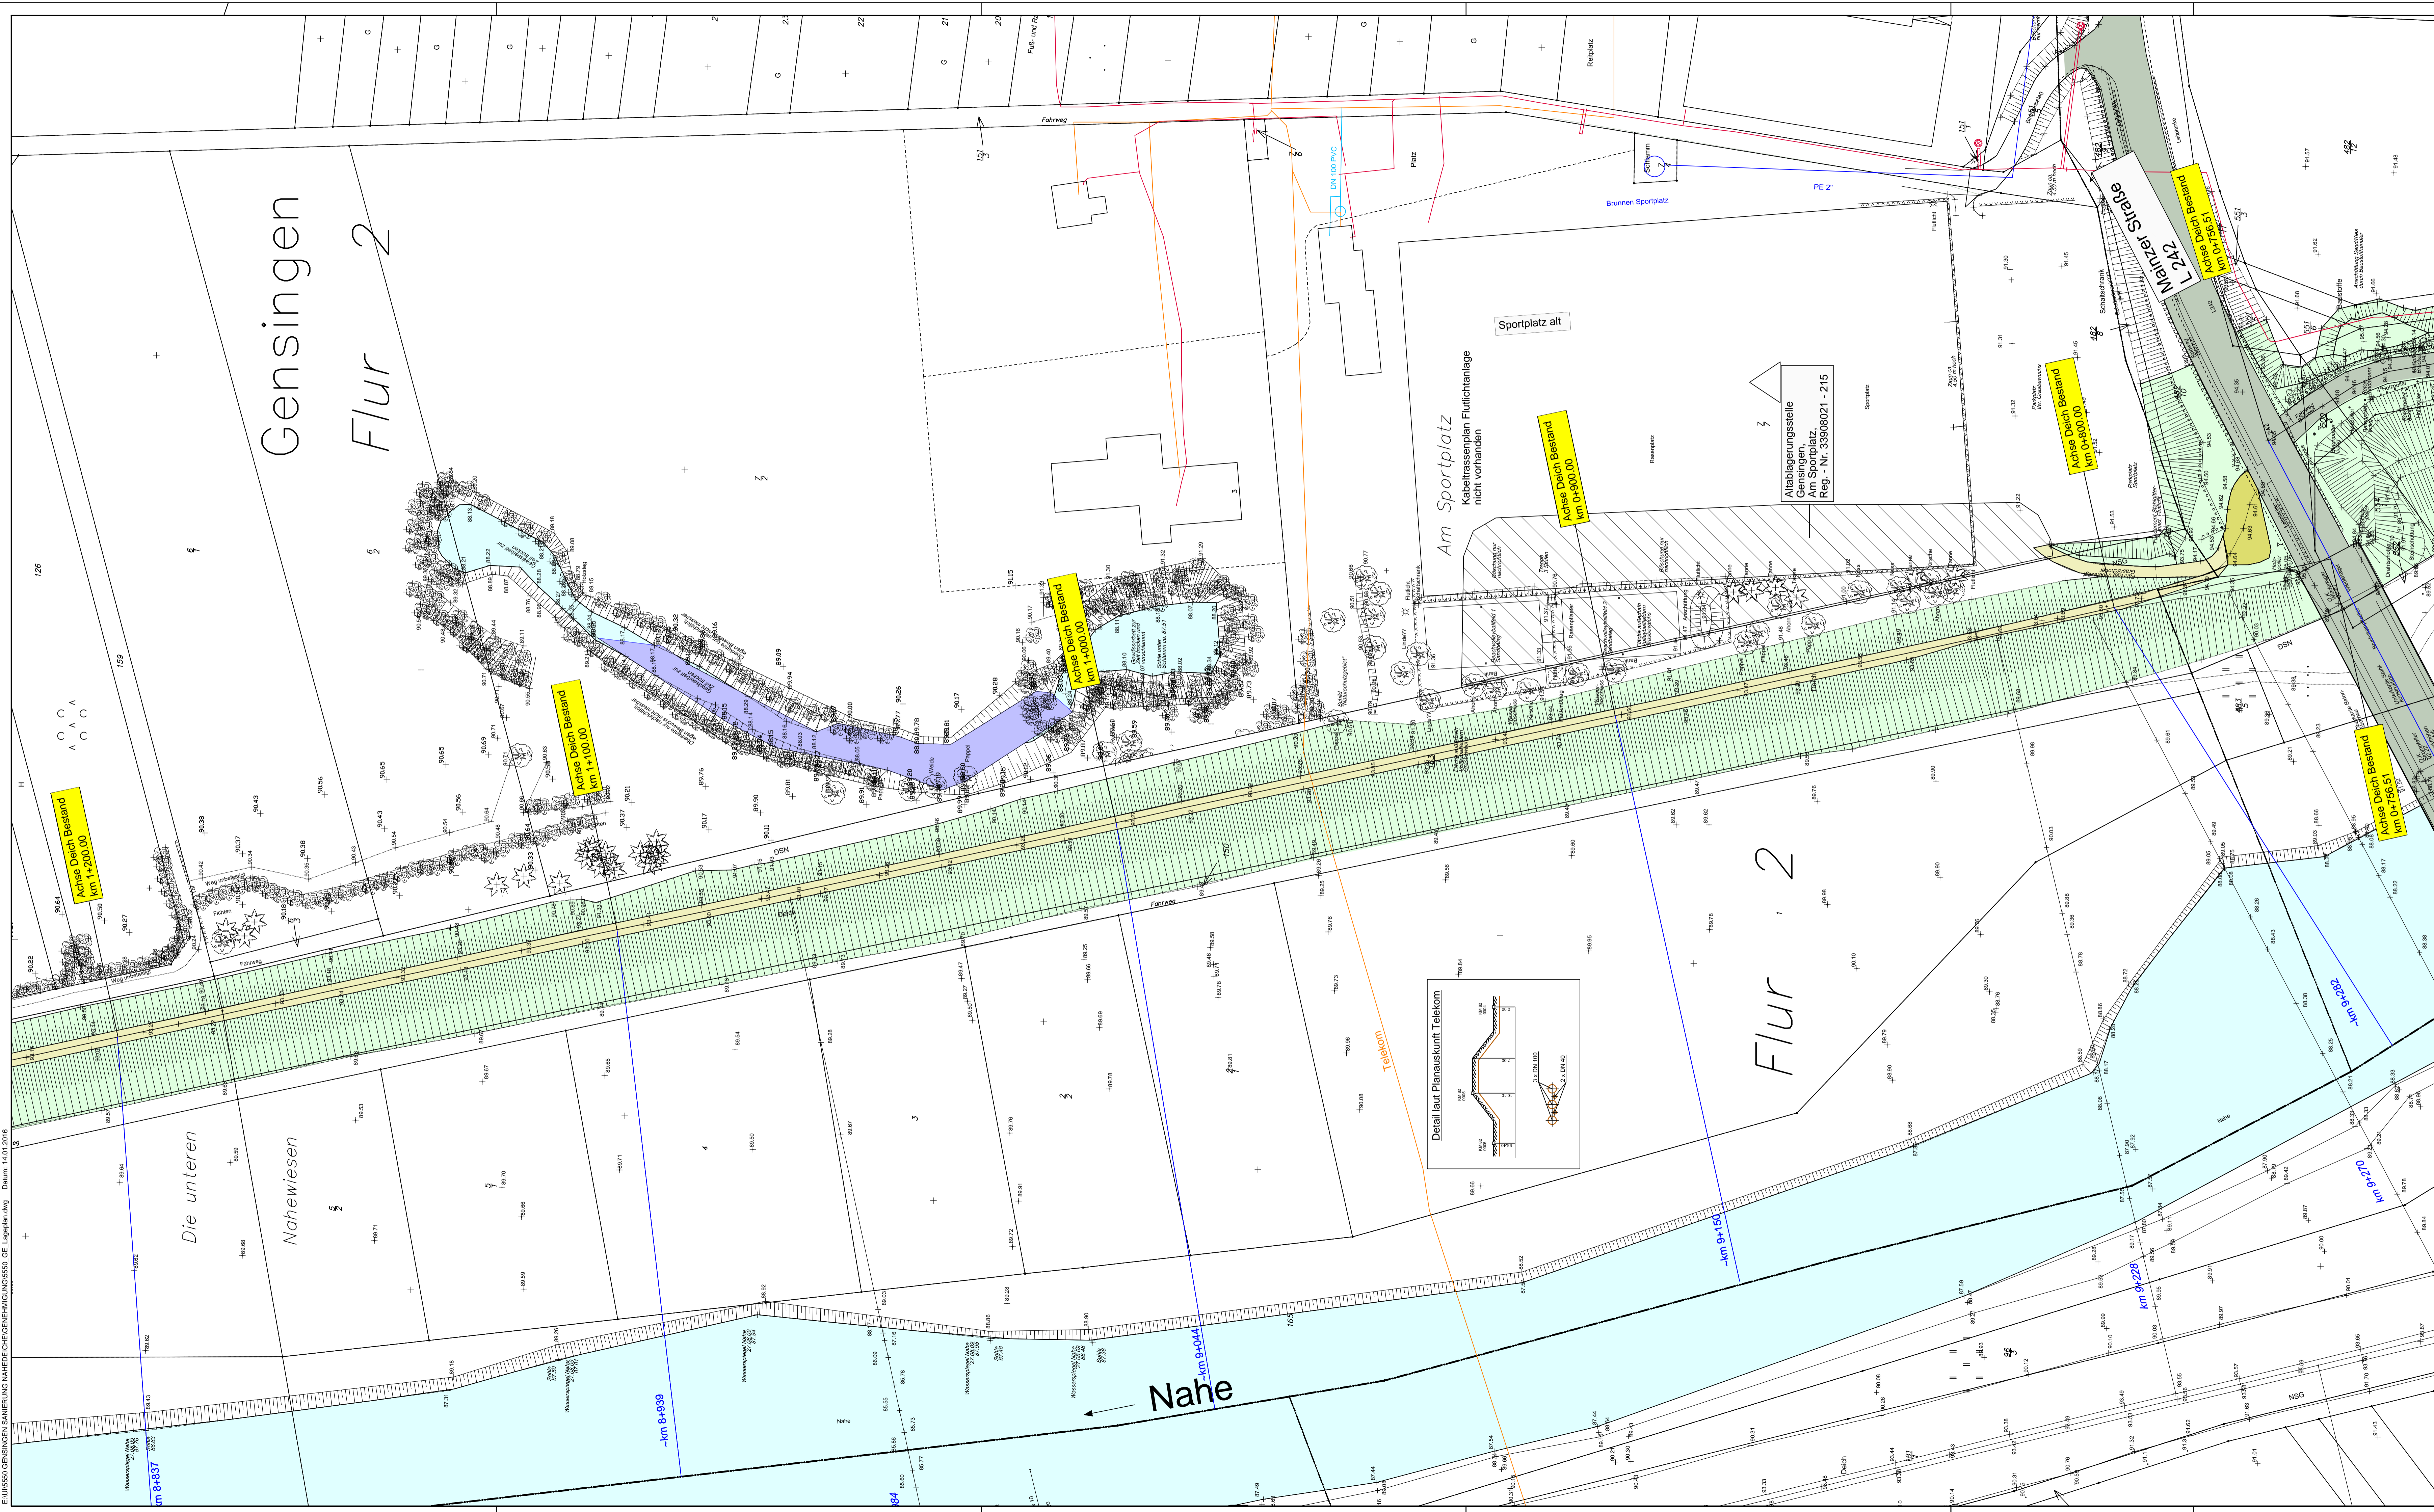

- Legende Leitungen:**
- Telekom
 - Strom
 - Gas - Transportleitung mit Steuerkabel (Ortung 2014)
 - Gas - Ortsnetz (keine Leitungen im Planungsbereich)
 - Wasser - Transportleitung mit Steuerkabel
 - Wasserleitung - Ortsnetz
 - Kanal (keine Kanäle im Planungsbereich vorhanden, Entwässerung über Gruben)

- Legende Lageplan**
- +81.74 Bestandshöhen (Vermessung Morawietz)
 - Wasser vorhandener Deich
 - Weg Asphalt
 - Weg unbefestigt
 - Schotter
 - Gemarkungsgrenze
 - Flurgrenze
 - Flurstück
 - Stationierung Deich Bestand

Plangrundlagen

Folgende Unterlagen wurden als Grundlage bei der Erstellung dieses Planes verwendet:

Kataster: Vermessungsbüro Morawietz Ingelheim, Stand: 26.08.2009

Vermessung: Vermessungsbüro Morawietz Ingelheim, Stand: 23.09.2009, ergänzt 13.04.2010 und 25.03.2013

Landschaftsplan Bestand: Büro Modus Consult, Stand: 20.11.2009

Telekommunikation Bestand: Deutsche Telekom, nachrichtlich übernommen, Stand: 04.08.2009

Strom: EWR Netz GmbH, nachrichtlich übernommen, Stand: 30.07.2009

Gas - Transportleitung: RWE, nachrichtlich übernommen, Stand: 11.08.2009

Gas - Ortsnetz: RWE, nachrichtlich übernommen, Stand: 18.03.2010

Wasser - Transportleitung: Verbandsgemeindewerke Spredlingen-Gensingen, Stand: 20.01.2010

Wasser - Ortsnetz: Verbandsgemeindewerke Spredlingen-Gensingen, Stand: 23.03.2010

Kanal: Verbandsgemeindewerke Spredlingen-Gensingen, Stand: 23.03.2010

Hinweis: Die Eintragung von Ver- und Entsorgungsleitungen ist unverbindlich und evtl. unvollständig. Sie entbindet nicht von der Pflicht zur Einholung von Plänen und Beachtung der Vorschriften der jeweiligen Leitungsbetreiber.

ÄNDERUNG	DATUM	GEZ./BEARB.	GEPRÜFT

BAUHER



vertreten durch
 Struktur- und Genehmigungsdirektion Süd
 Regionalstelle Wasserwirtschaft,
 Abfallwirtschaft, Bodenschutz
 Kleine Langgasse 3
 55116 Mainz

01.02.2016 gez. I. A. Dr.-Ing. Th. Bettmann
 DATUM, UNTERSCHRIFT Grenzbaust

Nahedeiche, 4. BA Gensingen

Lageplan Bestand Teil 3

UNGER ingenieure Wasser
Abwasser
Abfall

Darmstadt - Freiburg - Homburg

UNGER ingenieure Ingenieurgesellschaft mbH
 64293 Darmstadt, Julius-Reiber-Straße 19, Tel.: 06151-803-0

PLANVERFASSER 01.02.2016 gez. Dipl.-Ing. J. Kilian

PLANUNGSSTAND	
DATUM	NAME
GEZEICHNET Nov. 2009	GI
BEARBEITET Nov. 2009	Reucher/Krause
GEPRÜFT 01.02.2016	Reucher/Krause
PROJEKT-NR. 5-550	
STAND 01.02.2016	
MASSSTAB 1:500	
PLAN-NR. 5-550-GE-1.3	

Platdatum: 14.01.2016