


LEGENDE:

- Bestand**
- Schutzzone
 - Projektermittlung Einleiteneileitung
 - Telekom
 - Inexio
 - Pfalzwerke Netz AG
- Vermessung**
- BASF - Pipelines
 - Kabeltrasse, erdverlegt
 - Kabeltrasse oberirdisch
 - Glasfaserkabel, erdverlegt
 - Niederspannung Freileitung
 - Niederspannung Kabel
 - Beleuchtung Freileitung
 - Beleuchtung Kabel
 - Wasserleitung GW-Hassloch
 - MW-Druckleitung
- Planung**
- Unterhaltungsweg
 - Gewässer
 - Brücke
 - Ertüchtigung
 - Baukorridor (BKO)
 - Dammschutzstreifen (DSS)

- Strukturelemente**
- Steinwurf
 - Störstein
 - Steinbühne
 - Pfahlbühne
 - Röhrichtmatte
 - Röhrichtwalze
 - Wurzelstock
 - Steckhölzer
 - Totholz (Stämme)
 - Dreiecksbühne
 - Kiesbank
 - Flachwasserzone
- RB** Kleinrammbohrung
DPH Schwere Rammsondierung
GW Grundwassermessstelle 2"
GWM Grundwassermessstelle 5"
BS Baggerschurf
105/104 Grundwasserhöhengleiche

Grundlage der Vermessung	
Stand:	02.09.2019
Lage:	ETRS89/UTM32
Höhe:	DHHN2016
Vermessungsbüro:	Geo-Systema Frank Schweigert, Dipl. Ing. Am Högfeld 35, 67435 Neustadt/W. 06327 / 97869-10 Az. 191635

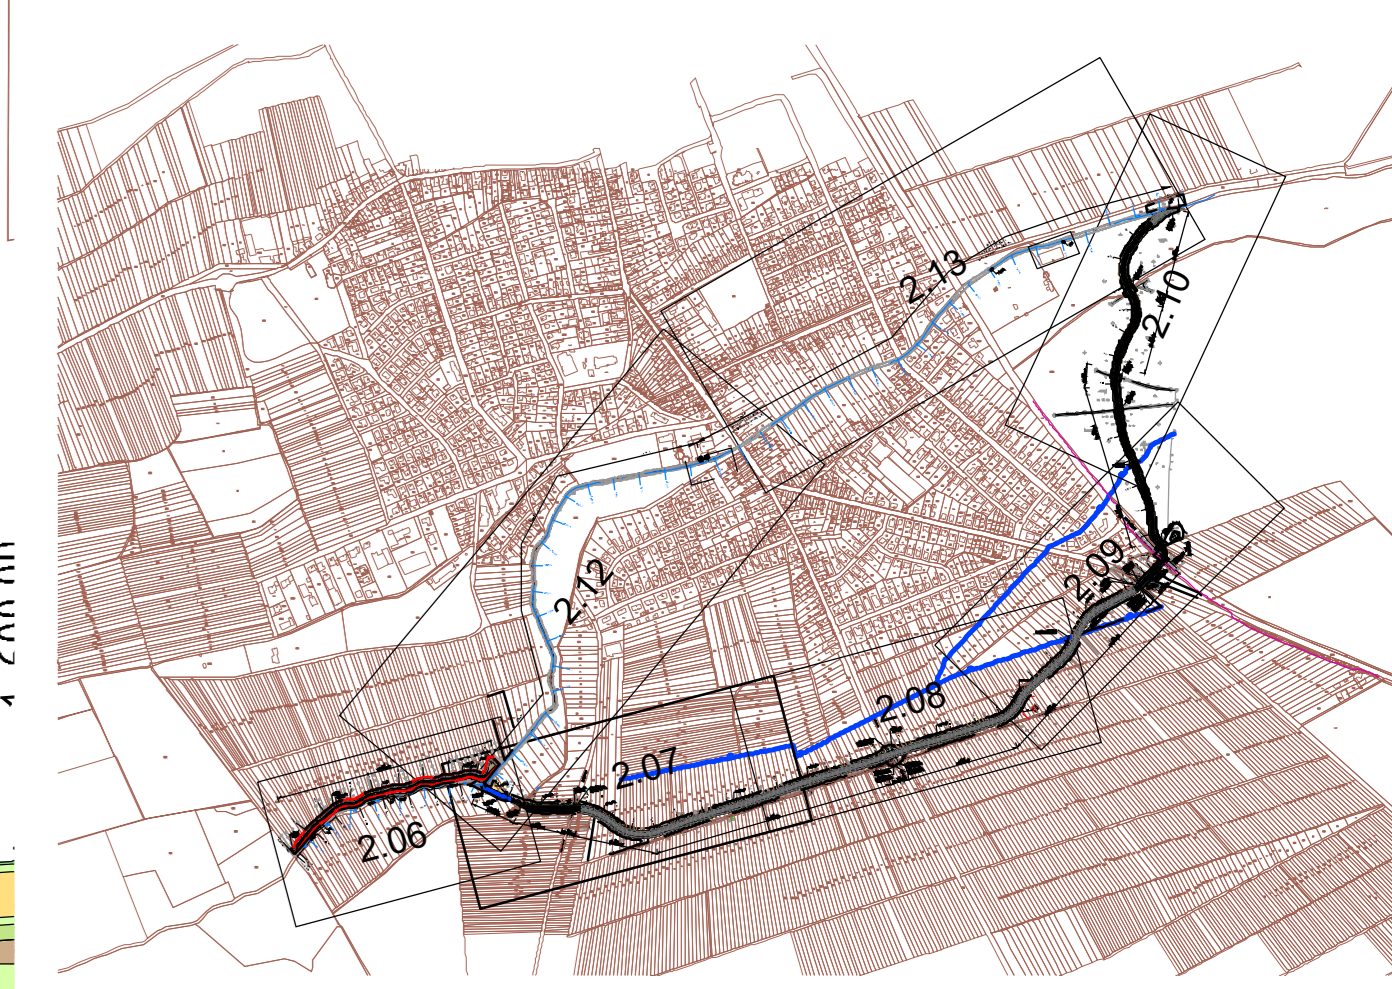

GEÄNDERT			
GEÄNDERT			
GEÄNDERT			
GENEHMIGUNGSPLANUNG			
		Leistung Fachkompetenz Erfahrung Abwasser Gewässer Trink-/Brauchwasser Infrastruktur Energie & Daten	
GZV REHBACH-SPEYERBACH REHBACH BEI BOHL-IGGELHEIM ÖKOLOGISCHE DURCHGÄNGIGKEIT UND HOCHWASSERSCHUTZ		PROJEKT NR.: 3 6 8 6 5 PLAN NR.: 2 07	AUFRAGGEBER
Lageplan - Planung Station 1+650 - 2+300		BEARBEITET: Fuchs GEZEICHNET: Bundschuh GEPRÜFT: [] GESEHEN: []	
DATUM: 26.05.2023 MASSSTAB: 1 : 500		INDEX: 1	

I:\Gis\proj_08_052023\Rehbach_Iggelheim_LP_3.dwg (14.05.2023 12:40:00)
 I:\Gis\proj_08_052023\Rehbach_Iggelheim_LP_3.dwg (14.05.2023 12:40:00)