


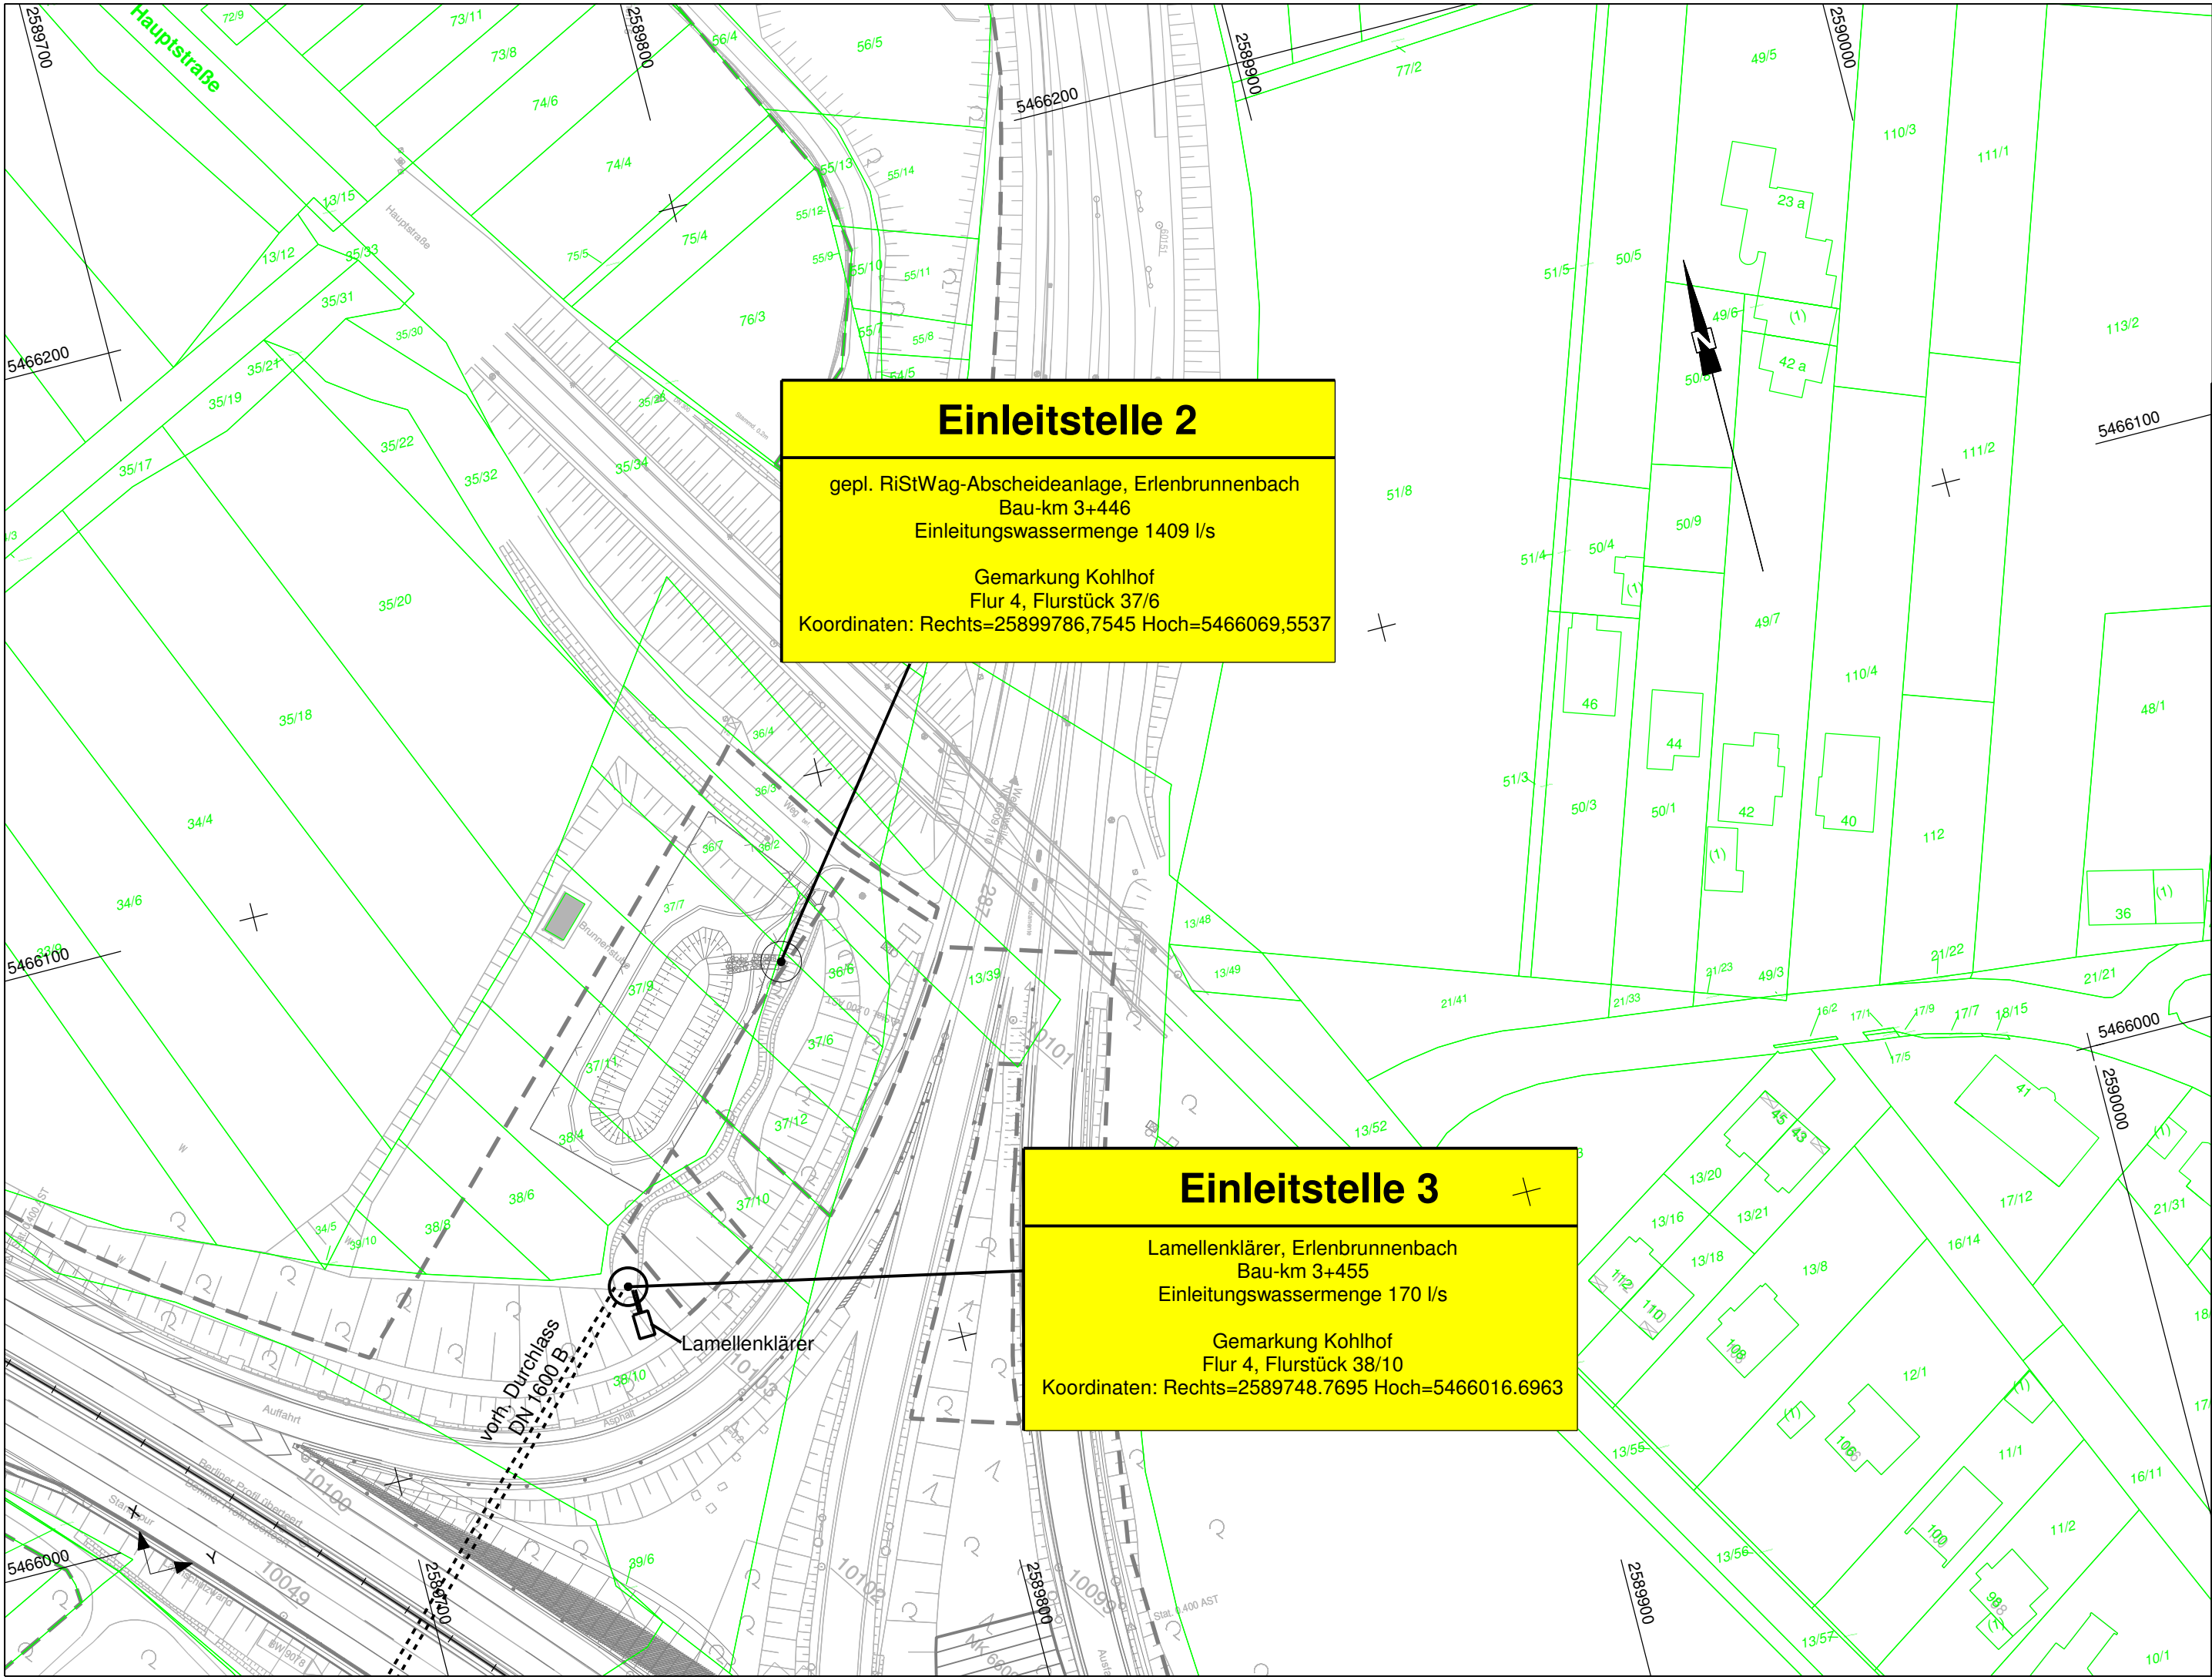

Einleitstelle 2

gepl. RiStWag-Abscheideanlage, Erlenbrunnenbach
Bau-km 3+446
Einleitungswassermenge 1409 l/s

Gemarkung Kohlhof
Flur 4, Flurstück 37/6
Koordinaten: Rechts=25899786,7545 Hoch=5466069,5537

Einleitstelle 3

Lamellenklärer, Erlenbrunnenbach
Bau-km 3+455
Einleitungswassermenge 170 l/s

Gemarkung Kohlhof
Flur 4, Flurstück 38/10
Koordinaten: Rechts=2589748.7695 Hoch=5466016.6963

**BARD+SAUTHER GMBH**
BERATENDE INGENIEURE
Europaallee 10 Tel. 0681/926 50-0 mail@bs-bi.de
66113 Saarbrücken Fax 0681/926 50-29 www.bs-bi-de


	Datum	Zeichen
bearbeitet	10/2016	A. Kohl
gezeichnet	10/2016	S. Lentes
geprüft	10/2016	<i>S. Lentes</i>

**BOXLEITNER**
INGENIEURE GmbH
Beratende

Am Wissenschaftspark 10
54296 TRIER
Fon 0651 - 97027-0 Fax -50
E-Mail info@boxleitner.de
Web www.boxleitner.de

Projekt-Nr.:
P01111103

**Landesbetrieb für Straßenbau SAARLAND**
Landesbetrieb für Straßenbau
Peter-Neuber-Allee 1
66538 Neunkirchen

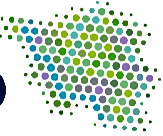**SAARLAND**
Telefon: 06821/100-0
Fax: 06821/100-339
e-mail: poststelle@lfs.saarland.de

	Datum	Zeichen
bearbeitet		
geprüft	02/2018	Mx

Projekt-Nr.:
Z069A008

Nr.	Art der Änderung	Datum	Zeichen

FESTSTELLUNGSENTWURF

**SAARLAND-STRASSENBAUVERWALTUNG**
A8 / von NK 6608 101/6609 095 nach NK 6609 082/081 / 2,263-0,563
PROJIS-Nr.:

Unterlage / Blatt-Nr.: 18.6/2.1
Lageplan
Einleitstelle 2 und 3
Maßstab: 1 : 1000

A 8
AS Neunkirchen-Oberstadt - AK Neunkirchen
Grundhafter Ausbau
von Bau-km 0+000 bis Bau-km 6+320

Aufgestellt
Neunkirchen, den 27.02.2018
SAARLAND - Landesbetrieb für Straßenbau
gez.
Michael Hopstädter
(Der Direktor des Landesbetriebes für Straßenbau)