

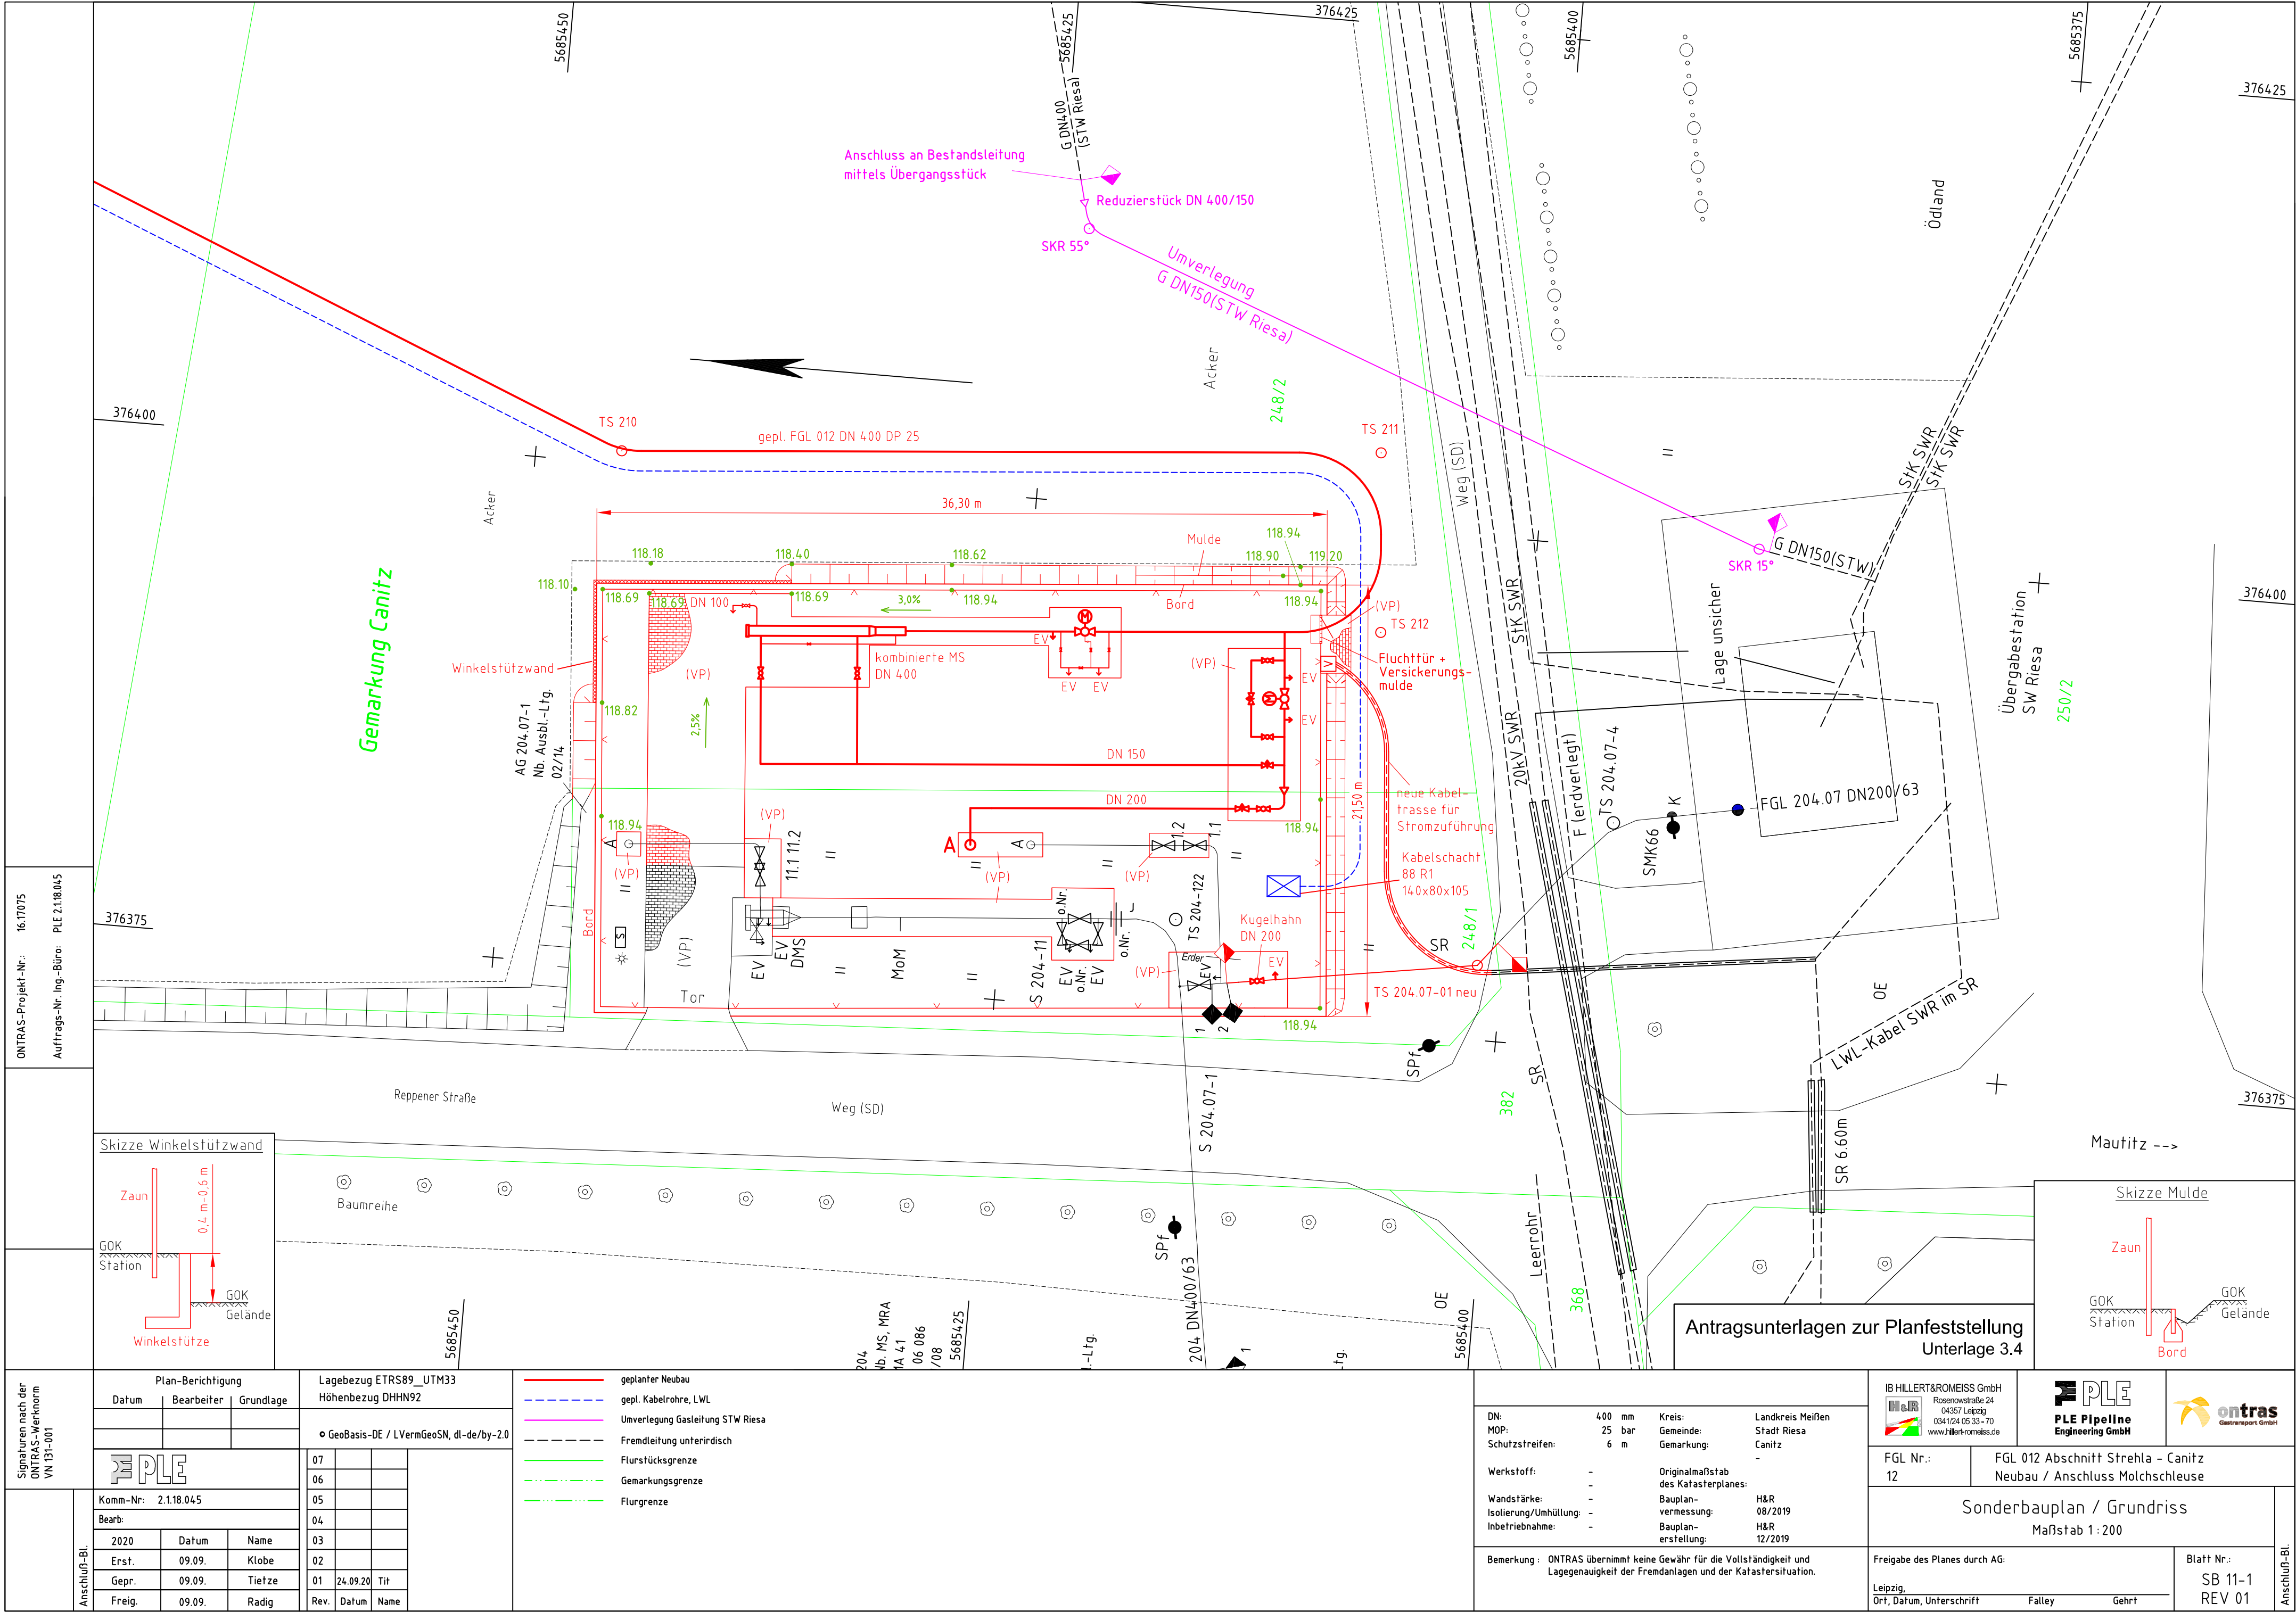


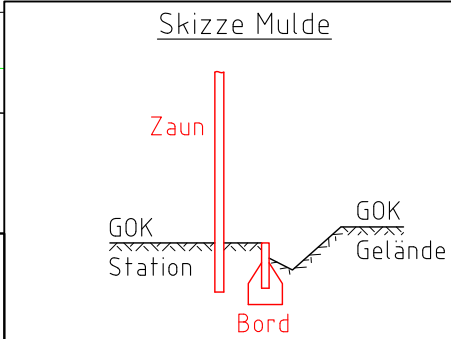

ONTRAS-Projekt-Nr.: 16.17075
Auftrags-Nr. Ing.-Büro: PLE 2.118.045

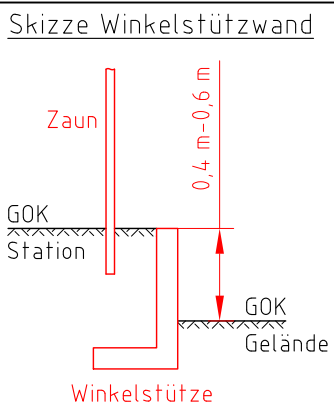

Signaturen nach der ONTRAS-Werknorm VN 131-001	Plan-Berichtigung			Lagebezug ETRS89_UTM33 Höhenbezug DHHN92		
	Datum	Bearbeiter	Grundlage	GeoBasis-DE / LVermGeoSN, dl-de/by-2.0		
	PLE			07		
	Komm-Nr.: 2.118.045			06		
Anschluß-BL	Bearb:			05		
	2020	Datum	Name	04		
	Erst.	09.09.	Klobe	03		
	Gepr.	09.09.	Tietze	02		
Anschluß-BL	Freig.			01	24.09.20	Tit
				Rev.	Datum	Name

- geplanter Neubau
- gepl. Kabelrohre, LWL
- Umverlegung Gasleitung STW Riesa
- Fremdleitung unterirdisch
- Flurstücksgrenze
- Gemarkungsgrenze
- Flurgrenze

DN:	400 mm	Kreis:	Landkreis Meißen
MOP:	25 bar	Gemeinde:	Stadt Riesa
Schutzstreifen:	6 m	Gemarkung:	Canitz
Werkstoff:	-	Originalmaßstab des Katasterplanes:	-
Wandstärke:	-	Bauplanvermessung:	H&R 08/2019
Isolierung/Umhüllung:	-	Bauplanerstellung:	H&R 12/2019
Inbetriebnahme:	-		

Bemerkung: ONTRAS übernimmt keine Gewähr für die Vollständigkeit und Lagegenauigkeit der Fremdanlagen und der Katastersituation.

IB HILLERT&ROMEISS GmbH
Rosenowstraße 24
04357 Leipzig
0341/224 05 33-70
www.hillert-romeiss.de

PLE
Pipeline
Engineering GmbH

ontras
Gesamtransport GmbH

FGL Nr.: 12
FGL 012 Abschnitt Strehla - Canitz
Neubau / Anschluss Molchschleuse

Sonderbauplan / Grundriss
Maßstab 1:200

Freigabe des Planes durch AG:
Leipzig, Ort, Datum, Unterschrift
Blatt Nr.: SB 11-1
REV 01